


- kanalizacja sanitarna

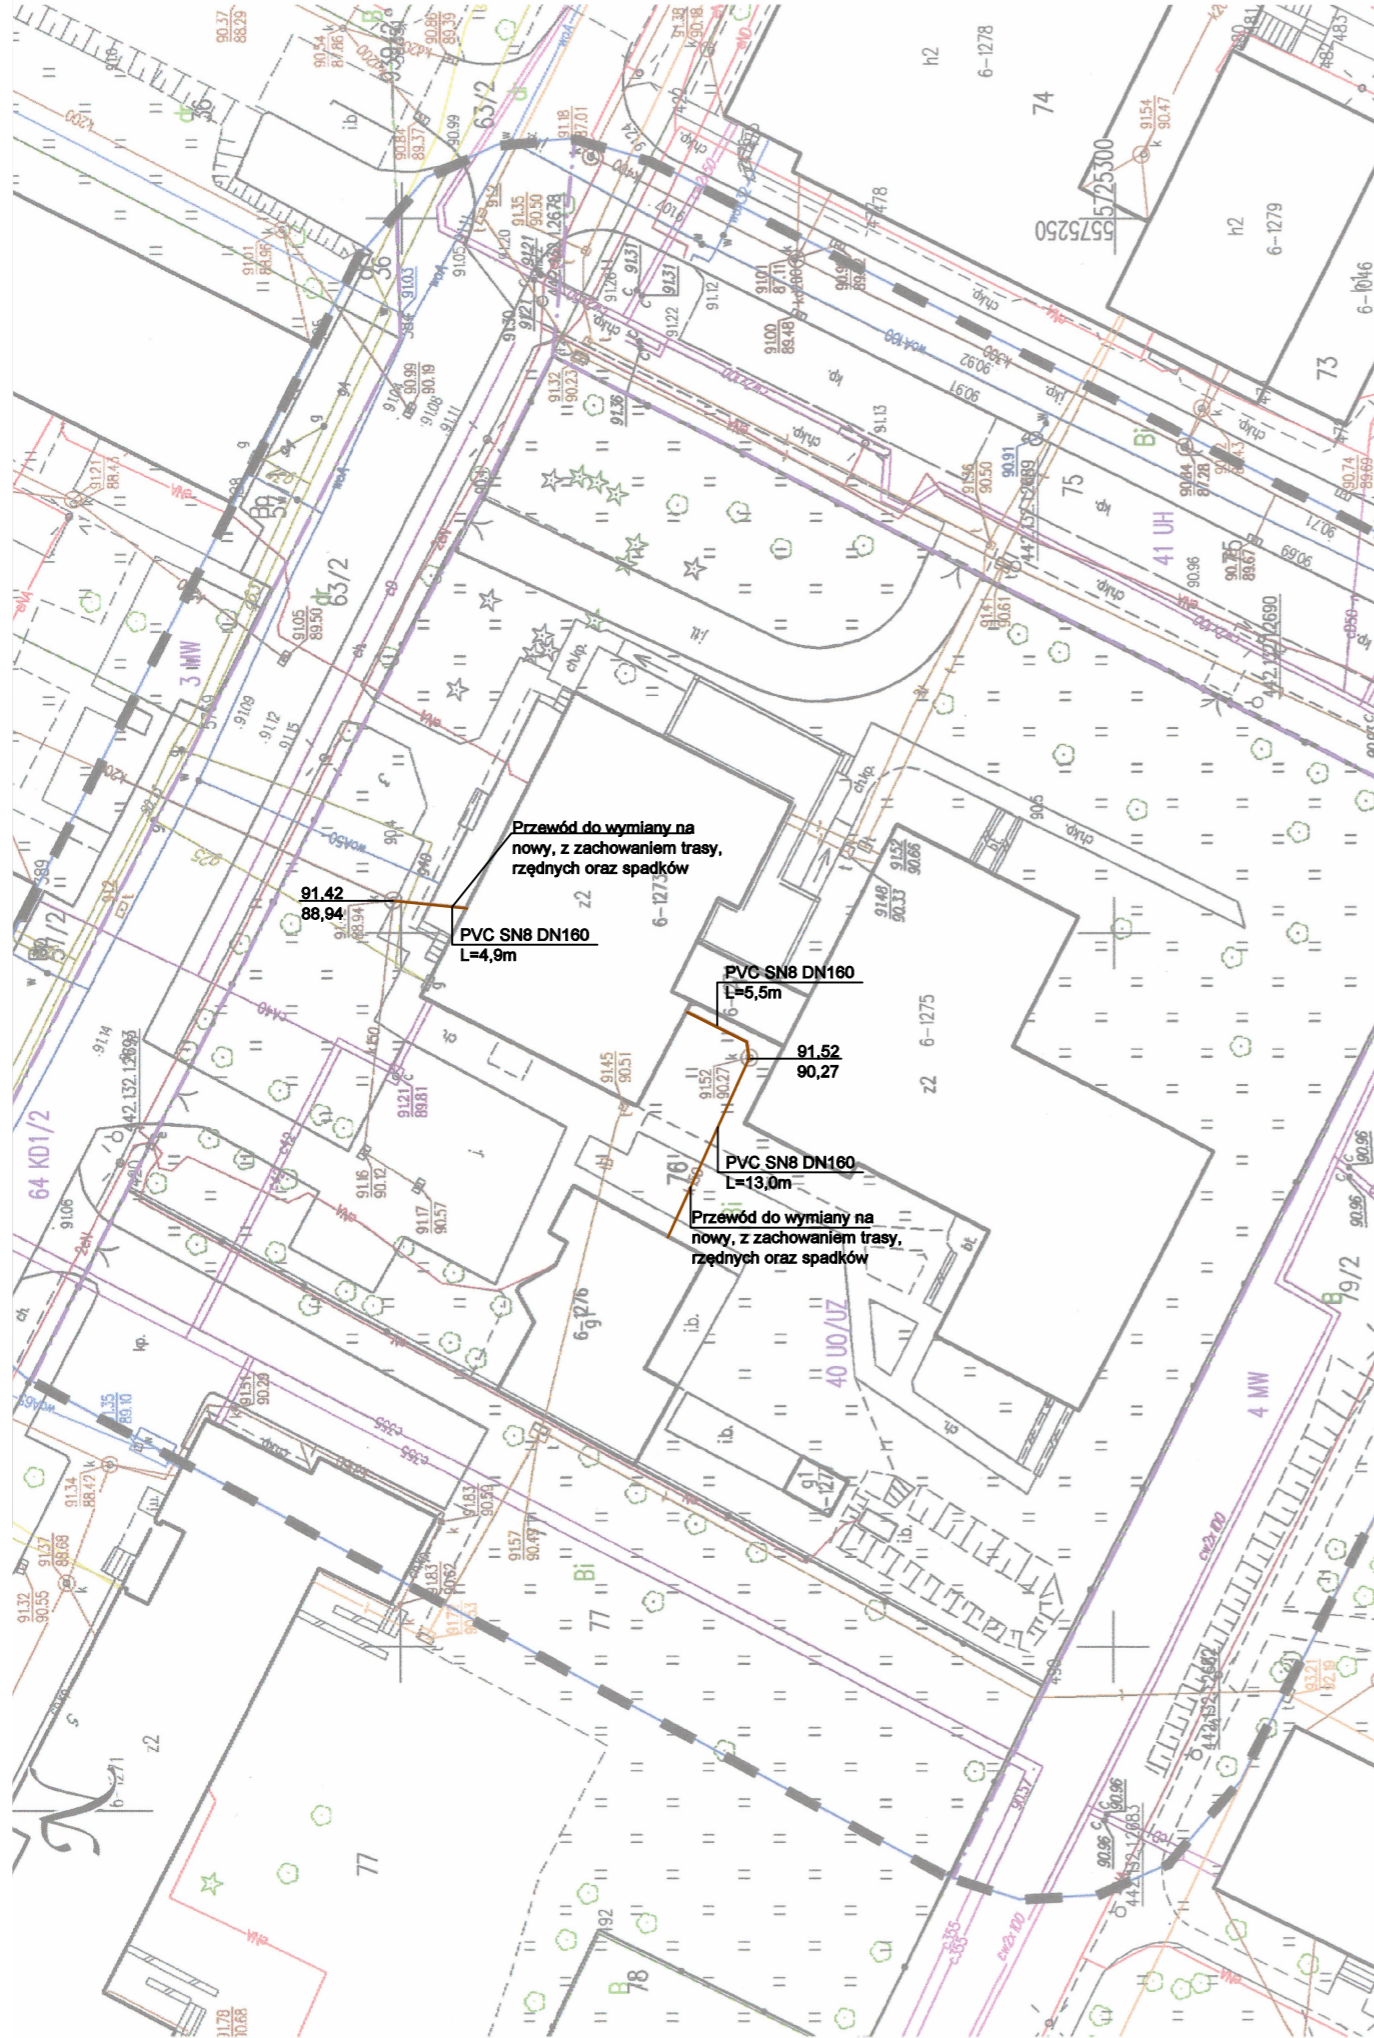

Przewód do wymiany na nowy, z zachowaniem trasy, rzędnych oraz spadków

PVC SN8 DN160  
L=4,9m

PVC SN8 DN160  
L=5,5m

PVC SN8 DN160  
L=13,0m

Przewód do wymiany na nowy, z zachowaniem trasy, rzędnych oraz spadków

**MAPA DO CELÓW PROJEKTOWYCH**  
**SKALA 1: 500**

WOJEWÓDZTWO : dolnośląskie  
 POWIAT : glogowski  
 JEDNOSTKA EWIDENCYJNA: 020301\_1 m. Głogów  
 OBRĘB: 0006 Hutnik  
 OBIĘKI : Hutnik dz. 76  
 Godło mapy : 5.161.30.22.4.2;23.3.1  
 Mapa aktualna na dzień: 04.10.2022 r.  
 Granice na mapie kolorem czarnym – prawne,  
 Układ współrzędnych : 2000/15  
 Poziom odniesienia : PL-EVRF2007-NH  
 Mapa została wykonana bez ustalenia obciążenia służebnościami gruntowymi.  
**ZGŁOSZENIE : PODGIK.6640.1103.2022**  
 Mapę uzupełniono o dokumentację projektową Nr: -

Na mapę wniesiono orientacyjnie z przekształconego rysunku MPZZ :  
 -Linie rozgraniczające tereny o różnym przeznaczeniu symbolem — — — — —  
 -Zakres aktualizacji mapy oznaczono symbolem — — — — —

Wkreszone elementy MPZZ nie zwalniają projektanta od uwzględnienia części opisowej i graficznej MPZZ  
 Nie wyklucza się występowania na określonym obszarze innych elementów podziemnego uzbrojenia terenu ni; te które są uwidocznione na danej mapie w zakresie opracowania

Poświadczam, że niniejszy dokument został opracowany w wyniku prac geodezyjnych i kartograficznych, których rezultaty zawiera operat techniczny pozytywnie zweryfikowany.  
 Jestem świadomy odpowiedzialności karnej za złożenie fałszywego oświadczenia.

Identyfikator złożenia prac geodezyjnych:	PODGIK.6640.1103.2022
Organ służby geodezyjnej który otrzymał zgłoszenie:	Starosta Glogowski
Wykonawca prac geodezyjnych:	Glogowskie Przedsiębiorstwo Geodezyjne Sp. z o.o. Polska 7 67-200 GLOGÓW NIP: 693-100-67-17
Numer oraz data sporządzenia dokumentu zawierającego pozytywny wynik weryfikacji:	Protokół weryfikacji nr PODGIK.6640.1103.2022_2 z dnia 04.10.2022r.
Imię i nazwisko oraz numer uprawnień zawodowych kierownika prac geodezyjnych:	Maciej Cwiertnia nr 15760

**GEODETA**  
 inż. Maciej Cwiertnia  
 nr upr. 15760 z dn. 15.04.1987 zakres 124  
 tel. kom. 695 965 706

Inwestor:		Powiat Glogowski, ul. Sikorskiego 21, 67-200 Głogów Dom Pomocy Społecznej Magnolia		Branża sanitarna	
Nazwa inwestycji:		Przebudowa, remont i termomodernizacja budynków Domu Pomocy Społecznej „Magnolia” w Głogowie		Faza projekt techniczny	
Adres inwestycji:		Dom Pomocy Społecznej Dla Dzieci i Młodzieży Niepełnosprawnych Intelktualnie, ul. Cypriana Kamila Norwida 3 67-200 Głogów, gm. Głogów; powiat glogowski; działka nr: 76; jedn. ewi.: 020301_1 obręb ewid.: HUTNIK; Identyfikator działki: 020301_1.0006.76		Data: 24.03.2022	
Wykonawca:		Biuro Projektów Analiz i Audytów Sp. z o. o. ul. Zemborzycka 53 20-445 Lublin tel. 664 566 191			
Funkcja	Imię i Nazwisko	Uprawnienia	Podpis		
Projektant	mgr inż. Radosław Gruszka	nr upr. LUB/0242/PWBS/18			
Projektant	mgr inż. Małgorzata Bodzak	nr upr. LUB/0331/PWBS/21			
Nazwa rysunku Sytuacja		Skala 1:500	Nr rysunku S1		