


Mapa do celów projektowych

<p>Miasto Nowogard 320404_4, dz. 732/3 Obręb Nowogard 0002 powiat goleniowski woj. zachodniopomorskie</p>	<p>USŁUGI GEODEZYJNE RYSZARD MARGAS Ul. Bohaterów Warszawy 66 72-200 Nowogard tel. 609-388-410</p>
<p>SKALA 1: 500 Układ współrzędnych: układ „2000” Poziom odniesienia wysokości kronsztadt „86” Sekcja mapy zasadniczej 5.205.21.05.2.2</p>	<p>Wykonano w ramach roboty geodezyjnej. WGK.6640.407.2022 zgłoszonej w WGKiK Starostwa Powiatowego w Goleniowie</p>
<p>Kierownik roboty :Ryszard Margas upr.19040</p>	<p>W zakresie opracowania znajdują się punkty osnowy geodezyjnej : 520521.1.1061 podlegające ochronie na podst. art.15 , art. 48 ust. 1 pkt. 3 ustawy Prawo geodezyjne i kartograficzne.(Dz.U. 240 poz 2027 z 2005 r na Dz. U. nr 193 poz.z 2010 r)</p>
<p>Mapę do celów projektowych sporządzono przy wykorzystaniu : mapa 1:500 8a-4, 8c-2 m. Nowogard 1 ----- 2 danych branżowych części uzbrojenia podziemnego 3 pomiar zieleni wysokiej i pomników przyrody oraz pomiaru innych obiektów wskazanych przez projektanta. 4 opracowania geodezyjne elementów planu zagospodarowania przestrzennego (linie rozgraniczające, linie regulujące, osie ulic)</p>	<p>Granice i nr działek ewidencyjnych według danych: Starosta Goleniowski Wydział Geodezji Kartografii i Katastru w Goleniowie z dnia 17.02.2022</p>
<p>Na mapie do celów projektowych wykazano następujące uzgodnione przez Naradę Koordynacyjną projekty sieci uzbrojenia terenu :</p> <p>1. brak 2. 3.</p>	<p>Kierownik jednostki wykonawstwa geodezyjnego</p>
<p>Informacje dodatkowe : 1.---- ---- zakres pomiaru 2.Mapa zgodna z przepisami rozporządzenia Ministra Rozwoju Z dnia 18.08.2020r.</p>	<p>Sporządził dnia : 28.02.2022</p>
<p>Aktualność mapy do celów projektowych na dzień :28.02.2022r</p>	

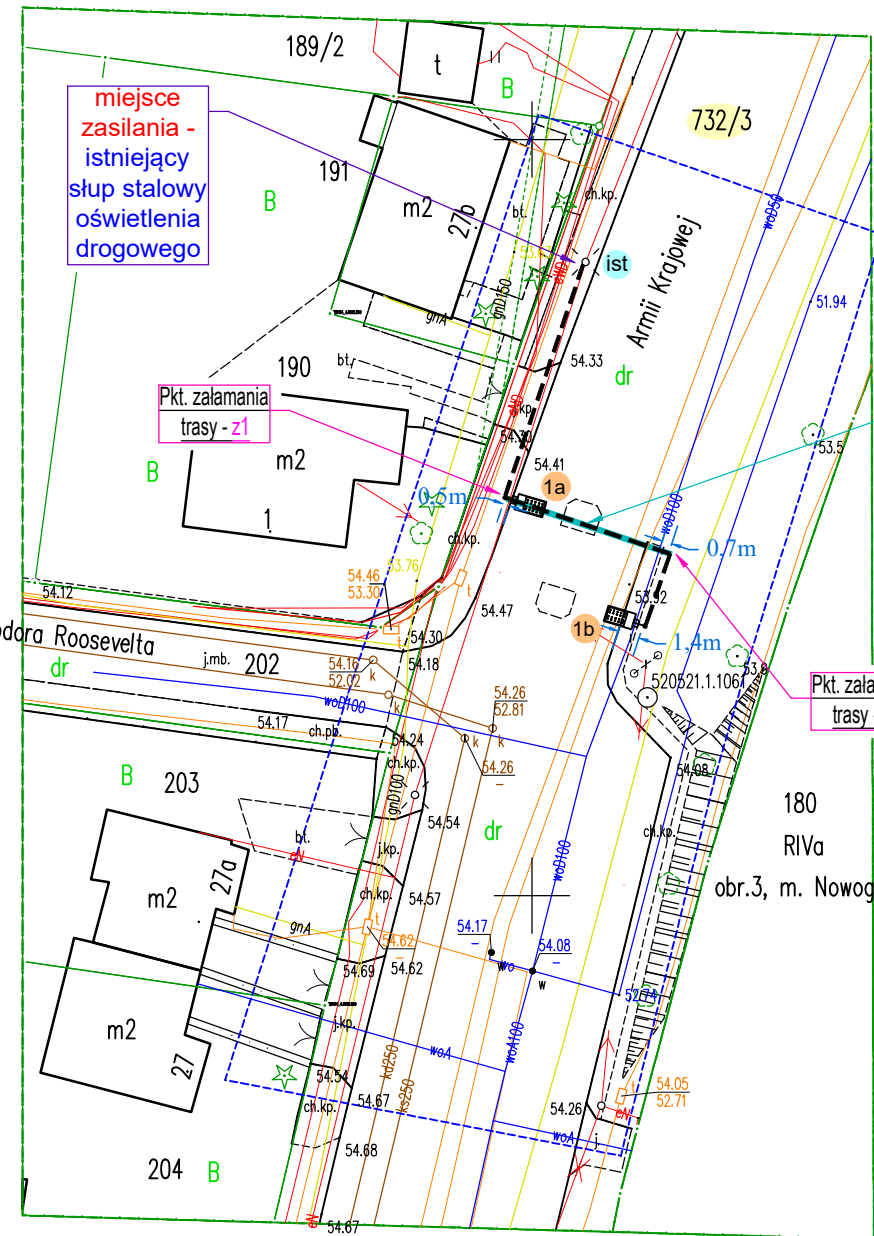

LEGENDA:

	- projektowany słup stalowy 6,0m z oprawą oświetlenia przejścia z źródłem światła LED, IP66, IK09
	- nr proj. słupa z projektowaną oprawą LED
	- projektowany kabel sieci ośw. ulicy w rurze ochronnej na całej długości
	- nr działki przez którą przechodzi inwestycja
	- istniejący słup stalowy oświetlenia drogowego - miejsce zasilania

x=5949850
y=5507800

Proj. rura Ø75
L=12,0m przecisk



Za zgodność z oryginałem
 dnia 01.04.2022 r.
 Marcja Tront

mgr inż. Marcja Tront
 Uprawnienia budowlane Nr SLK/3640/PW0E/11
 do projektowania i kierowania
 robotami budowlanymi
 w spec. instalacyjnej w zakresie sieci,
 instalacji i urządzeń elektrycznych
 i elektroenergetycznych bez ograniczeń

STAROSTA GOLENIOWSKI
 Dokumentacja projektowa nr
WGK.6630.90.2022
 była przedmiotem narady
 koordynacyjnej przeprowadzonej
 za pomocą środków
 komunikacji elektronicznej
 zakończonej w dniu: 25-04-2022
 Z up. Starosty
 Z-ca przewodniczącego Jerzy
 Dikon Geodeta w Wydziale Geodezji, Kartografii i Katastru
PRZEWODNICZĄCY NARADY
KOORDYNACYJNEJ

UWAGA!
 1. W pobliżu istniejącego uzbrojenia terenu wykopy poprzedzić przekopem kontrolnym, a prace prowadzić ręcznie pod nadzorem
 2. W przypadku stwierdzenia uzbrojenia terenu lub kolizji z obiektami nie wykazanymi na mapie przerwać prace i uzgodnić kolizję z właściwymi służbami technicznymi.
 3. Przestrzegać zapisów zawartych w uzgodnieniach i wytycznych.
 4. Kabel układać na całej długości w rurze ochronnej np. DVK a pod wjazdami, drogami np. SRS.
 5. W każdym słupie przewód PEN połączony ze słupem. Słupy skrajne winny być uziemione.

PROKADIA Ligonia 3H, 44-351 Turza Śląska NIP: 6630300000, Regon: 240600075 prokadia@prokadia.pl	OBIEKT	SIĘĆ OŚWIETLENIA PRZEJŚĆ DLA PIESZYCH	PROJEKTOWAŁ	mgr inż. Marcja Tront nr upr. SLK/3640/PW0E/11
	RYSunek	PROJEKT ZAGOSPODAROWANIA TERENU		
	INWESTOR	Gmina Nowogard, Nowogard, Plac Wolności 1, 72-200		
	LOKALIZACJA	Nowogard, ul. Armii Krajowej, 72-200, działka nr: 732/3	PRZEJSCIE NR: 3	
SKALA:	1:500	DATA:	03.2022	NR RYSUNKU: E-02/3