


Warsztaty rzut piwnic

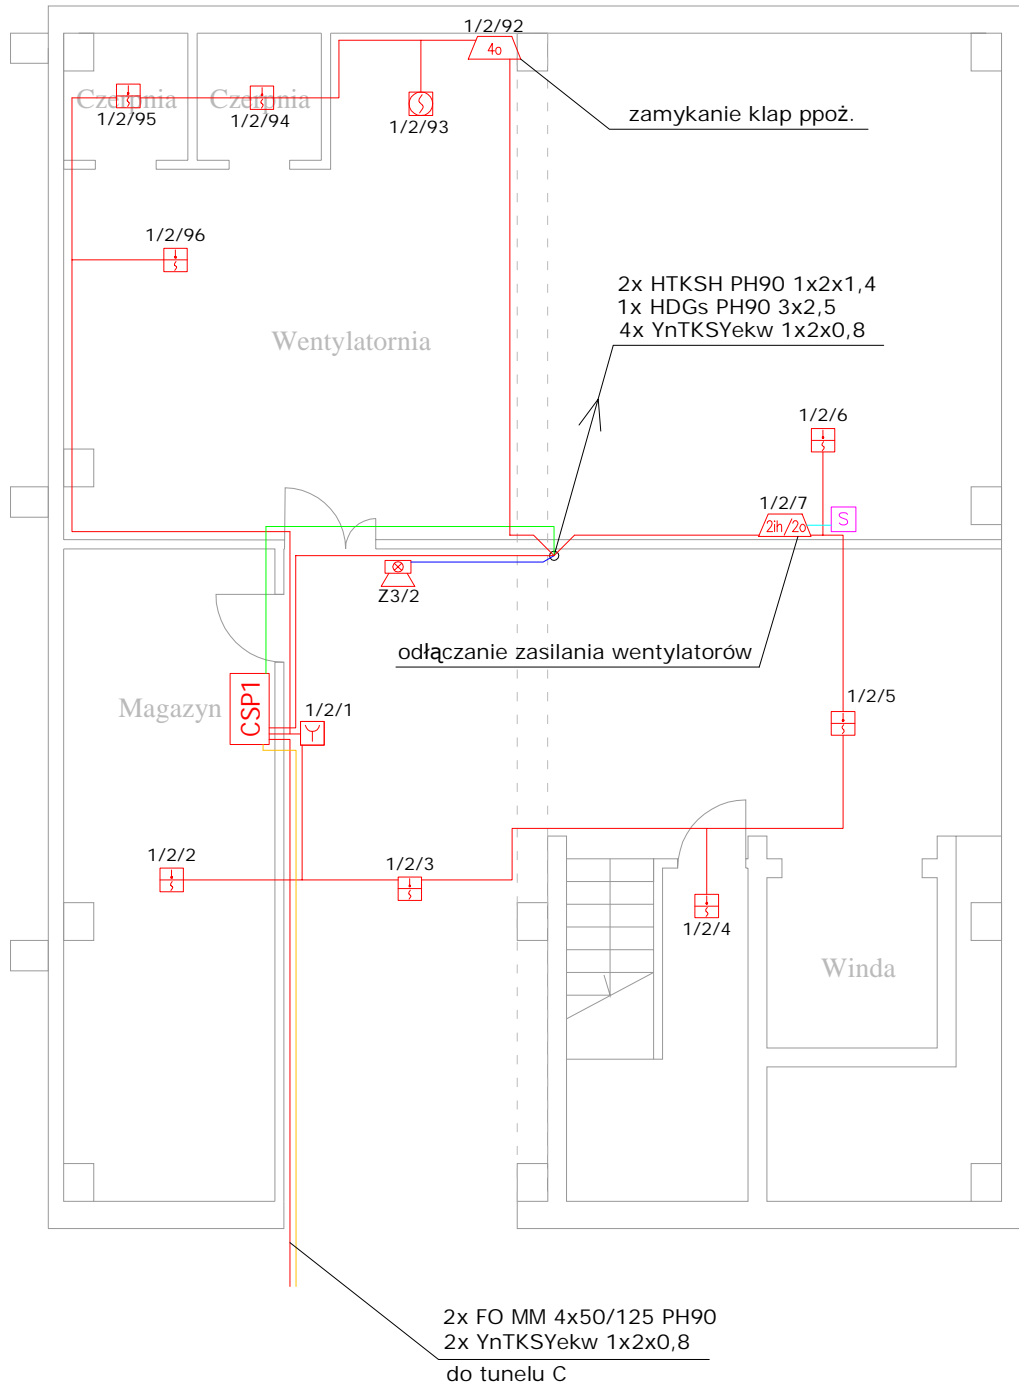

	Nazwa rysunku: Rozmieszczenie elementów - Budynek warsztatów - rzut piwnic		
	Inwestor: Szpital Wojewódzki im. Św. Łukasza SP ZOZ w Tarnowie 33-100 Tarnów, ul. Lwowska 178a		
	Obiekt: Budynek Szpitala Wojewódzkiego im. Św. Łukasza SP ZOZ w Tarnowie ul. Lwowska 178a działka nr 164/21 obręb 213 dz. Rzędzin		
	Projektant: mgr inż. Tadeusz Zygmunt	upr. nr: A-649-1/83	Tytuł projektu: Rozbudowa instalacji systemu sygnalizacji pożaru i budowa instalacji dźwiękowego systemu ostrzegawczego w Szpitalu Wojewódzkim im. Św. Łukasza SP ZOZ w Tarnowie
	Sprawdzający: mgr inż. Krzysztof Nowak	upr. nr: PDK/0136/PW0E/04	
	Asystent projektanta: mgr inż. Jarosław Cieśla		
	Asystent projektanta: inż. Mariusz Janusz		
Nr projektu: CX/67/16	Nr rysunku: SSP-2.4	Skala: 1:100	Branża: elektryczna
		Data opracowania:	Faza opracowania:

