


ZESTAWIENIE POMIESZCZEŃ				
WG PN-70/B-02365				
MIESZKANIE NR 1				
Nr pom.	Nazwa pom.	Posadzka	Pow. użytkowa [m ²]	Wysokość pom. [m]
[--]	[--]	[--]	[m ²]	[m]
1/01	Pokój	deski	27,01	3,30
1/02	Pokój	deski	20,31	3,30
1/03	Kuchnia	panele	12,35	2,90
1/04	łazienka	Terakota	2,60	2,42
RAZEM			62,27	2,42
1/00	Część wspólna/korytarz		11,35	3,25

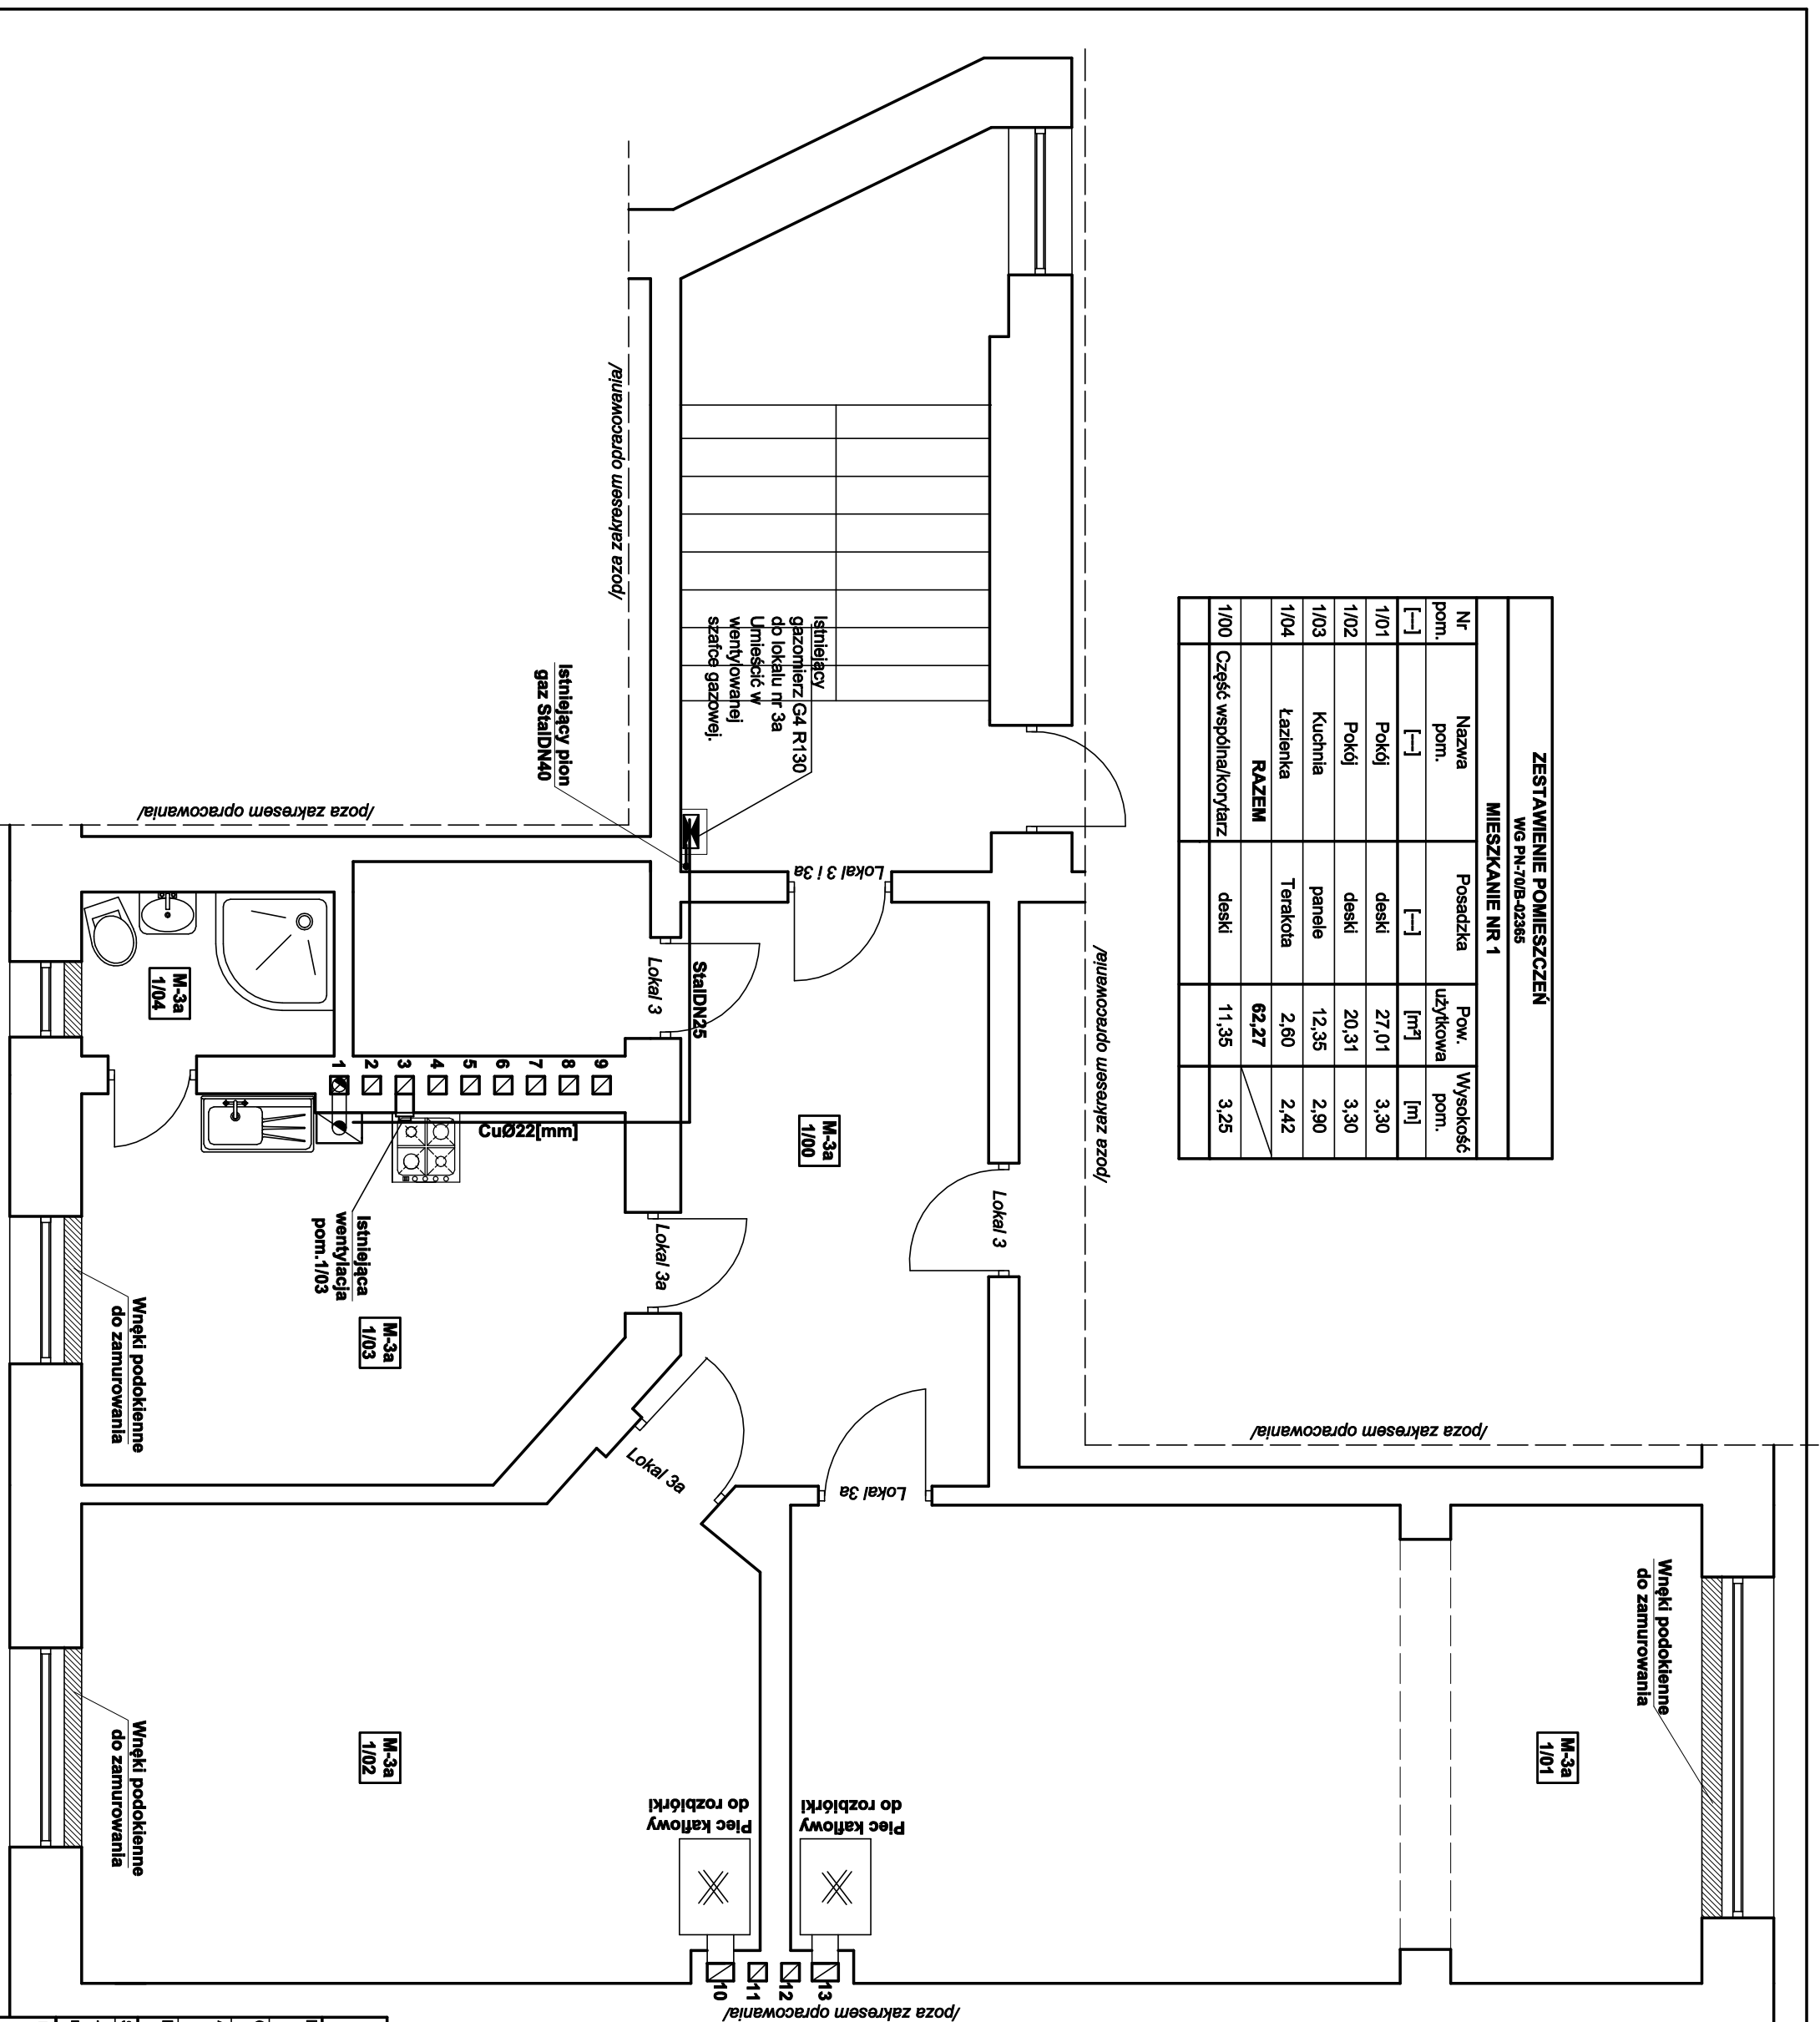

BIURO PROJEKTOWO - USŁUGOWE "INSTAL-TECH"	
MGR INŻ. JAN DROZDZ	
78-320 Pokrzyń-Zdrój, ul. B. Chrobrego 24, tel., fax./94-36-620-91/	
Investor:	TBS LOKUM sp.z o.o. Świnoujście ul. Wypiańskiego 35C, 72-600 Świnoujście
Objekt:	Lokal mieszkalny nr 3a w budynku mieszkalnym wielorodzinnym Kategoria obiektu budowlanego XIII
Adres:	ul. Chopina 16, lokal mieszkalny nr 3a, dz. nr 180, obr. 0006 Świnoujście 6, 72-600 Świnoujście
Investycja:	Przebudowa wewnętrznej instalacji gazowej
Stadium:	Projekt architektoniczno-budowlany
Trzeci rysunek:	Rzut I-Piętra Inwentaryzacja
Projektował:	MGR INŻ. Jan DROZDZ Aspektywność instalacji w zakresie: elek., instalacji i urządzeń elektrycz., wentylacyjnych, gazowych, wod-kan
	Nr uprawnień: ZAP/02/11/PW/MS/18
	Data: 18.03.2022
	Rys. nr 2
	Skala: 1:50