


Projekt budowy sieci wodociągowej CWŻ  
Budowa wodociągu pomiędzy miejscowościami  
Lubieszewo, gm. Nowy Dwór Gdański, Ostaszewo, gm. Ostaszewo  
oraz Dworek, gm. Stegna.  
skala 1:500

Lokalizacja: jed.ew. Nowy Dwór Gdański 221002\_5, Obr. Lubieszewo 0066,  
Dz. nr 198; 202; 197; 137; 63/2; 146; 254; 107/1; 108/2; 109; 110; 111; 132;  
213/4; 213/3; 213/2; 213/1; 213/5; 212; 211/1; 157; 251; 105/1; 104/4; 103/1;  
149/2; 29; 27; 47/3; 47/4; 42; 8; 30; 31; 35/69; 34/20; 34/21; 32  
jed.ew. Ostaszewo 221003\_2, Obr. Jezelnik 0062, Dz. nr 260; 243; 249/1; 249/4; 244/2;  
jed.ew. Ostaszewo 221003\_2 Obr. Ostaszewo 0005, Dz. nr 596; 614/2; 418; 613; 608/5; 480  
608/4; 607; 606/1; 605; 604/1; 603/1; 601; 598; 421; 452; 420/1; 405/1; 406/3; 406/4; 402/2; 404/1;  
402/1; 403; 356/3; 167; 248/1; 246; 245; 244; 175; 80; 213; 208; 185; 184/3; 184/2; 182/3; 32; 44  
jed.ew. Ostaszewo 221003\_2, Obr. Nowa Koscielnica 0004, Dz. nr 58/4; 58/3; 40/4; 201/2;  
201/1; 148/4; 123; 4; jed.ew. Stegna 221004\_2, Obr. Dworek 0001, Dz. nr 58/3; 30/3.

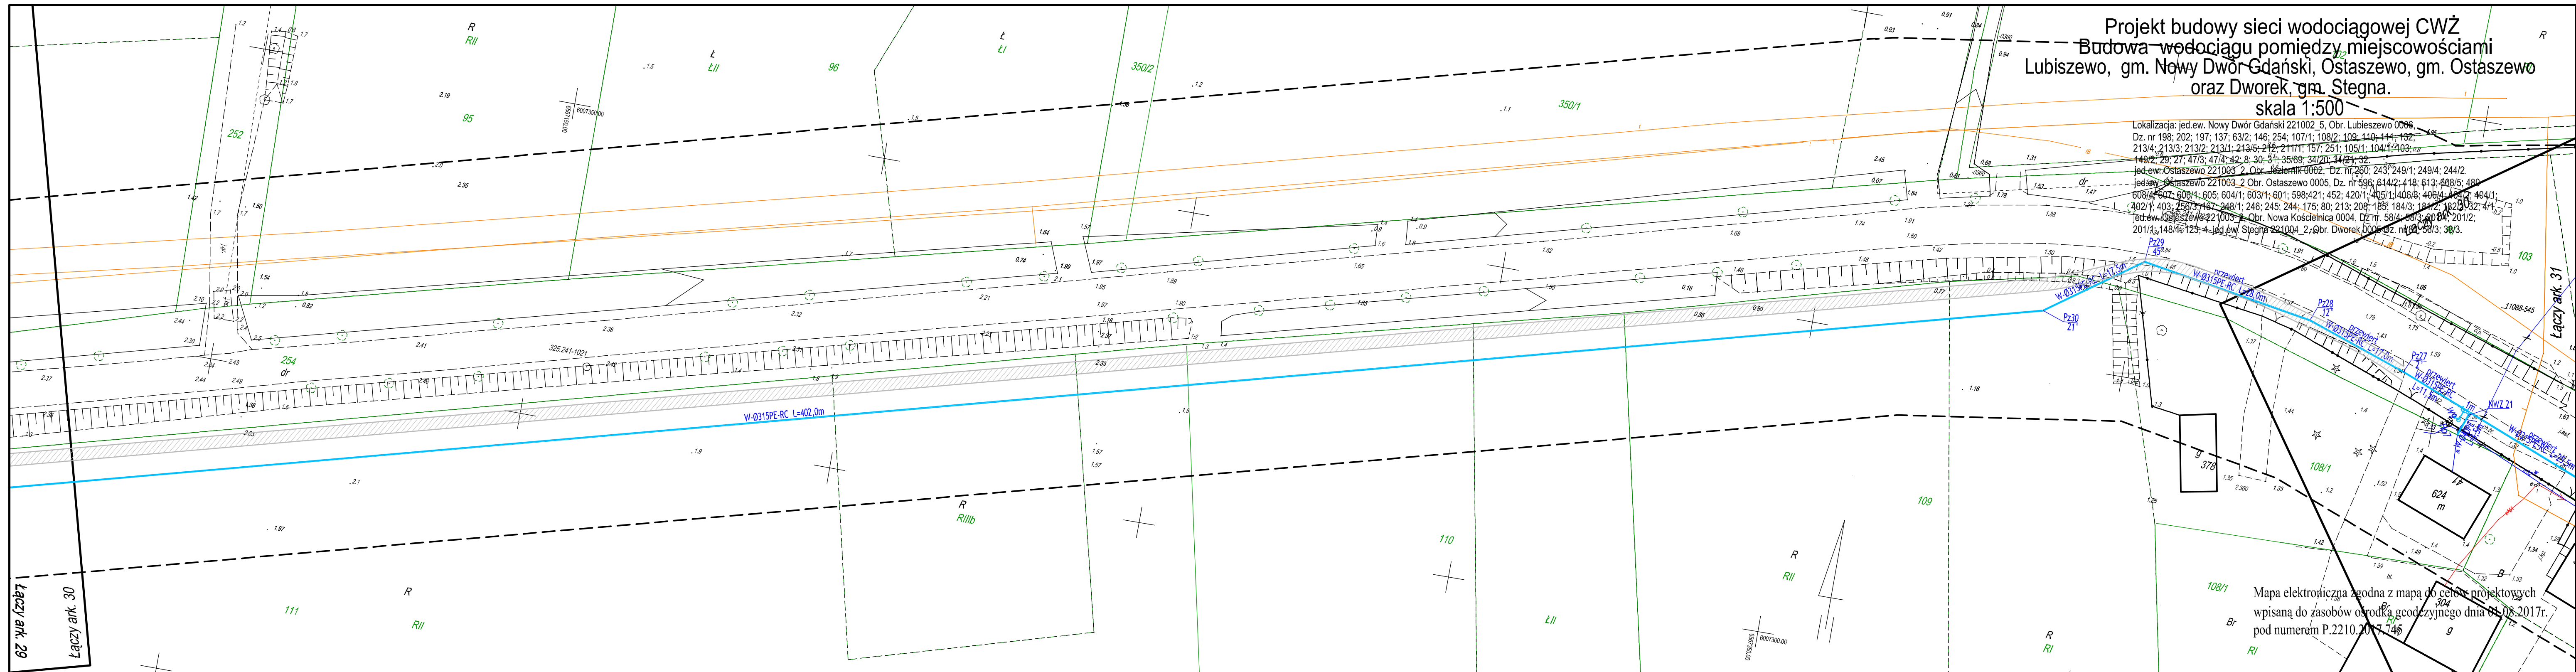

Mapa elektroniczna zgodna z mapą do celów projektowych  
wpisaną do zasobów ośrodka geodezyjnego dnia 01.08.2017r.  
pod numerem P.2210.2017.746


Woj.: pomorskie  
Powiat: nowodworski  
Gmina: Nowy Dwór Gdański [221002\_5]  
Obręb: Lubieszewo [221002\_5.0006]  
Obiekt: Trasa Dworek-Ostaszewo-Lubieszewo

**MAPA DO CELÓW PROJEKTOWYCH**  
**Skala 1:500 ARKUSZ 30**

1. Osnowa: pozioma - "2000", pionowa - Kronsztadt'60  
2. Mapa aktualna na dzień: 14.06.2017 r.  
3. Zakres opracowania: oznaczono linią -  
4. Nie wyklucza się istnienia w terenie innych nie wykazanych na niniejszej mapie urządzeń podziemnych, które nie były zgłoszone do inwentaryzacji lub o których brak jest informacji w instytucjach branżowych.

Mapę wykonano na podstawie mapy zasadniczej udostępnionej przez PODGIK w Nowym Dworze Gdańskim, uzupełnionej wynikami pomiaru z dn. 14.06.2017  
**Uwaga:**  
Stanu prawnego granic nie ustalano.  
Stężebności gruntowych nie badano.  
Sekcje 6.217.29.12.4.2, 6.217.29.13.3.1  
Id 6640.85.2017

USŁUGI GEODEZYJNE  
Marek Rybakowski  
82-200 Malbork Al. Wojska Polskiego 90A/B  
tel.-fax 55-272-01-98  
tel.kom. 603-69-13-02  
Kierownik roboty: 14.06.2017

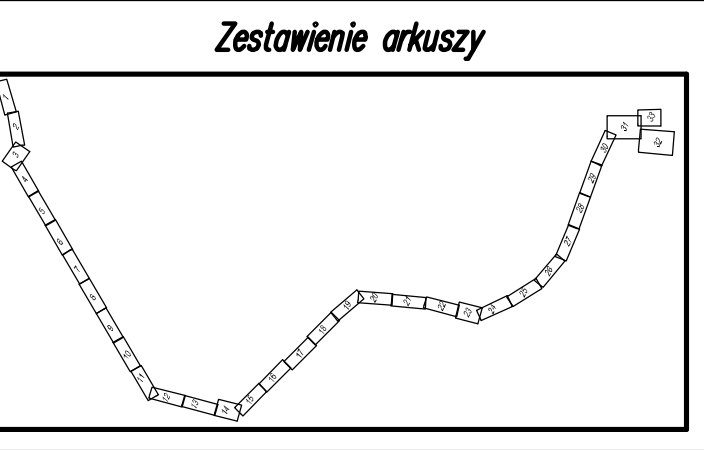

"Mapę dostosowano do celów projektowych na podstawie materiałów udostępnionych przez PODGIK w Nowym Dworze Gdańskim i wykonanej aktualizacji."

**OZNACZENIA:**

**HYDROTERM**  
BIURO PROJEKTOWO-INWESTYCYJNE  
82-200 MALBORK AL. Wojska Polskiego 90A/B tel. (55) 272-70-81 e-mail: biuro@hydroterm.strefa.pl NIP579-113-23-72

**PLAN ZAGOSPODAROWANIA TERENU**

Projekt: Projekt budowy sieci wodociągowej CWŻ Budowa wodociągu pomiędzy miejscowościami Lubieszewo, gm. Nowy Dwór Gdański, Ostaszewo, gm. Ostaszewo oraz Dworek, gm. Stegna.	Branża: Sanitarna	Data: 06.2017r.
Lokalizacja: Lubieszewo, Lubiszyniec, Stawiec, gm. Nowy Dwór Gdański Komarówka, Jezelnik, Nowa Koscielnica, Płaskowiec Ostaszewo, gm. Ostaszewo, Dworek, gm. Stegna	Projektant: mgr inż. A. Papaj	Podpis: Skala 1:500
	Asystent: mgr inż. A. Kedra	Podpis: Nr Rys. 3
Investor: Centralny Wodociąg Żuławski Sp. z o.o. ul. Warszawska 28A, 82-200 Nowy Dwór Gdański	Sprawdził: inż. J. Popławski upr. POMIAROWY/POSO/04	Podpis: Nr zlecenia 7012