


Legenda

Symbol	Opis
▨	grafika typu ławer
▧	grafika płytkowy
▩	grafika tabelekowy
▪	oprawa świetlnikowa podłogowa
▫	oprawa świetlnikowa podsufitowa
▬	oprawa świetlnikowa sufitowa
▭	oprawa świetlnikowa ścienna
◉	oprawa świetlnikowa sufitowa
◊	oprawa światła halogen
○	lampy HPS
⊗	oprawa reflektorowa 4.10m
⊕	przełącznik
⊙	animatorka sufitowa

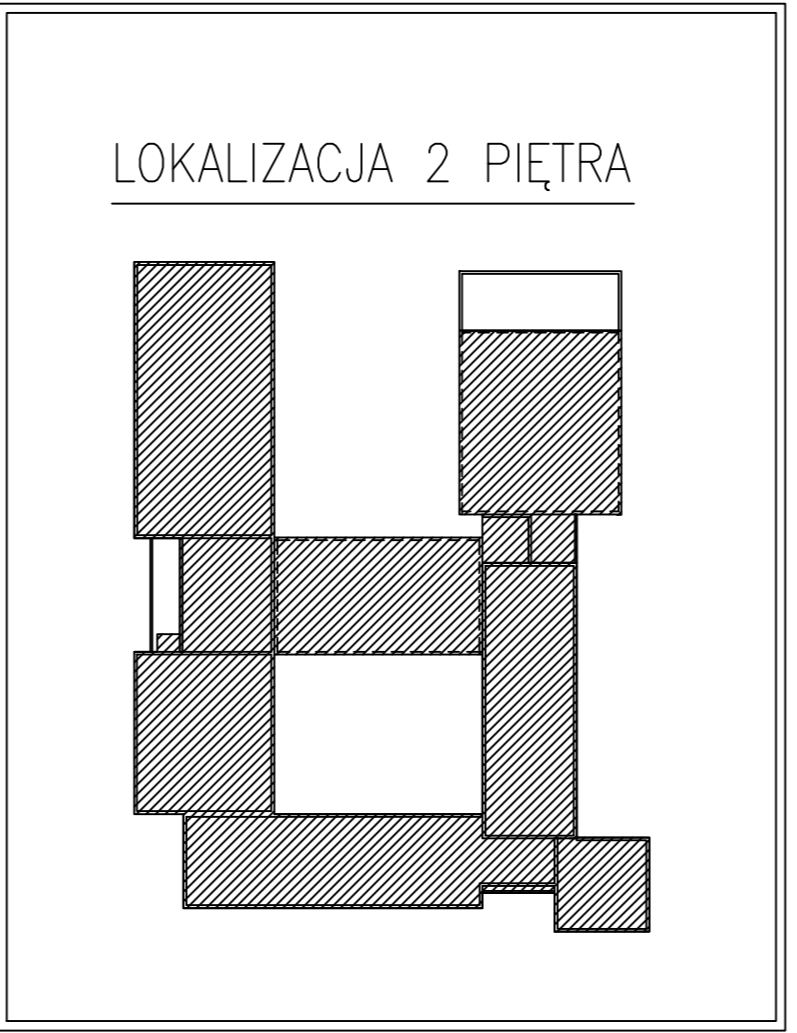

#	Piętro	Rodzaj pom.	Pow. [m ²]	Posadzka
01	Korridor	Korridor	143,75	łazienka
02	Korridor	Korridor	32,48	łazienka
03	Pak. zast. s. 206	Pak. zast. s. 206	16,12	wykładzina PCV
04	Pak. zast. s. 205	Pak. zast. s. 205	16,18	wykładzina PCV
05	Higieniska s. 204	Higieniska s. 204	14,48	łazienka ceramiczna
06	Higieniska s. 203	Higieniska s. 203	16,70	wykładzina PCV
07	Łazienka s. 202	Łazienka s. 202	32,90	łazienka ceramiczna
08	Kuchnia s. 201	Kuchnia s. 201	32,01	łazienka ceramiczna
09	Kuchnia	Kuchnia	11,76	wykładzina PCV
10	Korridor	Korridor	17,40	wykładzina PCV
11	Paki	Paki	17,79	wykładzina PCV
12	Paki	Paki	12,07	wykładzina PCV
13	WC	WC	3,00	łazienka ceramiczna
14	Paki	Paki	16,07	wykładzina PCV
15	Paki	Paki	12,07	wykładzina PCV
16	Sawilica	Sawilica	100,48	włk. dywanowa
17	Sawilica	Sawilica	53,32	włk. dywanowa
18	Podłoga s. 248	Podłoga s. 248	16,71	wykładzina PCV
19	Paki	Paki	14,83	wykładzina PCV
20	WC	WC	4,01	łazienka ceramiczna
21	WC	WC	11,39	łazienka ceramiczna
22	Salon null	Salon null	35,07	wykładzina PCV
23	Magazyn	Magazyn	110,03	łazienka
24	Korridor	Korridor	22,53	łazienka
25	Paki	Paki	16,07	wykładzina PCV
26	Szczep. s. 229	Szczep. s. 229	14,39	łazienka ceramiczna
27	WC	WC	1,33	łazienka ceramiczna
28	WC	WC	1,38	łazienka ceramiczna
29	Szczep. s. 228	Szczep. s. 228	14,65	łazienka ceramiczna
30	Sala gim. s. 227	Sala gim. s. 227	128,35	łazienka ceramiczna
31	Korridor	Korridor	24,46	łazienka
32	Sala lekcyjna s. 226	Sala lekcyjna s. 226	50,15	wykładzina PCV
33	Sala lekcyjna s. 225	Sala lekcyjna s. 225	50,15	wykładzina PCV
34	Sala lekcyjna s. 224	Sala lekcyjna s. 224	48,91	wykładzina PCV
35	Sala lek. s. 222, s. 223	Sala lek. s. 222, s. 223	48,22	wykładzina PCV
36	Łazienka s. 221	Łazienka s. 221	16,77	włk. dywanowa
37	Korridor	Korridor	11,71	łazienka
38	Sala lekcyjna s. 220	Sala lekcyjna s. 220	50,26	wykładzina PCV
39	Paki s. 219	Paki s. 219	15,46	włk. dywanowa
40	Łazienka nr. 218	Łazienka nr. 218	15,11	wykładzina PCV
41	Korridor	Korridor	56,18	łazienka
42	Sala lekcyjna s. 217	Sala lekcyjna s. 217	2,42	wykładzina PCV
43	Sala lekcyjna s. 216	Sala lekcyjna s. 216	48,93	wykładzina PCV
44	Sala lekcyjna s. 215	Sala lekcyjna s. 215	48,93	wykładzina PCV
45	Zaplecze s. 213	Zaplecze s. 213	16,17	wykładzina PCV
46	Sala korep. s. 213	Sala korep. s. 213	48,79	wykładzina PCV
47	Korridor	Korridor	175,77	łazienka
48	Korridor	Korridor	123,32	łazienka
49	Sala lekcyjna s. 212	Sala lekcyjna s. 212	53,66	wykładzina PCV
50	Zaplecze s. 212	Zaplecze s. 212	15,47	wykładzina PCV
51	Archiwum s. 210	Archiwum s. 210	15,79	wykładzina PCV
52	WC s. 209	WC s. 209	3,72	łazienka ceramiczna
53	WC s. 208	WC s. 208	11,74	łazienka ceramiczna
54	Paki	Paki	15,67	wykładzina PCV
55	Zaplecze s. 205	Zaplecze s. 205	15,14	wykładzina PCV
56	Sala lekcyjna s. 242	Sala lekcyjna s. 242	48,88	wykładzina PCV
57	Sala lekcyjna s. 240	Sala lekcyjna s. 240	49,91	wykładzina PCV
58	Zaplecze s. 240	Zaplecze s. 240	15,76	wykładzina PCV
59	WC	WC	13,84	łazienka ceramiczna
60	Korridor	Korridor	1,81	łazienka ceramiczna
61	WC	WC	1,92	łazienka ceramiczna
62	WC	WC	13,79	łazienka ceramiczna
63	Korridor	Korridor	48,43	łazienka
64	WC	WC	13,78	łazienka ceramiczna
65	Korridor	Korridor	1,85	łazienka ceramiczna
66	WC	WC	2,07	łazienka ceramiczna
67	WC nr. 232	WC nr. 232	14,03	łazienka ceramiczna
68	Korridor	Korridor	72,30	łazienka
69	Kotłownia schodowa	Kotłownia schodowa	15,78	łazienka
70	Kotłownia schodowa	Kotłownia schodowa	15,78	łazienka
71	Kotłownia schodowa	Kotłownia schodowa	9,64	łazienka
72	Kotłownia schodowa	Kotłownia schodowa	15,75	łazienka
73	Kotłownia schodowa	Kotłownia schodowa	13,08	łazienka
74	Kotłownia schodowa	Kotłownia schodowa	12,04	łazienka

INWESTYCJA: Inwestycyjna Szkoła Podstawowa N 1 w Pętli Szreniwickiej w Czarnkowie

INWESTOR: Urząd Miasta Czarnkowie ul. Piłsudskiego 10-700 Czarnkowie

JEKONOSIĄCY PROJEKTOWY: C2 Centrum Projektowe ul. Wolności 22, 64-700 Czarnkowie

PROJEKTANTY: inż. Paweł Górecki

OPROJEKTOWAŁ: inż. Paweł Górecki

STADIUM: Inwentaryzacja - opisy obiektów, grzejniki, wentylacja

TYTUL RYSUNKU: RZUT II PIĘTRA

NR PROJEKTU: 1009 **DATA:** 09.2015 r. **SKALA:** 1:100 **NR RYSUNKU:** 14

PRAWA AUTORSKIE ZASTRZEŻONE - udzielenie z dnia 04.02.1994 r. (Dz. U. 1994, Nr 24, poz. 83) Pozwolenie na wydrukowanie przez firmę inżynierską z siedzibą w Czarnkowie