
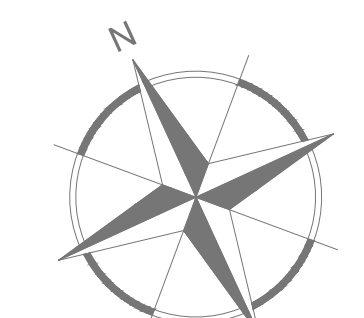
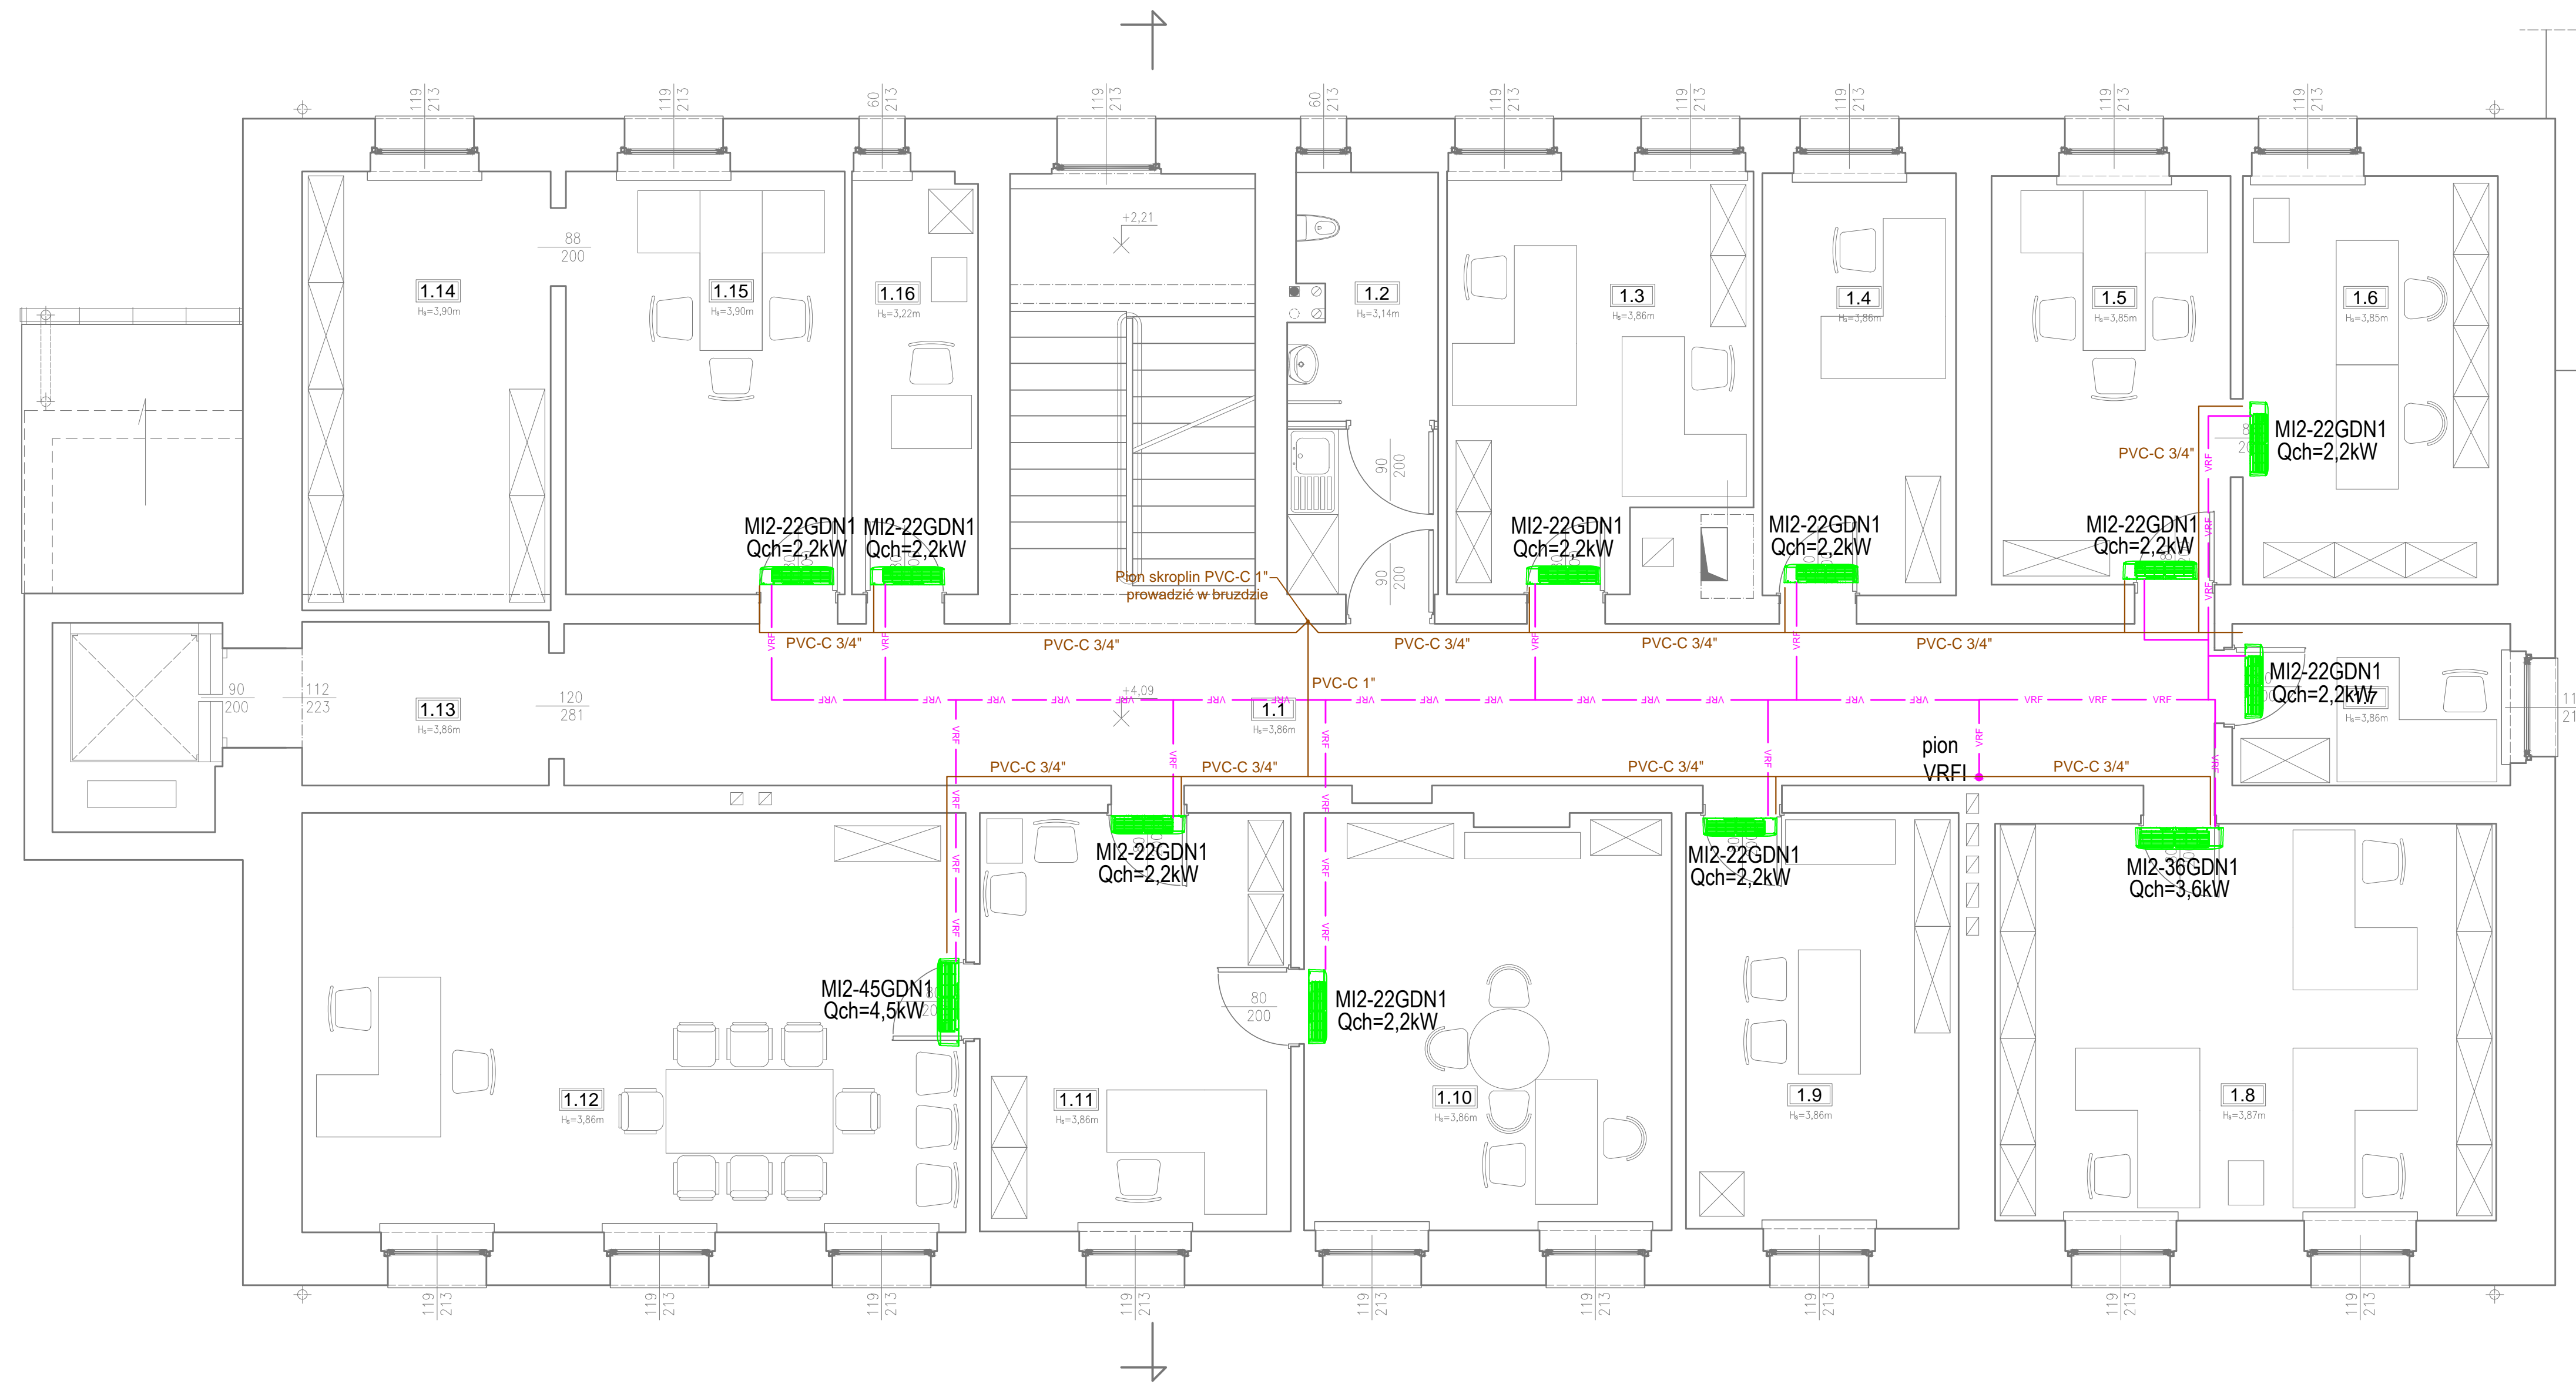


Schemat instalacji

Nazwa systemu: VRFI

ODU: 27,03/22,45 kW IDU Total: 26,98/18,75/22,42 kW

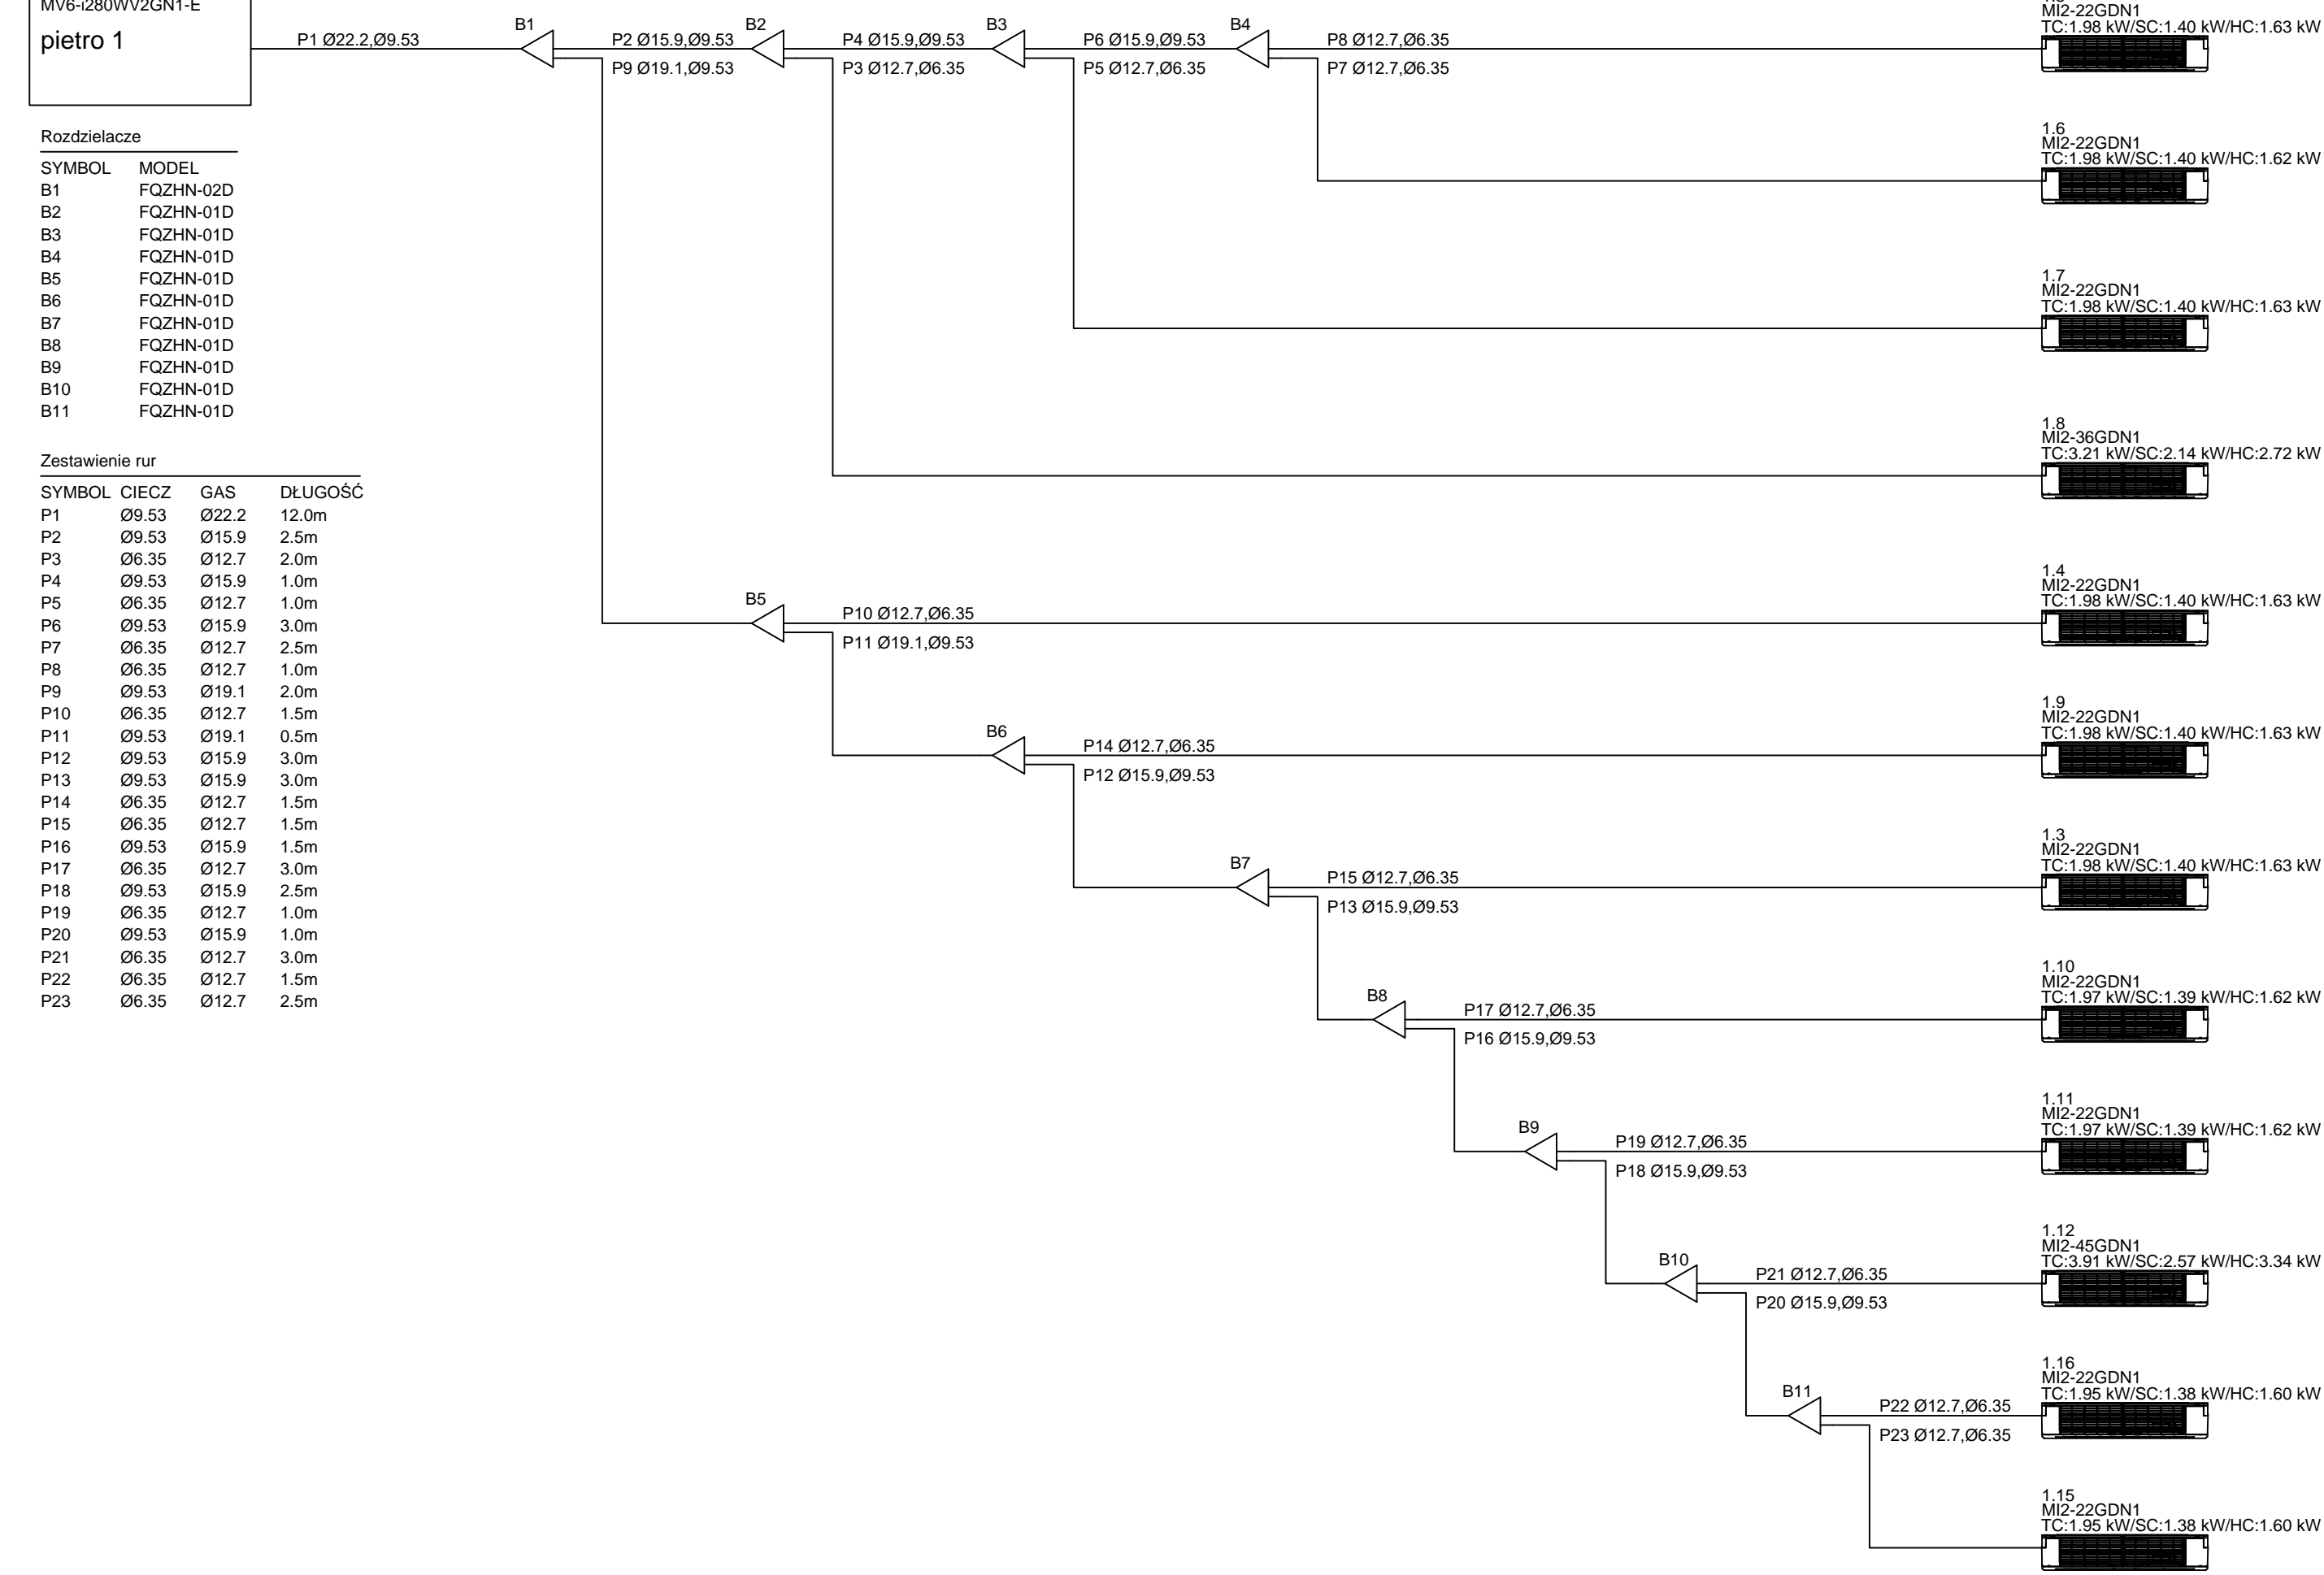

| ZESTAWIENIE POMIESZCZEŃ PIĘTRA I | | | |
|----------------------------------|--------------------------------|-----------------------|---------------------|
| Nr | Nazwa pomieszczenia | Pow.(m ²) | Typ posadzki |
| 1.1 | Korytarz | 33.82 | Wykładzina PVC |
| 1.2 | Łazienka | 7.70 | Gres |
| 1.3 | Biuro GOPS | 15.06 | Panel podłogowy |
| 1.4 | Biuro / kasa | 10.36 | Panel podłogowy |
| 1.5 | Referat Finansowo-Księgowy | 12.37 | Wykładzina dywanowa |
| 1.6 | Referat Finansowo-Księgowy | 13.20 | Wykładzina dywanowa |
| 1.7 | Referat Spraw Społ. i Organiz. | 5.70 | Wykładzina dywanowa |
| 1.8 | Referat Finansowo-Księgowy | 25.21 | Panel podłogowy |
| 1.9 | Biuro | 14.37 | Wykładzina dywanowa |
| 1.10 | Sekretarz Gminy | 19.29 | Wykładzina dywanowa |
| 1.11 | Sekretariat | 16.49 | Wykładzina dywanowa |
| 1.12 | Wójt Gminy | 35.22 | Wykładzina dywanowa |
| 1.13 | Korytarz | 5.12 | Wykładzina PVC |
| 1.14 | Archiwum | 13.83 | Wykładzina dywanowa |
| 1.15 | Biuro | 14.95 | Wykładzina dywanowa |
| 1.16 | Informatyka | 6.72 | Wykładzina dywanowa |
| Razem: | | 249.41 | |

Powierzchnie i kubatury policzone wg normy PN-ISO 9836:1997

- OZNACZENIA**
- Rura PVC-C klejona - odprowadzenie skroplin
 - vrf Rura miedziana systemu klimatyzacji w otulinie
 - Jednostka wewnętrzna ścienna klimatyzacji doposażyć w pompkę skroplin
 - Jednostka wewnętrzna kasetonowa klimatyzacji

| | | | |
|-------------------|---|-----------------------|---|
| INWESTOR: | Gmina Giżycko ul. Mickiewicza 33 11-500 Giżycko | JEDNOSTKA PROJEKTOWA: | BN-Instal Grzegorz Zandarski Mysłogiszcz 15 77-310 Dębzin |
| PROJEKTANT: | mjr inż. Grzegorz Zandarski | SPECJALNOŚĆ: | NR UPRAWNIEN: |
| INWESTYCJA: | Termomodernizacja budynku Urzędu Gminy ul. Mickiewicza 33 w Giżycku | | |
| PROJEKT: | Projekt budowlany termomodernizacji budynku Urzędu Gminy w Giżycku - instalacja c.o. i wentylacji | | |
| ADRES INWESTYCJI: | Giżycko ul. Mickiewicza 33; działka nr ewidencyjny 484/6 obręb Giżycko | | |
| TYTUŁ RYSUNKU: | Rzut piętra I - instalacja klimatyzacji | | |
| BRANŻA: | Składowanie | DATA: | 24.03.2020 r. |
| | | SKALA: | 1:50 |
| | | NR RYSUNKU: | K-3 |

PRWAIA AUTORSKIE ZASTRZEŻENIE: Usługa z dnia 04.10.1994 r. (Dz.U. 1994, Nr 24 poz. 83) Powołanie we wszelkiej postaci bez pisemnej zgody Autora zabronione.