


MAPA DO CELÓW PROJEKTOWYCH		
Oznaczenie kancelaryjne pracy geodezyjnej	L.dz. 6640.9504.2018 KERG 031-666/18	
Miejscowość	Ząbki, ul. Powstańców, Piłsudskiego	
Jednostka ewidencyjna	nazwa	Ząbki
	identyfikator	143403_1
Obręb ewidencyjny	nazwa	03-31
	identyfikator	143403_1.0055
Skala mapy	1 : 500	
Nazwa układu współrzędnych	prostokątnych płaskich	2000/7
	wysokości	Kronsztadt 86
Oznaczenie granic obszaru, który był przedmiotem aktualizacji	złoty	
Oznaczenie i informacje o służebnościach gruntowych mających wpływ na zagospodarowanie gruntów, zlokalizowanych w granicach projektowanych inwestycji	Mapę wykonano bez ustalania służebności.	
Oznaczenie i symbol konturu użytku gruntowego, który nie jest ujawniony w bazie danych ewidencyjnych i budynków	brak	
USŁUGI GEODEZYJNE inż. Urbanowicz Cezary ul. Wołomińska 21 05-230 Kobyłka tel.: 501-625-661 email: cezaryurbanowicz@wp.pl		
GEODETA UPRAWNIONY mgr inż. Michał Kosyła Nr upr. 21221		



ORIENTACJA

ZŁOTA ZGODNOŚĆ Z ORYGINAŁEM MAPY DO CELÓW PROJEKTOWYCH
 mgr inż. Patryk Piotr Popis
 Uprawnienia budowlane do projektowania i kierowania robotami budowlanymi w zakresie sieci, instalacji i urządzeń wodociągowych, gazowych, wentylacyjnych i klimatyzacyjnych bez ograniczeń.
 Nr ewid. MAZ/0558/PWBS/17

PROJEKT ZAGOSPODAROWANIA TERENU	
Projektowana instalacja gazowa PE 40x3,7mm Ząbki, ul. Piłsudskiego 101, dz. ew. nr 33/5, obr. 03-31 (143403_1.0055), j. ew. Ząbki (143403_1), gm. Ząbki	
INWESTOR: Przedsiębiorstwo Wodociągów i Kanalizacji w Ząbkach Sp. z o.o. 05 - 091 Ząbki, ul. Piłsudskiego 2	
LEGENDA: - PROJ. SZAFKA Z-4 Z PROJ. PUNKTEM REDUKCYJNO - POMIAROWYM W LINII OGRÓDZENIA - pkt 1 - PROJEKTOWANA INSTALACJA GAZOWA: PE 40 mm - pkt 1-2-3 - A-B-C-D-E-F-G-H-A - ZAKRES OPRACOWANIA	
PROJEKTANT: mgr inż. Patryk Piotr Popis Uprawnienia budowlane do projektowania i kierowania robotami budowlanymi w zakresie sieci, instalacji i urządzeń wodociągowych, gazowych, wentylacyjnych i klimatyzacyjnych bez ograniczeń. Nr ewid. MAZ/0558/PWBS/17	
10.10.2019	SPRAWDZAJĄCY: mgr inż. Artur Ładka Uprawnienia budowlane do projektowania i kierowania robotami budowlanymi w zakresie sieci, instalacji i urządzeń wodociągowych, gazowych, wentylacyjnych i klimatyzacyjnych bez ograniczeń. Nr ewid. MAZ/0232/PWGS/11
10.10.2019	OPRACOWAŁ: mgr inż. Patryk Piotr Popis
10.10.2019	Skala: 1:500 Nr rys: 1

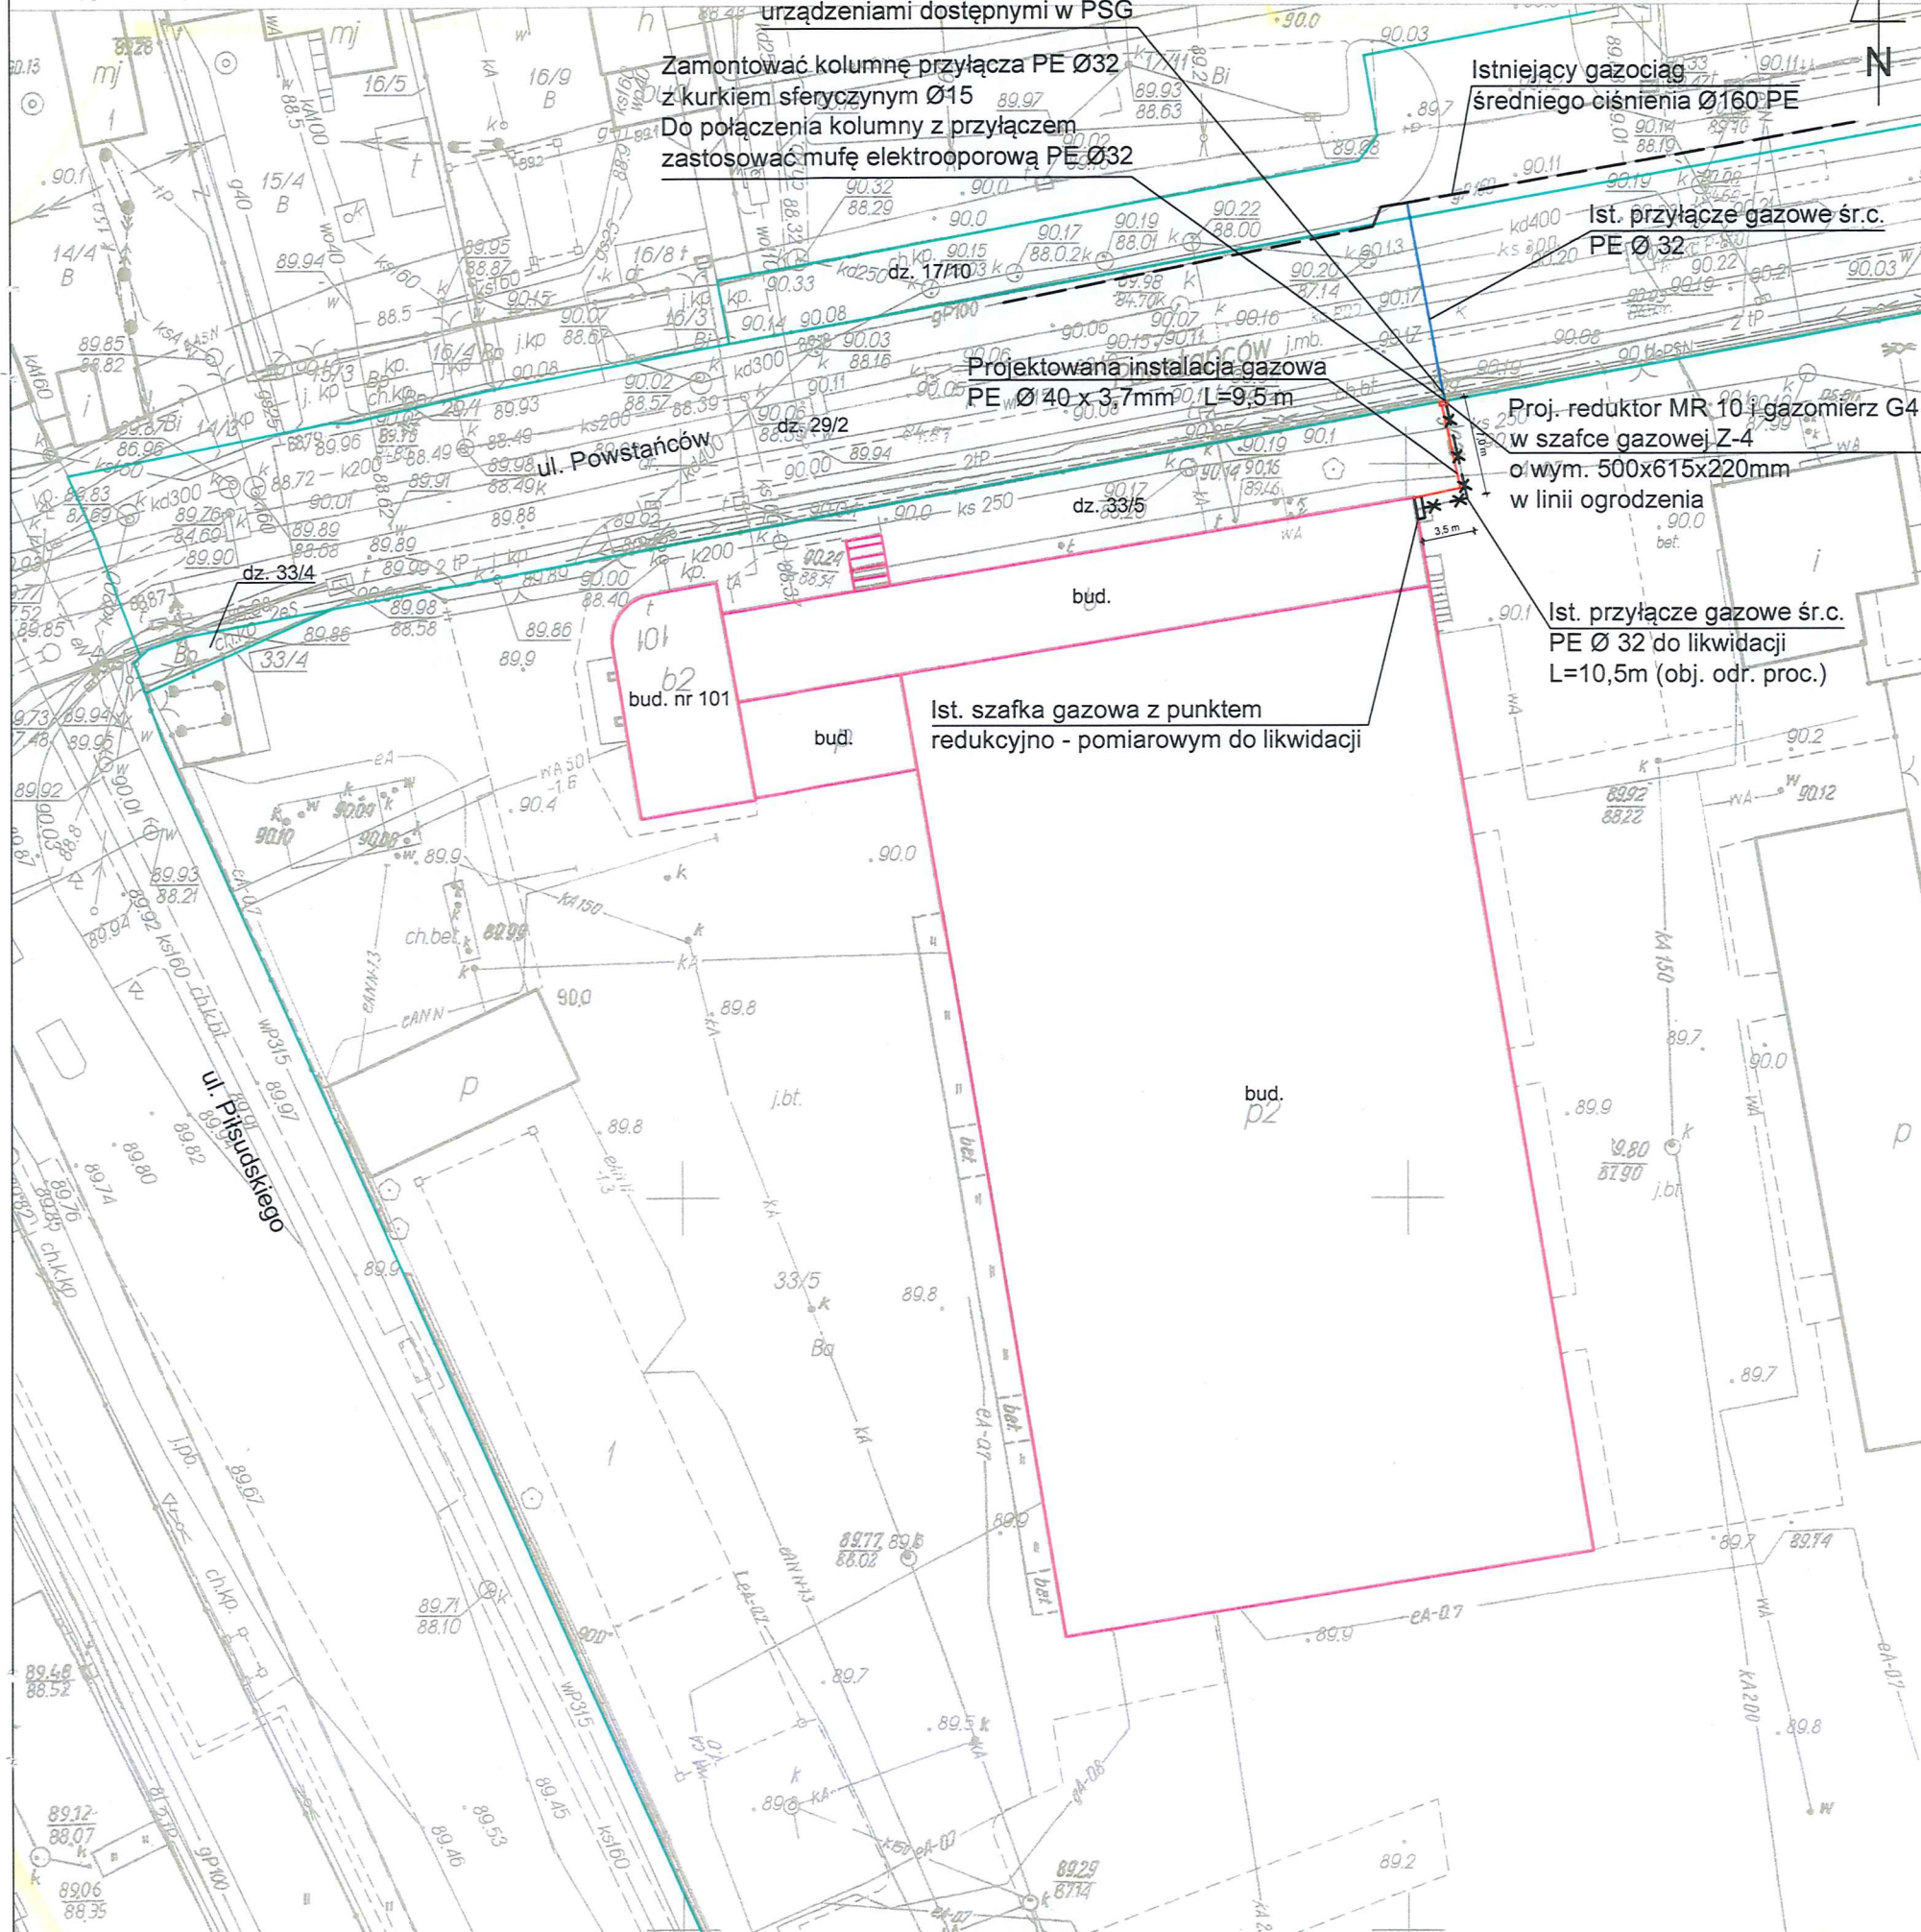


Polska Spółka Gazownictwa sp. z o.o.
Oddział Zakład Gazowniczy w Warszawie
Gazownia w Wołominie


UZGODNIENIE
data 2019-10-25 nr 412/2019
Pismo nr 33780 z dn. 2019-10-17
stanowi załącznik do dokumentacji
Mistrz Sieci i Instalacji Gazowych
Adam Bieryn
imię i nazwisko, podpis uzgadniającego

**RYSUNEK TECHNICZNY SKRÓCENIA
PRZYŁĄCZA GAZOWEGO
1:500**

 05-200 Wołomin ul. Piłsudskiego 4 tel.: (22) 763 89 40; (22) 763 89 49 gmp@gazmedia.pl	Projektant: mgr inż. Patryk Piotr Popis Prawa budowlane do projektowania i kierowania robotami budowlanymi w specjalności instalacyjnej w zakresie sieci, instalacji i urządzeń cieplnych, wentylacyjnych, gazowych, wodociągowych i kanalizacyjnych Nr ewid. MAZ/0558/PWBS/17
	Projektant: mgr inż. Artur Ładka Prawa budowlane do projektowania i kierowania robotami budowlanymi w specjalności instalacyjnej w zakresie sieci, instalacji i urządzeń cieplnych, wentylacyjnych, gazowych, wodociągowych i kanalizacyjnych Nr ewid. MAZ/0203/PWOS/11
	Opracował: mgr inż. Krzysztof Hetmańczyk
Przedmiot opracowania: PROJEKT BUDOWLANY BUDOWA INSTALACJI GAZOWEJ	Skala: 1:500
Adres obiektu: Ząbki, ul. Piłsudskiego 101, dz. ew. nr 33/5, obr. 03-31 (143403_1.0055), j. ew. Ząbki (143403_1), gm. Ząbki	Nr rys. 3
Inwestor: Przedsiębiorstwo Wodociągów i Kanalizacji w Ząbkach Sp. z o.o.	Data: 10.10.2019

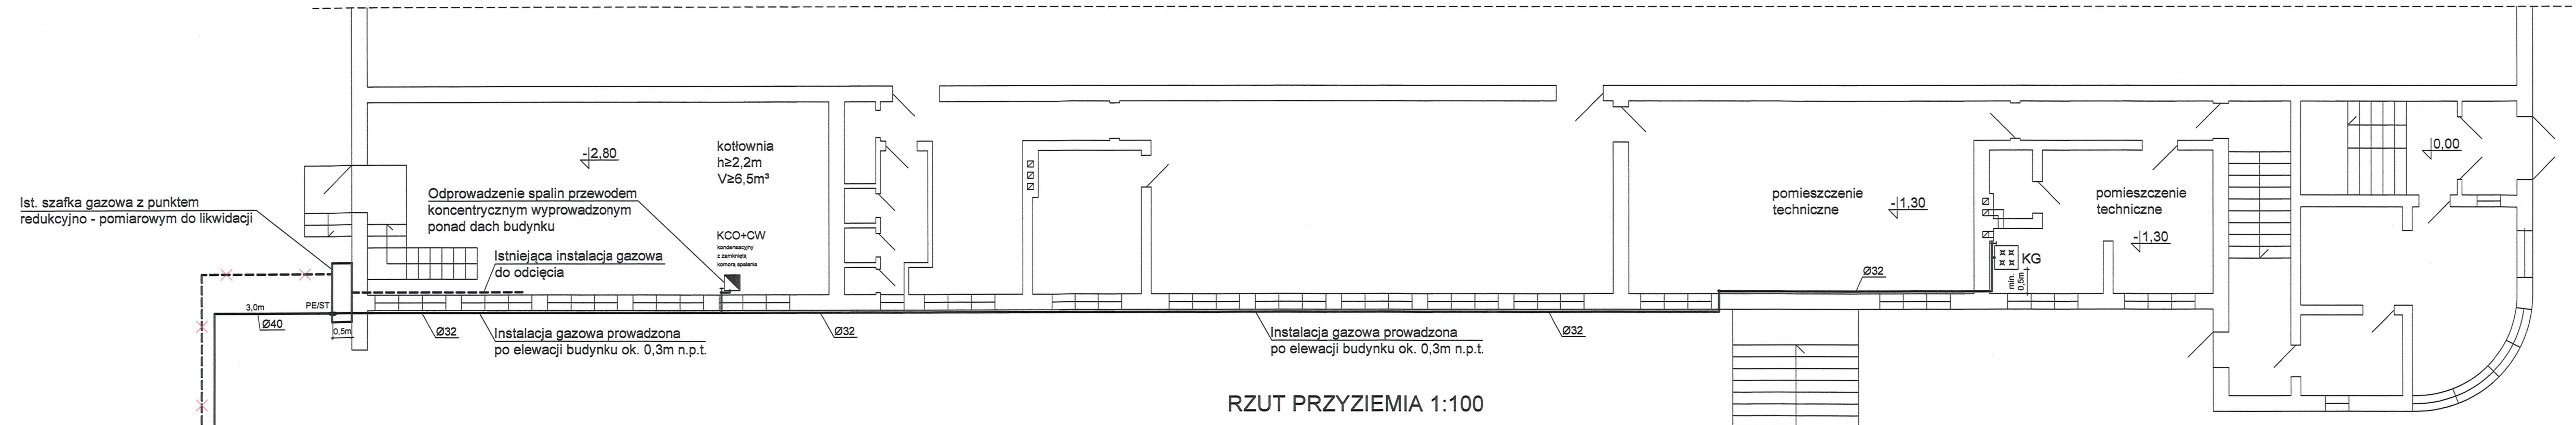

RZUT PRZYZIEMIA 1:100

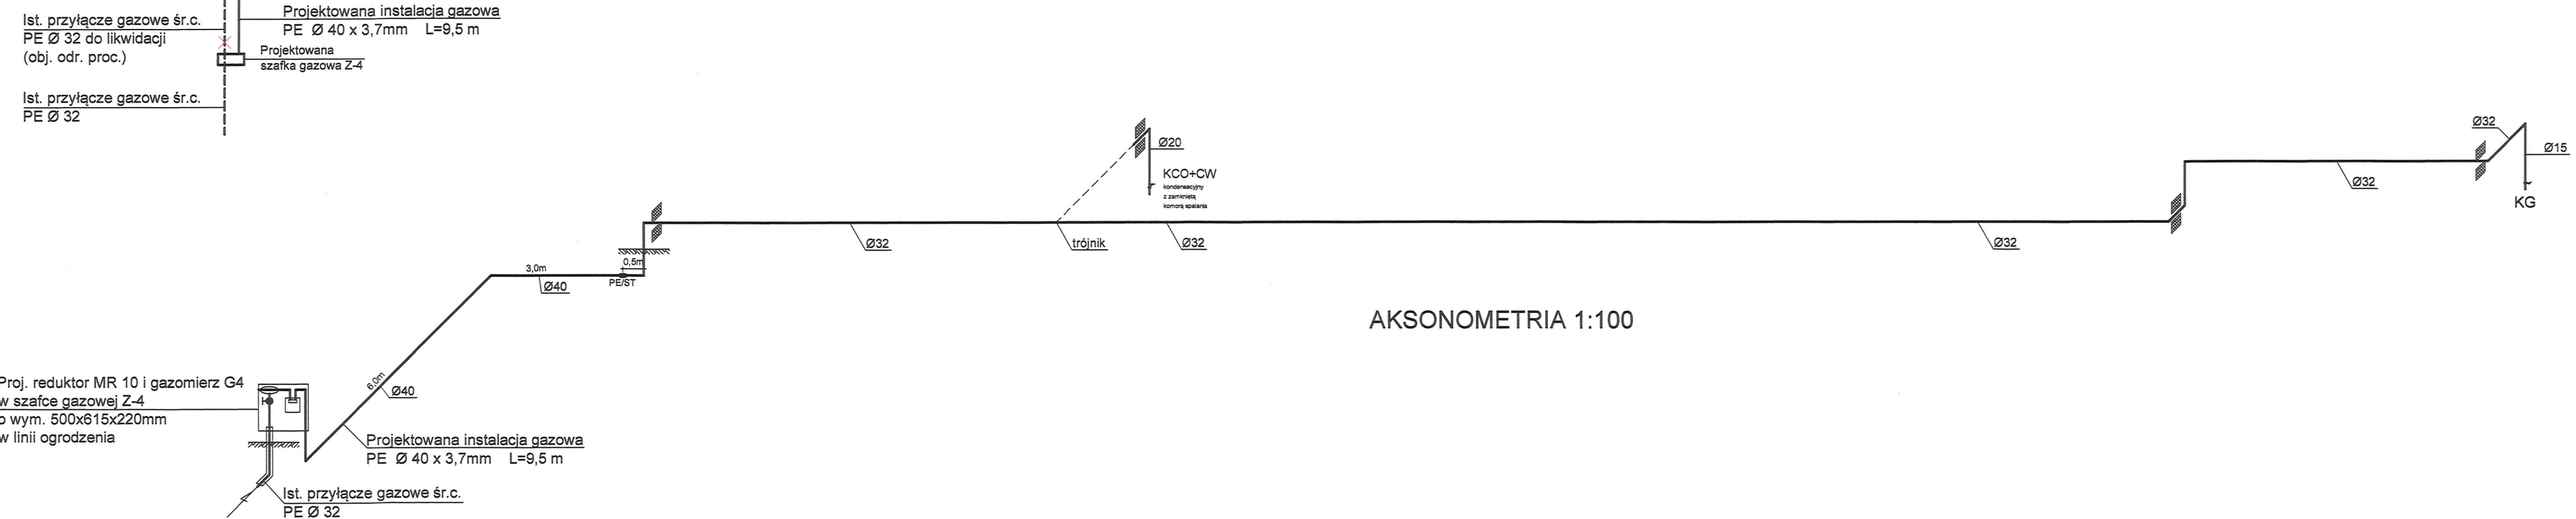

AKSONOMETRIA 1:100

<p>05-200 Włomin ul. Piłsudskiego 4 tel.: (22) 763 89 40; (22) 763 89 49 gmp@gazmedia.pl</p>	Projektant: Patryk Piotr Popis upr.bud.nr MAZ/0558/PWBS/17	Podpis: 	
	Projektant: Artur Jakub Łądka upr.bud.nr MAZ/0203/PWOS/11	Podpis: 	
	Opracował: mgr inż. Krzysztof Hetmańczyk	Podpis: 	
Przedmiot opracowania:	PROJEKT BUDOWLANY BUDOWA INSTALACJI GAZOWEJ		Skala: 1:100
Adres obiektu:	Żąbki, ul. Piłsudskiego 101, dz. ew. nr 33/5, obr. 03-31 (143403_1.0055), j. ew. Żąbki (143403_1), gm. Żąbki		Nr rys. 2
Investor:	Przedsiębiorstwo Wodociągów i Kanalizacji w Żąbkach Sp. z o.o.		Data: 10.10.2019