


MAPA DO CELÓW PROJEKTOWYCH

Wykonana przez:  
GEODELTA SP. Z O. O. (KRS 0001040676)

Skala 1:500  
ID: GK.DGK.6640.268.2024

Jednostka ewidencyjna: M. Słupsk [226301\_1]  
Obręb: 6 [226301\_1.0006]  
Dz.: 717/9  
Układ współrzędnych płaskich: "2000/6"  
Układ wysokości: "PL-EVRF2007-NH"  
Oznaczenie granic obszaru,  
który był przedmiotem aktualizacji: -----  
Data opracowania mapy: 16.05.2024

Kierownik prac:  
GEODETA UPRAWNIONY  
Nr uprawnień 20569  
mgr inż. Eliza Gregorek

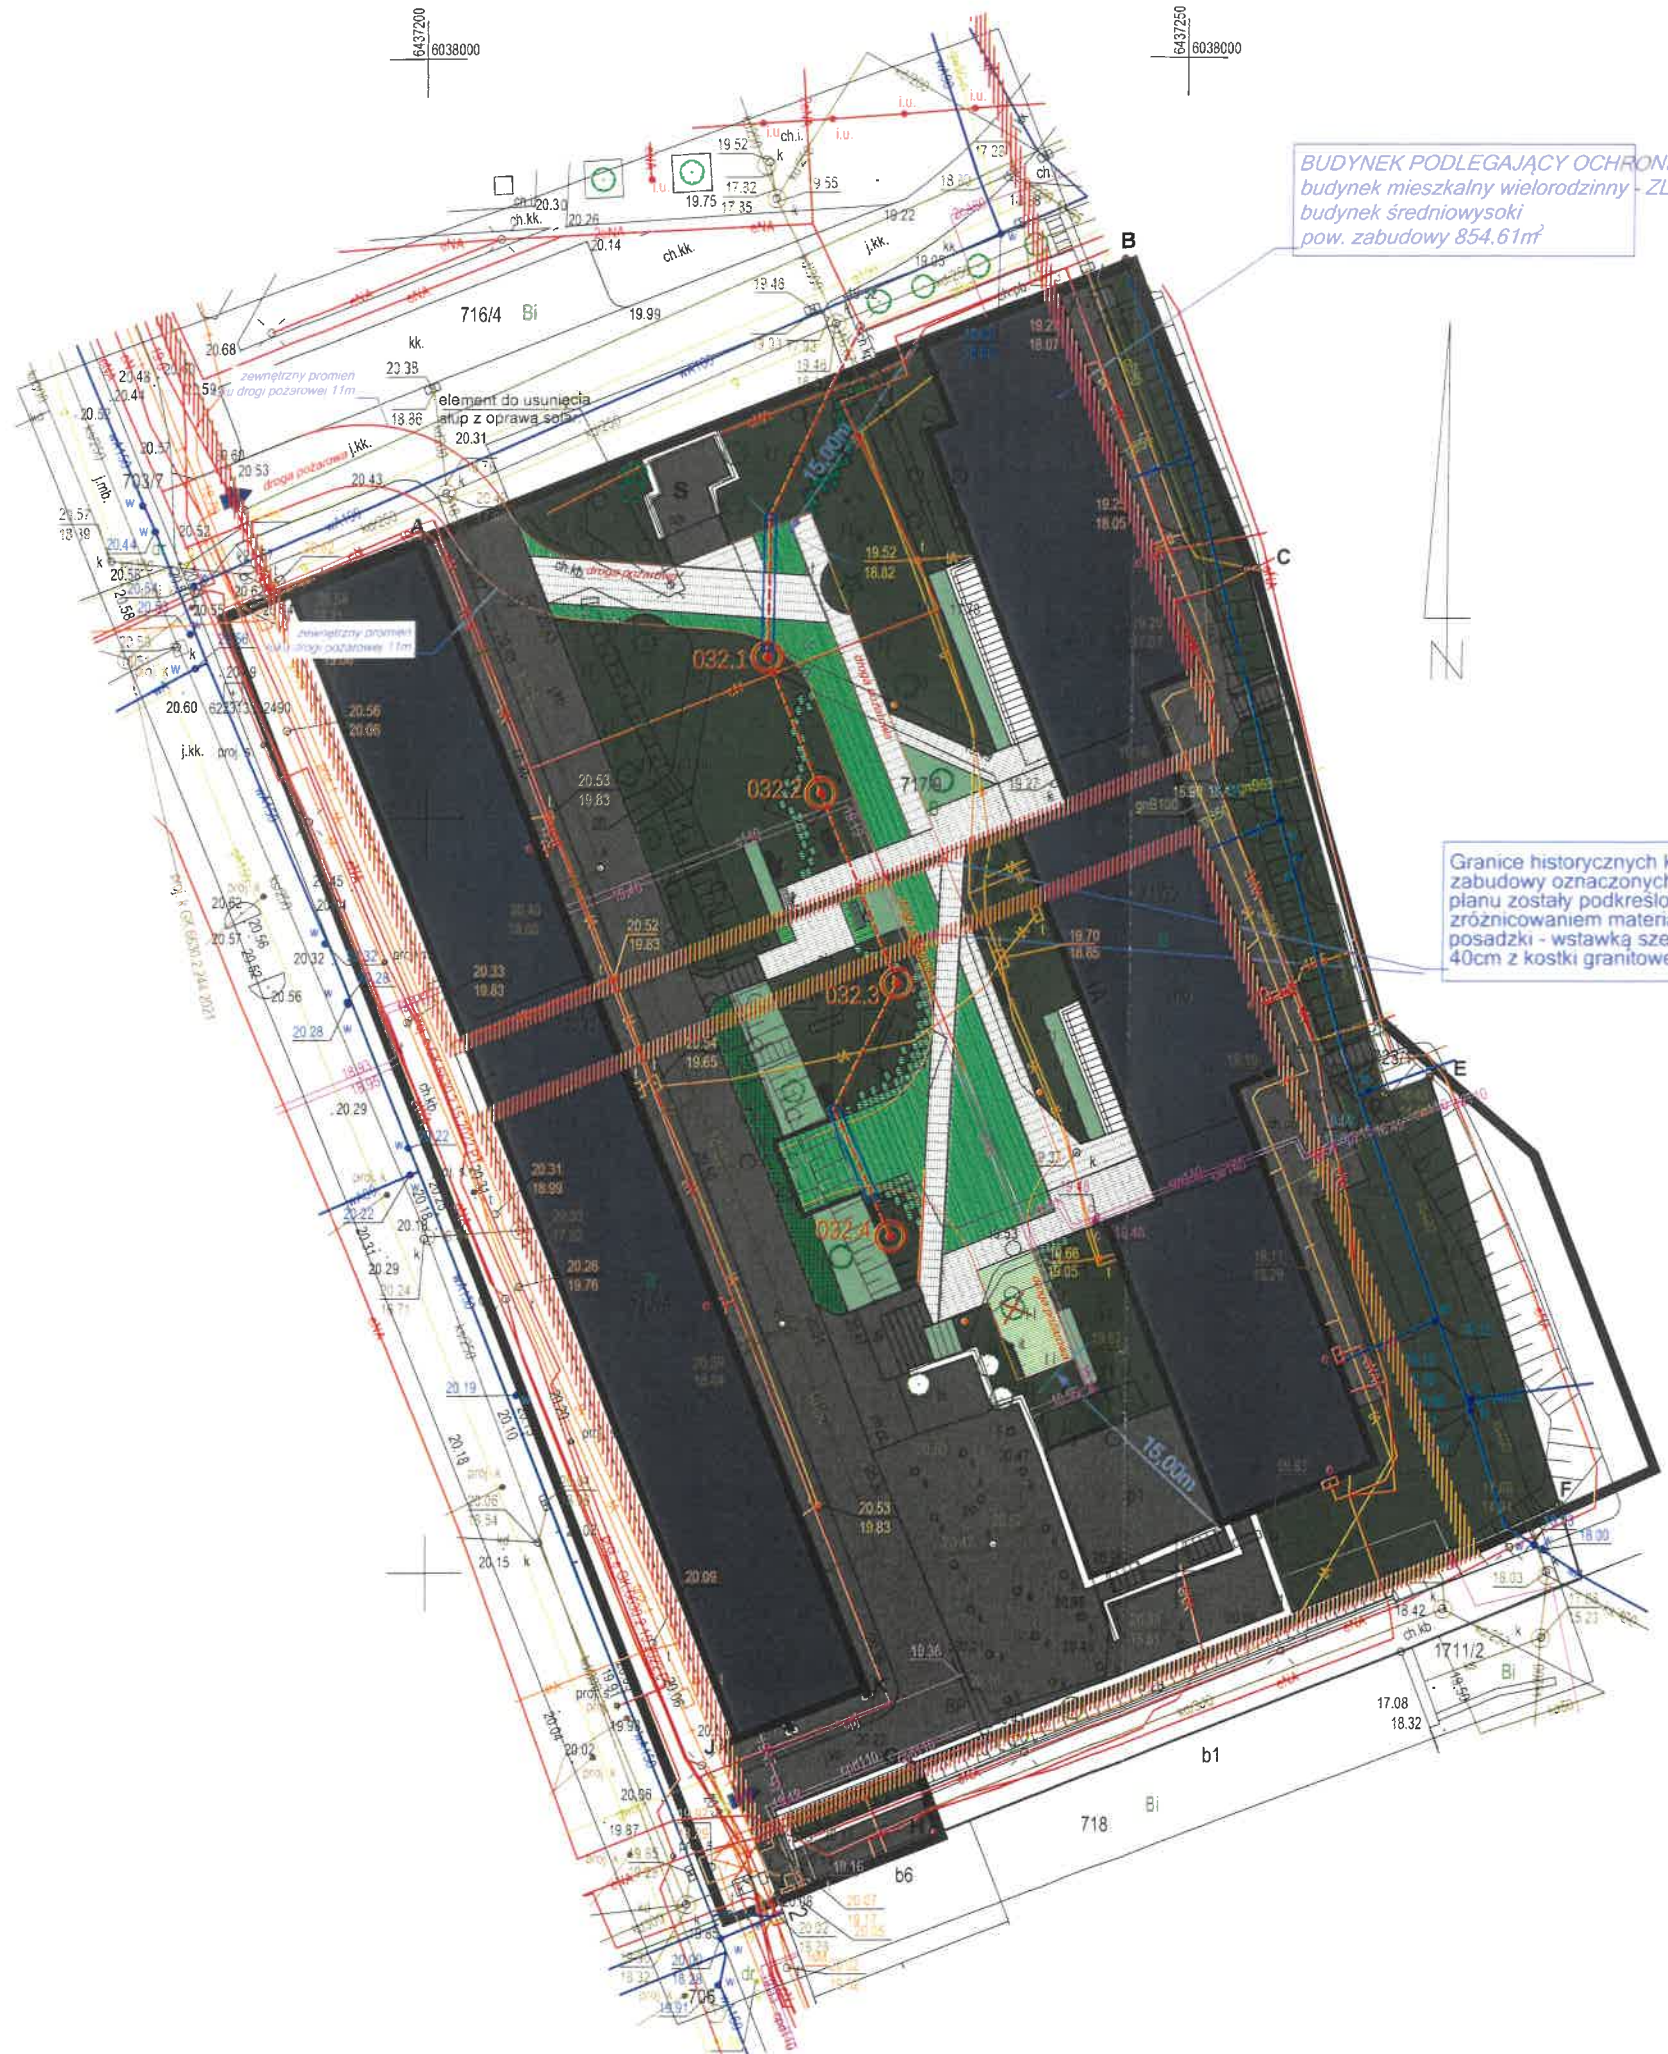

LEGENDA

- granice opracowania (fragment dz. nr ewid. 717/9 znajdujący się w obrębie terenu 5 MW,U)
- granice terenu MPZP oznaczonego symbolem 5 MW,U
- granice historycznych kwartałów zabudowy
- istniejąca zabudowa mieszkaniowa wielorodzinna
- istniejąca budynek techniczny - kotłownia
- istniejące miejsce gromadzenia i segregacji odpadów stałych (wiata śmietnikowa)
- istniejący zjazd na teren inwestora z drogi publicznej
- istniejąca powierzchnia utwardzona
- projektowana nawierzchnia utwardzona - kostka betonowa typ A - 305,74 m<sup>2</sup>
- projektowana nawierzchnia utwardzona - płyta betonowa ażurowa typ B - 278,96 m<sup>2</sup>
- projektowana nawierzchnia utwardzona - płyta betonowa ażurowa typ C - 65,14 m<sup>2</sup>
- projektowana kostka granitowa -ciemna, pas szerokości 40 cm - 5m<sup>2</sup>
- powierzchnia terenu biologicznie czynna
- projektowane nasadzenia - krzewy
- istniejące drzewa przeznaczone do wycinki
- projektowane nasadzenia zieleni wysokiej - drzew
- RZ1, RZ2 element małej arch - rzeźba przestrzenna
- ł element małej arch - ławka 8 szt.
- element małej arch - śmietnik 4szt. - stojaki rowerowe 3 szt.
- projektowane linie kablowe 0,4kV oświetlenia
- projektowana latarnia parkowa na słupie okrągłym h=3m
- projektowana rura ochronna dn75

<b>RC-PROJEKT Robert Chołodowski</b> tel.: 507 184 748    76-200 Słupsk    NIP: 8391038323 e-mail: rc.projekt@wp.pl    ul. Władysława IV 13/91    REGON: 524464231		
Nazwa inwestycji:	PROJEKT ZAGOSPODAROWANIA TERENU PRZY UL. GRODZKIEJ 1 W RAMACH ZADANIA „BULWAROWY ZAKĄTEK”	
Adres obiektu:	UL. GRODZKA 1, SŁUPSK 76-200 DZ. 717/9; OBR. 0006 M. SŁUPSK	
Tytuł rysunku:	Projekt instalacji elektrycznych - plan zagospodarowania terenu	nr. rys.: E.01
Stadium:	PROJEKT TECHNICZNY	skala: 1:500    data: 07.2024
Projektant:	mgr inż. Robert Chołodowski upr. proj. POM/0008/PW0E/15 w specjalności instalacyjnej w zakresie sieci, instalacji i urządzeń elektrycznych i elektroenergetycznych	