

 



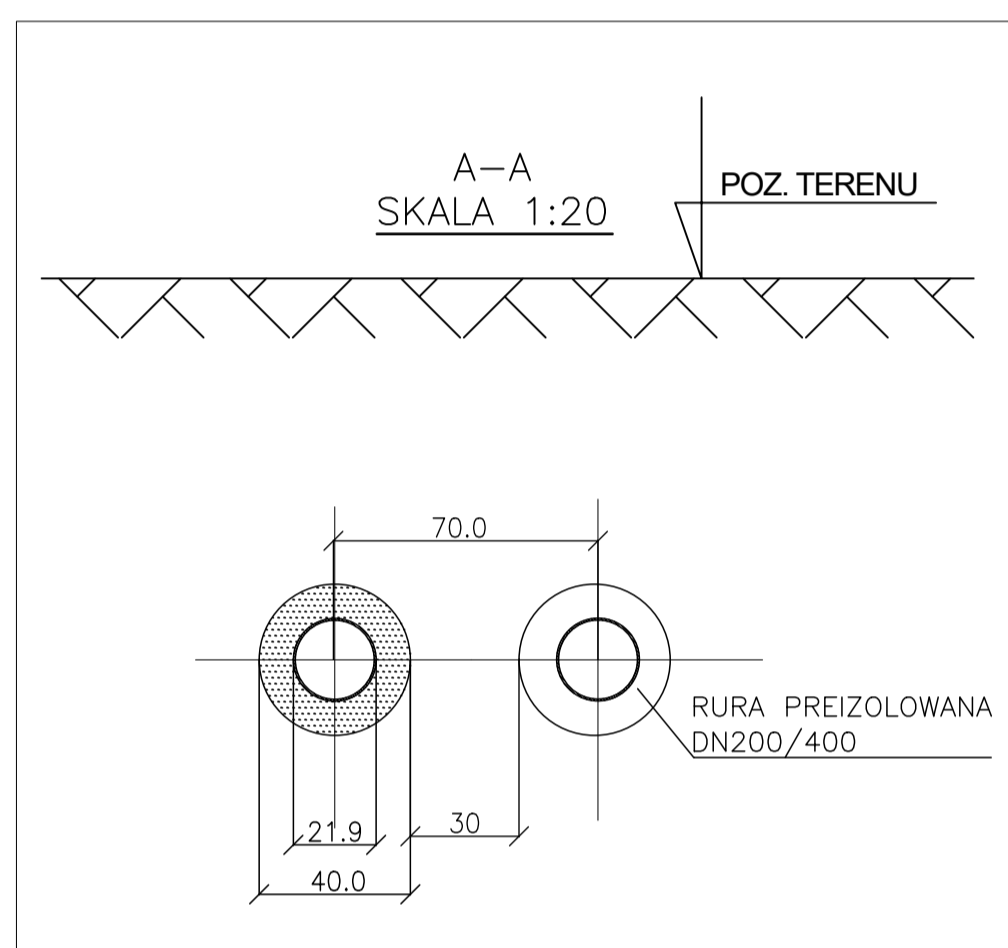


LEGENDA:

-  PROJEKTOWANA SIEĆ CIEPLNA
-  SIEĆ CIEPLNA REALIZOWANA W RAMACH ZAD INWESTYCJI (POZA ZAKRESEM OPRACOWANIA)
-  PUNKTY CHARAKTERYSTYCZNE CIEPŁOCIĄGU
-  PROJEKTOWANA RURA OCHRONNA/PRZEWIER
-  NR DZIAŁKI OBJĘTE INWESTYCJĄ
-  PROJ. STUDZIENKA KABLOWA

UWAGA:

WSZYSTKIE SKRZYŻOWANIA Z KABLAMI ELEKTRYCZNYMI I TELEKOMUNIKACYJNYMI ZABEZPIECZYĆ RURAMI OCHRONNYMI DWUDZIELNYMI.



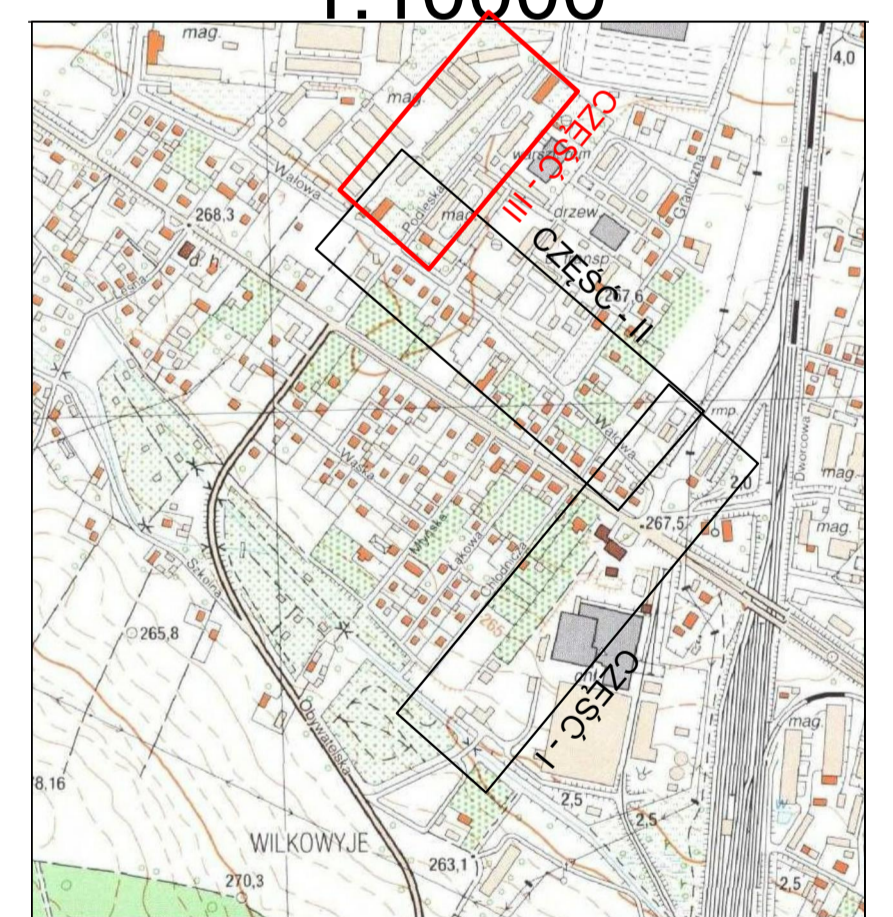
GWG-ODGIK.6642.746.2017
P.2477.2017.398
21.03.2017r.

zakres demontażu rur preizolowanych

PROJ. STUDNIA ZAWORÓW 2xDN150/250

 
ISTN. STUDNIA ZAWORÓW 2xDN150/250

ORIENTACJA
1:10000



POTWIERDZAM ZA ZGODNOŚĆ Z ORYGINAŁEM MAPY DO CELÓW PROJEKTOWYCH

WARIANT BEZ PRZEWIERTU POD PŁYTAMI FUNDAMENTOWYMI

Investor	PRZEDSIĘBIORSTWO ENERGETYKI CIEPLNEJ Spółka z o.o. 43-100 TYCHY, ul. KUBICY 6			
Investycja	"LIKwidACJA KOTŁOWNI WILKOWYJE. PODŁĄCZENIE DZIELNICZY WILKOWYJE DO MIEJSKIEGO SYSTEMU CIEPŁOWNICZEGO-SIECI CIEPŁOWNICZE W/P"			
Zadanie 3B	BUDOWA SIECI CIEPŁOWNICZYCH W/P 2xDN250/450 I 2xDN200/400 OD PKT "Y" W REJONIE POTOKU WILKOWYJSKIEGO DO PKT "W" W REJONIE UL. PODLESKIEJ W TYCHACH			
Adres	TYCHY - WILKOWYJE			
Faza oprac.	PROJEKT WYKONAWCZY			
Nazwa rys.	PROJEKT ZAGOSPODAROWANIA TERENU - CZĘŚĆ III			
Data: 2018.07	Imię i nazwisko	Nr upraw.	Podpis	Brzozda: CIEPŁOWNICZA
Projektował	mgr inż. Eugeniusz BARON	1925/94		Nr rys. X-26/BP
Opracował	mgr inż. Marcin MROZOWICZ			Skala: 1:500
Sprawdził	mgr inż. Jerzy TAPPER	565/78		
 "TB-PROJEKT" TAPPER-BARON SPÓŁKA JAWNA 40-413 KATOWICE ul. ZAMKOWA 45 tel. 32 3587878, fax. 32 3291028 e-mail: biuro@tb-projekt.pl				