



POSADOWIENIE RUROCIĄGÓW

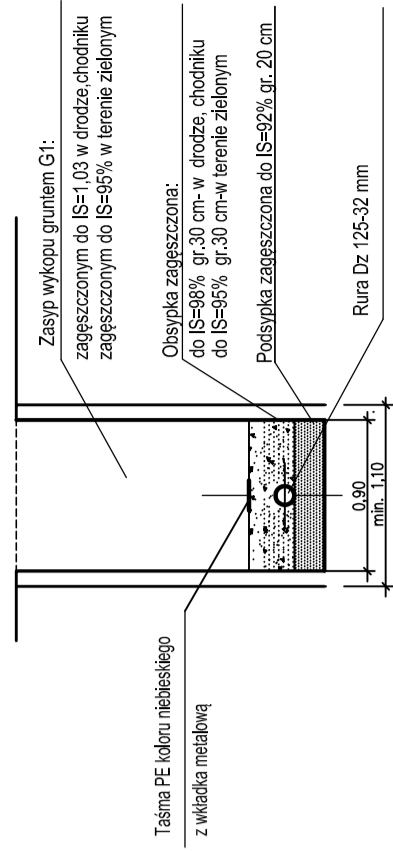

- Uwagi:
1. Nie wyklucza się występowania dodatkowego uzbrojenia terenu nie wykazanego na mapie.
 2. Głębokość posadowienia uzbrojenia istniejącego podano orientacyjnie i należy liczyć się z tym, że w rzeczywistości wystąpią odstępstwa od podanych lokalizacji głębokości, które przedstawiono na profilach, w związku z tym nie mogą być podsiawą zbliżeń i prowadzenia robót ziemnych bez nadzoru.
 3. W pobliżu wykazanego na mapie uzbrojenia terenu należy wykonać przekopy kontrolne w celu potwierdzenia jego przebiegu.
 4. Wszystkie napotkane urządzenia należy traktować jako czynne, będące pod napięciem i grożące porażeniem.
 5. Przepięcie skrzyniek hydrantowych i zasuw należy dostosować do rzeczywistej różnicy terenu projektowanego.
 6. W przypadku ułożenia wodociągu bez wymaganego przykrycia 1,4m należy zastosować ocieplenie keramzytem.
 7. Dla odcinków budowanych bezwykopowo do rurociągu przymocować przewód lokalizacyjny 2x1,5mm²
 8. W pobliżu drzew roboty prowadzić nie uszkadzając bryły korzeniowej, aby nie doprowadzić do utraty statyczności drzewa oraz jego powolnego obumierania.
 9. W przypadku natrafienia w dnie wykopu na grunty nasypowe oraz plastyczne, wykop należy przegłębić 30cm i wymienić na pospółkę.

WPROJEKT	Marek Wilczok 41-205 Sienianowice Śląskie ul. Żelazna 3	tel. 509 060 585 marek.w.projekt@gmail.com
	WODKAN - PROJEKT Barbara Auguściak 41-200 Sosnowiec, ul. Patriotów 79/1, tel. 885 04 55 55, barbara_auguściak@poczta.onet.pl	
INWESTOR: Miejskie Przedsiębiorstwo Wodociągów i Kanalizacji Sp. z o.o. 41-946 Piekary Śląskie ul. Rozdzińskiego 38		
DATA OPRACOWANIA: 02.2021r.		
TYTUŁ OPRACOWANIA: PROJEKT WYKONAWCZY		
SKALA: 1:100/500		
NR RYSUNKU: T-05		
PROJEKTANT: Marek Wilczok	PRACOWNIK: Barbara Auguściak	WZJĄTA nr 132/84

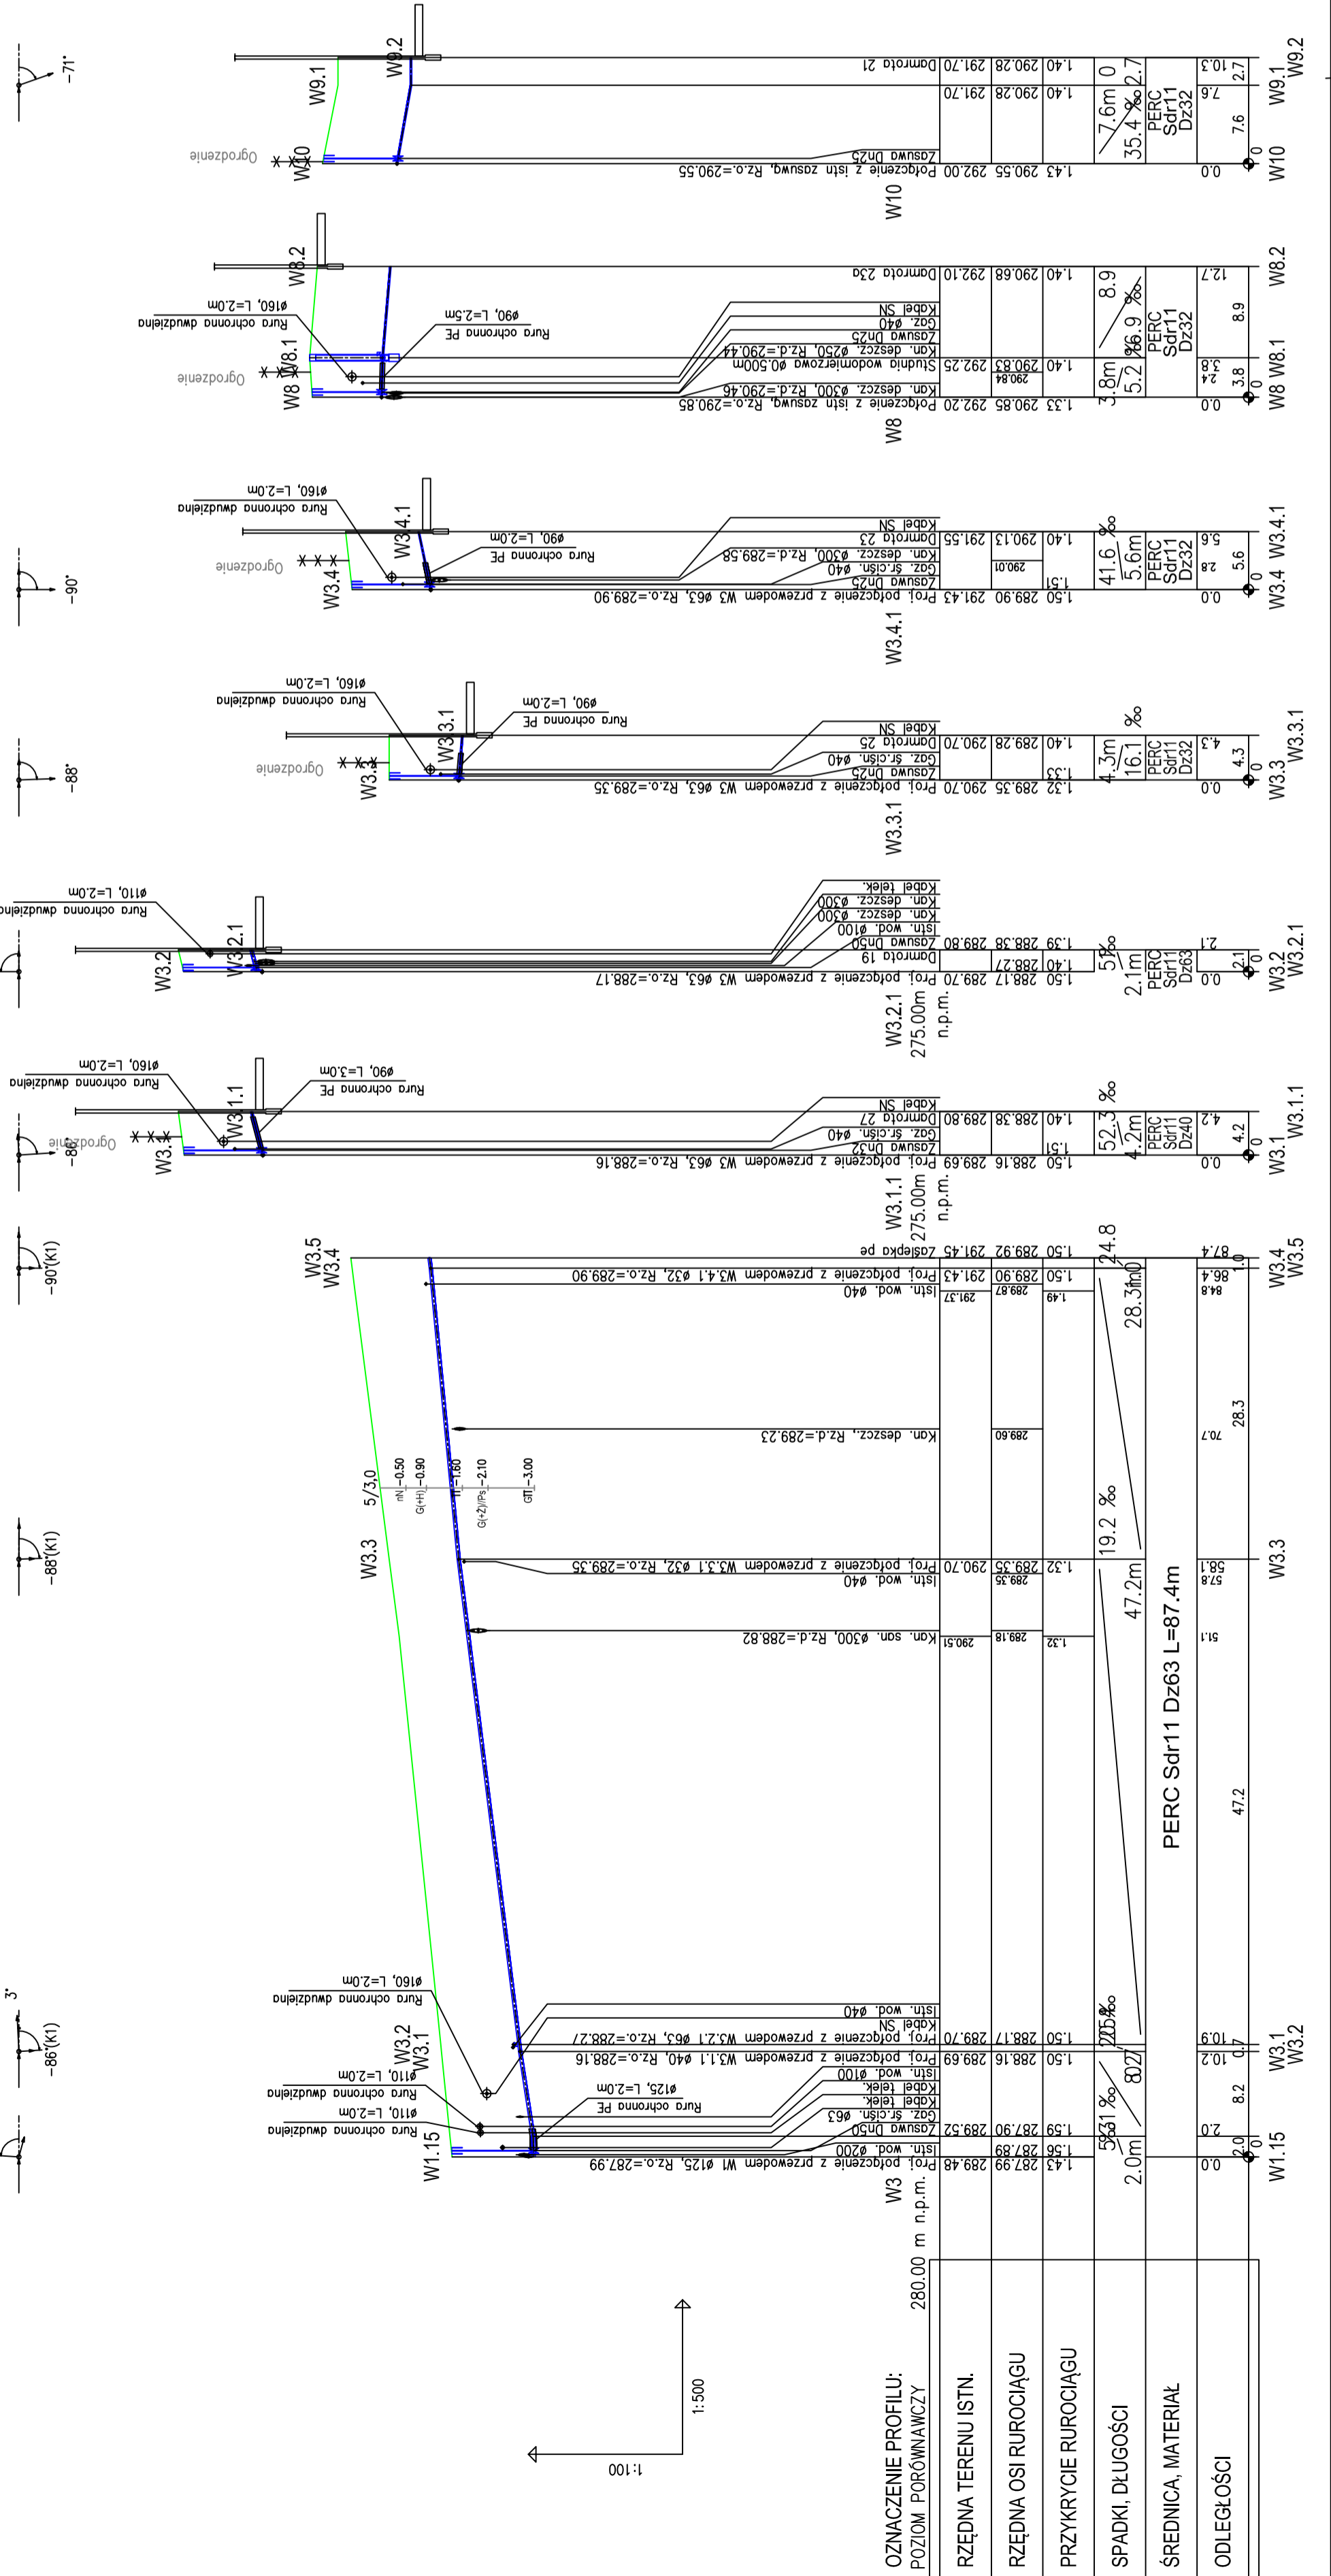

OZNACZENIE PROFILU: POZIOM PORÓWNAWCZY	280.00 m n.p.m.
RZĘDNA TERENU ISTN.	
RZĘDNA OSI RUROCIĄGU	
PRZYKRYCIE RUROCIĄGU	
SPADKI, DŁUGOŚCI	
ŚREDNICA, MATERIAŁ	PERC Sdr11 Dz63 L=87.4m
ODLEGŁOŚCI	

