
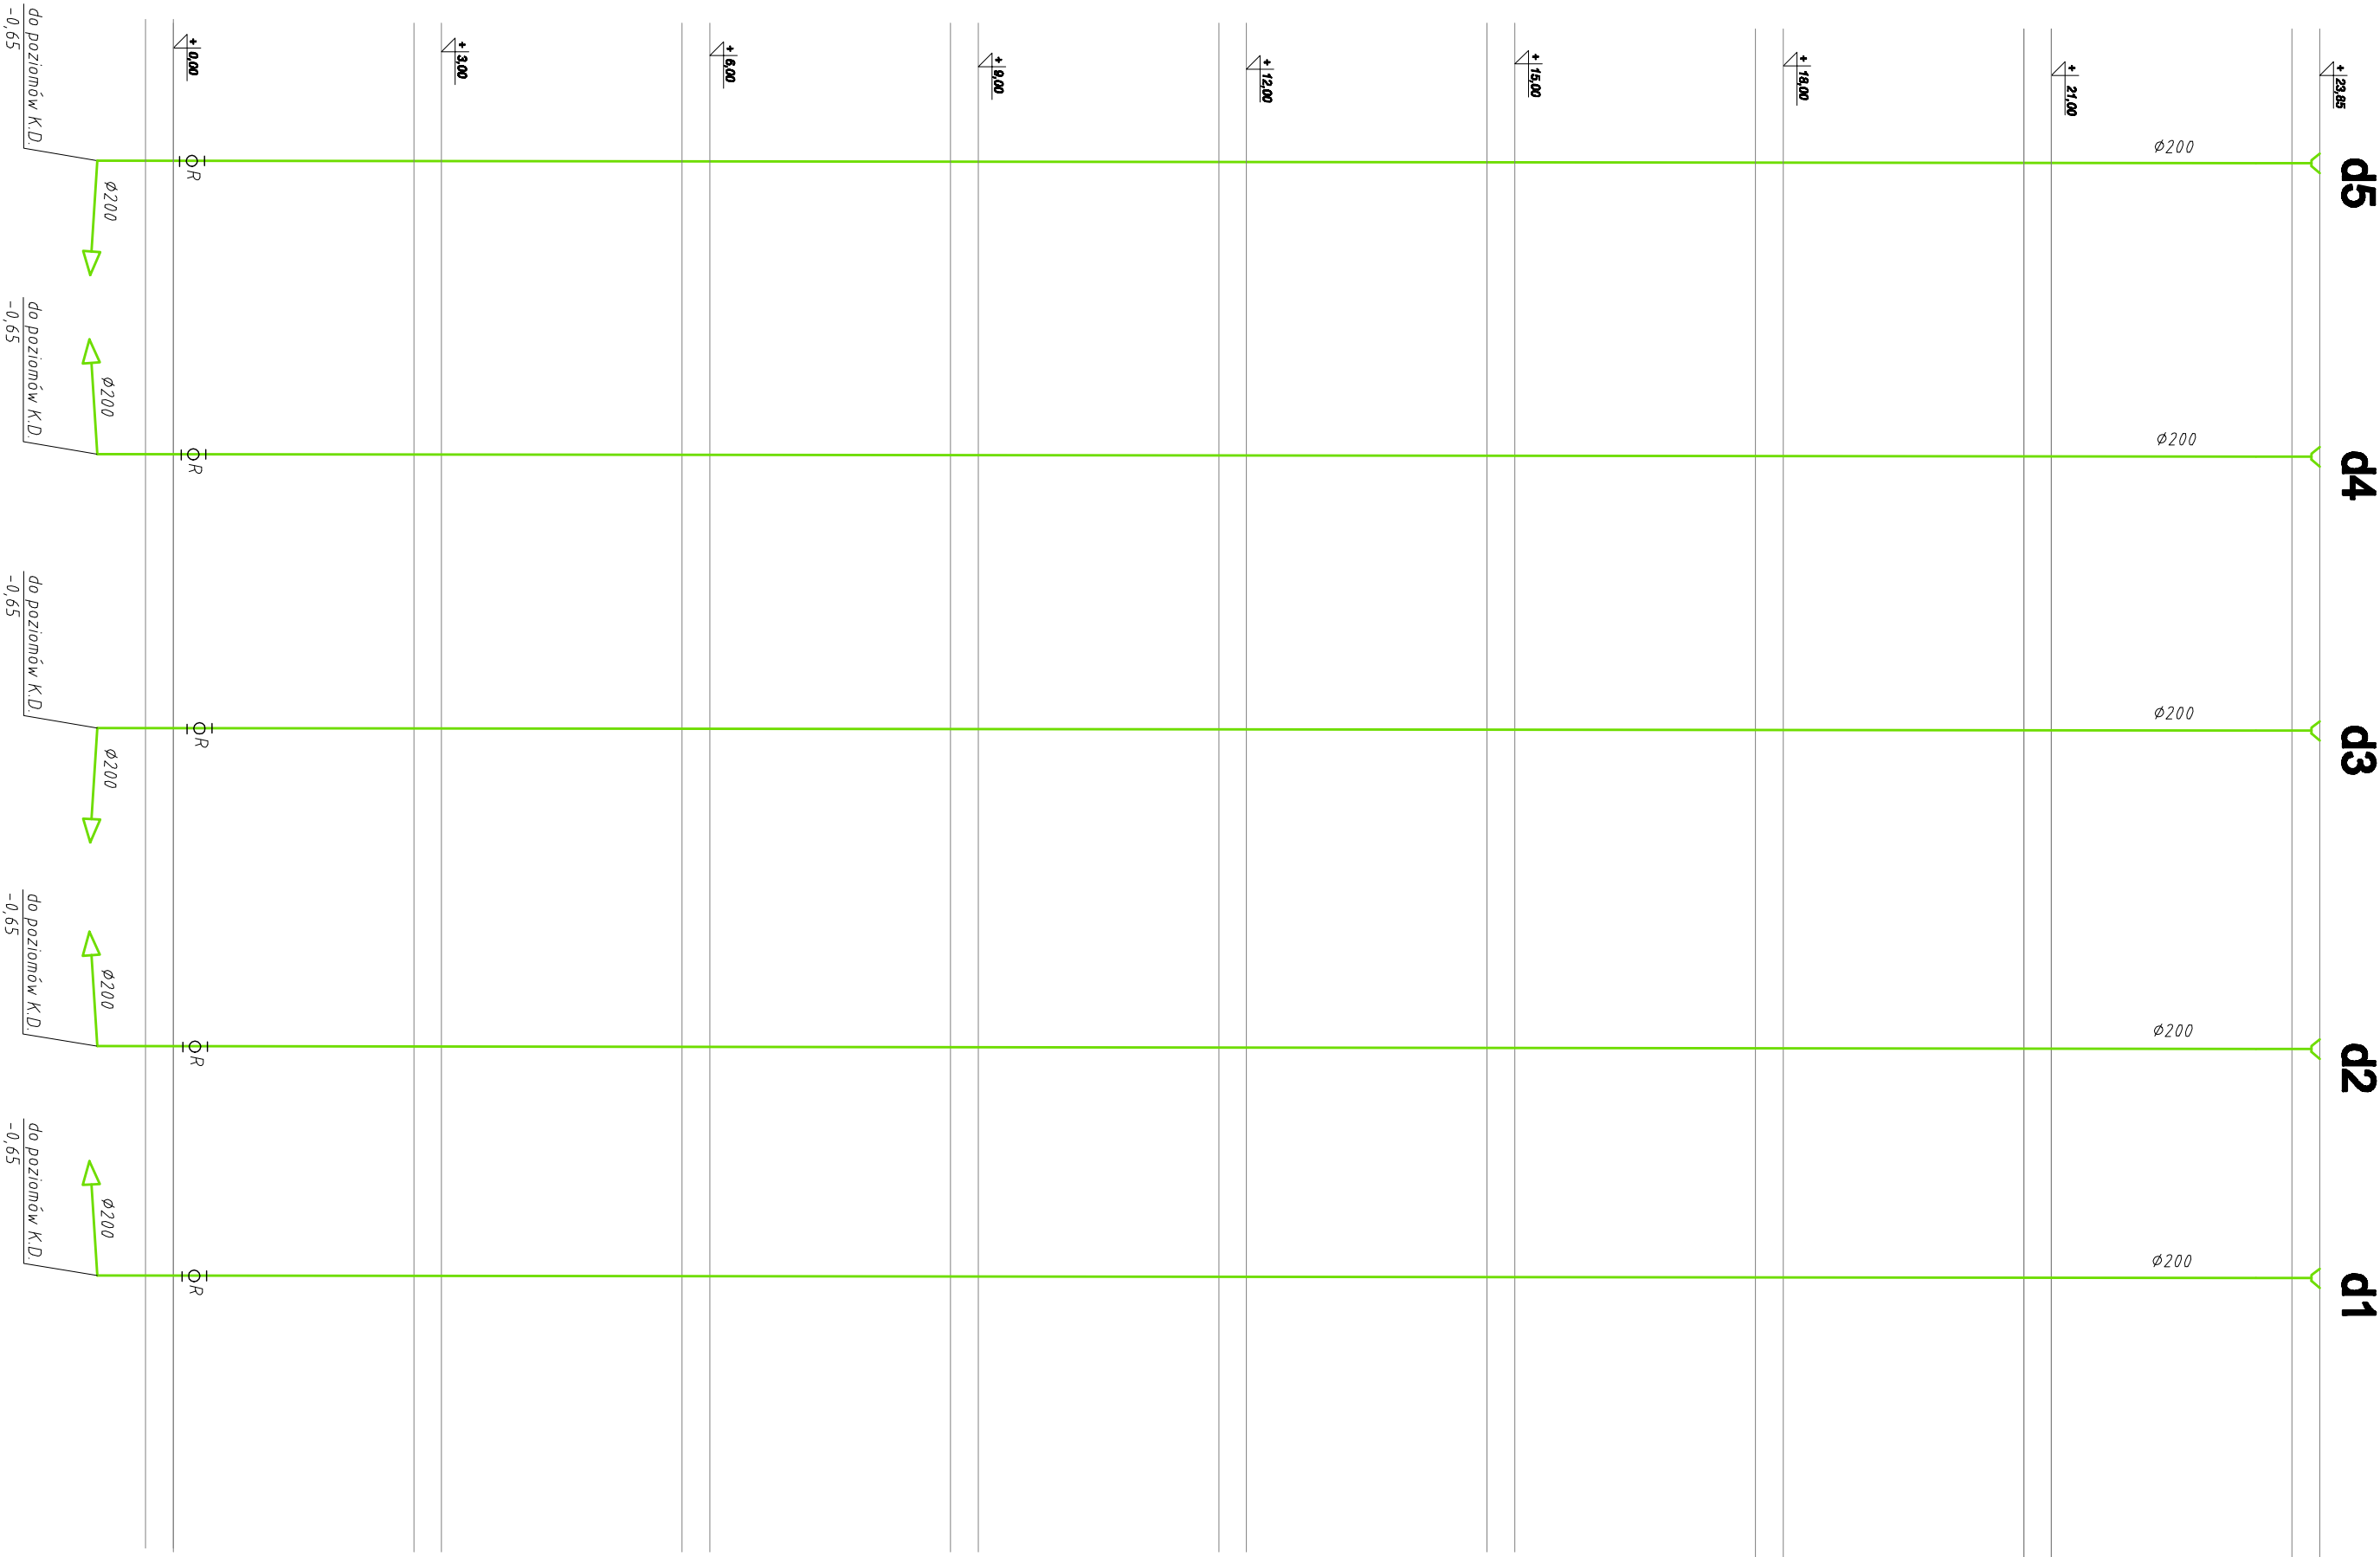


# ROZWINIĘCIE INSTALACJI KANALIZACJI DESZCZOWEJ NR 1

## LEGENDA:

- rzędna przewodu instalacji
- przewody instalacji kanalizacji deszczowej
- kierunek poprowadzenia przewodów zgodnie z rzutem planu
- do poziomów K.S.
- rzędna przewodu
- d2 - numer pionu kanalizacji deszczowej
- ø 75 - średnica przewodu
- Ø R - rewizja

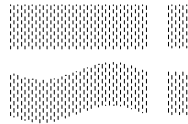

**INWESTPROJEKT ŚWIĘTOKRZYSKI**  
ul. Targowa 18  
25-520 Kielce

Prezes 41 344 23 16  
Sekretariat 41 343 02 50  
Tel./Fax 41 344 23 16

SPÓŁDZIELNIA PRACY

Nazwa obiektu budowlanego		BUDOWA BUDYNKU MIESZKALNEGO PRZY UL. WOJSKA POLSKIEGO W INOWROCŁAWIU	
Tytuł rysunku		ROZWINIĘCIE KD NR 1 - INST. SANITARNE - INST. WOD-KAN	
Nazwa el. proj. bud.		PROJEKT (WYKONAWCZY) - INST. WOD-KAN	
Imię i nazwisko projektanta		Podpis projektanta	Skala
Nr upr. bud.			
Data		Podpis proj. sprawdzającego	Nr rysunku
Imię i nazwisko sprawdzającego			
Nr upr. bud.			
Data		Podpis opracowującego	9
Imię i nazwisko opracowującego			
Data			

Skala

1:100

9