


RZUT PARTERU - INST. WENTYLACYJNA

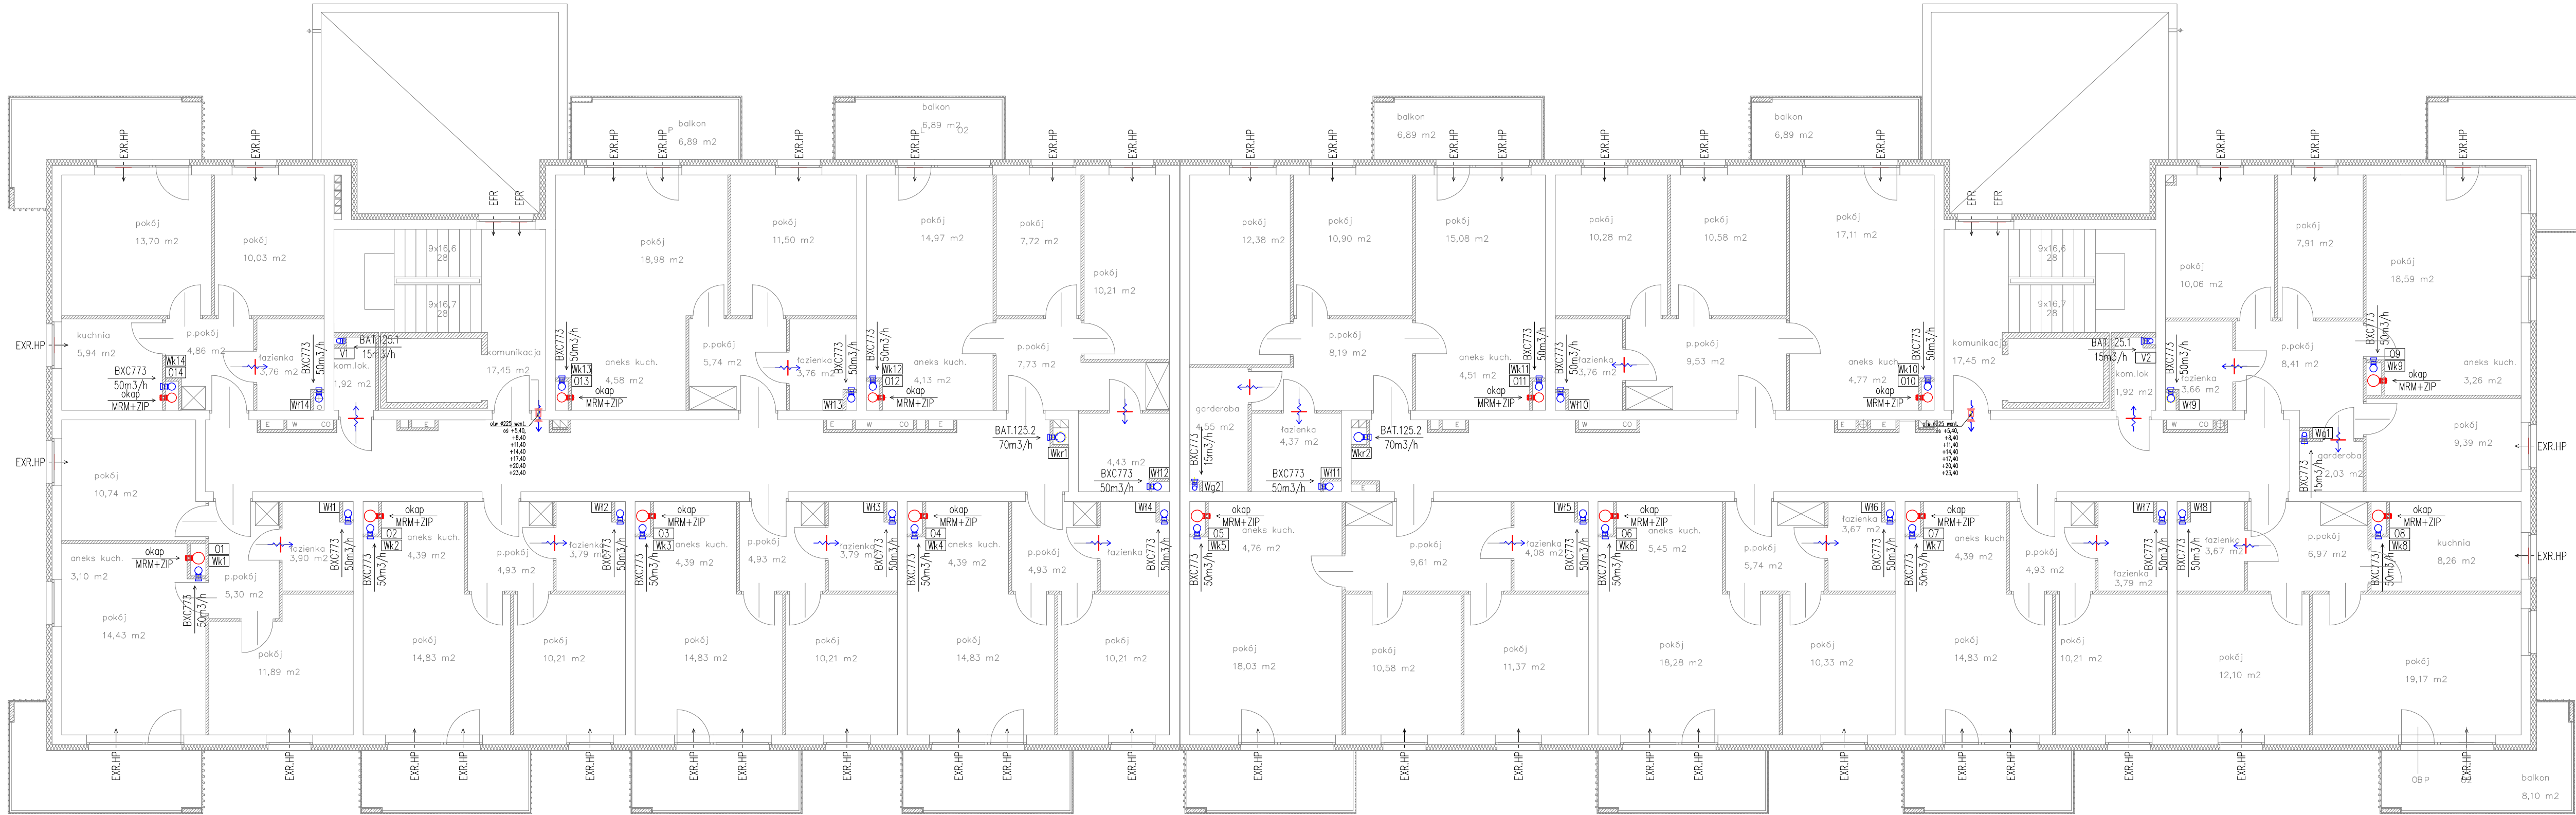

LEGENDA:

- typ zastosowanego urządzenia
- obliczeniowy strumień powietrza
- rodzaj pionu i jego numer, zgodnie z rozwinięciami instalacji
- pion instalacji wentylacyjnej
- kratka czerpalna
- kratka nawiewna podłogowa
- kratka kontaktowa drzwiowa
- otwór kontaktowy wentylacyjny

INWESTPROJEKT ŚWIĘTOKRZYSKI

ul. Targowa 18  
25-520 Kleśce  
Prezes 41 344 23 16  
Sekretariat 41 343 02 50  
Tel./Fax 41 344 23 16  
SPÓŁDZIELNIA PRACY

Nazwa obiektu budowlanego	BUDOWA BUDYNKU MIESZKALNEGO PRZY UL. WÓJSKA POLSKIEGO W INOWROCŁAWIU		
Tytuł rysunku	RZUT PIETRA I-VII - INST. SANITARNE - INST. WENTYLACYJNA		
Nazwa et. proj. bud.	PROJEKT TECHNICZNY (WYKONAWCZY) - INST. WENTYLACYJNA		
Imię i nazwisko projektanta	mgr inż. Grażyna Urbanowicz-Ślusarek	Podpis projektanta	Skala 1:100
Nr upr. bud.	KL 658/04		
Data	07.2023		Nr rysunku 2
Imię i nazwisko proj. sprawdzającego	mgr inż. arch. Jędrzejka Dżiedzic	Podpis proj. sprawdzającego	
Nr upr. bud.	KL 254/88		
Data	07.2023		
Imię i nazwisko opracowującego	mgr inż. Szymon Biegala	Podpis opracowującego	
Data	07.2023		