


Dnia: 05.02.2024

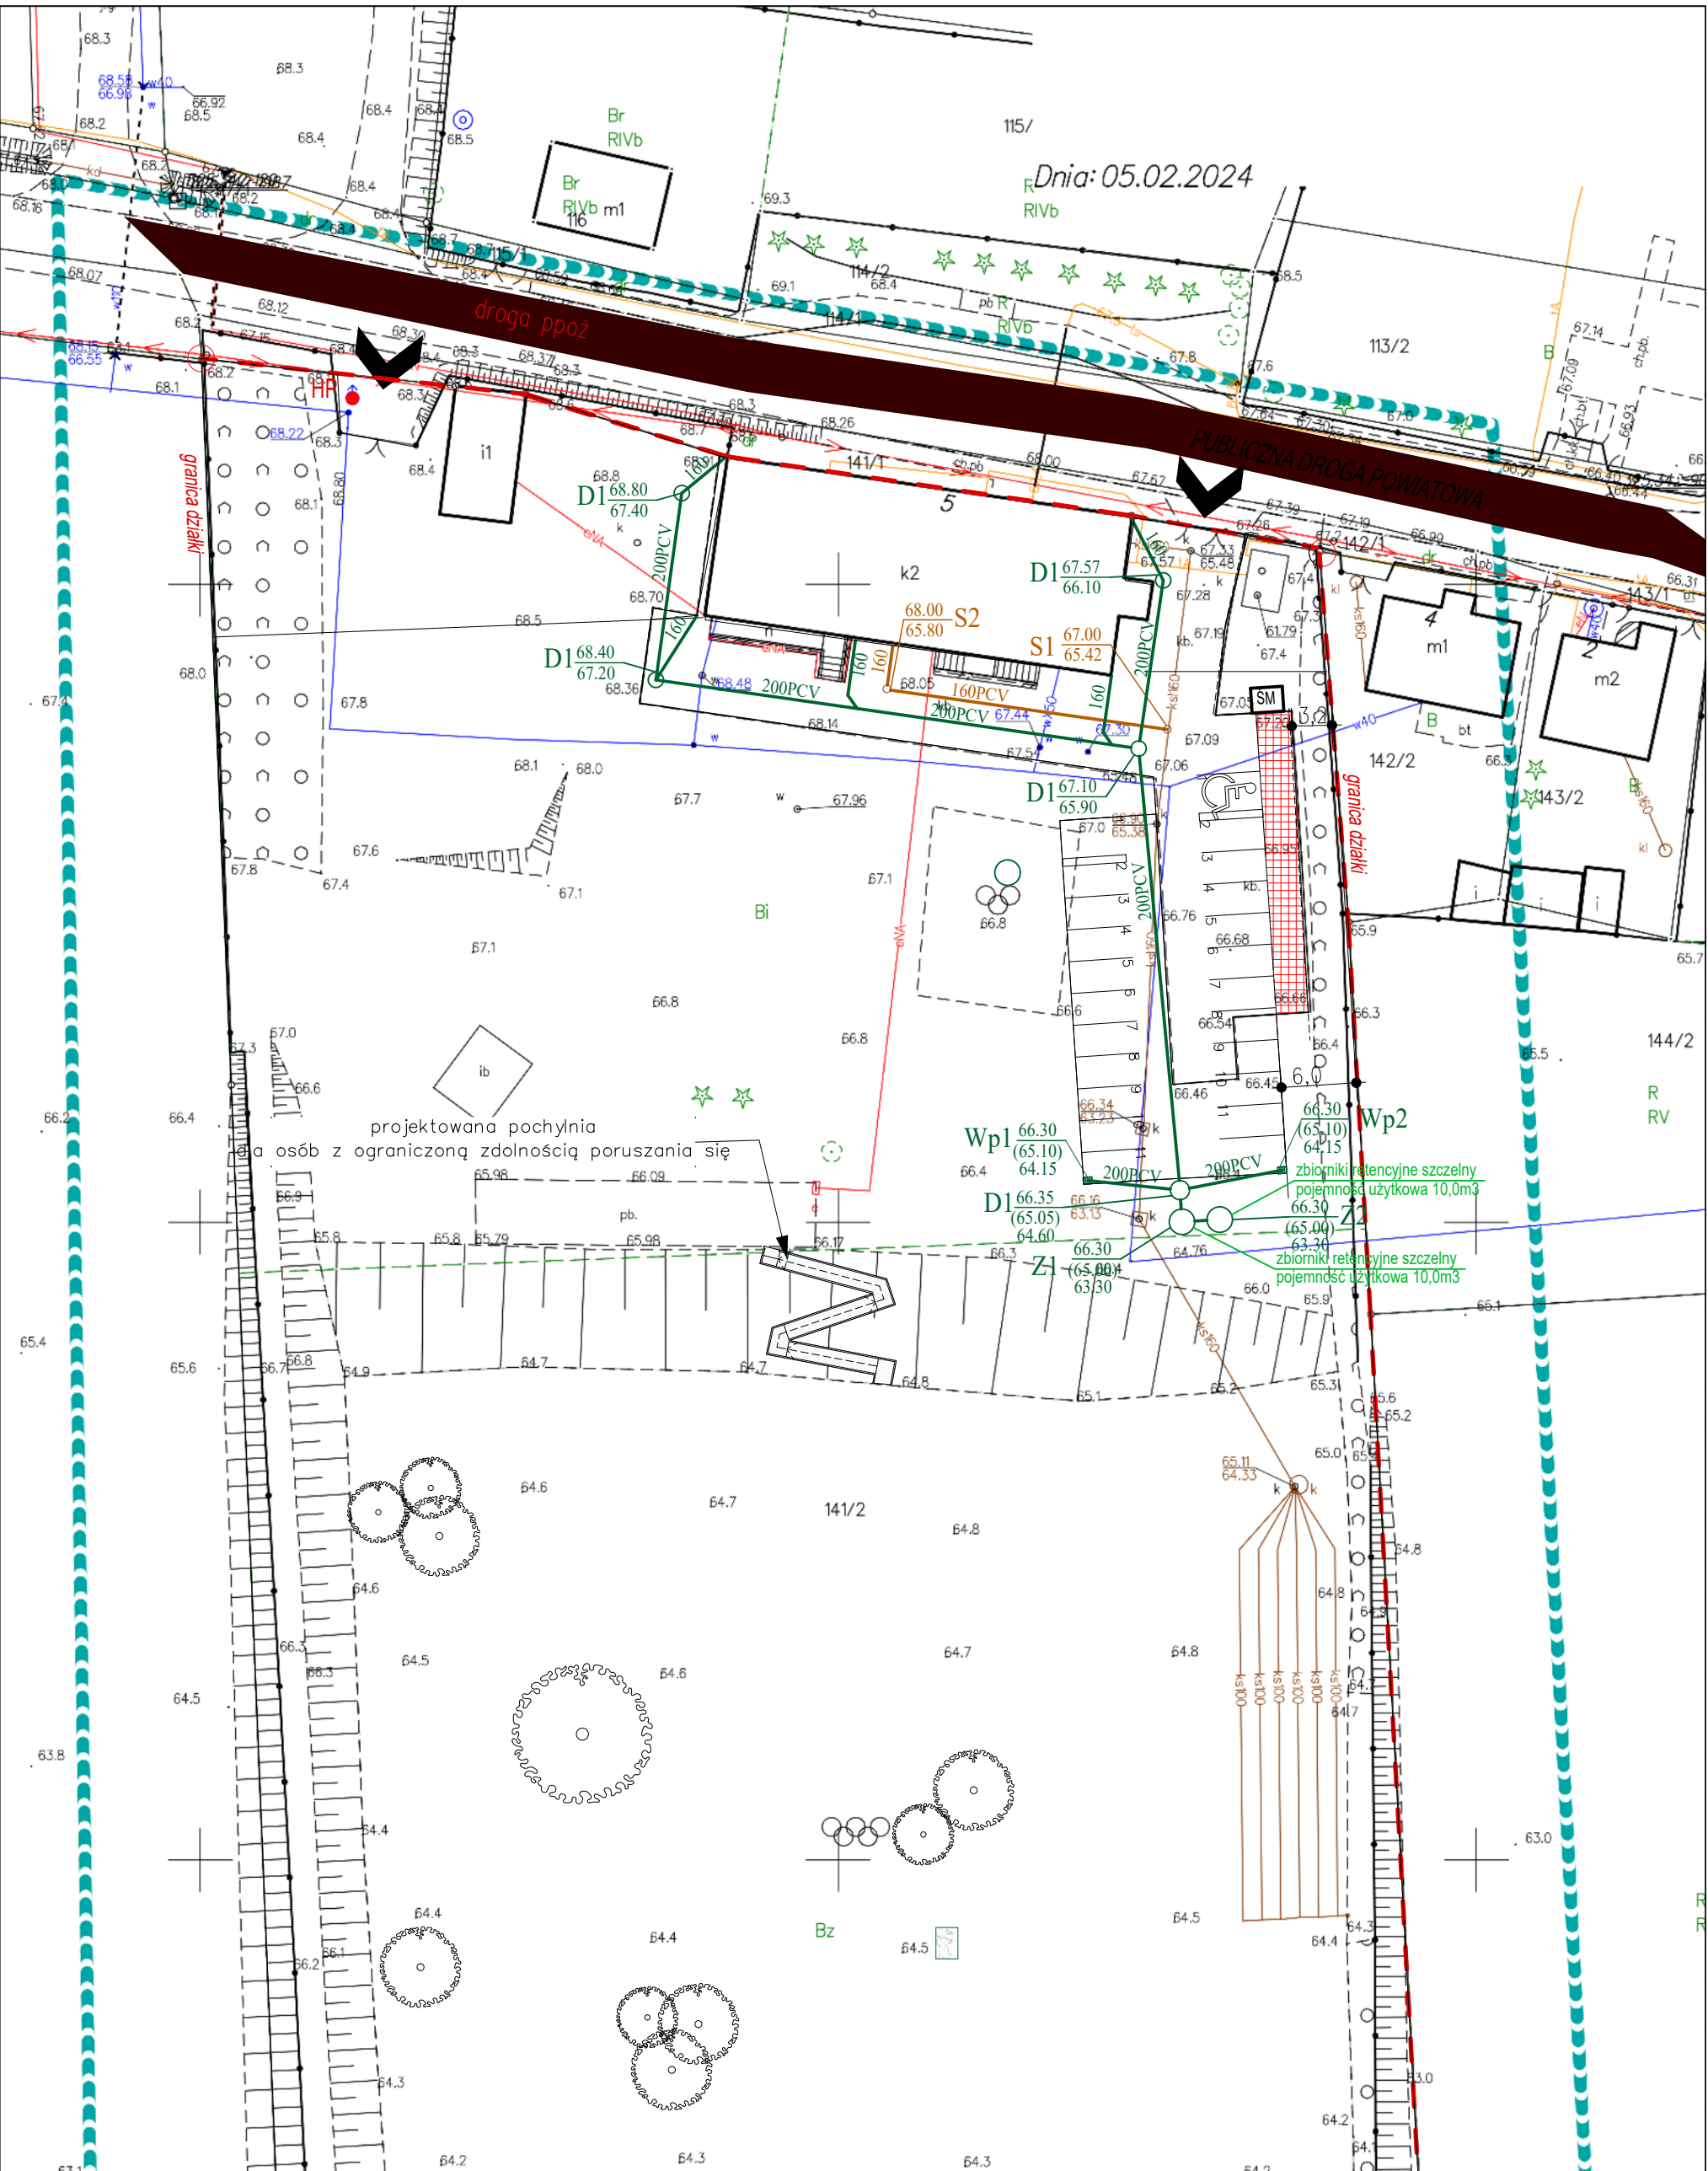

LEGENDA

- 160PCV przyłącze kanalizacji sanitarnej
- 200PCV zew. instalacja kanalizacji deszczowej

PROJEKT TECHNICZNY		
Zmiana sposobu użytkowania szkoły na przedszkole		
Brzeźno ul. Szkolna dz. nr 141/2 gm. Starogard Gdański		
PROJEKT INSTALACJI SANITARNYCH		
INWESTOR	Gmina Starogard Gdański ul. Sikorskiego 9 83-200 Starogard Gdański	SKALA: 1:500
BRANŻA	SANITARNA	
PROJEKTANT	mgr inż. Rafał Gorecki upr. nr POM/0051/PWOS/10 (w spec. instalacyjnej)	DATA I PODPIS: listopad 2024r.
SPRAWDZAJĄCY	mgr inż. Joanna Zachciał upr. nr POM/0205/POOS/08 (w spec. instalacyjnej)	
NAZWA RYSUNKU	PLAN ZAGOSPODAROWANIA TERENU	NR RYSUNKU: S0