


23.12.2008  
 32/08

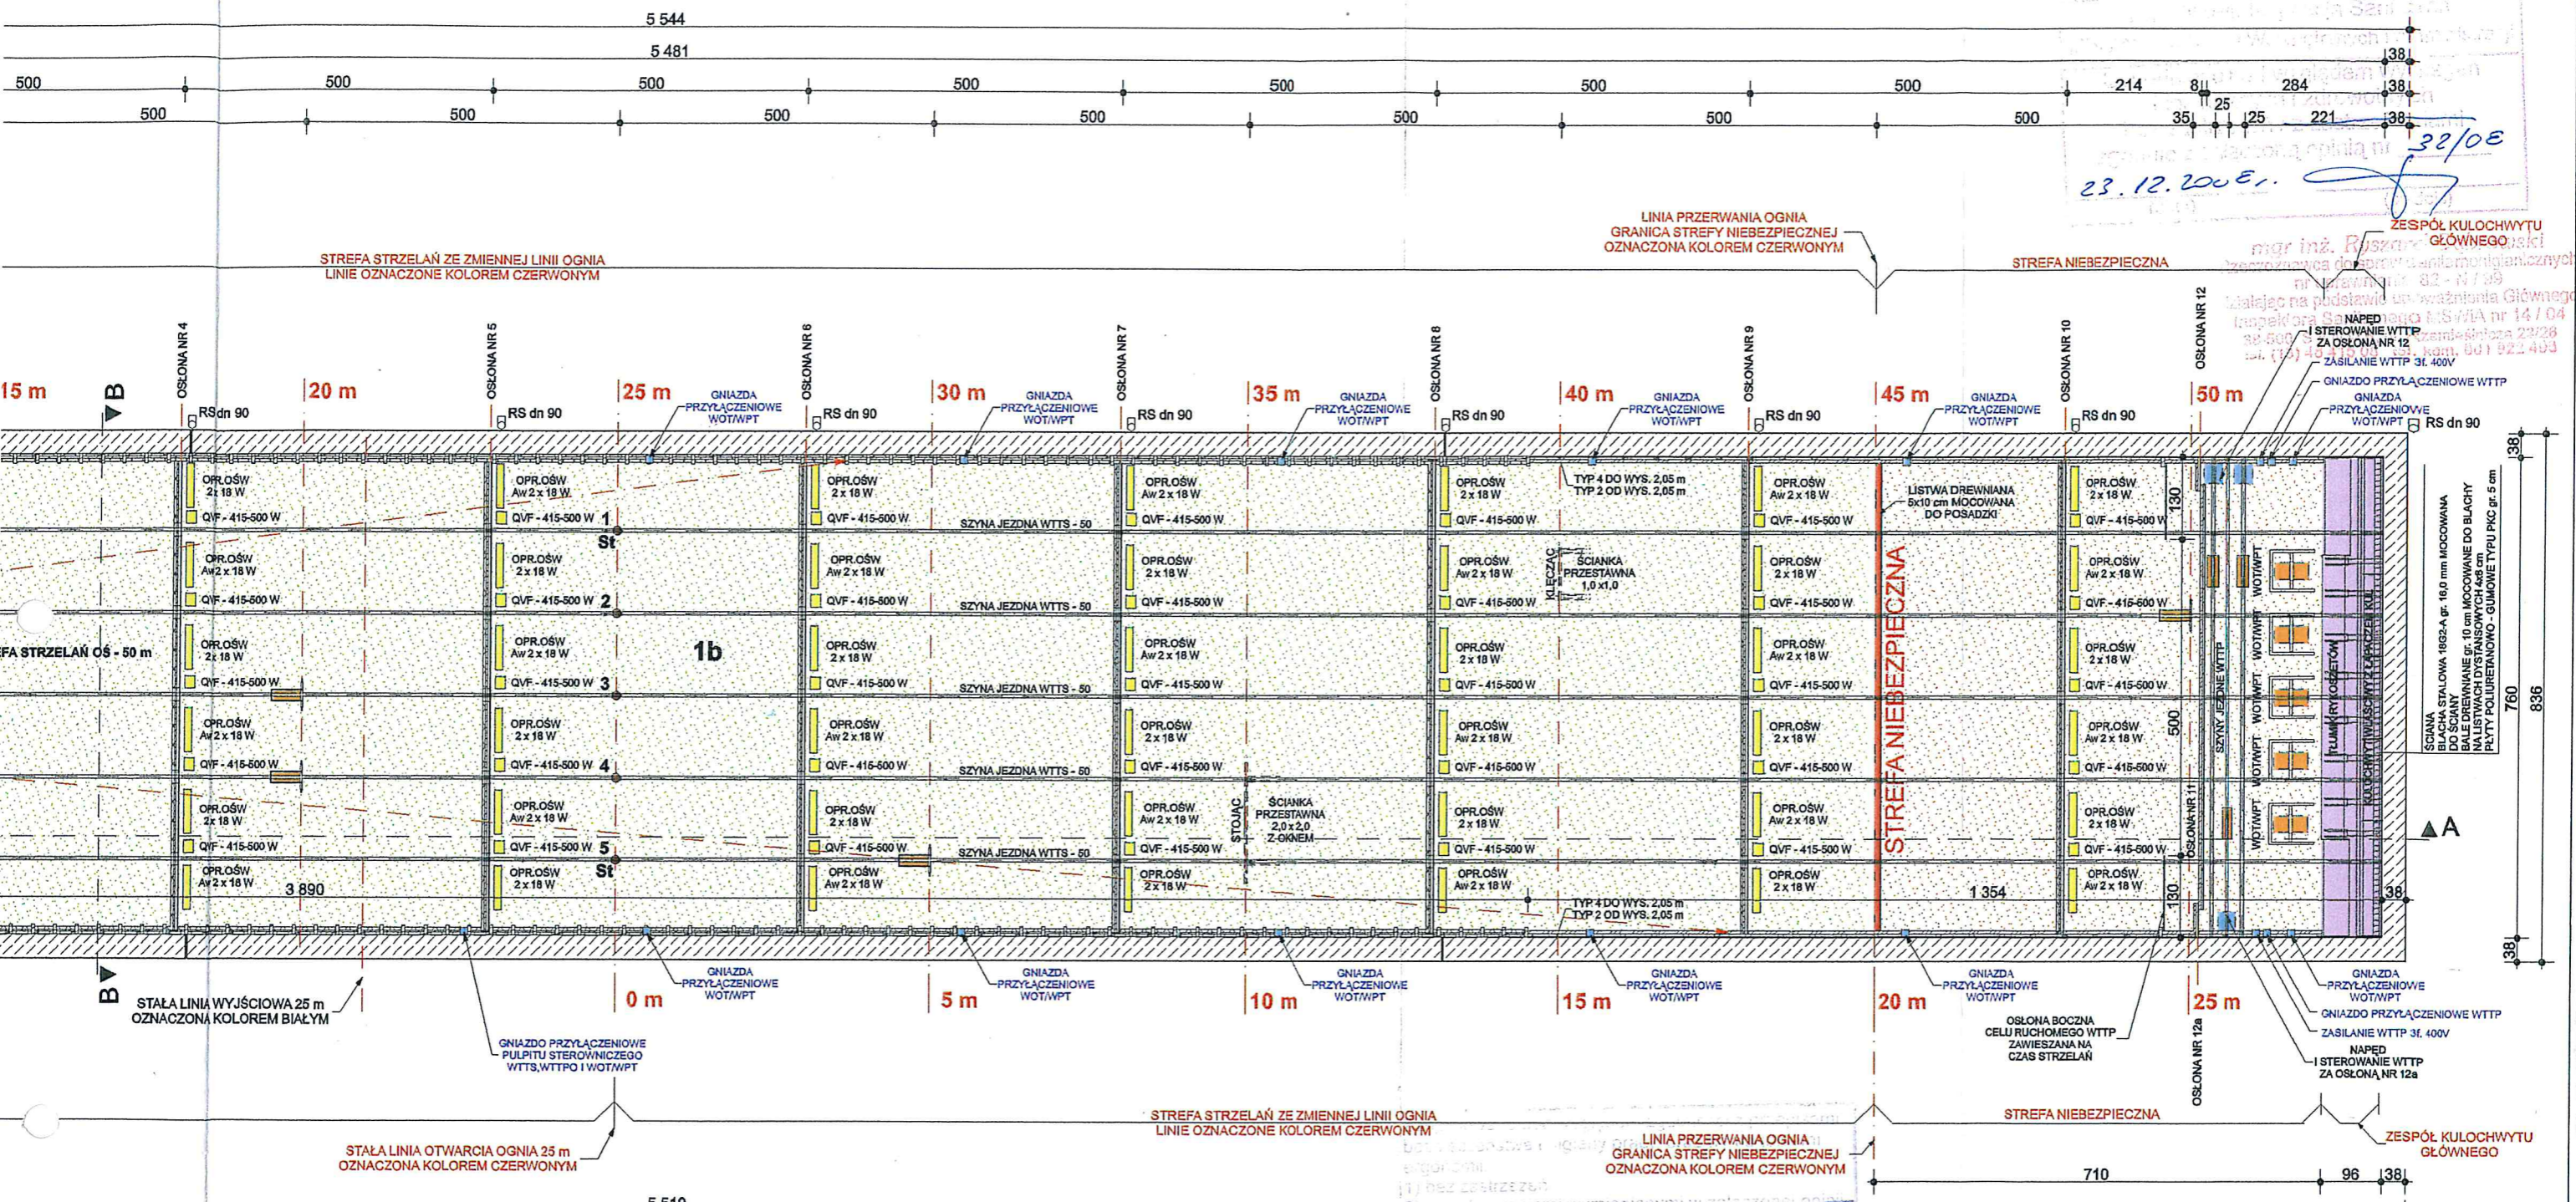

Y STRZELAŃ OŚ - 50 m (POM. NR 1b)  
 STAŁYCH WTT'S - 50 - SZT. 5  
 OMEGO WTT'P - SZT. 3  
 SZT. 6

ZESTAWIENIE POMIESZCZEŃ:

POM. NR 1 - STREFA STRZELAŃ OŚ - 50 m	- POW. - 476,66 m <sup>2</sup> - PŁYTY "SEMAG" TYP PPSZ
POM. NR 1a - STREFA DOWODZENIA I STEROWANIA	
POM. NR 1b - STREFA STRZELAŃ	
POM. NR 2 - PRZEDSIÓNEK	- POW. - 3,90 m <sup>2</sup> - PŁYTKI CERAMICZNE
POM. NR 3 - WC	- POW. - 4,98 m <sup>2</sup> - PŁYTKI CERAMICZNE
POM. NR 4 - POMIESZCZENIE OCZEKIWANIA - SALA SZKOLENIOWO - INSTRUKTAŻOWA	- POW. - 38,50 m <sup>2</sup> - PŁYTKI CERAMICZNE
POM. NR 5 - KONTENER MAGAZYNOWY	- POW. - 12,13 m <sup>2</sup>

ITU WMT WAT  
 Sprawdzono  
 w zakresie bezpieczeństwa użytkowania  
 19.12.08  
 data i podpis


18/12/2008  
 29.12.08

UZGODNIONO ROZWIĄZANIA  
 KONSTRUKCYJNO-TECHNOLOGICZNE  
 W ZAKRESIE BEZPIECZEŃSTWA UŻYTKOWANIA

DYREKTOR  
 INSTYTUTU TECHNIKI UZBROJENIA  
 WYDZIAŁU MECHATRONIKI WAT  
 prof. dr hab. inż. Józef GACEK

--- ŚCIANY PROJEKTOWANE Z BLOKÓW BETONOWYCH Z BETONU B25  
 --- ŚCIANY ISTNIEJĄCE Z CEGŁY PEŁNEJ  
 mgr inż. Stanisław Kościelny  
 Nr upr. KBR 117/93  
 Zgodność projektu z wymaganiami ochrony przeciwpożarowej  
 bez uwag

PRZEDSIĘBIORSTWO PROJEKTOWO WYKONAWCZO HANDLOWE "KONSBUD" 41-500 CHORZÓW, UL. GRUNWALDZKA 2A/9			
ADRES INWESTYCJI: ODDZIAŁ PREWENCJI POLICJI W RZESZOWIE 36-062 ZACZERNIE 124, dz. nr ewid. 161 GMINA TRZEBOWISKO	NR RYS. <b>2T</b>	NAZWA I ADRES OPRACOWANIA PROJEKT PRZEBUDOWY STRZELNICY ĆWICZEBNEJ NA TERENIE ODDZIAŁÓW PREWENCJI POLICJI KOMENDY WOJEWÓDZKIEJ POLICJI W RZESZOWIE Z SIEDZIBĄ W ZACZERNIU NA DZIAŁCE NR EWID. 161 W ZACZERNIU, GMINA TRZEBOWISKO.	
DATA OPRACOWANIA: 12.2008 r.	SKALA: 1:100	TECHNOLOGIA	
PROJEKTANT IMIĘ I NAZWISKO Janusz WYGRALAK	NR. UP. P-001 12 2000	OSZS nr 373/85	NAZWA RYSUNKU: <b>RZUT PRZYZIEMIA</b>
TECHNOLOGIA mjr inż. arch. Elżbieta Gruszczyńska	OSZS nr 373/85		

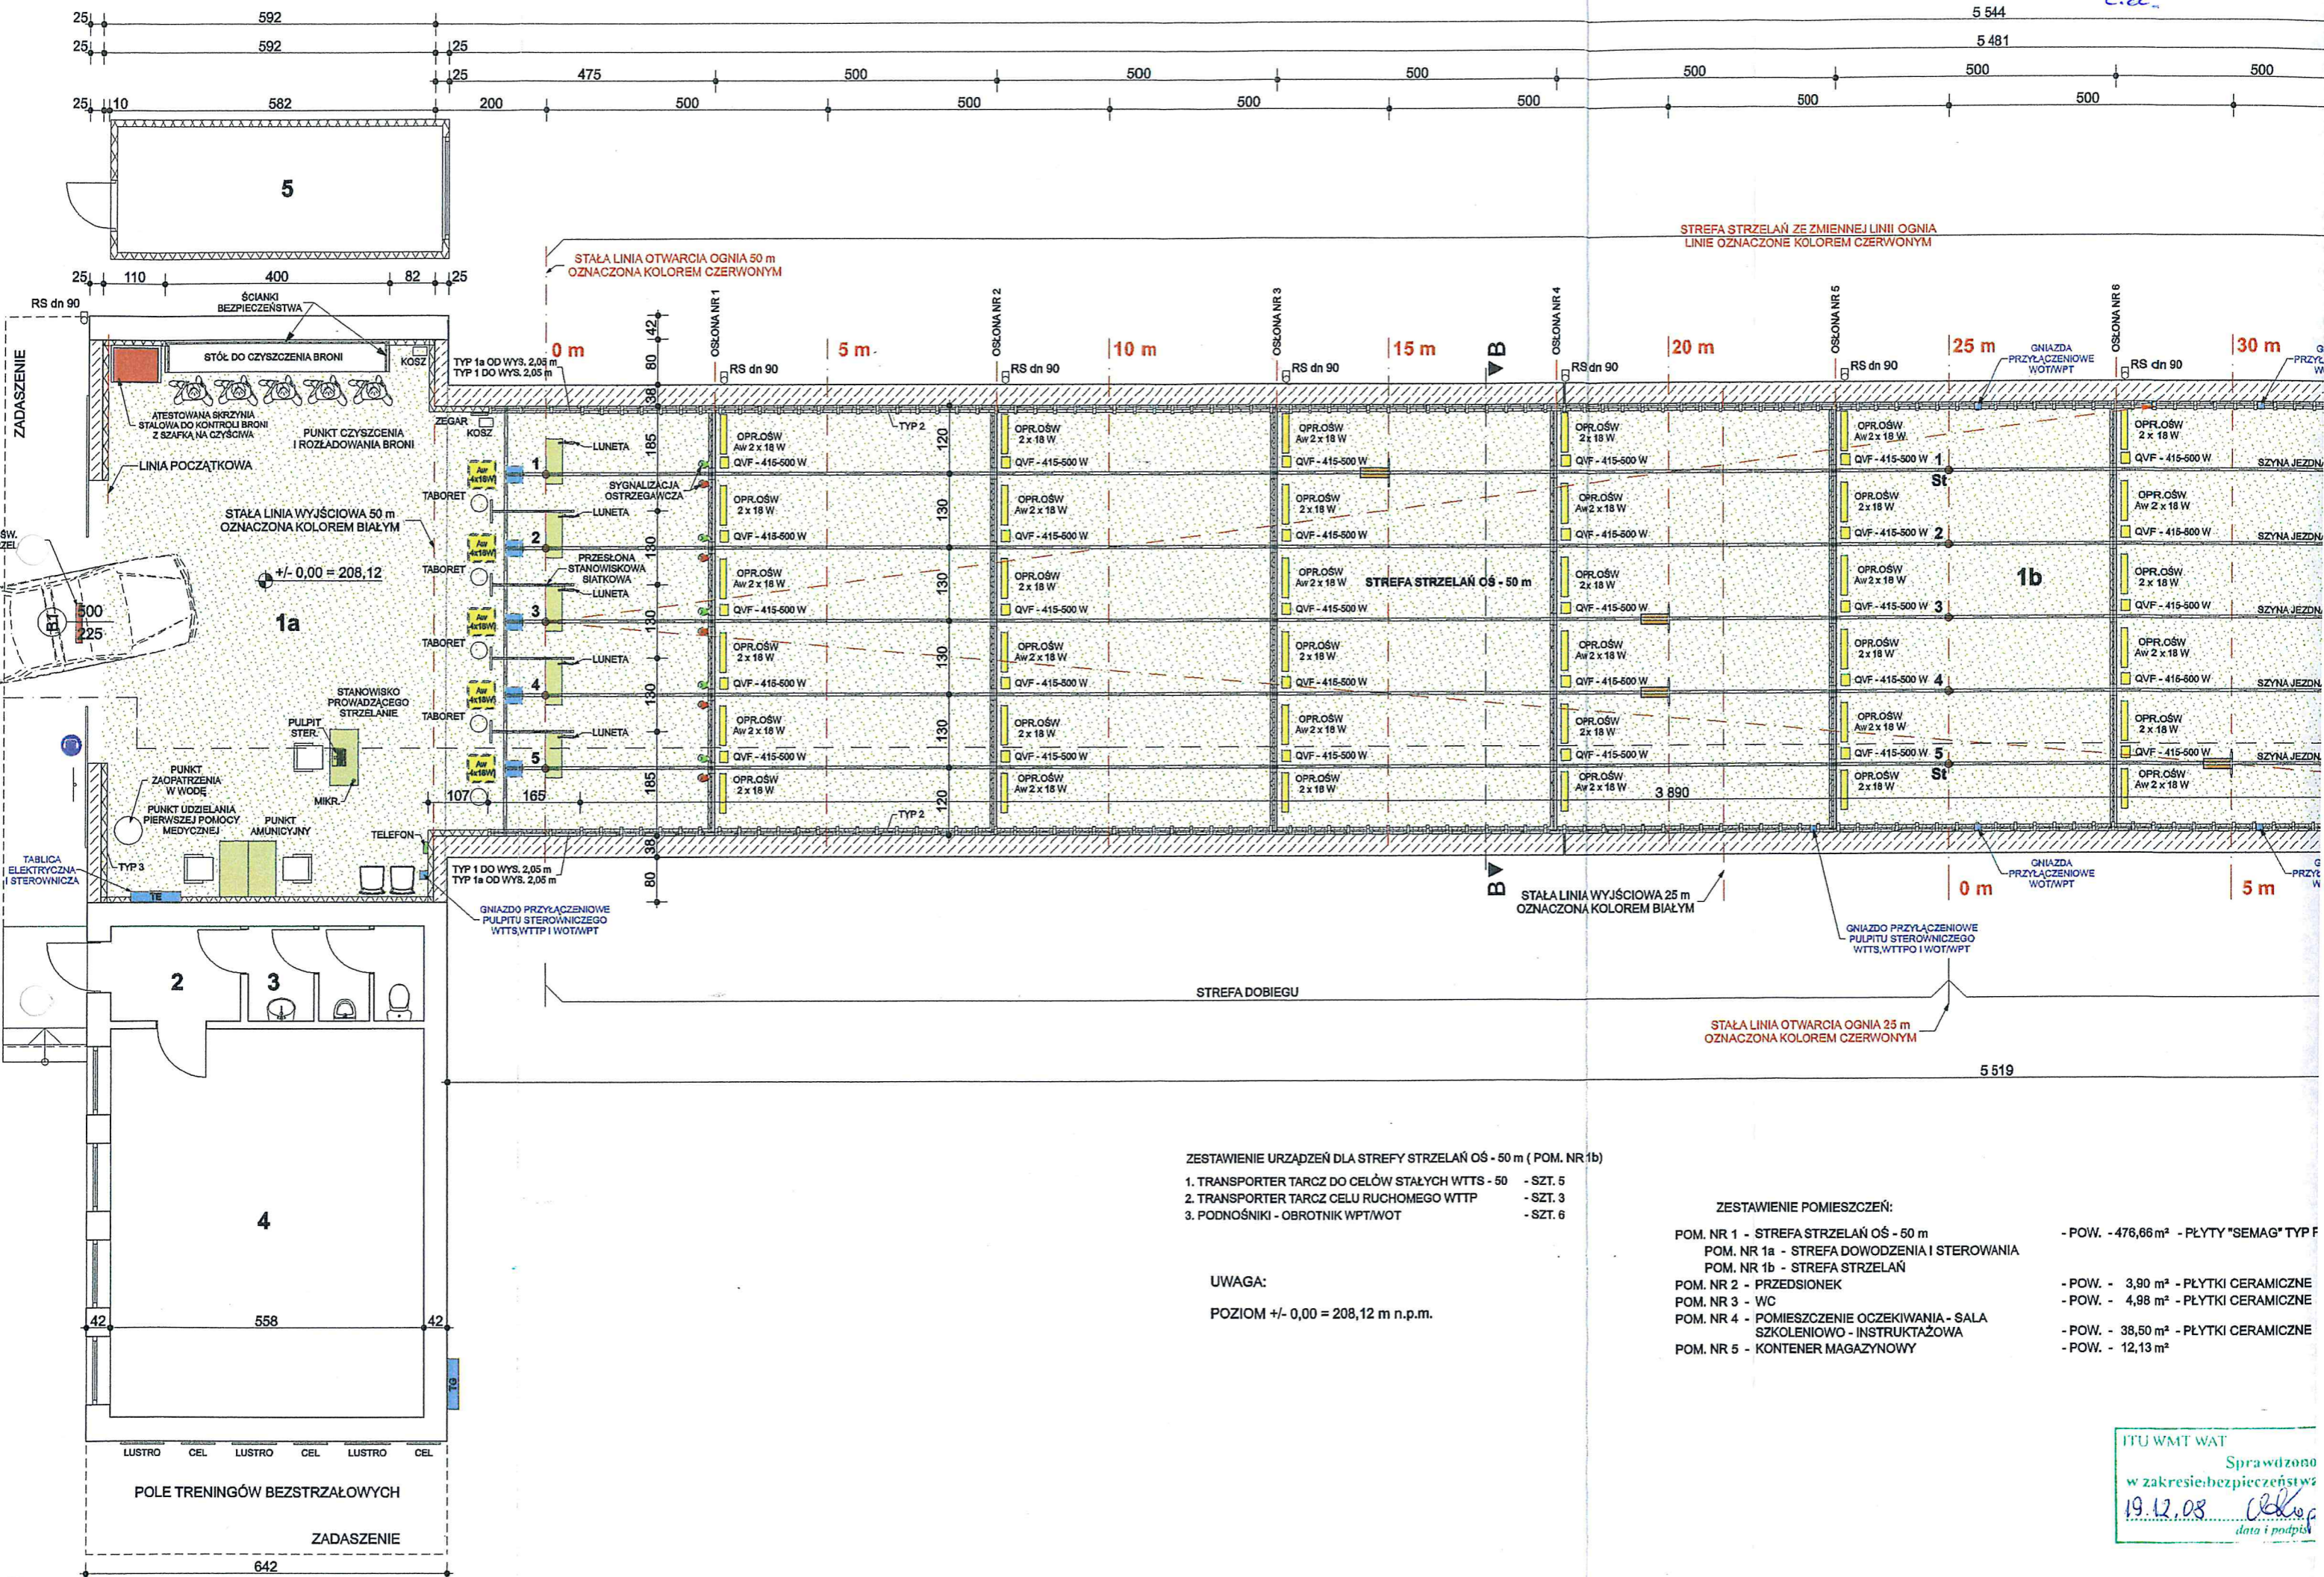

ZESTAWIENIE URZĄDZEŃ DLA STREFY STRZELAŃ OŚ - 50 m ( POM. NR 1b)

- 1. TRANSPORTER TARCZ DO CELÓW STAŁYCH WTTŚ - 50 - SZT. 5
- 2. TRANSPORTER TARCZ CELU RUCHOMEGO WTTP - SZT. 3
- 3. PODNOŚNIKI - OBROTNIK WPT/WOT - SZT. 6

UWAGA:  
POZIOM +/- 0,00 = 208,12 m n.p.m.

ZESTAWIENIE POMIĘSCZEŃ:

- POM. NR 1 - STREFA STRZELAŃ OŚ - 50 m - POW. - 476,66 m<sup>2</sup> - PŁYTKI "SEMAG" TYP F
- POM. NR 1a - STREFA DOWODZENIA I STEROWANIA - POW. - 3,90 m<sup>2</sup> - PŁYTKI CERAMICZNE
- POM. NR 1b - STREFA STRZELAŃ - POW. - 4,98 m<sup>2</sup> - PŁYTKI CERAMICZNE
- POM. NR 2 - PRZEDSIONEK - POW. - 38,50 m<sup>2</sup> - PŁYTKI CERAMICZNE
- POM. NR 3 - WC - POW. - 12,13 m<sup>2</sup>
- POM. NR 4 - POMIĘSCZENIE OCZEKIWANIA - SALA SZKOLENIOWO - INSTRUKTAŻOWA
- POM. NR 5 - KONTENER MAGAZYNOWY

ITU WMT WAT  
Sprawdzono  
w zakresie bezpieczeństwa  
19.12.08  
data i podpis