


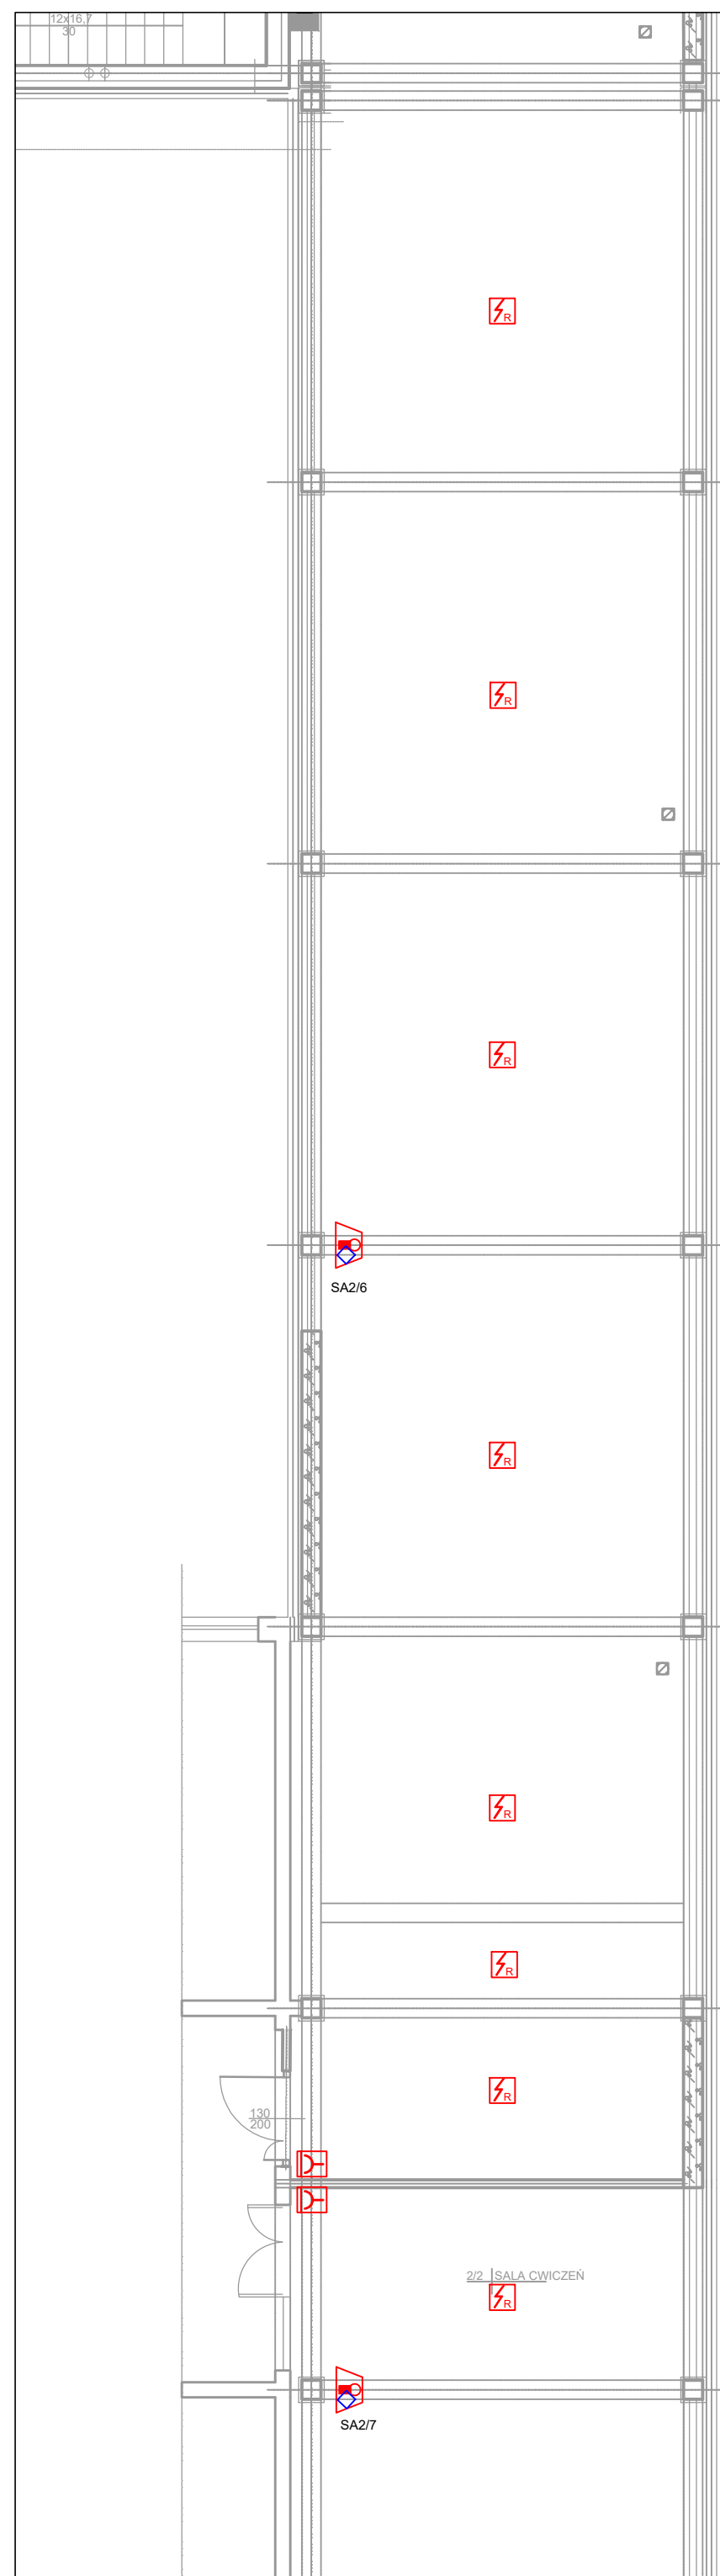






 

 
RZUT PIĘTRA CZĘŚĆ "B"

RZUT PIĘTRA CZĘŚĆ "A"



**UWAGA**  
Czujki i sygnalizatory w sali sportowej chronić przed uszkodzeniem mechanicznym stosując osłony (kosze) z siatki metalowej

LEGENDA

-  Centrala sygnalizacji pożaru
-  Optyczna czujka dymu minimum TF1 do TF5
-  Optyczna czujka dymu w osłonie z siatki
-  Ręczny ostrzegacz pożarowy
-  Sygnalizator optyczno-akustyczny
-  Przycisk PWP z dopuszczeniem CNBOP
-  Moduł kontrolno sterujący
-  Zasilacz 24V 20A - CNBOP Klasy ppoz.
-  Zasilacz 24V 5A - CNBOP
-  Sygnalizatory pożarowe

 Usługi Projektowe Adam Mądrzak  
58-100 Świdnica, Bolescin 49d

NIP 884-101-18-39 REGON 890242640  
kom. 502 509 850 e-mail: adam1703@gmail.com

|               |  |                             |
|---------------|--|-----------------------------|
| ZAMIERZENIE:  | 1/ Termomodernizacja budynku szkoły sekcja A<br>2/ Dostosowanie budynku - sekcja A do wymagań ppoż |                             |
| OBIEKT:       | Szkoła Podstawowa nr 4 w Świdnicy  |                             |
| ADRES:        | 58-105 Świdnica ul. Marcinkowskiego 4-6,   |                             |
| INWESTOR:     | Gmina Miasto Świdnica  |                             |
| ADRES:        | 58-100 Świdnica ul. Armii Krajowej 49  |                             |
| Architekt:    | Adam Mądrzak   |                             |
| nr upr.:      | UAN.V-7342/3/135/94  |                             |
| Branża:       | ELEKTRYCZNA  | Stadium: PROJEKT TECHNICZNY |
| Projektant:   | Edward Kaspura   |                             |
| nr upr.:      | 136/01/DUW   |                             |
| Sprawdzający: | Mateusz Kaspura  |                             |
| nr upr.:      | DOŚ/0376/PWBE/16   |                             |
| Tytuł:        | INSTALACJE SSP - RZUT PIĘTRA   |                             |
| Data:         | 28.03.2022r.   | Skala: 1:100                |
| Nr. Rys.:     | IE-14  |                             |