


NR PDM.	PRZEZNACZENIE	PŁW. (m ²)
1	Klatka schodowa	—
2	Przedpokój	2,20
3	Kuchnia	10,20
4	WC + natrysk	2,84
5	Pokój	18,64
6	Pokój	10,98
7	Pom. gosp.	5,17
8	Pom. gosp.	1,80
9	Pom. gosp.	1,15
10	Strych	4,68
RAZEM		57,66

WkM2 — wentylacja grawitacyjna kuchni mieszkania M2
 WkM3 — wentylacja grawitacyjna kuchni mieszkania M3
 WpM1 — wentylacja grawitacyjna pokoju mieszkania M1
 Wkott.M1 — wentylacja grawitacyjna kottłowni dla M1 w pomieszczeniu piwnicy
 CDWpiw.M1 — przewod dymowy dla kotła CD węglowego mieszkanie M1

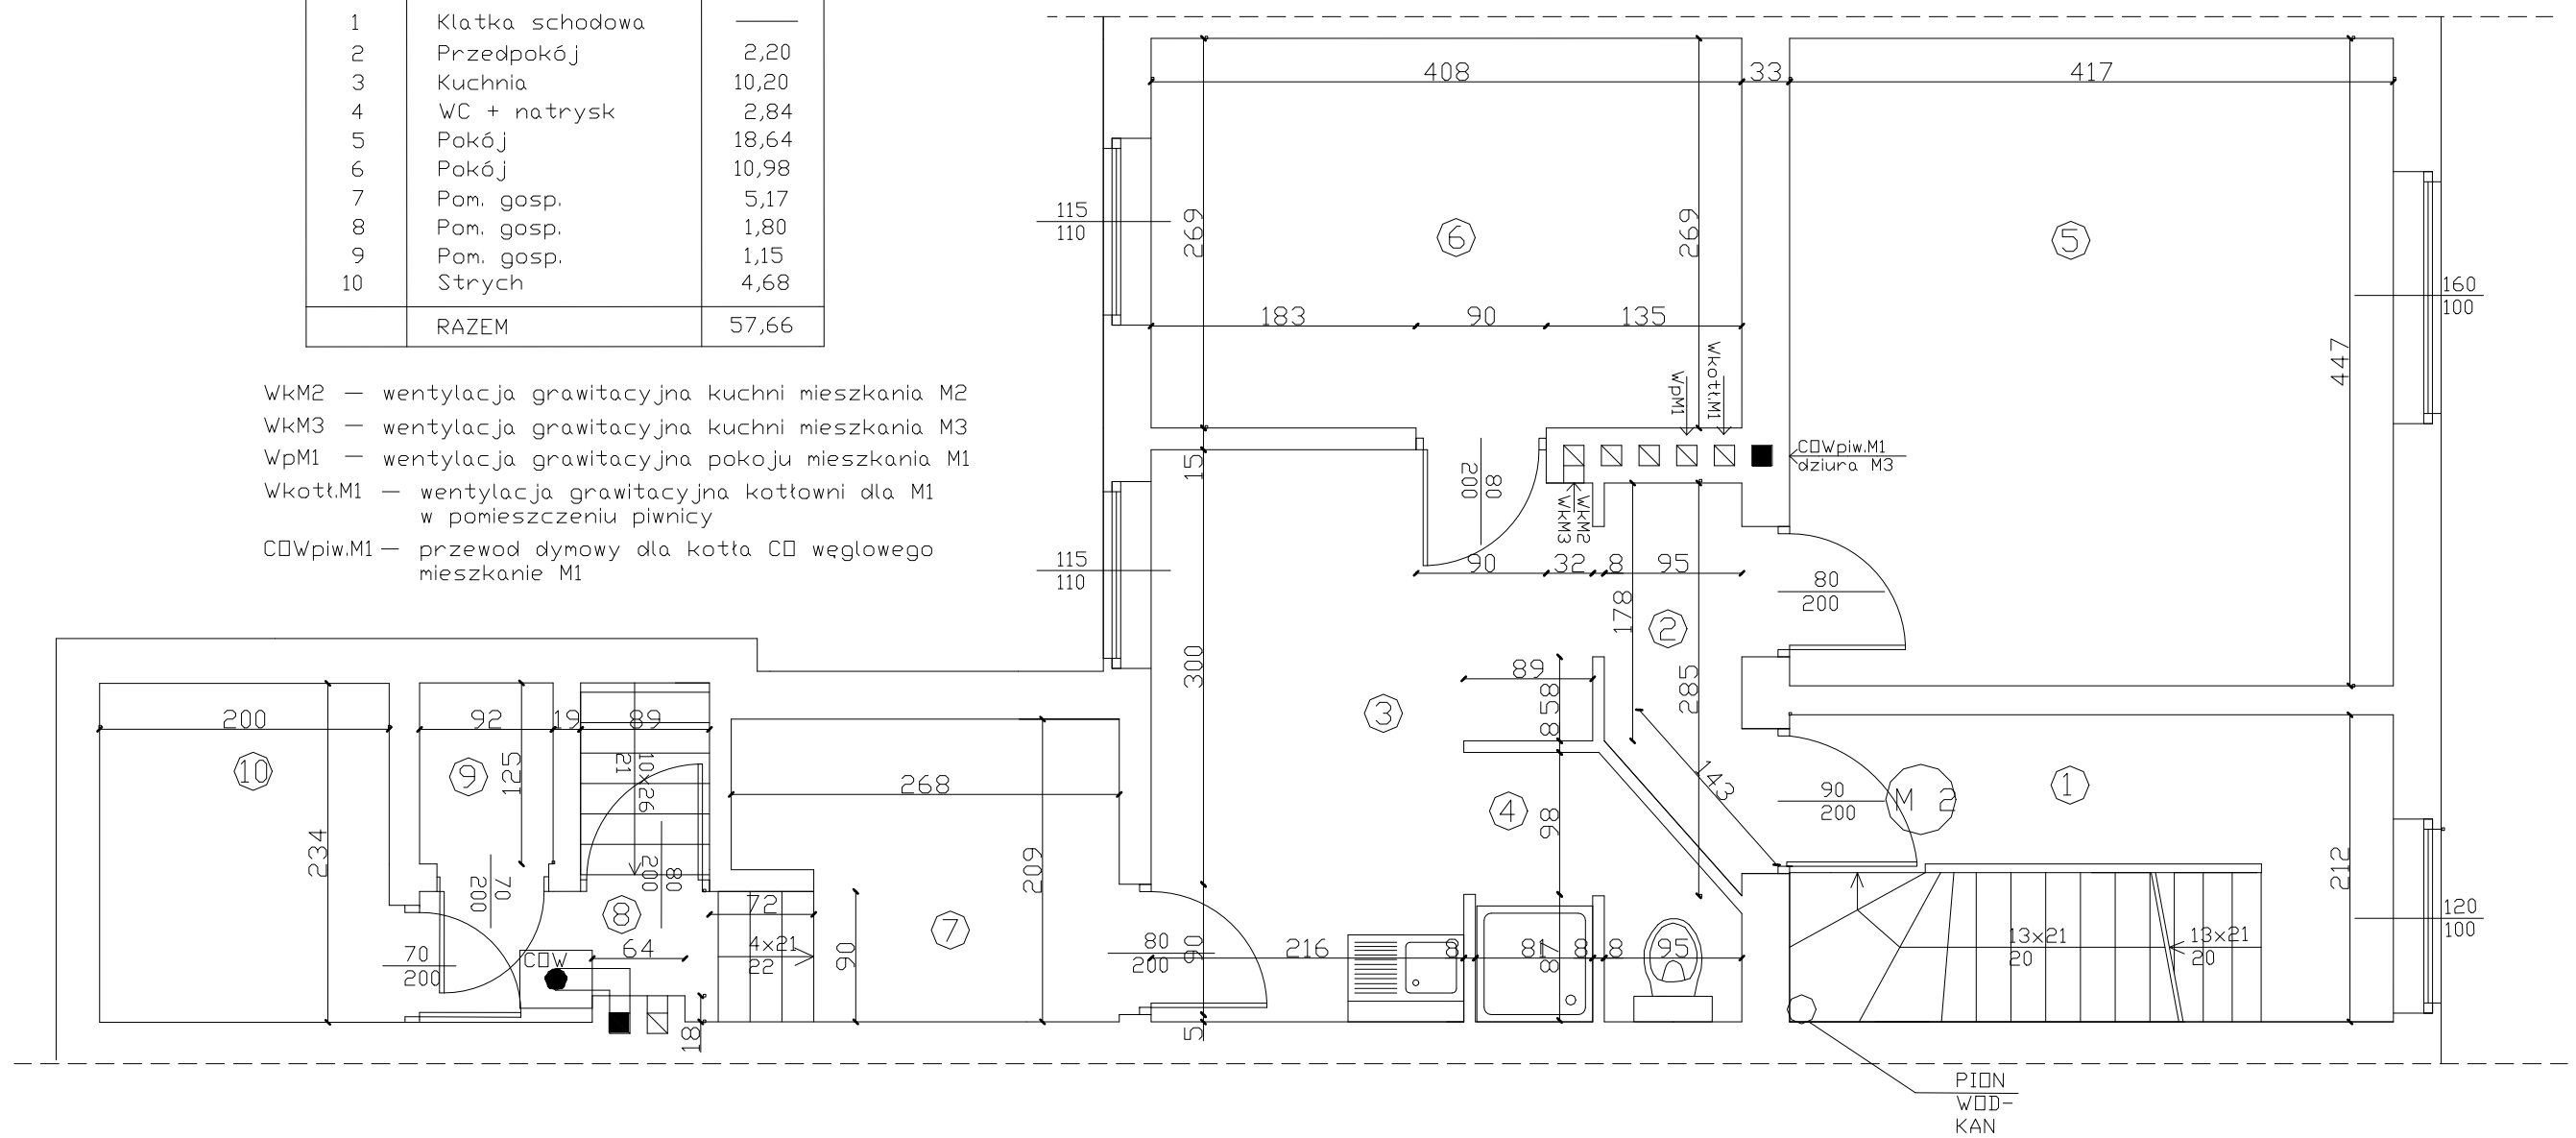

PRO-INVEST Anna Chaberko-Łuczak 44-105 Gliwice, ul. Dąbrowa 1			
INWESTOR	Zarząd Budynków Miejskich II TBS Sp.zo.o. 44-100 Gliwice, ul. Warszawska 35 b		
TEMAT	Projekt przebudowy mieszkań gminnych nr 2i3 polegającej na wydzieleniu pomieszczeń łazienek w budynku przy ul. Wita Stwosza 30 w Gliwicach		
ADRES	44-100 Gliwice, ul. Wita Stwosza 30	DATA	04.2020r.
TREŚĆ RYS.	Rzut mieszkania nr 2- inventaryzacja	BRANŻA Arch.	SKALA 1:50
PROJEKTANT	mgr inż. arch. Anna Chaberko-Łuczak	UPR. BUD. NR 8/SŁOKK/13	NR RYS. 02