

MAPA DO CELÓW PROJEKTOWYCH

Wykonawca: Usługi Geodezyjno-Kartograficzne "SIGMA" s.c w Łęborku

Sporządzona na podstawie kopii mapy zasadniczej oraz pomiaru uzupełniającego 31 marca 2022 roku

skala 1:500
 woj. Pomorskie
 powiat łęborski
 gmina Łębork [220801_1]
 obr. Łębork obr 10 [0010]
 dz. 29, 27/2, 34/1, 34/2, 97/4 ul. Zwarowska
 ID 6640.418.2022



Układ współrzędnych płaskich: "2000" strefa 6
 Układ wysokościowy: PL-EVRF2007-NH

----- obszar aktualizacji

mapę sporządził: geodeta Michał Steinke
 dnia: 04.04.2022 r.


kierownik pracy geodezyjnej: geodeta uprawniony
 Sławomir Odrowąż-Piramowicz, nr uprawnień 16267

Wykonanie niniejszej mapy nie było poprzedzone ustaleniami dotyczącymi ewentualnych służebności gruntowych obciążających grunty położone w granicach projektowanej inwestycji budowlanej.

Nie wyklucza się istnienia w terenie również urządzeń podziemnych dla, których brak informacji branżowych i nie zostały odnalezione w czasie inwentaryzacji geodezyjnej.

W obszarze objętym opracowaniem mapa zawiera usytuowanie wszystkich ważnych projektowanych sieci uzbrojenia terenu.

Sieć kanalizacyjna na odcinku "A"- "B" zlokalizowana w granicach działki nr 54/4 należącej do obszaru kolejowego została ujęta odrębnym postępowaniem przez Wojewodę Pomorskiego.

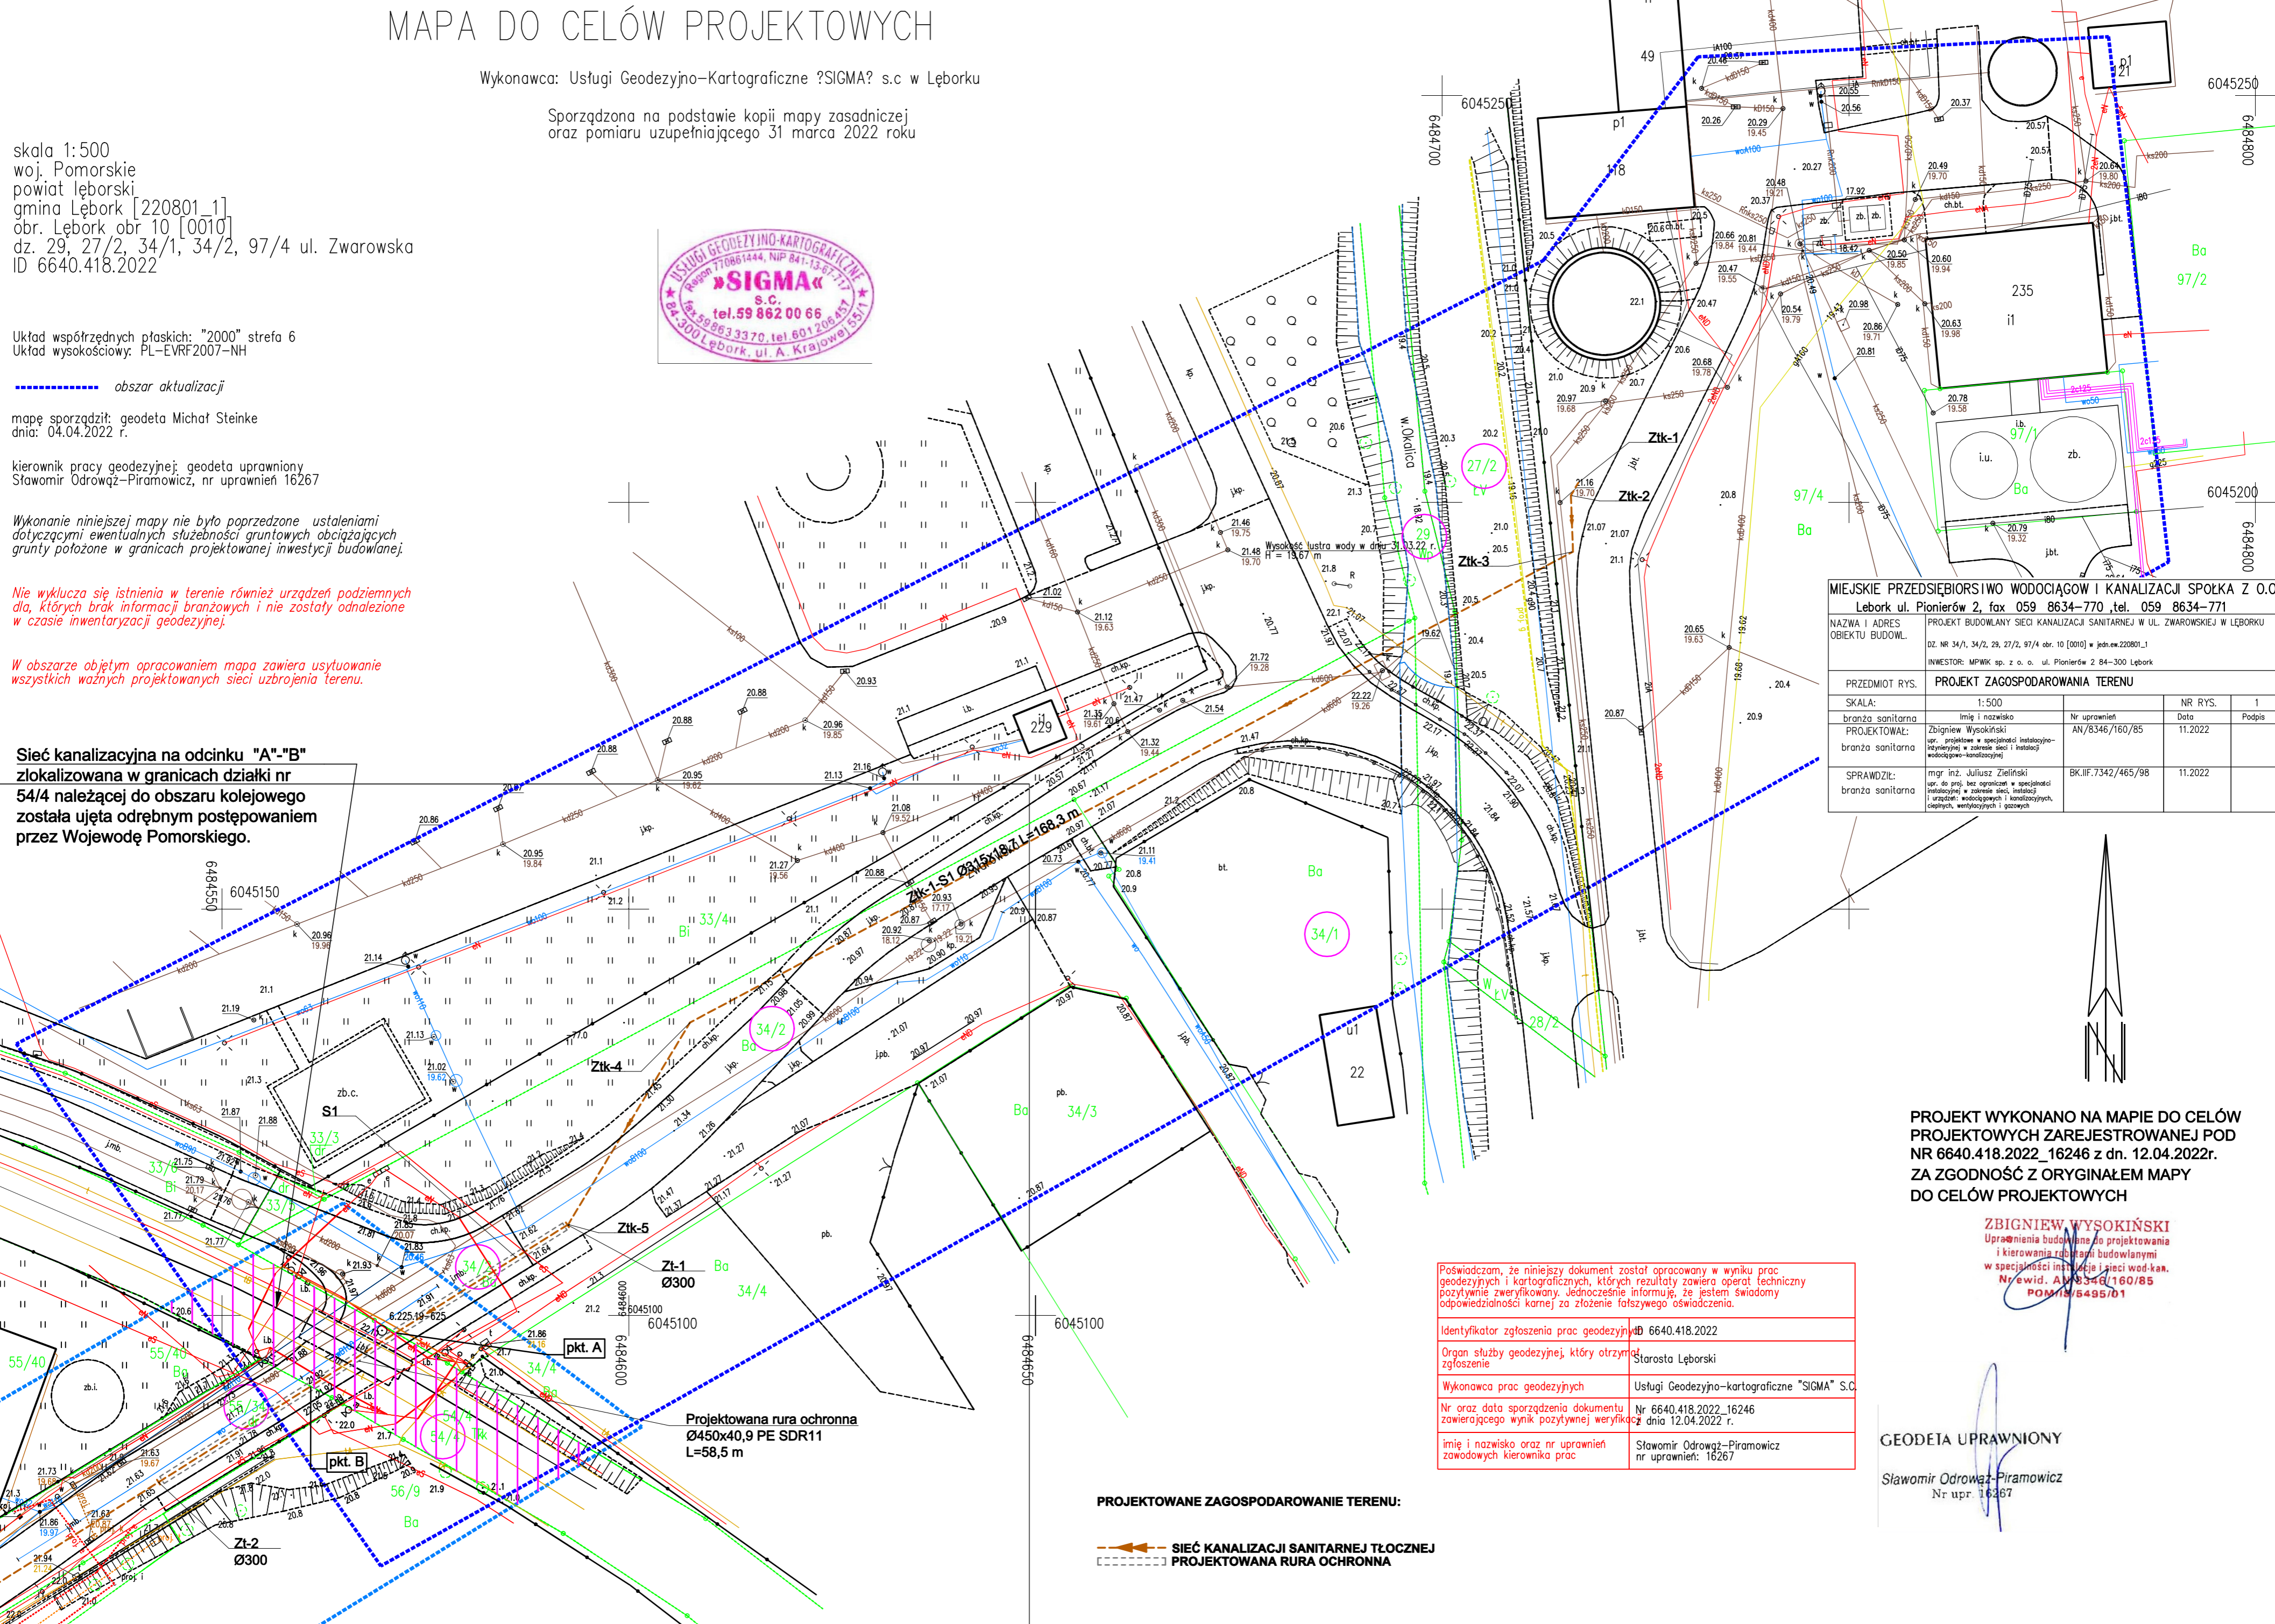

MIEJSKIE PRZEDSIĘBIORSTWO WODOCIĄGÓW I KANALIZACJI SPOŁKA Z O.O. Łębork ul. Pionierów 2, fax 059 8634-770, tel. 059 8634-771			
NAZWA I ADRES OBIEKTU BUDOWL.	PROJEKT BUDOWLANY SIECI KANALIZACJI SANITARNEJ W UL. ZWAROWSKIEJ W ŁĘBORKU		
PRZEDMIOT RYS.	PROJEKT ZAGOSPODAROWANIA TERENU		
SKALA:	1:500	NR RYS.	1
branża sanitarna	Imię i nazwisko	Nr uprawnień	Data
PROJEKTOWAŁ:	Zbigniew Wysokiński	AN/8346/160/85	11.2022
branża sanitarna	opr. projektowe w specjalności instalacyjno-inżynierskiej w zakresie sieci, instalacji i urządzeń wodocigowych i kanalizacyjnych, ciepłych, wentylacyjnych i gazowych		
SPRAWDZIŁ:	mgr inż. Juliusz Zieliński	BK.IIF.7342/465/98	11.2022
branża sanitarna	opr. do proj. bez ograniczeń w specjalności instalacyjno-inżynierskiej w zakresie sieci, instalacji i urządzeń wodocigowych i kanalizacyjnych, ciepłych, wentylacyjnych i gazowych		

PROJEKT WYKONANO NA MAPIE DO CELÓW PROJEKTOWYCH ZAREJESTROWANEJ POD NR 6640.418.2022_16246 z dn. 12.04.2022r. ZA ZGODNOŚĆ Z ORYGINAŁEM MAPY DO CELÓW PROJEKTOWYCH

ZBIGNIEW WYSOKIŃSKI
 Uprawnienia budowlane do projektowania i kierowania robotami budowlanymi w specjalności instalacyjno-inżynierskiej w zakresie sieci i urządzeń wodocigowych i kanalizacyjnych, ciepłych, wentylacyjnych i gazowych
 Nr wid. AN/8346/160/85
 POMIAR/6495/01

<p>Poświadczam, że niniejszy dokument został opracowany w wyniku prac geodezyjnych i kartograficznych, których rezultaty zawiera operat techniczny pozytywnie zweryfikowany. Jednocześnie informuję, że jestem świadomy odpowiedzialności karnej za złożenie fałszywego oświadczenia.</p> <p>Identyfikator zgłoszenia prac geodezyjnych: 6640.418.2022</p> <p>Organ służby geodezyjnej, który otrzymał zgłoszenie: Starosta Łęborski</p> <p>Wykonawca prac geodezyjnych: Usługi Geodezyjno-kartograficzne "SIGMA" S.C.</p> <p>Nr oraz data sporządzenia dokumentu zawierającego wynik pozytywnej weryfikacji: Nr 6640.418.2022_16246 z dnia 12.04.2022 r.</p> <p>Imię i nazwisko oraz nr uprawnień zawodowych kierownika prac: Sławomir Odrowąż-Piramowicz nr uprawnień: 16267</p>
--


GEODETA UPRAWNIONY
 Sławomir Odrowąż-Piramowicz
 Nr upr. 16267

PROJEKTOWANE ZAGOSPODAROWANIE TERENU:
 - - - - - SIEĆ KANALIZACJI SANITARNEJ TŁOCZNEJ
 - - - - - PROJEKTOWANA RURA OCHRONNA

Skala Pionowa 1:100
Skala Pozioma 1:1000

Poziom porówn. 16,00 m.n.p.m.


Rzędna terenu [m.n.p.m.]	21,63	21,60	21,58	21,30	22,15	20,50	20,30	18,90	20,40	21,10	21,10	21,16
Rzędna osi rurociągu [m.n.p.m.]	19,38	19,38	19,38	19,70					19,50	19,50	19,56	19,56
Zagłębienie osi rurociągu [m]	2,25	2,22	2,20	1,60					1,60	1,60	1,60	1,80
Spadek [%o]		-	-									
Średnica rury [mm]	315	315		315					315			
Długość odcinka [m]	7,50	0,10	29,00			123,00			6,90	1,80		
Odległość [m]	0,00	7,50	7,60	36,60					159,60	166,50	168,30	
	S1	Ztk-5	Ztk-4						Ztk-3	Ztk-2	Ztk-1	

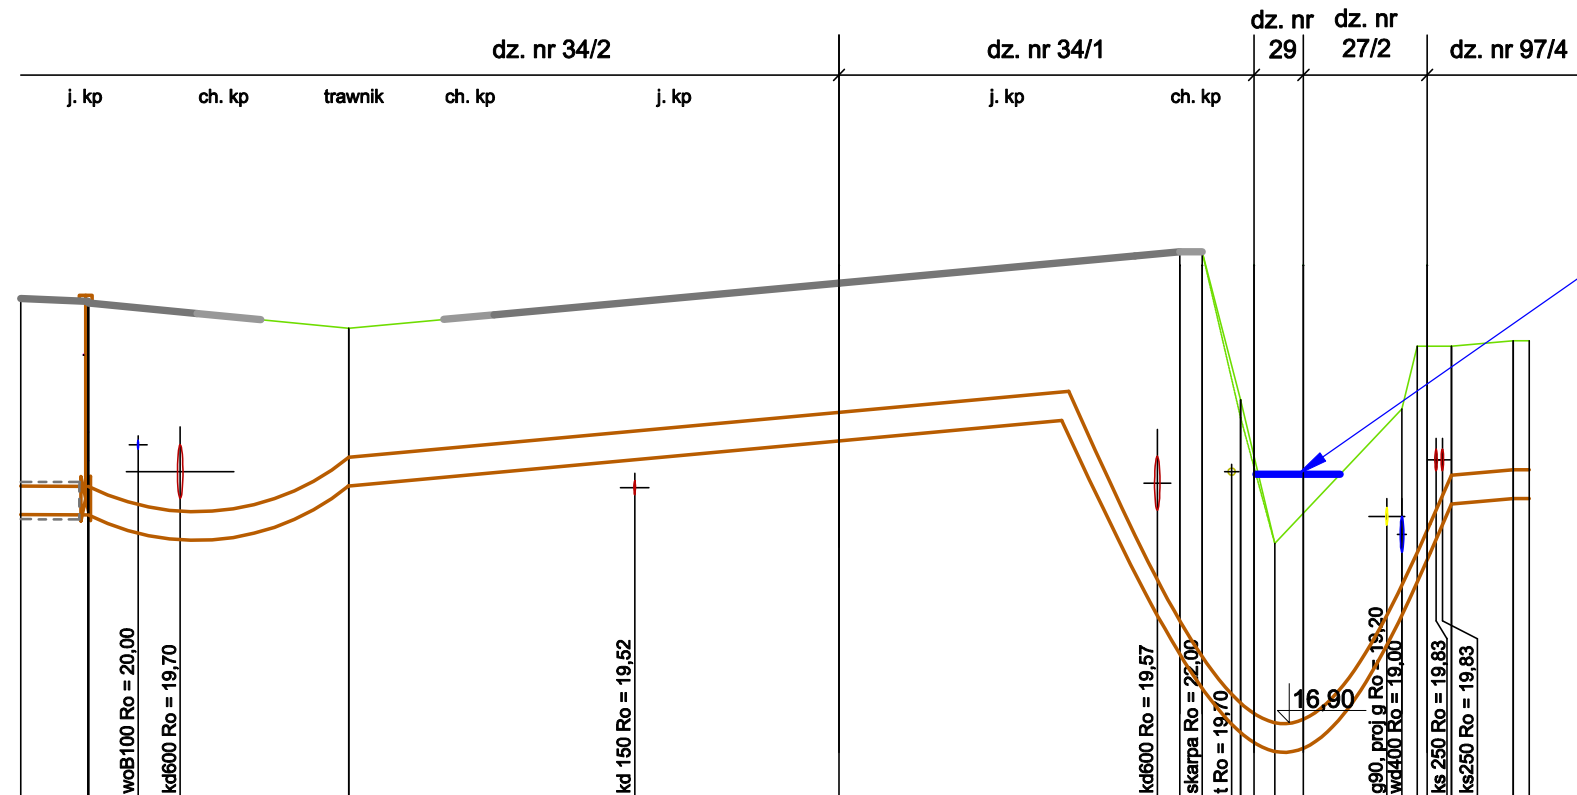

rz. Okalica

MIEJSKIE PRZEDSIĘBIORSTWO WODOCIĄGOW I KANALIZACJI SPÓŁKA Z O.O.				
Lebork ul. Pionierów 2, fax 059 8634-770, tel. 059 8634-771				
NAZWA I ADRES OBIEKTU BUDOWL.	PROJEKT BUDOWLANY SIECI KANALIZACJI SANITARNEJ W UL. ZWAROWSKIEJ W LĘBORKU			
	DZ. NR 34/1, 34/2, 29, 27/2, 97/4 obr. 10 [0010] w jedn.ew.220801_1			
	INWESTOR: MPWIK sp. z o. o. ul. Pionierów 2 84-300 Lębork			
PRZEDMIOT RYS.	PROFIL PODŁUŻNY KANALIZACJI SANITARNEJ			
SKALA:	1:100/1:500		NR RYS.	2
branża sanitarna	Imię i nazwisko	Nr uprawnień	Data	Podpis
PROJEKTOWAŁ:	Zbigniew Wysokiński	AN/8346/160/85	11.2022	
branża sanitarna	upr. projektowe w specjalności instalacyjno-inżynierskiej w zakresie sieci i instalacji wodociągowo-kanalizacyjnej			
SPRAWDZIŁ:	mgr inż. Juliusz Zieliński	BK.IIF.7342/465/98	11.2022	
branża sanitarna	upr. do proj. bez ograniczeń w specjalności instalacyjnej w zakresie sieci, instalacji i urządzeń: wodociągowych i kanalizacyjnych, ciepłych, wentylacyjnych i gazowych			

**PRZEKRÓJ POPRZECZNY PRZEJŚCIA PRZEWODU KANALIZACJI
SANITARNEJ TŁOCZNEJ POD DNEM RZEKI OKALICY KM:1+050
skala 1:100**

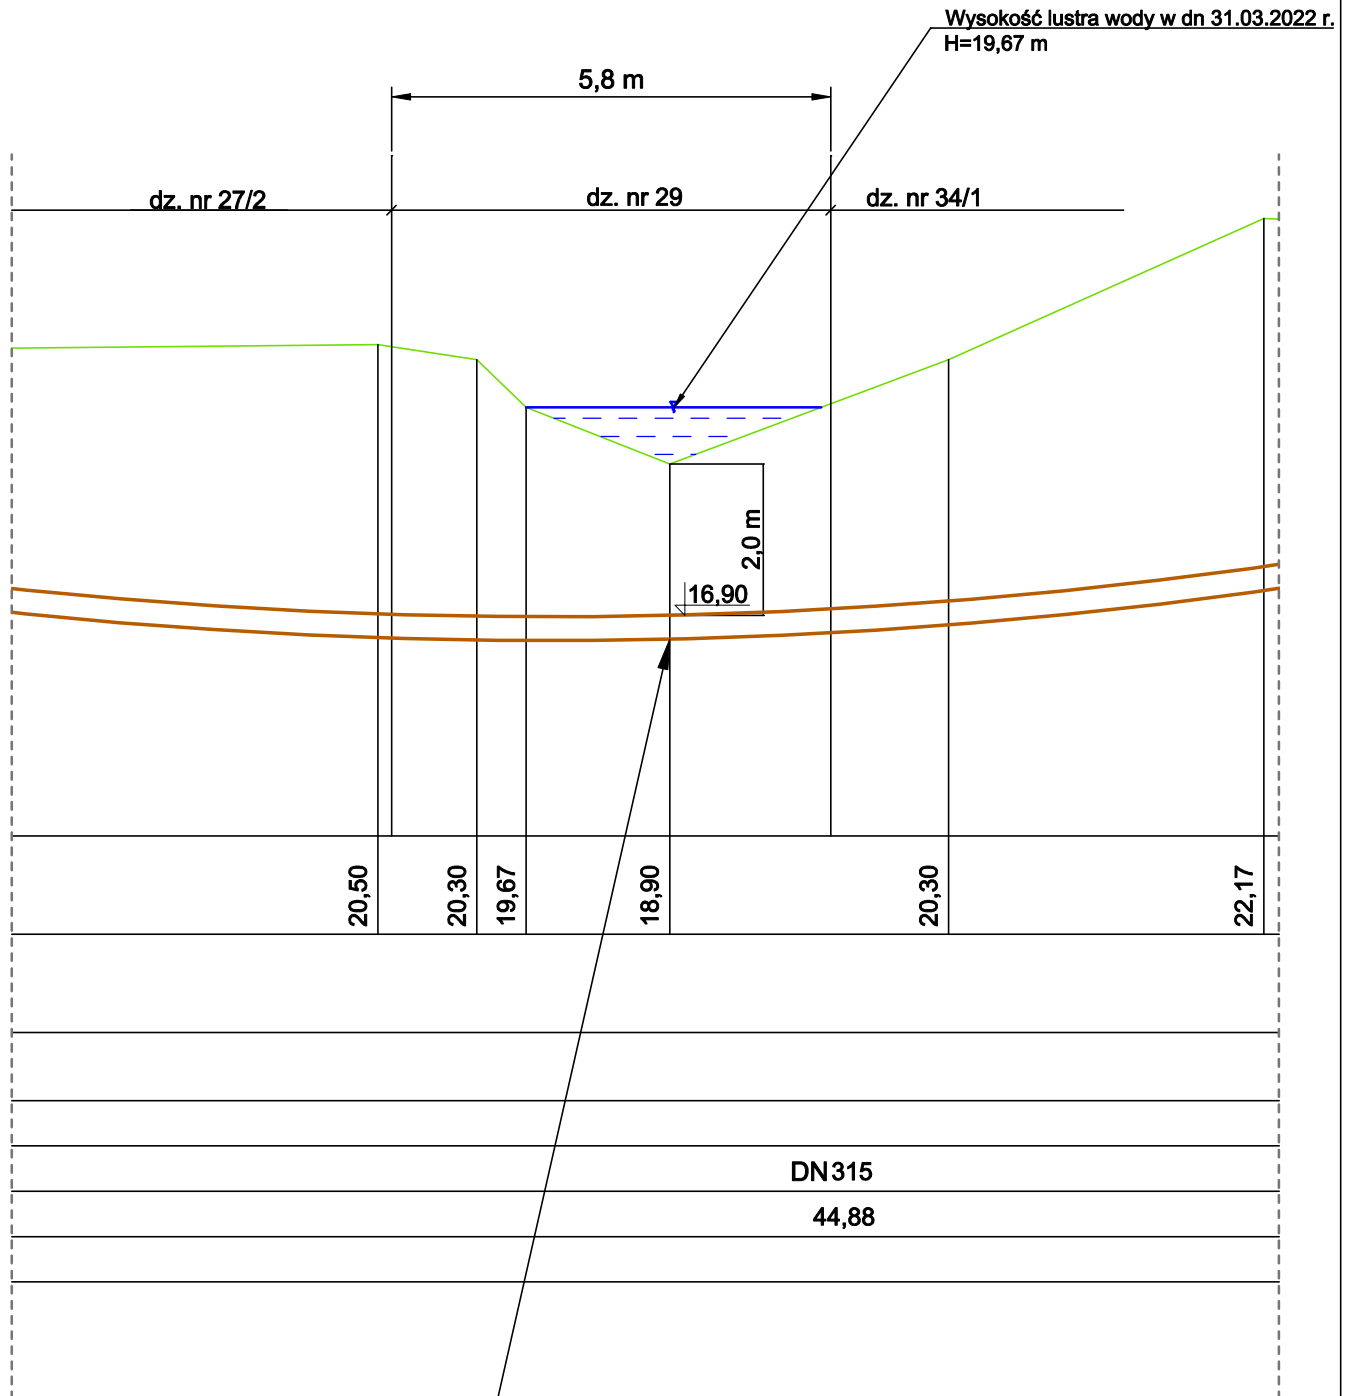

przejście sieci kanalizacji tłocznej

przewodem PEHD100RC 315x18,7 SDR 17
pod dnem rzeki Okalicy, w KM: 1+050
wykonać metodą przewiertu sterowanego
na odcinku o dł. L=44,9m;

MIEJSKIE PRZEDSIĘBIORSTWO WODOCIĄGOW I KANALIZACJI SPOŁKA Z O.O.

Lebork ul. Pionierów 2, fax 059 8634-770 ,tel. 059 8634-771

NAZWA I ADRES OBIEKTU BUDOWL.	PROJEKT BUDOWLANY SIECI KANALIZACJI SANITARNEJ W UL. ZWAROWSKIEJ W LĘBORKU DZ. NR 34/1, 34/2, 29, 27/2, 97/4 obr. 10 [0010] w jedn.ew.220801_1 INWESTOR: MPWiK sp. z o. o. ul. Pionierów 2 84-300 Lębork			
PRZEDMIOT RYS.	SZCZEGÓŁ PRZEJŚCIA POD RZEKĄ OKALICĄ			
SKALA:	1:100		NR RYS.	3
branża sanitarna	Imię i nazwisko	Nr uprawnień	Data	Podpis
PROJEKTOWAŁ:	Zbigniew Wysokiński	AN/8346/160/85	11.2022	
branża sanitarna	upr. projektowe w specjalności instalacyjno- inżynieryjnej w zakresie sieci i instalacji wodociągowo-kanalizacyjnej			
SPRAWDZIŁ:	mgr inż. Juliusz Zieliński	BK.IIF.7342/465/98	11.2022	
branża sanitarno	upr. do proj. bez ograniczeń w specjalności instalacyjnej w zakresie sieci, instalacji i urządzeń: wodociągowych i kanalizacyjnych, ciepłych, wentylacyjnych i gazowych			