


RZUT

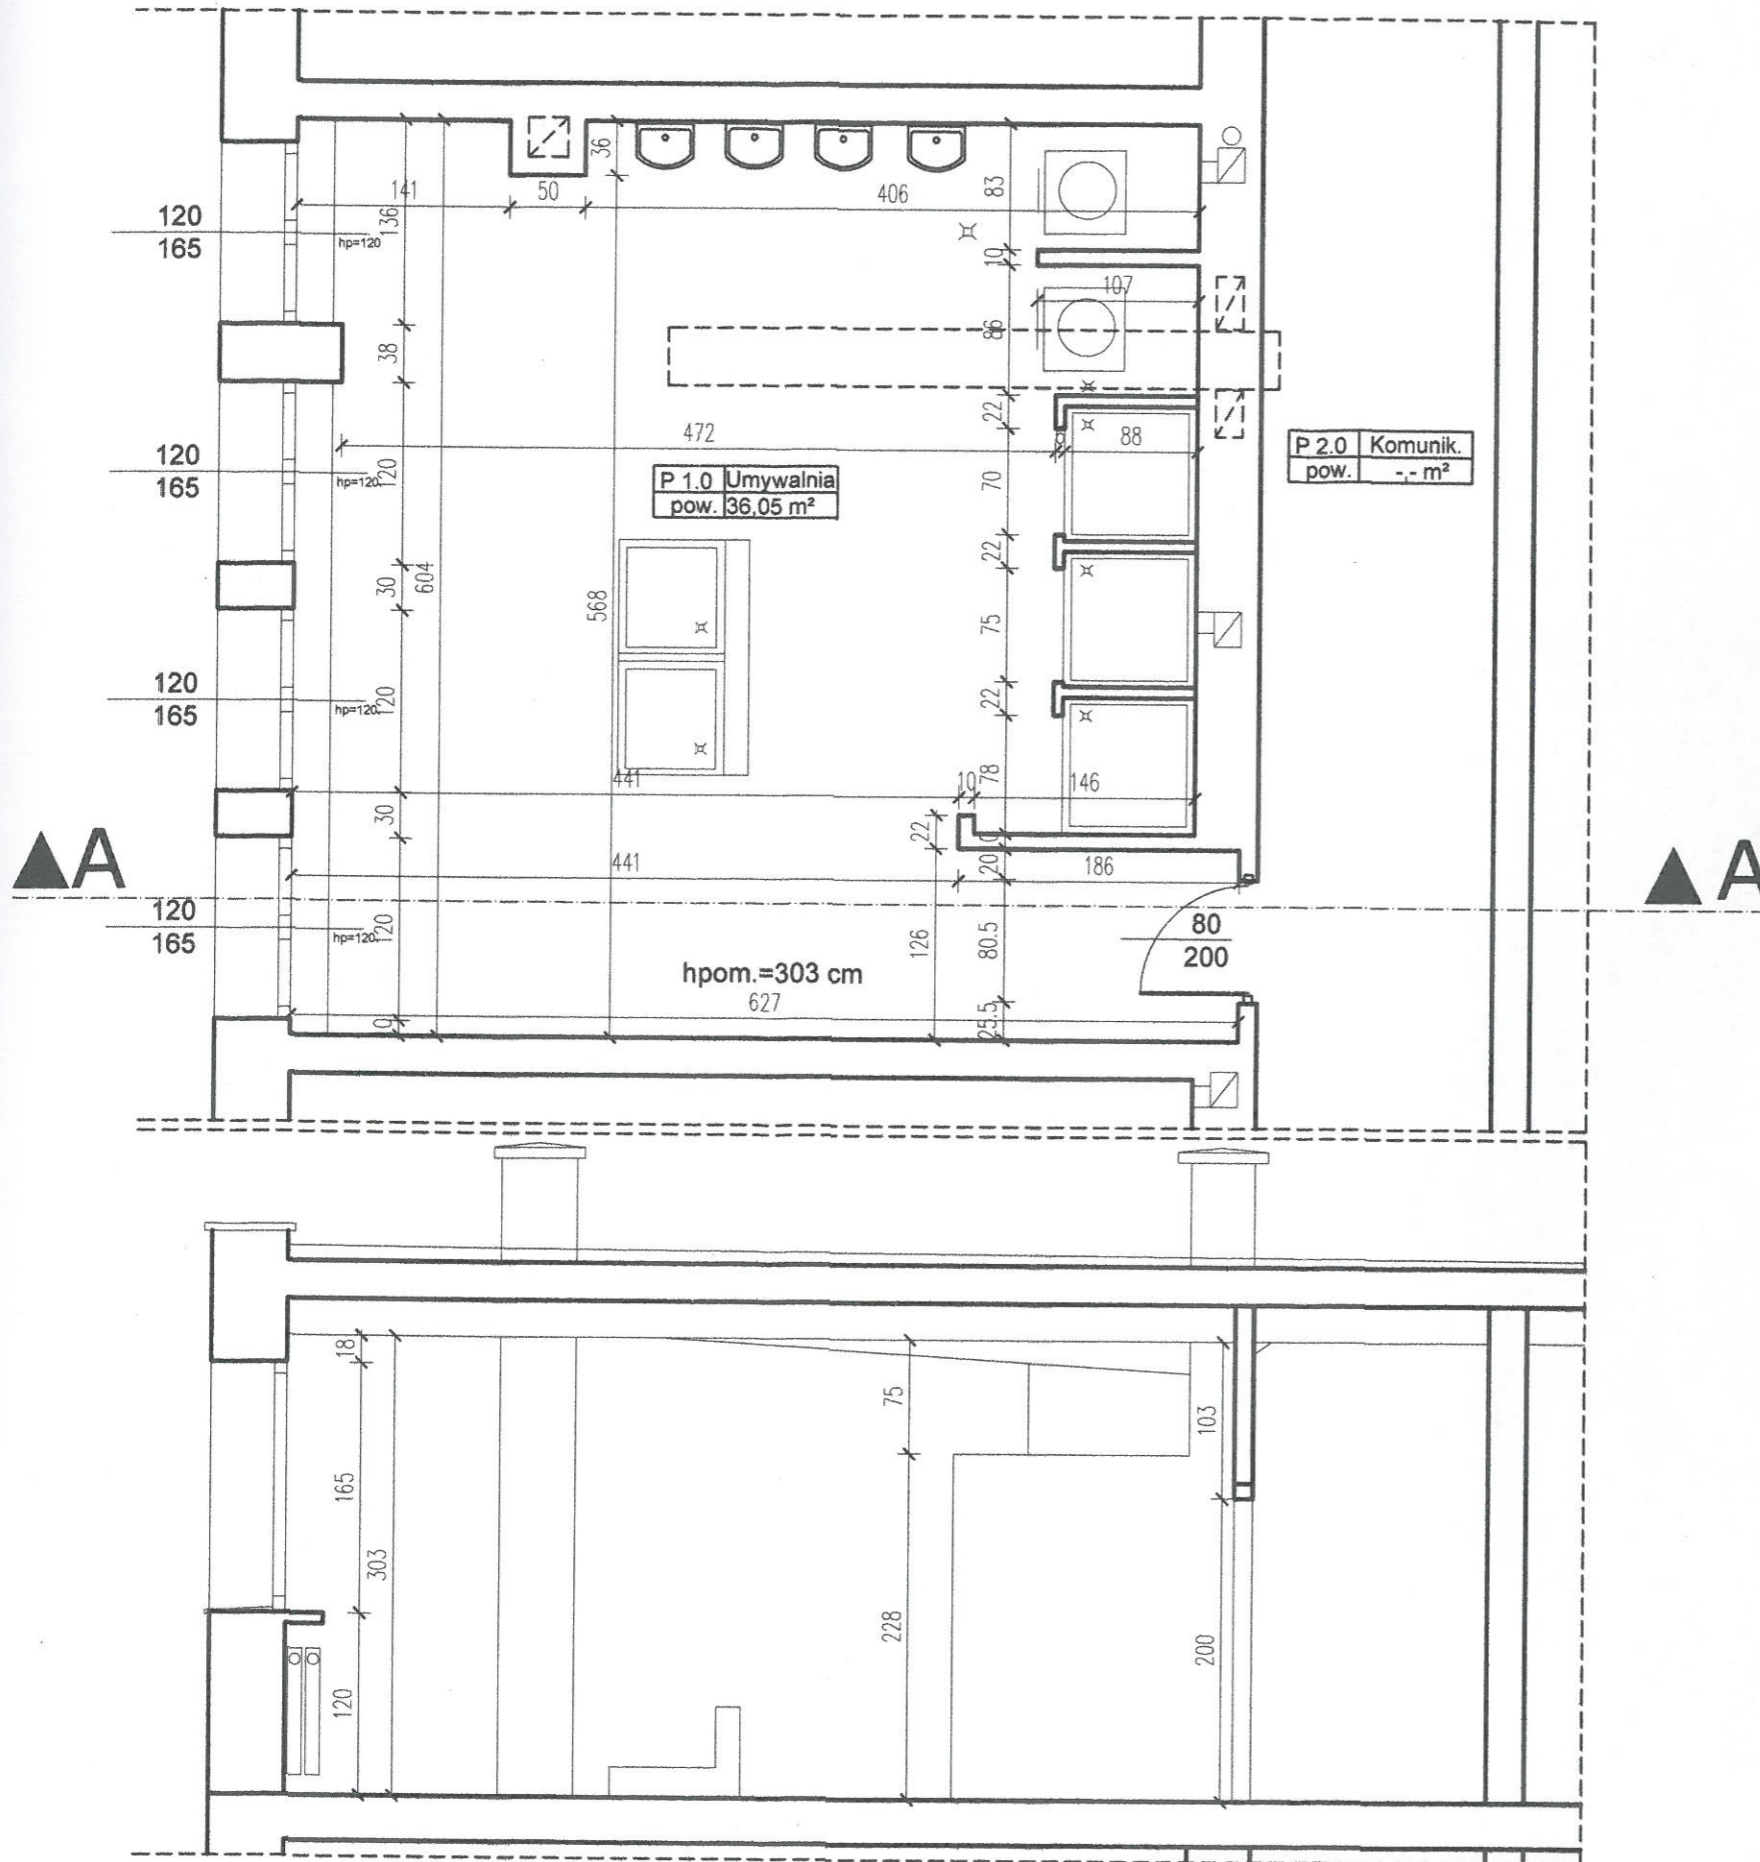

PRZEKRÓJ A - A

ZESTAWIENIE POWIERZCHNI - PIĘTRO

Lp.	NAZWA POM.	Pow. m ² podłogi	POSADZKA
P 1.0	UMYWALNIA	36,05	płytki ceramiczne
P 2.0	KOMUNIKACJA	-,-	-

P 2.0 Komunik.
pow. -,- m²

P 1.0 Umywalnia
pow. 36,05 m²

Inwestycja:
ARCHKOMPLEX S.C. R. i R. STOŻEK
ul. Pocieszka 4 31-408 Kraków tel. 12 415 03 06 e-mail rstożek@poczta.onet.pl

Remont pomieszczenia sanitarnego w budynku JRG 5 KM PSP w Krakowie

Inwestor: Komenda Miejska Państwowej Straży Pożarnej w Krakowie
Wydział Kwatermistrzowski ul. Westerplatte 19 31-033 Kraków

Branża:
ARCHITEKTONICZNA

Tytuł rysunku:
**FRAGMENT RZUT PIĘTRA
INWENTARYZACJA**

Skala:
1:50

Projektant:
mgr inż. arch.
Eliza Stożek-Gawel
upr.nr MPOIA/068/2008

Eliza Stożek-Gawel
mgr inż. Architekt
Up. nr MPOIA/068/2008
31-408 Kraków, ul. Pocieszka 4/3

Data:
luty 2020 r.

Opracował:
mgr inż. arch.
Rafał Stożek
upr.nr 221/2002

Rafał Stożek
Up. Budowlana
Nr Ewid. 221/2002
31-408 Kraków, ul. Pocieszka 4/2

Nr rys.:
1.