


← bez klimatyzacji

Miejsce włożenia jednostki zewnętrznej VRF

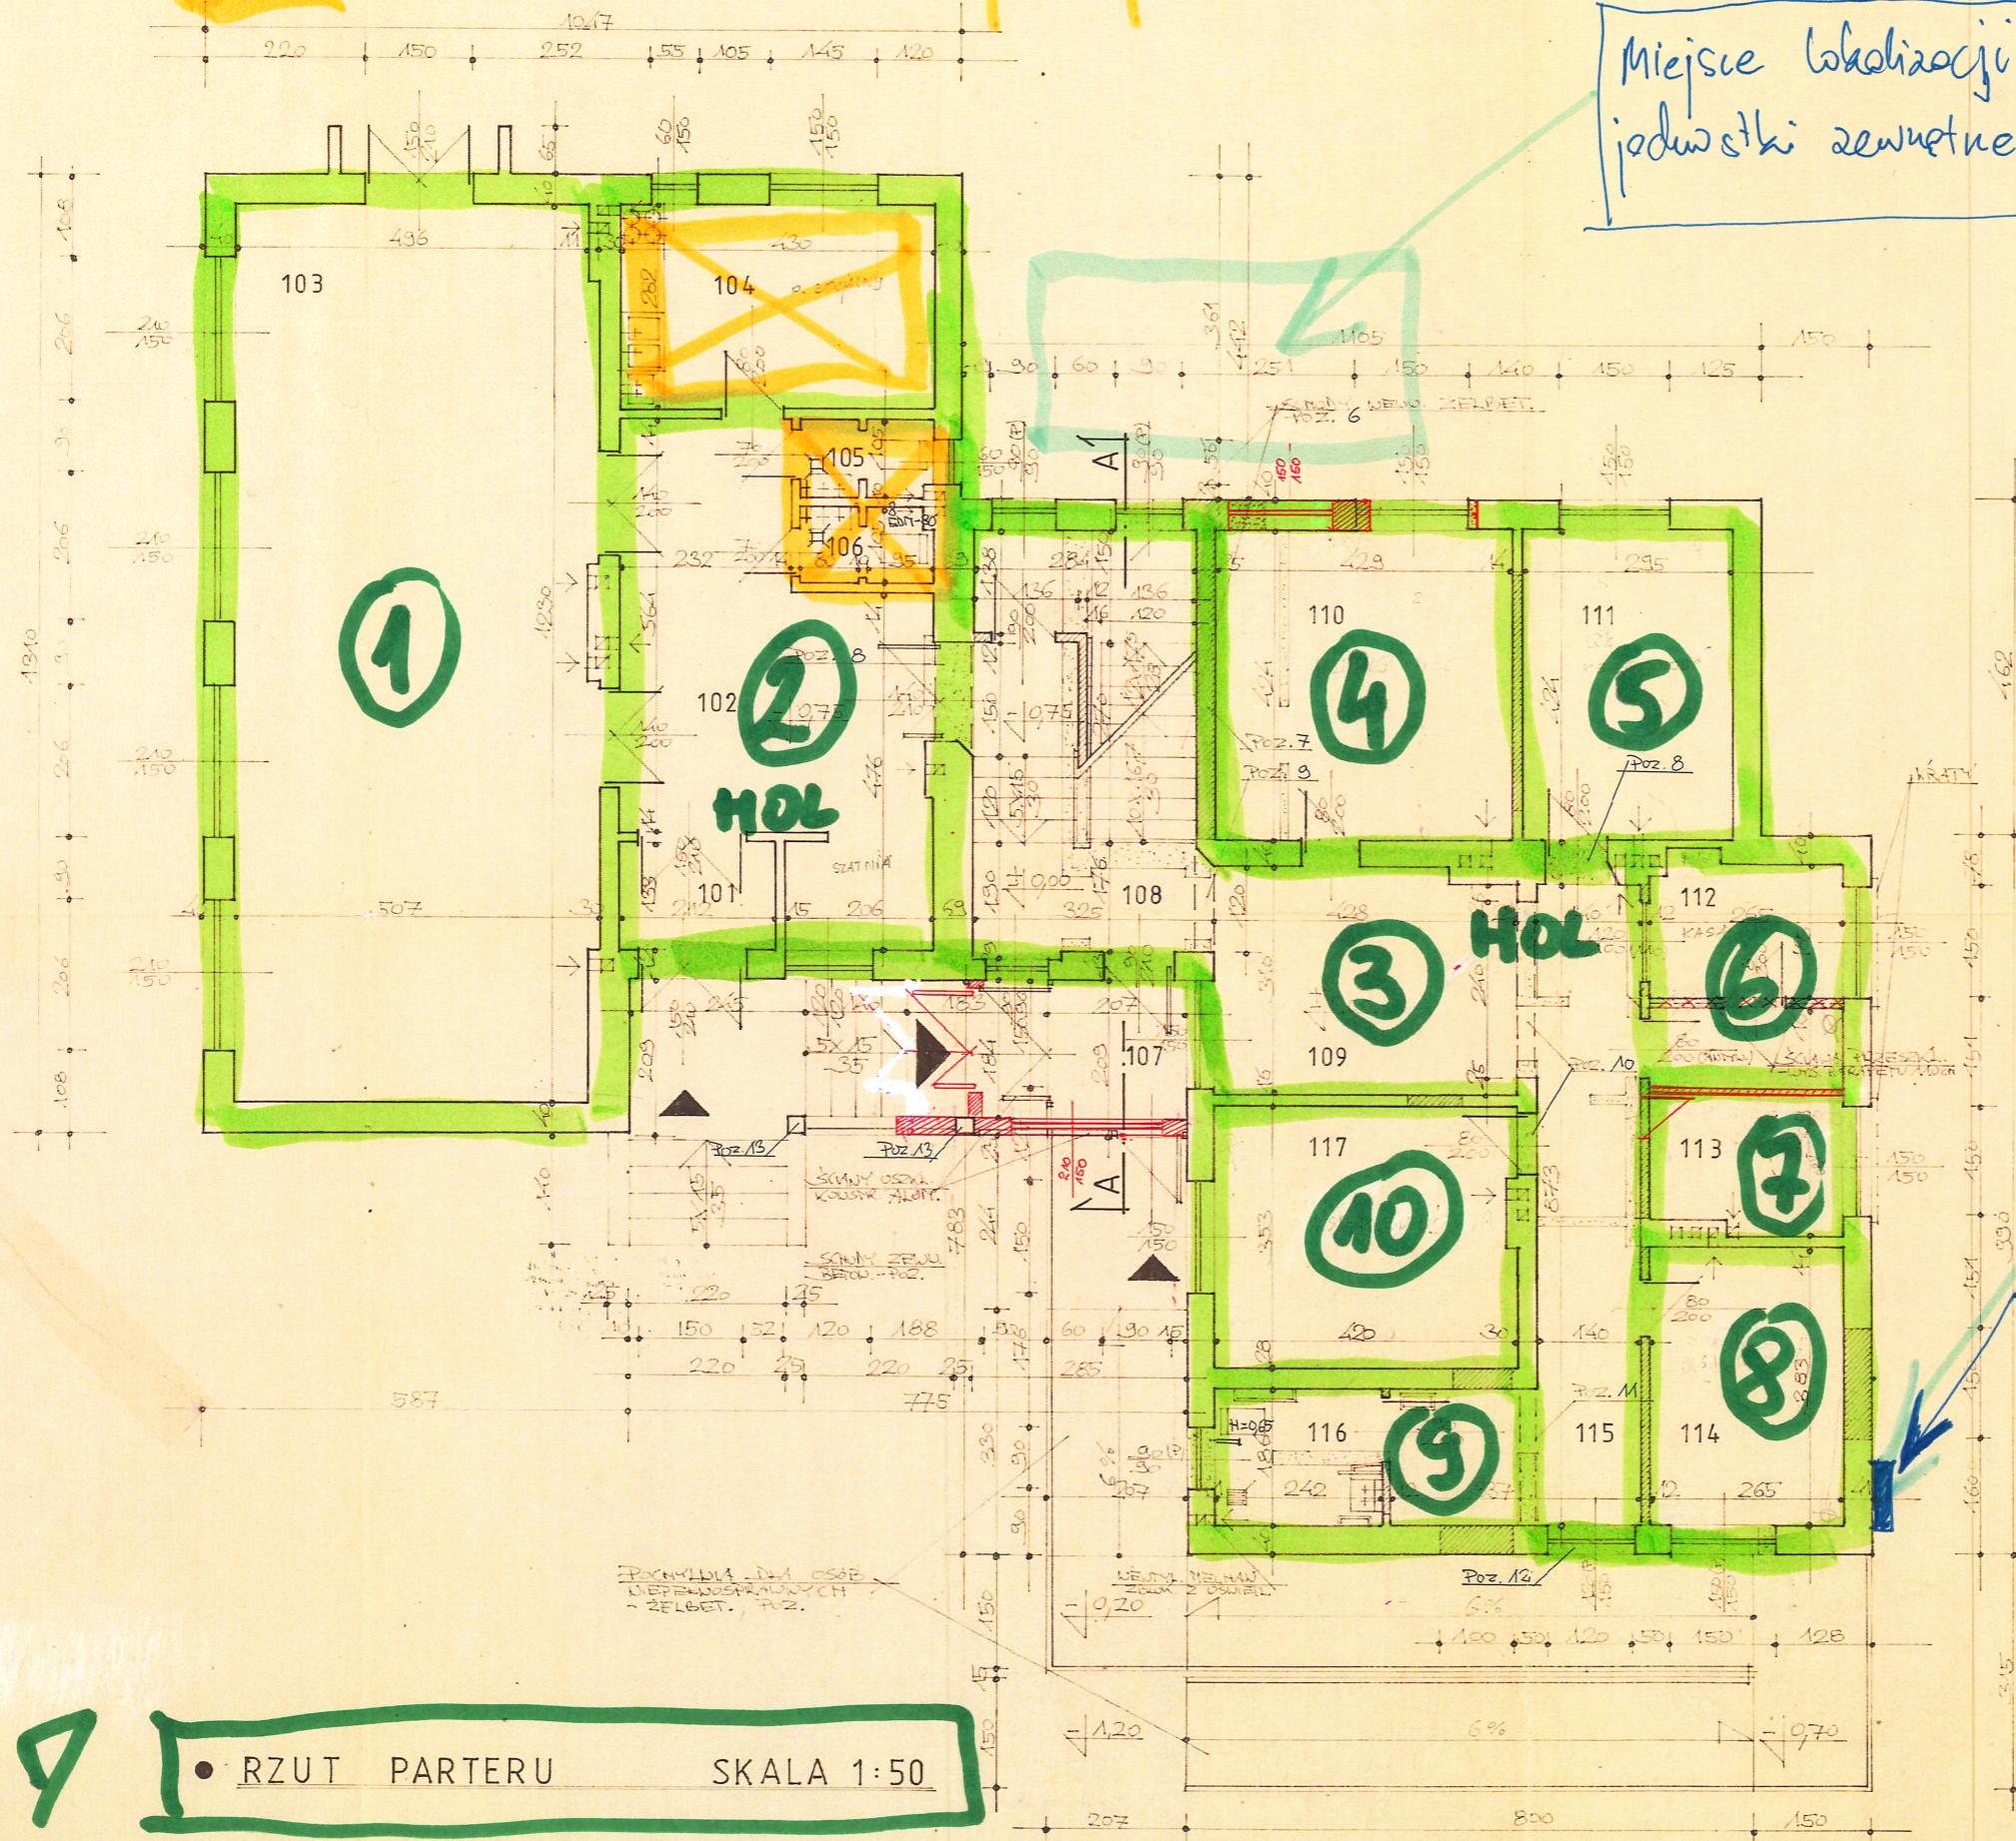

OPIS POMIESZCZEŃ

NO.	NAZWA POMIESZCZENIA	PŁOCH. (m ²)	RODZAJ POSADZKI
101	WIATROŁAP	2,8	TERAK.
102	HALL (STATUA)	22,1	- II -
103	ŚWIETLICA	62,4	PARKIET
104	POKÓJ SZAFAD	12,1	TERAK.
105	WC - MĘSKIE	1,3	- II -
106	WC - KUBIET	1,3	- II -
107	WIATROŁAP	4,0	- II -
108	SIATKA SCHODOWA	16,3	- II -
109	HALL	14,2	- II -
110	POK. BIUROWY	18,2	PCV
111	POK. BIUROWY	12,5	- II -
112	KASA	5,0	- II -
113	POK. BIUROWY	8,2	- II -
114	POK. BIUROWY	10,1	- II -
115	KORYTARZ	15,3	TERAK.
116	WC - DLA PRACOWN.	4,5	- II -
117	POK. BIUROWY	14,8	PCV
R A Z E M		227,6	

OZNACZENIA

	ściany projektowane
	ściany istniejące - do adaptacji
	ściany istniejące - do wykończenia

Zapewniono pod względem wymagań higienicznych i zdrowotnych bez zastrzeżeń z zastrzeżeniami

Zawrotne tablice
pamięć


mgr inż. Józef Czubacki
Specjalista ds. sanitarno-higienicznych
Urządzenie GI, Inspektora Sanitarnego
Nr 74-200/04 w dniu 24.04.1994 r.
w zakresie: kontrola i nadzór nad
Kraków, os. Piastów 112
tel. 45-70-11

Zapewniono pod względem bezpieczeństwa i higieny pracy bez uwag z uwzględnieniem
mgr inż. Stanisław Kurek
Projektant Specjalista ds. obr. i ergonomii
Upoważ. nr 226-5/3111-0pr./92
Data: 15.11.1996

PROJEKTOWAŁ
mgr inż. arch. Krzysztof Nowak
Upoważnienie do projekt. 109/85

! RZUT PARTERU SKALA 1:50

← bez klimatyzacji

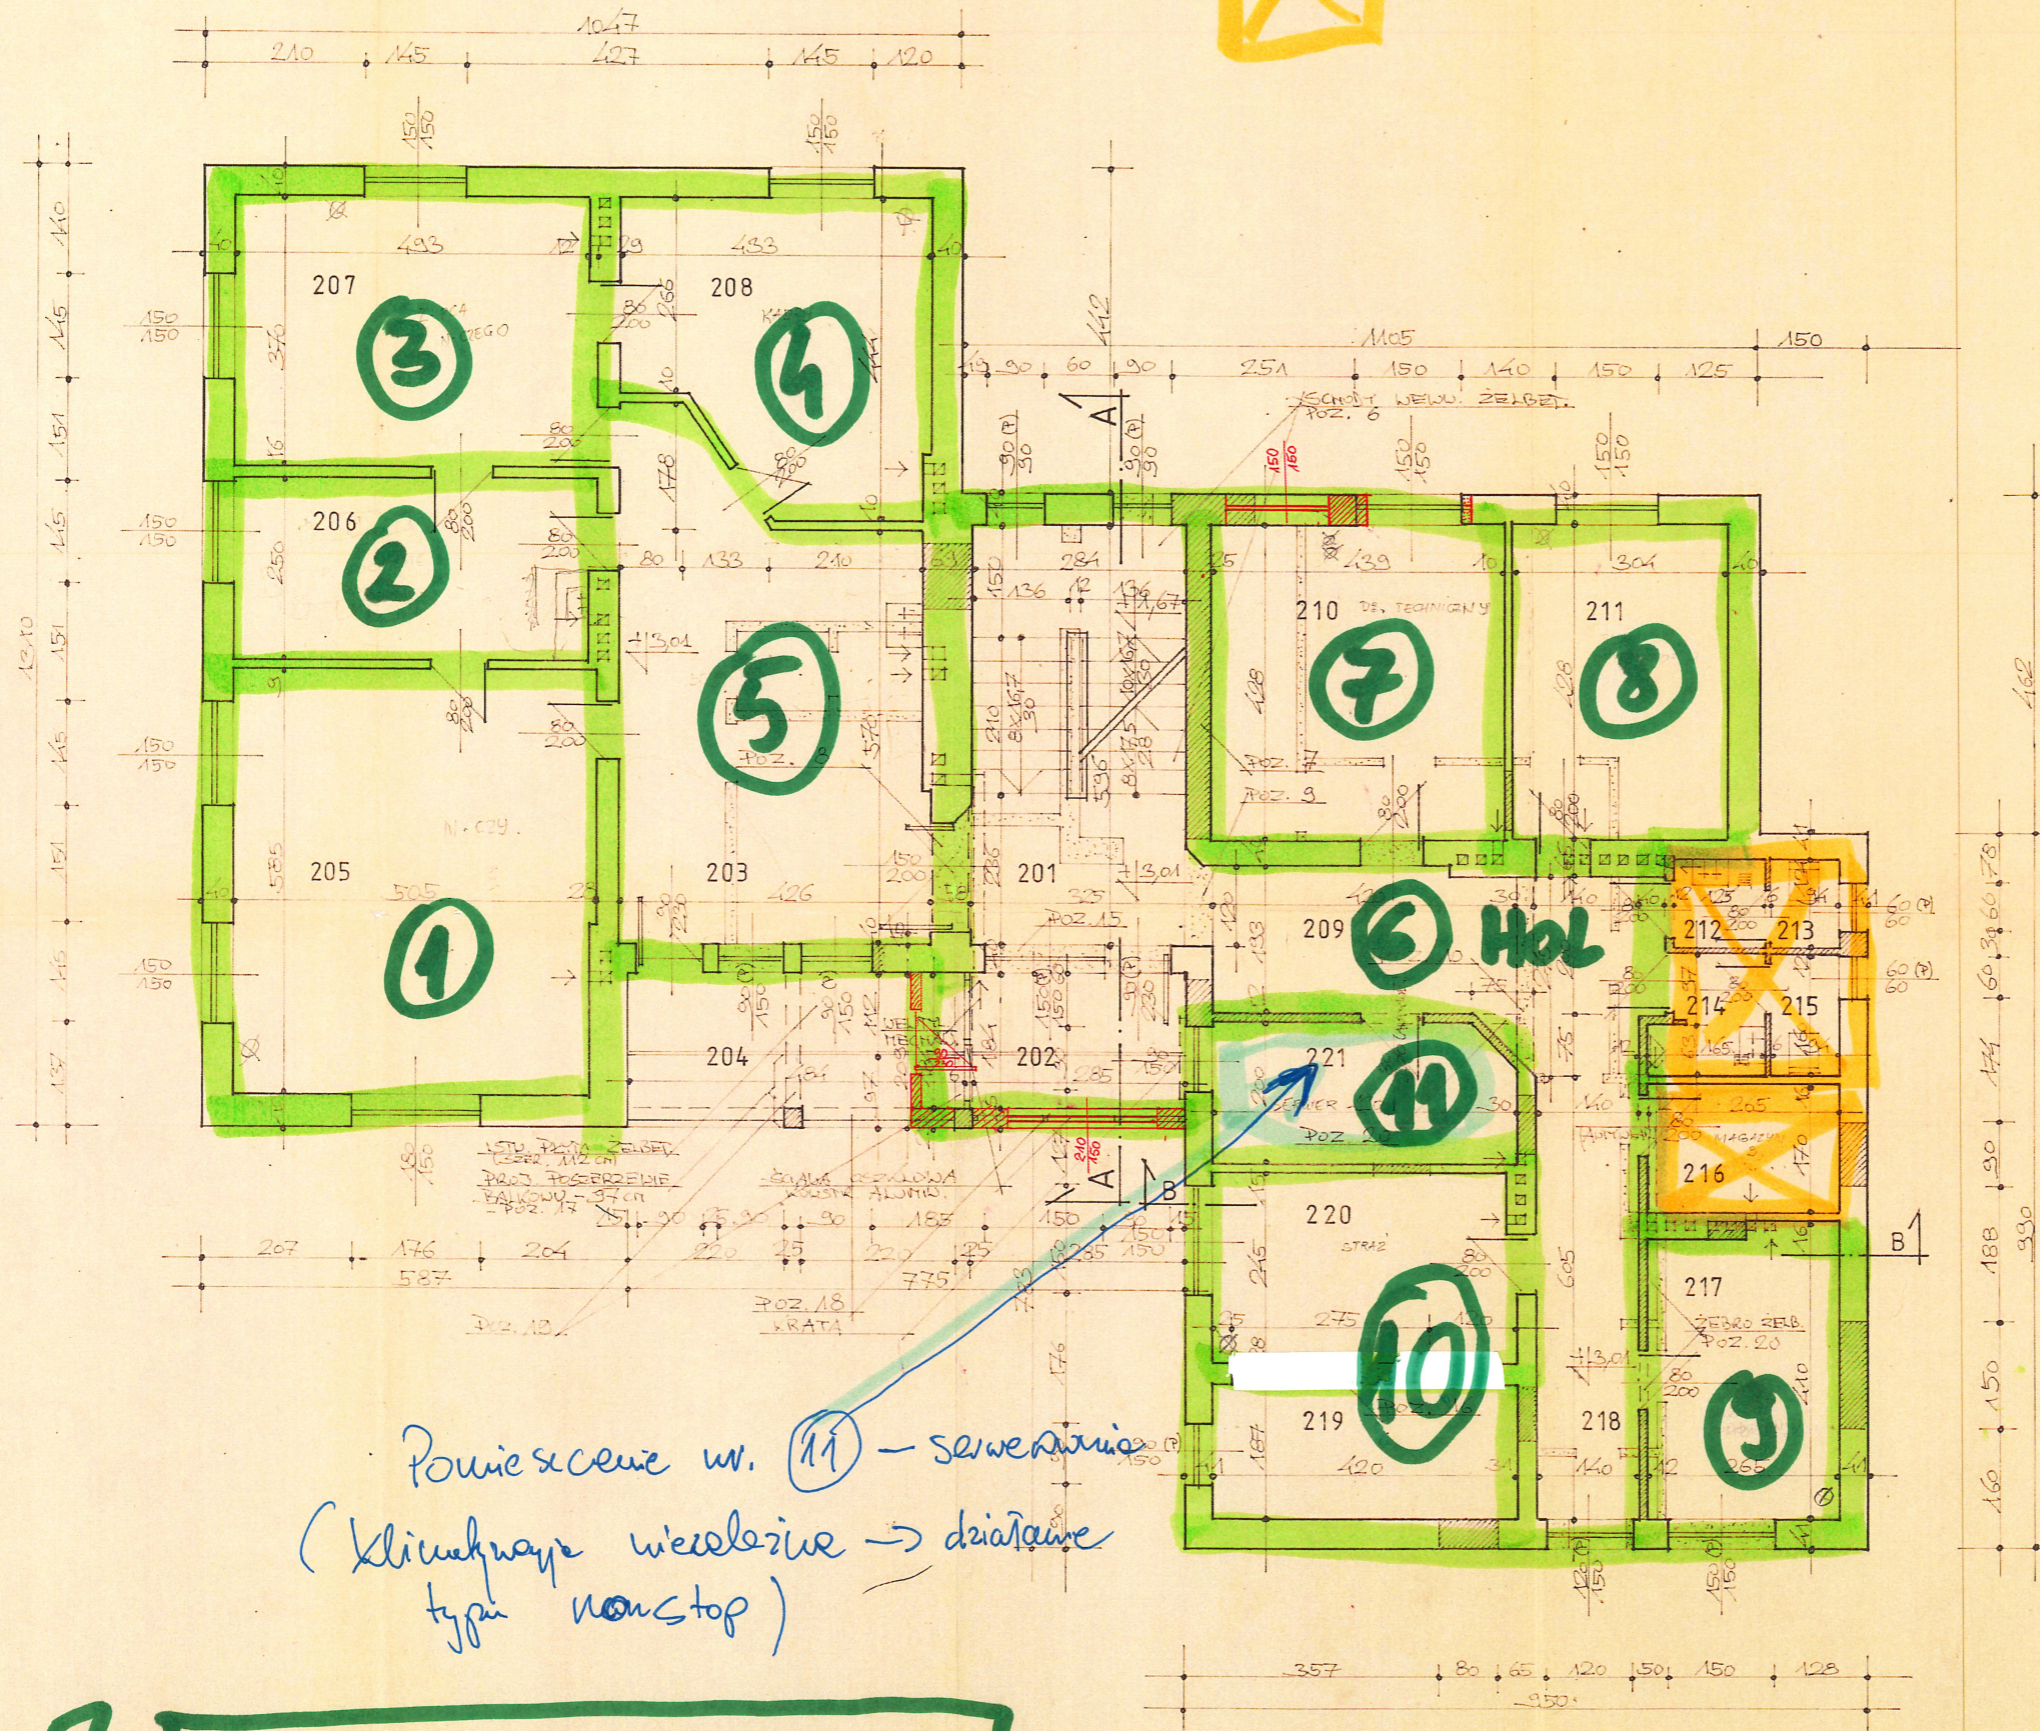

OPIS POMIESZCZEŃ

NRZ.	NAZWA POMIESZCZENIA	PŁOCH. (m ²)	ROBOTAZ POMIARZ.
201	KLATKA SCHODOWA	163	TERAK.
202	WĘZŁA - PALARKA	32	-II-
203	SEKRETARIAT	263	WME SYLOW.
204	LOGGIA	(10,4)	TERAK.
205	POK. BIUROWY - 2-OT WADLESZCZO	322	PARKIET
206	POK. BIUROWY	12,4	-II-
207	POK. BIUROWY - 2-OT WADLESZCZO	18,5	-II-
208	POK. BIUROWY	16,4	-II-
209	HALL	9,8	TERAK.
210	POK. BIUROWY	18,3	PCV
211	POK. BIUROWY	13,0	-II-
212	PRZEDSIÓWEK	1,6	TERAK.
213	WC - KOBIEC	1,2	-II-
214	PRZEDSIÓWEK	2,3	-II-
215	WC - MĘSKIE	1,5	-II-
216	MAGAZYN	4,5	-II-
217	POK. BIUROWY	10,9	PCV
218	KORYTARZ	12,3	TERAK.
219	POK. BIUROWY	8,6	PCV
220	POK. BIUROWY	10,3	-II-
221	POK. KOMPUTEROWY	8,2	-II-
	RAZEM	2397	

OZNACZENIA

- SCANY PROJEKCYJNE
- SCANY STRUKTURNE - DO ADAPTACJI
- SCANY ISTOTNIJACE - DO WZBURZENIA

Pomieszczenie nr. (11) - serwerownia
 (klimatyzacja niezależna → działające typy nonstop)

• RZUT PIĘTRA SKALA 1:50

URZĄD GOSPODARSTWA
 W MIECHOWIE
 Wydział Architektury
 ul. Niechwieńca 22
 22-400 MIECHÓW

mgr inż. arch. Krzysztof Nowak
 Upoważnienie do projekt. 169/85

PROJEKTOWAŁ
 mgr inż. arch. Krzysztof Nowak
 Upoważnienie do projekt. 169/85