


PROFIL PODŁUŻNY KANALIZACJI SANITARNEJ GRAWITACYJNEJ skala 1:100/500

ODCINEK P2–SR3

P.P. –8,00m p.p.m.

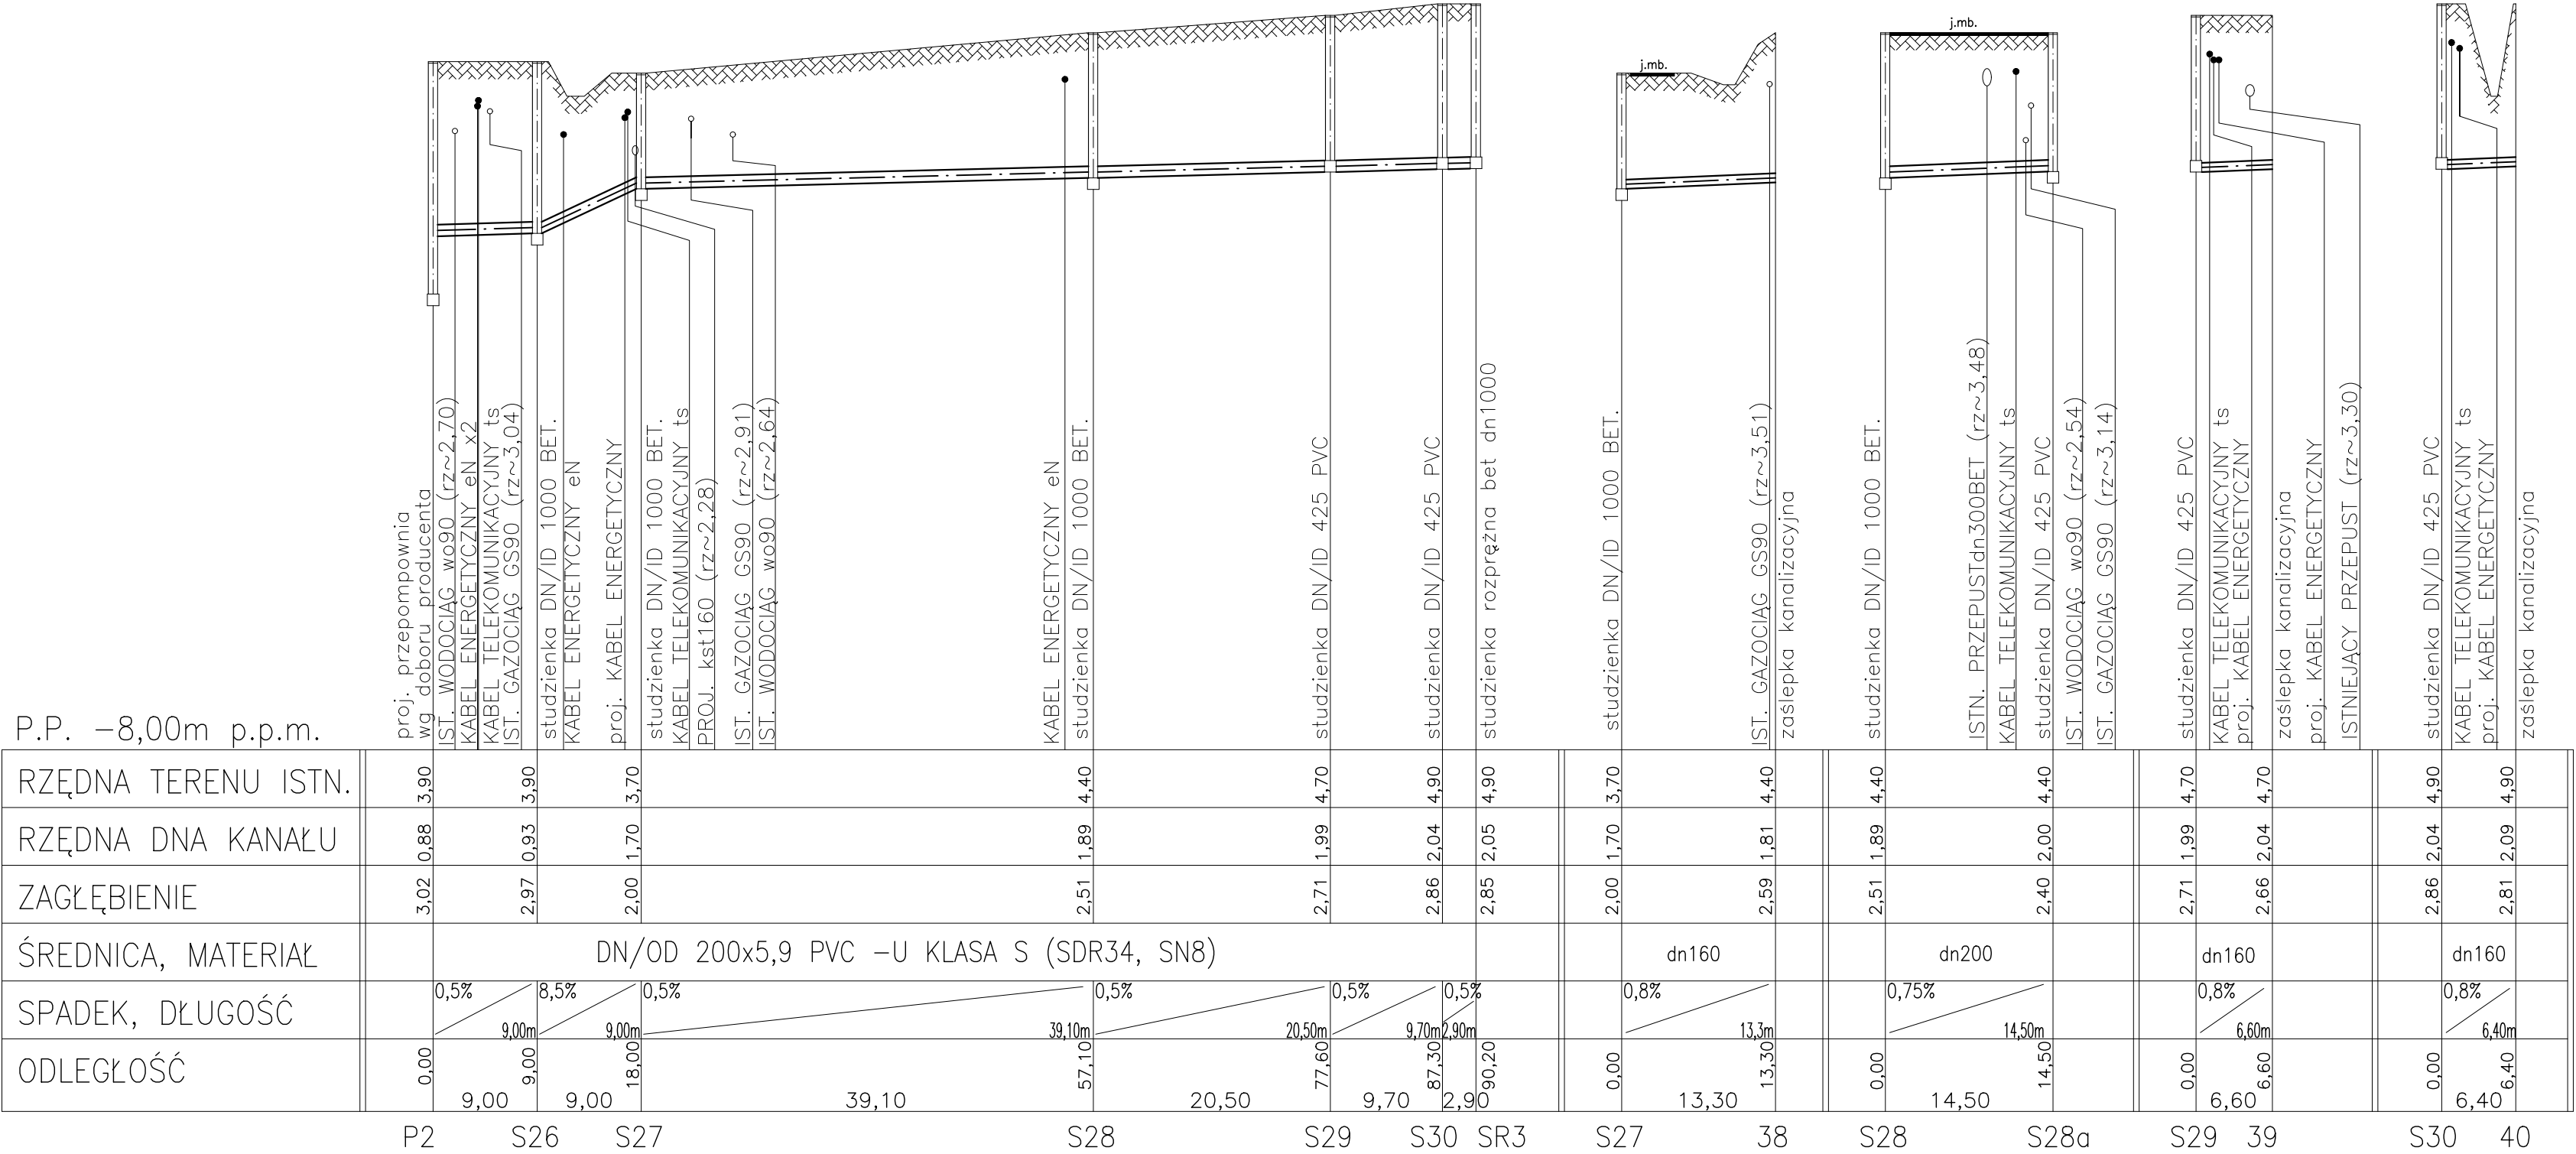

UWAGA:

– PRZED WYKONANIEM KANALIZACJI BEZWZGLĘDNIIE SPRAWDZIĆ RZĘDNE POSADOWIENIA ISTNIEJĄCEGO UZBROJENIA PODZIEMNEGO W SZCZEGÓLNOŚCI PRZEPUSTÓW POD DROGAMI.
DOKŁADNĄ RZĘDNĄ KANALIZACJI SANITRANEJ POD PRZEPUSTAMI OKREŚLIĆ NA BUDOWIE.

– ODGAŁĘZIENIA KANALIZACJI SANITARNEJ WYKONAĆ Z RUR PVC–U DN/OD 160x4,7 , 200x,9 KLASA S (SDR34, SN8)

Obiekt:	SIEĆ KANALIZACJI SANITARNEJ GRAWITACYJNEJ Z ODGAŁĘZIENIAMI KANALIZACJA SANITARNA TŁOCZNA Z PRZEPOMOWNIAMI		
Adres:	OBREB ŁĘKNO DZ. NR 19/2 OBREB STRZEŻENICE DZ. NR 229/2, 229/3, 277/1, 175/19, 228/3, 230, 231/1		
Inwestor:	GMINA BĘDZINO BĘDZINO 19, 76–037 BĘDZINO		
Treść rysunku:	PROFIL PODŁUŻNY KANALIZACJI SANITARNEJ GRAWITACYJNEJ ODCINEK P2–SR3 Z ODGAŁĘZIENIAMI		
Projektował:	Imię i Nazwisko mgr inż. Elżbieta Serwatka–Bunio UAN–U73427/12/96 w zakresie sieci, instalacji i urządzeń sanitarnych	Data i podpis 07.2024	Skala: 1:100/500
Sprawił:	mgr inż. Leszek Kaszak ZAP/0081/PWOS/14 w zakresie sieci, instalacji i urządzeń sanitarnych	07.2024	Nr rys. 10