


PROFIL PODŁUŻNY KANALIZACJI SANITARNEJ GRAWITACYJNEJ skala 1:100/500
ODCINEK P1-S11a

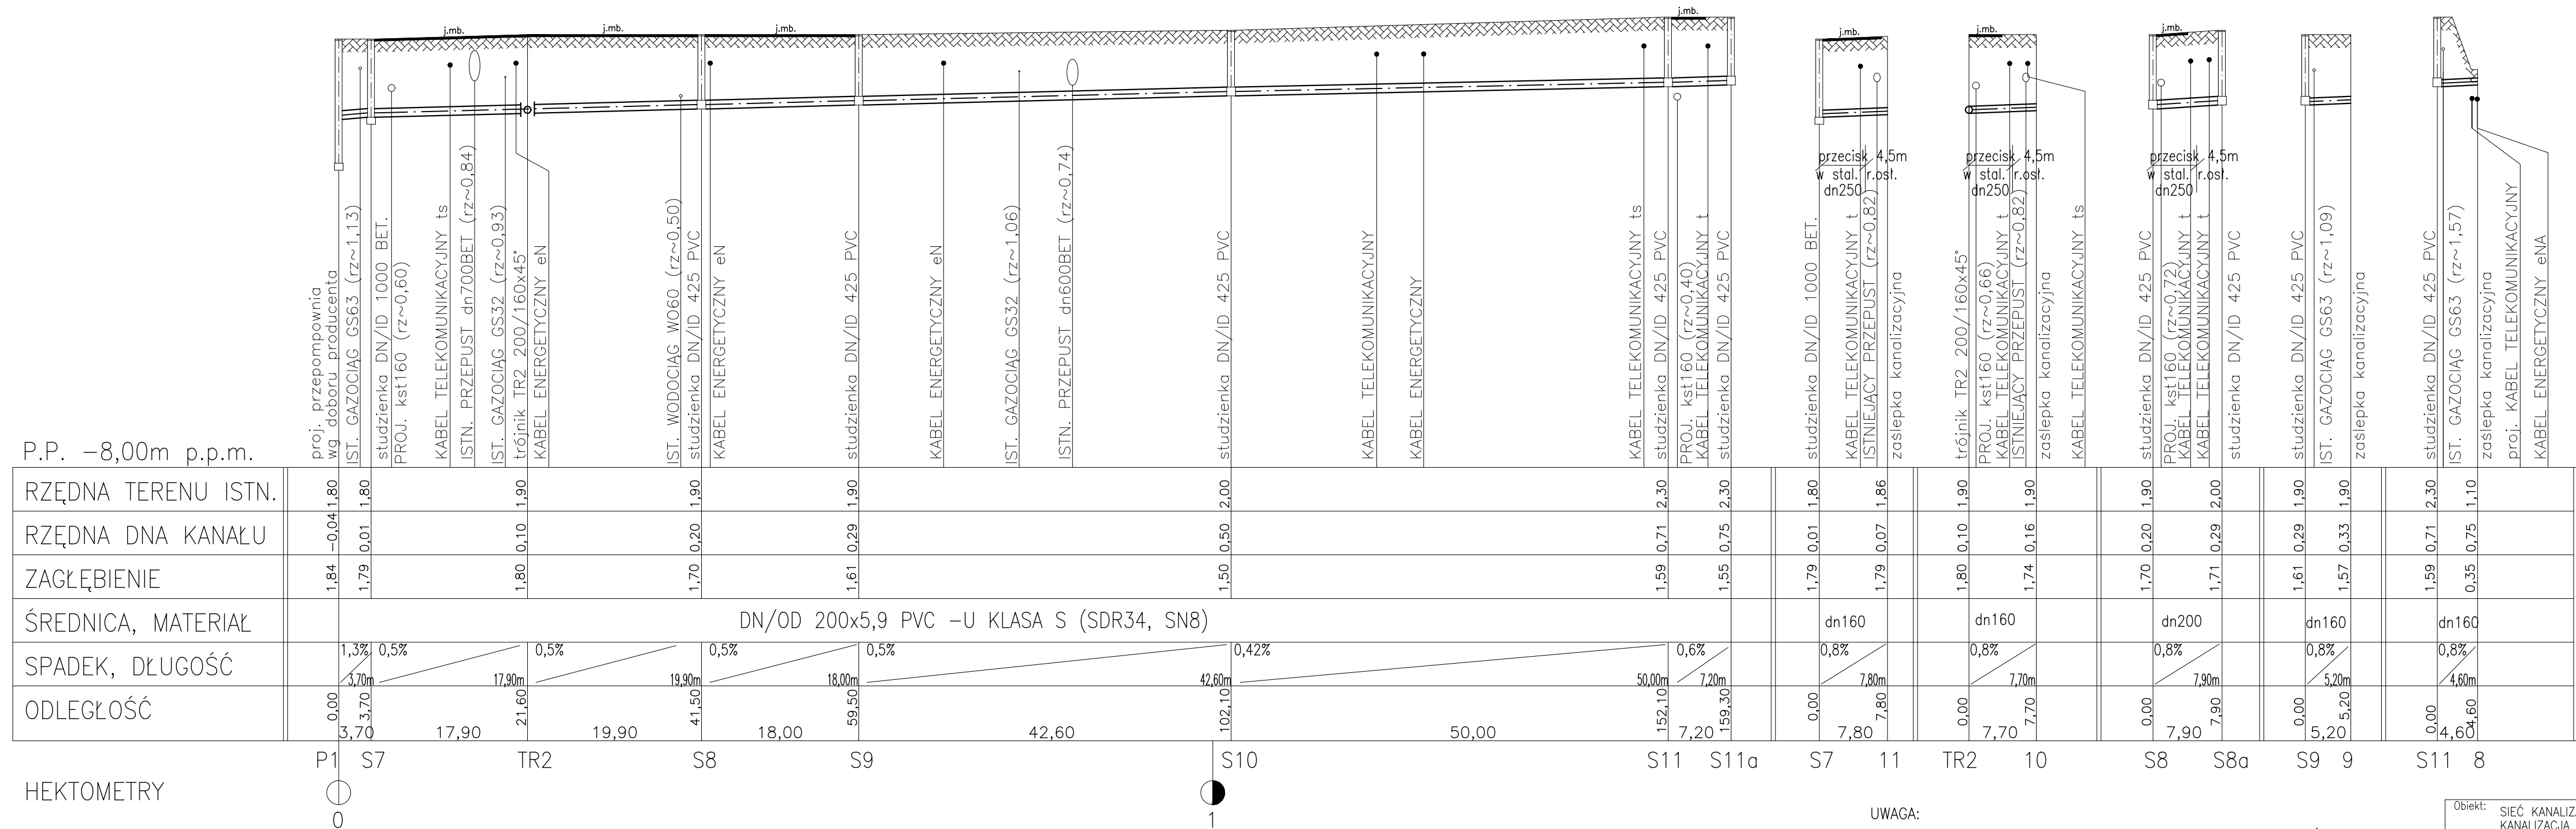

UWAGA:

– PRZED WYKONANIEM KANALIZACJI BEZWZGLĘDNIE SPRAWDZIĆ
RZĘDNE POSADOWIENIA ISTNIEJĄCEGO UZBROJENIA PODZIEMNEGO
W SZCZEGÓLNOŚCI PRZEPUSTÓW POD DROGAMI.

DOKŁADNĄ RZĘDNĄ KANALIZACJI SANITARNEJ POD PRZEPUSTAMI
OKREŚLIĆ NA BUDOWIE.

– ODGAŁĘZIENIA KANALIZACJI SANITARNEJ WYKONAĆ
Z RUR PVC-U DN/OD 160x4,7 , 200x,9 KLASA S (SDR34, SN8)

Obiekt: SIEĆ KANALIZACJI SANITARNEJ GRAWITACYJNEJ Z ODGAŁĘZIENIAMI KANALIZACJA SANITARNA TŁOCZNA Z PRZEPOMOWNIAMI			
Adres: OBREB ŁĘKNO DZ. NR 19/2 OBREB STRZEŻENIE DZ. NR 229/2, 229/3, 277/1, 175/19, 228/3, 230, 231/1			
Inwestor: GMINA BĘDZINO BĘDZINO 19, 76-037 BĘDZINO			
Treść rysunku: PROFIL PODŁUŻNY KANALIZACJI SANITARNEJ GRAWITACYJNEJ ODCINEK P1-S11a Z ODGAŁĘZIENIAMI			
	Imię i Nazwisko	Data i podpis	Skala:
Projektował:	mgr inż. Elżbieta Serwatka-Bunio UAN-U73427/12/96 w zakresie sieci, instalacji i urządzeń sanitarnych	07.2024	1:100/500
Sprawdził:	mgr inż. Leszek Kaszak ZAP/0081/PWOS/14 w zakresie sieci, instalacji i urządzeń sanitarnych	07.2024	Nr rys. 7