


PROFIL PODŁUŻNY KANALIZACJI SANITARNEJ TŁOCZNEJ skala 1:100/500
ODCINEK P3–SR3

P.P. 0,00m n.p.m.

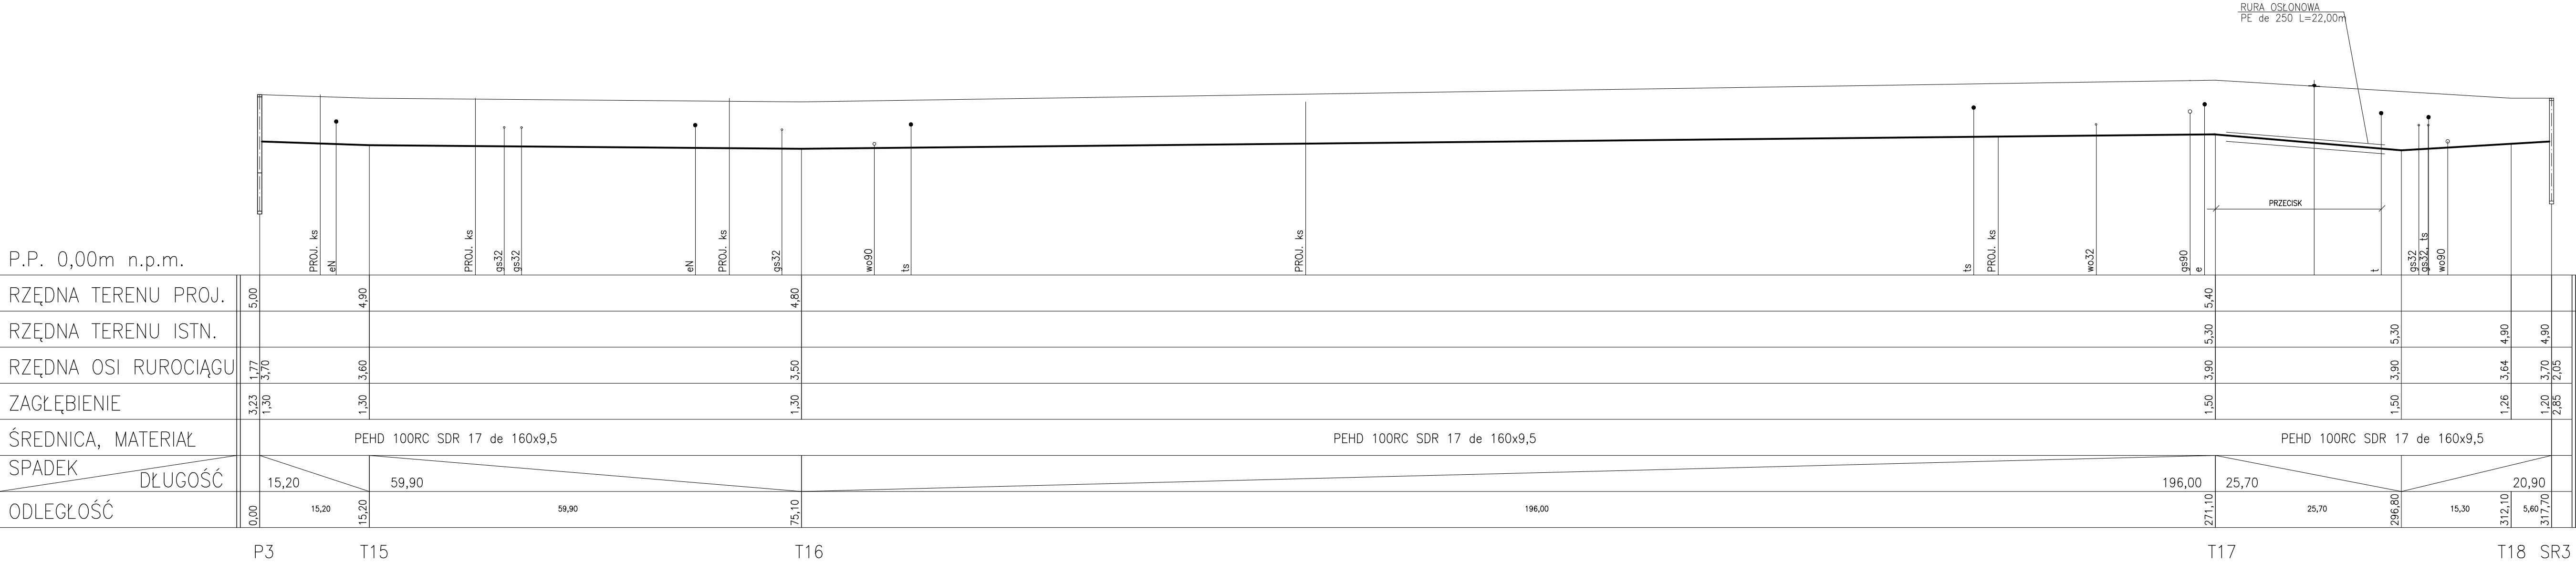

UWAGA:
– PRZED WYKONANIEM KANALIZACJI BEZWZGLĘDNIE SPRAWDZIĆ RZĘDNE POSADOWIENIA ISTNIEJĄCEGO UZBROJENIA PODZIEMNEGO W SZCZEGÓLNOŚCI PRZEPUSTÓW POD DROGAMI.
DOKŁADNĄ RZĘDNĄ KANALIZACJI SANITARNEJ POD PRZEPUSTAMI OKREŚLIĆ NA BUDOWIE.

– ODGAŁĘZIENIA KANALIZACJI SANITARNEJ WYKONAĆ Z RUR PVC-U DN/OD 160x4,7 , 200x9 KLASA S (SDR34, SN8)

Obiekt: SIEĆ KANALIZACJI SANITARNEJ GRAWITACYJNEJ Z ODGAŁĘZIENIAMI KANALIZACJA SANITARNA TŁOCZNA Z PRZEPOMOWNIAMI			
Adres: OBRĘB LEKNO DZ. NR 19/2 OBRĘB STRZEŻENICE DZ. NR 229/2, 229/3, 277/1, 175/19, 228/3, 230, 231/1			
Inwestor: GMINA BĘDZINO BĘDZINO 19, 76–037 BĘDZINO			
Treść rysunku: PROFIL PODŁUŻNY KANALIZACJI SANITARNEJ TŁOCZNEJ ODCINEK P3–SR3			
Projektował:	Imię i Nazwisko mgr inż. Elżbieta Serwatka-Bunio UAN-073427/12/96 w zakresie sieci, instalacji i urządzeń sanitarnych	Data i podpis 07.2024	Skala: 1:100/500
Sprawdził:	mgr inż. Leszek Kaszak ZAP/0081/PWOS/14 w zakresie sieci, instalacji i urządzeń sanitarnych	07.2024	Nr rys. 18