


PROFIL PODŁUŻNY KANALIZACJI SANITARNEJ TŁOCZNEJ skala 1:100/500  
ODCINEK P5-SR5

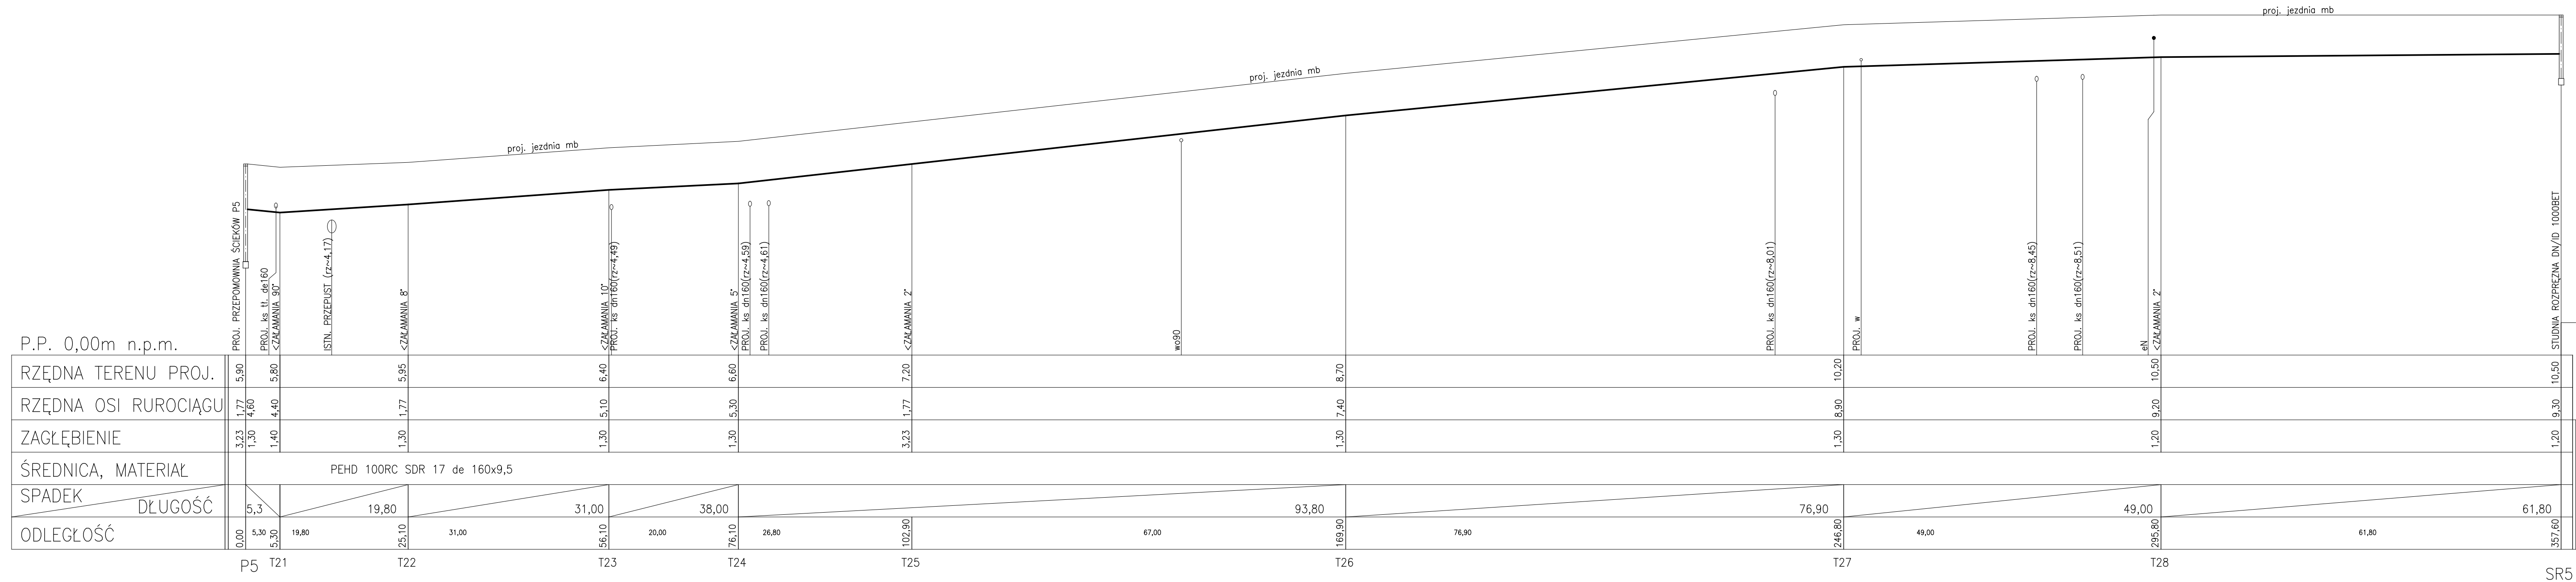

UWAGA:

- PRZED WYKONANIEM KANALIZACJI BEZWZGLĘDNIE SPRAWDZIĆ RZĘDNE POSADOWIENIA ISTNIEJĄCEGO UZBROJENIA PODZIEMNEGO W SZCZEGÓLNOŚCI PRZEPUSTÓW POD DROGAMI.

DOKŁADNĄ RZĘDNĄ KANALIZACJI SANITARNEJ POD PRZEPUSTAMI OKREŚLIĆ NA BUDOWIE.

– ODGAŁĘZIENIA KANALIZACJI SANITARNEJ WYKONAĆ  
Z RUR PVC-U DN/OD 160x4,7 , 200x,9 KLASA S (SDR34, SN8)

<b>Objekt:</b> SIEĆ KANALIZACJI SANITARNEJ GRAWITACYJNEJ Z ODGAŁĘZIENIAMI KANALIZACJA SANITARNA TŁOCZNA Z PRZEPOMOWNAMI			
<b>Adres:</b> OBRĘB ŁĘKNO DZ. NR 19/2 OBRĘB STRZEŻENICE DZ. NR 229/2, 229/3, 277/1, 175/19, 228/3, 230, 231/1			
<b>Inwestor:</b> GMINA BĘDZINO BĘDZINO 19, 76-037 BĘDZINO			
<b>Treść rysunku:</b> PROFIL PODŁUŻNY KANALIZACJI SANITARNEJ TŁOCZNEJ ODCINEK PS-SR5			
	<b>Imię i Nazwisko</b>	<b>Data i podpis</b>	<b>Skala:</b>
<b>Projektował:</b>	mgr inż. Elżbieta Serwatka-Bunio UAN-U73427/12/96 w zakresie: sił, instalacji i urządzeń sanitarnych	07.2024	1:100/500
<b>Sprawdził:</b>	mgr inż. Leszek Koszak ZAP/0081/PWOS/14 w zakresie: sił, instalacji i urządzeń sanitarnych	07.2024	Nr rys. 20