


PROFIL PODŁUŻNY KANALIZACJI SANITARNEJ GRAWITACYJNEJ skala 1:100/500

ODCINEK S1ist.–S6

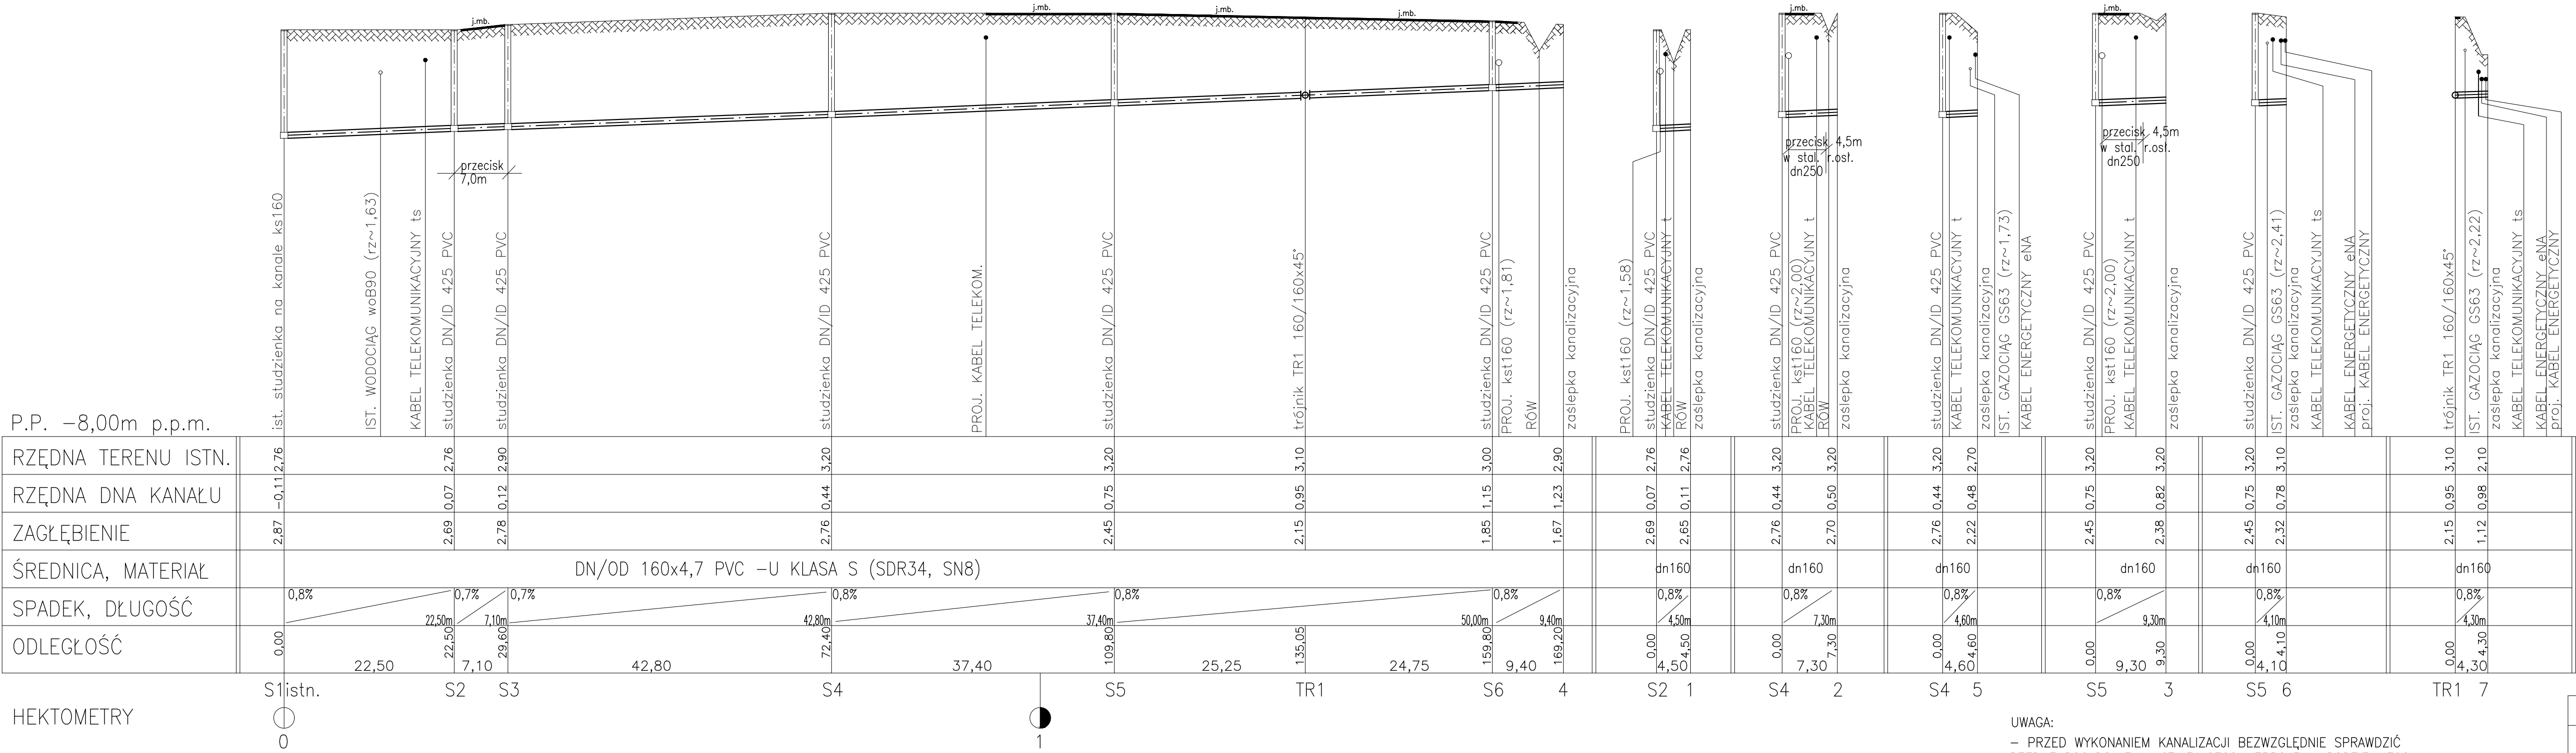

UWAGA:

– PRZED WYKONANIEM KANALIZACJI BEZWZGLĘDNIE SPRAWDZIĆ RZĘDNE POSADOWIENIA ISTNIEJĄCEGO UZBROJENIA PODZIEMNEGO W SZCZEGÓLNOŚCI PRZEPUSTÓW POD DROGAMI.

DOKŁADNĄ RZĘDNĄ KANALIZACJI SANITARNEJ POD PRZEPUSTAMI OKREŚLIĆ NA BUDOWIE.

– ODGAŁĘZIENIA KANALIZACJI SANITARNEJ WYKONAĆ Z RUR PVC–U DN/OD 160x4,7 , 200x,9 KLASA S (SDR34, SN8)

Objekt: SIEĆ KANALIZACJI SANITARNEJ GRAWITACYJNEJ Z ODGAŁĘZIENIAMI KANALIZACJA SANITARNA TŁOCZNA Z PRZEPOMOWNIAMI			
Adres: OBRĘB ŁĘKNO DZ. NR 19/2 OBRĘB STRZEŻENICE DZ. NR 229/2, 229/3, 277/1, 175/19, 228/3, 230, 231/1			
Inwestor: GMINA BĘDZINO BĘDZINO 19, 76–037 BĘDZINO			
Treść rysunku: PROFIL PODŁUŻNY KANALIZACJI SANITARNEJ GRAWITACYJNEJ ODCINEK S1istn– S6 Z ODGAŁĘZIENIAMI			
Projektował:	Imię i Nazwisko mgr inż.Elżbieta Serwatka–Bunio UAN–U73427/12/96 w zakresie sieci, instalacji i urządzeń sanitarnych	Data i podpis 07.2024	Skala: 1:100/500
Sprawił:	mgr inż.Leszek Kaszak ZAP/0081/PWOS/14 w zakresie sieci, instalacji i urządzeń sanitarnych	07.2024	Nr rys. 6