


PROFIL PODŁUŻNY KANALIZACJI SANITARNEJ TŁOCZNEJ skala 1:100/500
ODCINEK P1—Sist.

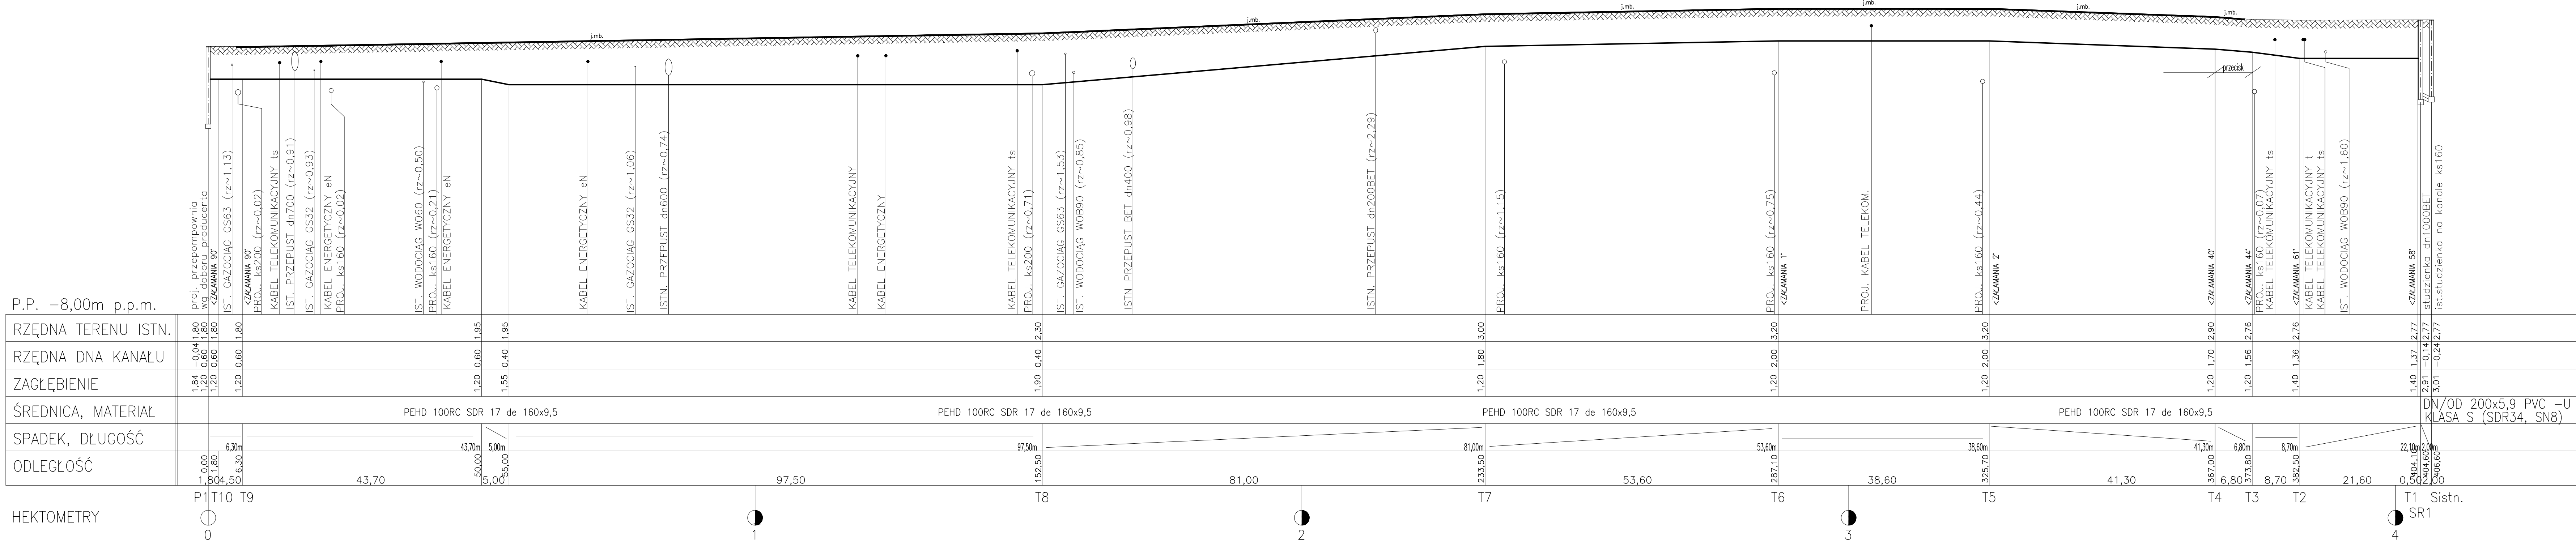

UWAGA:

- PRZED WYKONANIEM KANALIZACJI BEZWZGLĘDNIE SPRAWDZIĆ RZĘDNĄ POSADOWIENIA ISTNIEJĄCEGO UZBROJENIA PODZIEMNEGO W SZCZEGÓLNOŚCI PRZEPUSTÓW POD DROGAMI.
- DOKŁADNĄ RZĘDNĄ KANALIZACJI SANITRANEJ POD PRZEPUSTAMI OKREŚLIĆ NA BUDOWIE.

— ODGAŁĘZIENIA KANALIZACJI SANITARNEJ WYKONAĆ
Z RUR PVC-U DN/OD 160x4,7 . 200x9 KLASA S (SDR34, SN8)

Obiekt:	SIĘĆ KANALIZACJI SANITARNEJ GRANTACYJNEJ Z ODGAŁĘZIENIAMI KANALIZACJA SANITARNA TŁOCZNA Z PRZEPOMOWNIAMI			
Adres:	OBREB ŁĘKNO DZ. NR 19/2 OBREB STRZĘŻENICE DZ. NR 229/2, 229/3, 277/1, 175/19, 228/3, 230, 231/1			
Inwestor:	GMINA BĘDZINO BĘDZINO 19, 76-037 BĘDZINO			
Treść rysunku:	PROFIL PODŁUŻNY KANALIZACJI SANITARNEJ TŁOCZNEJ ODCINEK P1-S1stn			
Projektował:	Imię i Nazwisko	Data i podpis	Skala:	
	mgr inż. Elżbieta Serwatka-Bunio UAN-073427/12.96 w zakresie siły, instalacji i urządzeń sanitarnych	07.2024	1:100/500	
Sprawdził:	mgr inż. Leszek Koszok ZAP/0081/PWOS/14 w zakresie siły, instalacji i urządzeń sanitarnych	07.2024	Nr rys.	16