


Uwaga!
1.Przebiega instalacji przez przegrody oddzielenia przeciwpożarowego należy prowadzić w przepustach ogniochronnych o klasie odporności ogniowej jak dla przegrody budowlanej.

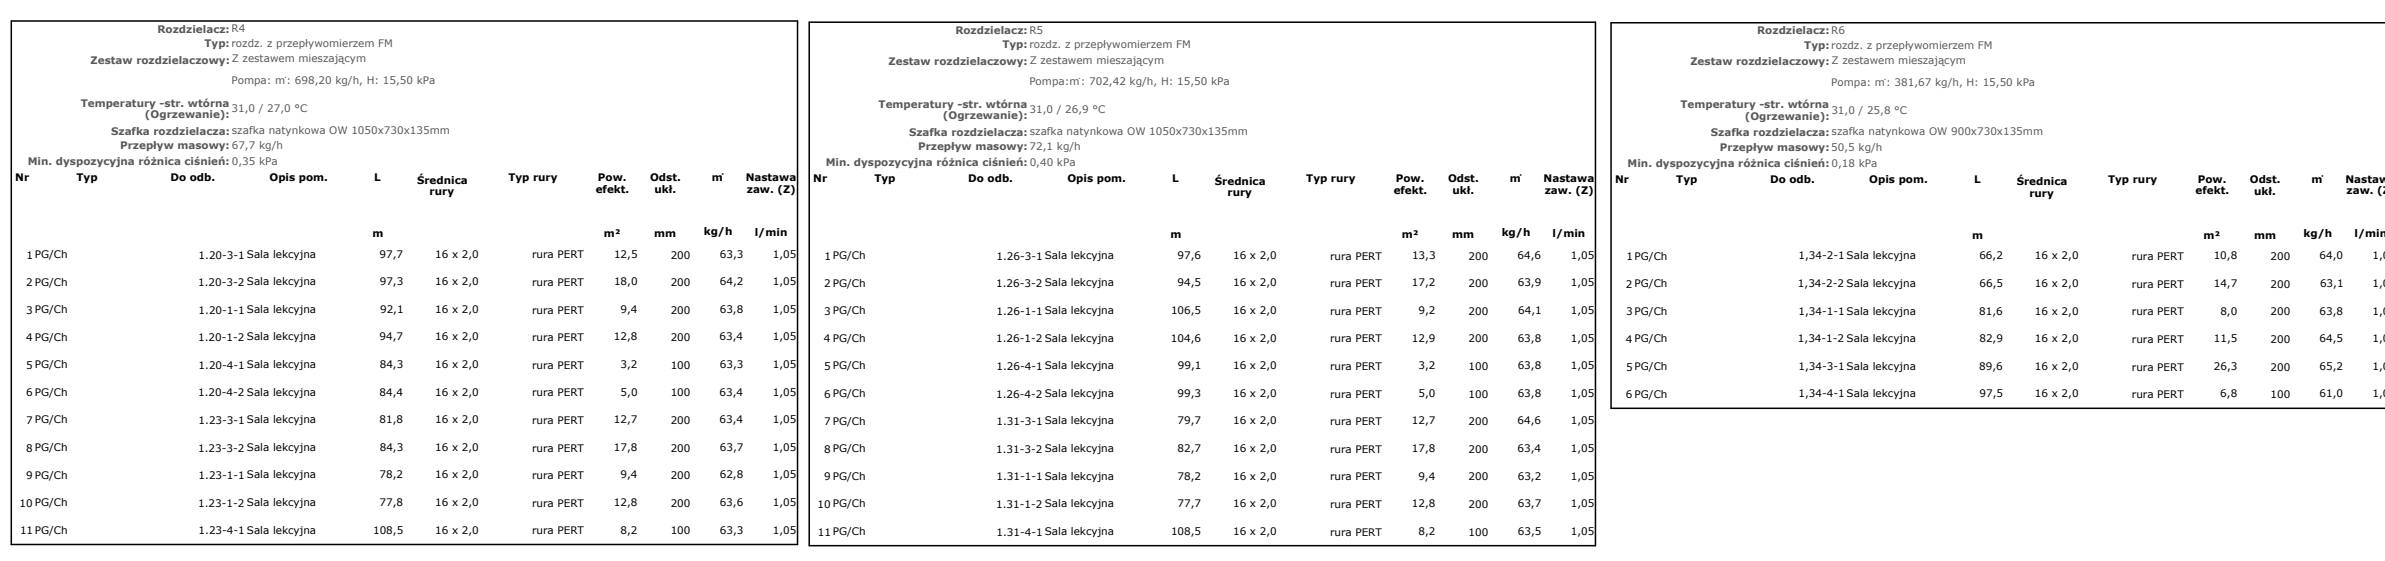

| | | | |
|--|---|--|---|
| INWESTOR: GMINA MIASTO ZAKOPANE UL. KORCUSIOWO 19, 34-500 ZAKOPANE | | ADRES INWESTYCJI: ul. Szabley 19 34-500 Zakopane nr dz. ewid. 611 | |
| <p style="text-align: center;">BUDOWA PRZEDSZKOLA I ŻÓBKRA WRAZ Z ZAGOSPODAROWANIEM TERENU I INFRASTRUKTURA TECHNICZNA ORAZ ROZBİORKA ISTNIEJĄCEGO PRZEDSZKOLA</p> | | | |
| JEDNOSTKA PROJEKTOWA: | Wykonawcy: | UPRAWNIENIA: | POD |
| <div style="border: 1px solid black; padding: 5px; display: inline-block;"> SILESIA Architekti ul. Rojna 43, 40-555 Katowice, tel. 032 745 24 24, 60 631 719 </div> | Projektował: mgr inż. Lukasz Kaczmarek | SLK70171PWS22 upr. bud i zast. techn. |  |
| UWAGI: WYMIAROWANIE <i>(cm)</i> | <p style="text-align: center;">RZUT PIĘTRA- INSTALACJA C.O. I C.T.</p> | | BRANZA: SANTARIANA |
| DATA: 03.03.2025 | FAZA: PROJEKT WYKONAWCZY | | SKALA: 1:30 |
| | NUMER ARKUSZA: | | HEAT |