

PROJEKT ZAGOSPODAROWANIA TERENU

SKALA 1:500

Oświadczam, że treść mapy do celów projektowych, na której wykonano niniejszy projekt jest identyczna z treścią mapy wydanej przez PZGiK w Szczytnie zaewidencjonowanej pod numerem P.2817.2023.638

podpis projektanta


PE100 SDR17 PN10 Ø90 mm,
Lw2-HP = 1,8 m
zakończenie sieci -
korek Ø110 mm

PE100 SDR17 PN10
Ø40 mm, L = 5,0 m
PE100 SDR17 PN10
Ø40 mm, L = 5,0 m

9-167/3
PE100 SDR17 PN10 Ø110 mm,
Lw1-w2 = 157,3 m

przewiert sterowany - r.o. PE100
SDR11 PN16 Ø200mm; L=12,0m
włączenie do istniejącej sieci
wodociągowej woB80

MAPA DO CELÓW PROJEKTOWYCH	
Oznaczenie kancelaryjne zgłoszenia pracy geodezyjnej	Gg.6641.476.2023
Jednostka ewidencyjna	identyfikator 281706 2 nazwa gm. Szczytno
Obręb ewidencyjny	identyfikator 0009 Nazwa Lipowiec
Działka ewidencyjna	167/3, 783/1
Skala mapy	1:500
Nazwa układu współrzędnych	prostokątnych płaskich wysokości 2000 PL-EVRF2007-NH
Numer godła	7.201.22.16.1.4, 7.201.22.16.3.2
Oznaczenie granic obszaru, który był przedmiotem aktualizacji	
Służebności gruntowe mające wpływ na zagospodarowanie gruntów zlokalizowanych w granicach projektowanej inwestycji	Nie badano obciążeń gruntów pod względem służebności
Kontur użytku gruntowego, który nie jest ujawniony w bazie danych ewidencji gruntów i budynków	Brak
Opracowano dnia 06.03.2023r.	
Geodeta uprawniony mgr inż. Marcin Nowociński upr. nr 20700 zakres I	Usługi Geodezyjne Nowociński S.C. ul. Rynek 15; 12-130 Pasym tel. 608 628 264 e-mail: m.nowocinski@wp.pl NIP: 745-185-32-28, REGON 385443650
Imię i nazwisko, nr uprawnień oraz data i podpis geodety uprawnionego,	Pieczętka firmowa

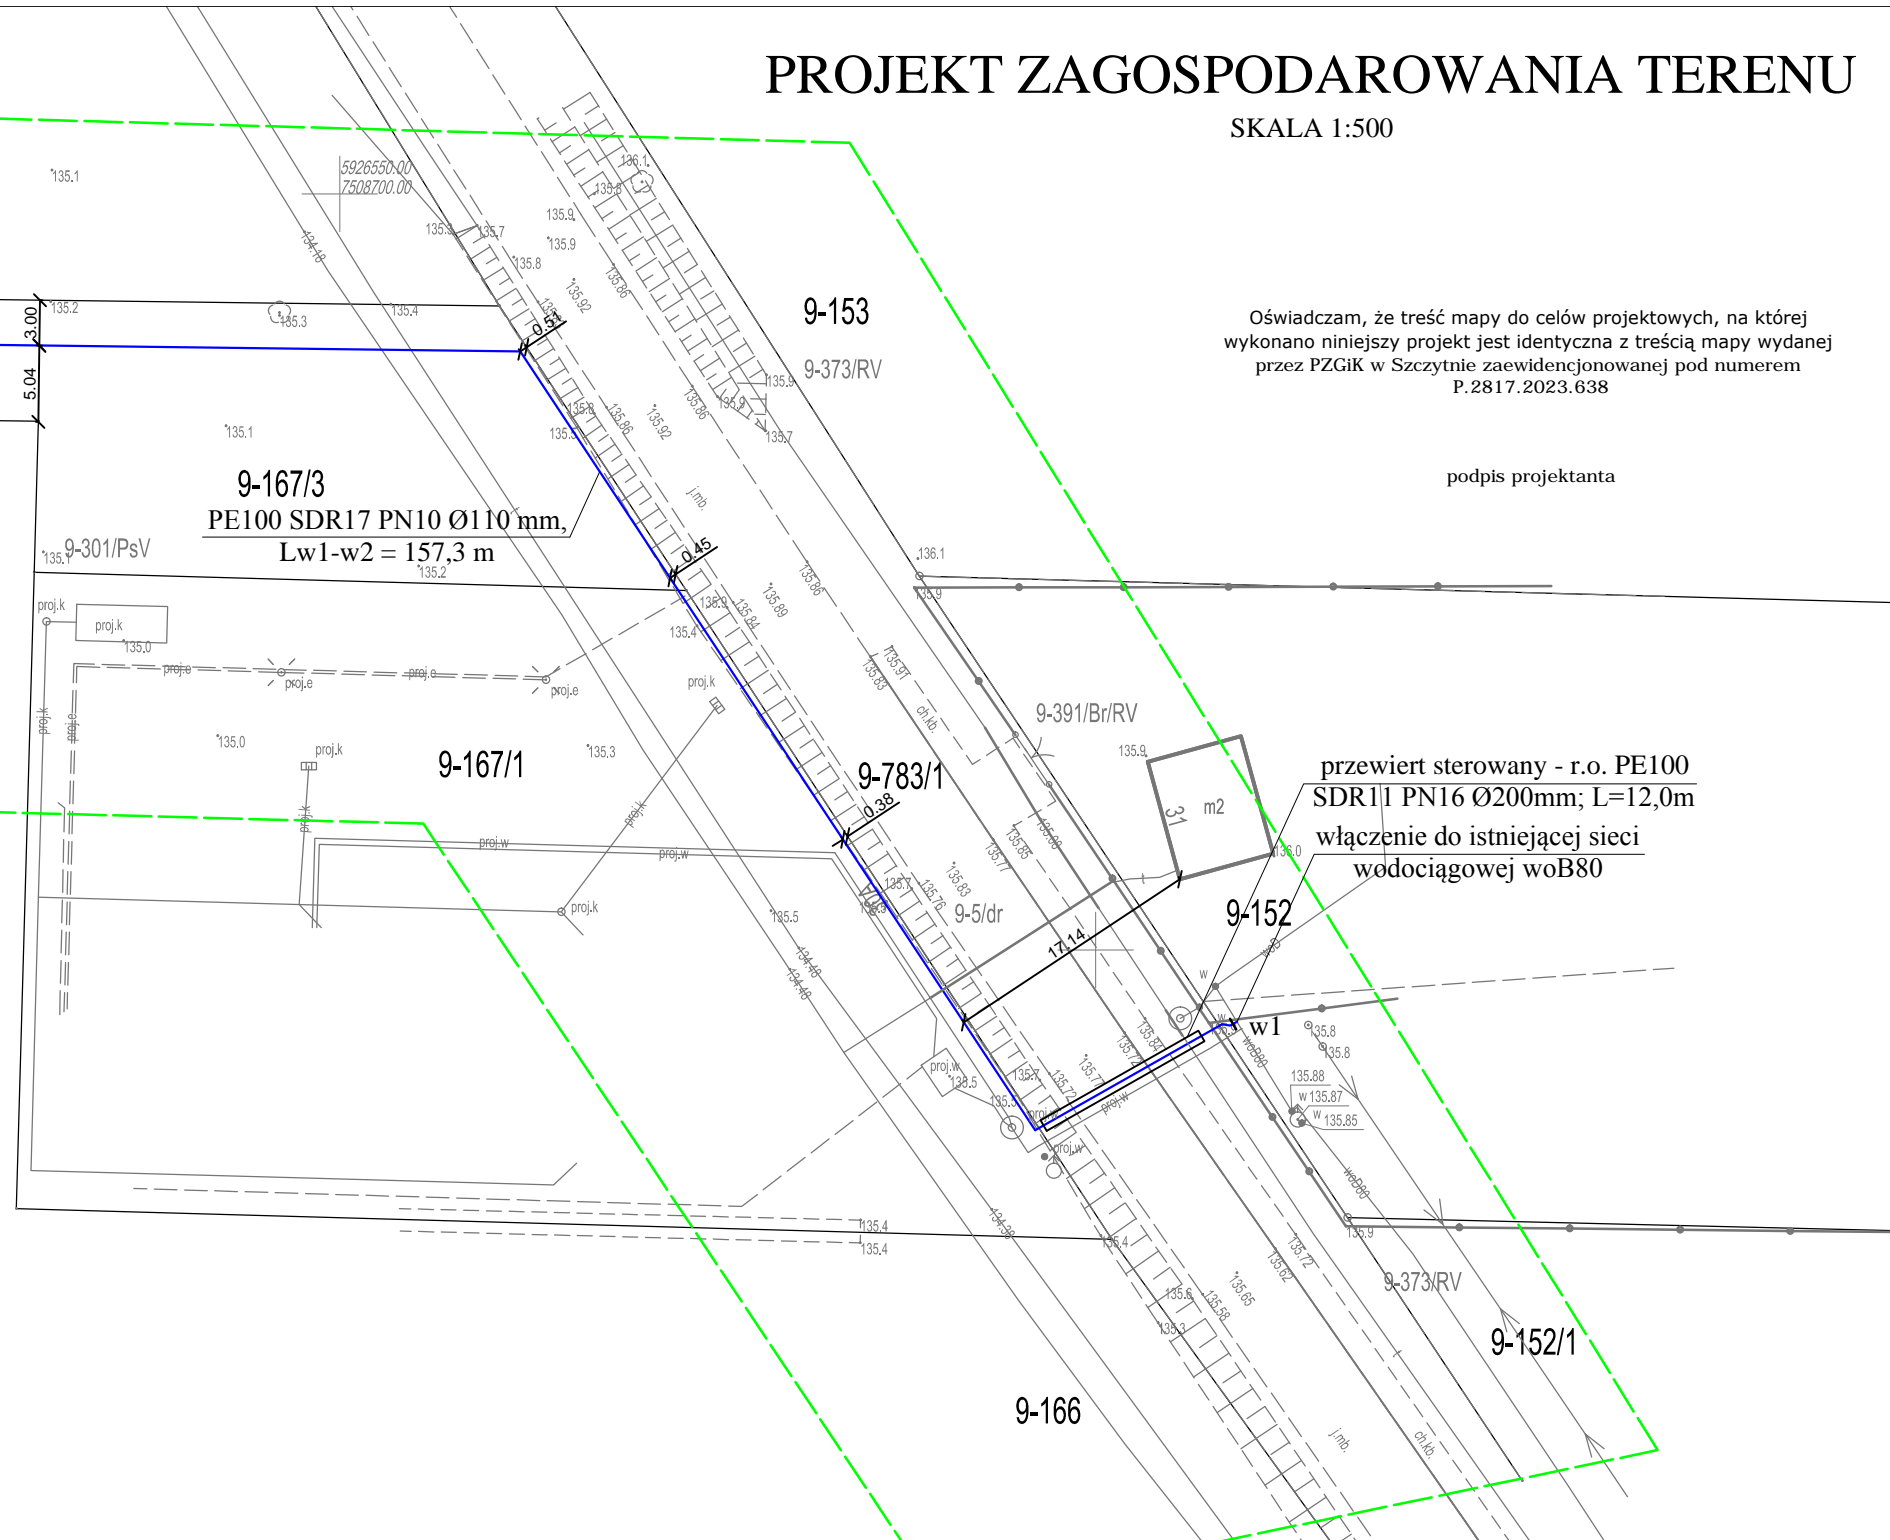

- LEGENDA:**
- włączenie projektowanej sieci wodociągowej PE100 SDR17 PN10 Ø110 mm do istniejącego wodociągu woD80
 - projektowana sieć wodociągowa PE100 SDR17 PN10 Ø110 mm
 - projektowany przewiert sterowany rurą osłonową PE100 SDR11 PN16 Ø200 mm
 - projektowane przyłącze wodociągowe PE100 SDR17 PN10 Ø40 mm
 - nawiertka z zasuwą NWZ/PE Ø110/40 mm
 - projektowane hydranty nadziemne Ø80
 - zasuw
 - węzły
 - zakres aktualizacji mapy do celów projektowych

Biuro Projektów Inżynierskich Sp. z o.o. 12-100 Szczytno ul. B. Chrobrego 1 tel. 503-153-643	ROZBUDOWA SIECI WODOCIĄGOWEJ W MIEJSCOWOŚCI LIPOWIEC, GMINA SZCZYTNO	Nr rys. PZT-1
	Przedmiot rysunku: Projekt zagospodarowania terenu	skala: 1:500
	Investor: Gmina Szczytno, ul. Łomżyńska 3, 12-100 Szczytno	data: 06.06.2023
Stanowisko Projektant	Imię i nazwisko mgr inż. Adam Wardęcki	numer uprawnień WAM/0046/PWOS/06
		podpis

Oświadczam, że operat techniczny zawierający rezultaty pracy geodezyjnej, wykonanej przez firmę „Usługi Geodezyjne Nowociński S.C.”, zgłoszonej pod numerem Gg.6641.476.2023 w Starostwie Powiatowym w Szczytnie, otrzymał w dniu 13.03.2023 r. pozytywny wynik weryfikacji nr Gg.6641.476.2023_1. Operat techniczny został przyjęty do Powiatowego Zasobu Geodezyjnego i Kartograficznego i otrzymał identyfikator materiału zasobu nr P.2817.2023.638. Jednocześnie informuję, że jestem świadomy odpowiedzialności karnej za złożenie fałszywego oświadczenia.

Geodeta uprawniony
mgr inż. Marcin Nowociński
upr. nr 20700 zakres I

GEODETA UPRAWNIONY
podpis kierownika prac
upr. nr 20700
tel. 608 628 264, 698 648 468

