

**PROJEKT ZAGOSPODAROWANIA TERENU**  
**SKALA 1:500**

URZĄD MIASTA TERESPOL  
ul. Czerwonego Krzyża  
21-550 Terespol



*Załącznik 2 z 3 do decyzji*  
*Nr. D.M. 7230.38.2021.1*  
*z dnia 12-07-2021*




Uwaga: Profil podłużny sieci wg. rys. nr 6

LEGENDA:	
	- projektowana kanalizacja deszczowa
PP250, L=2,5m, i=2%	- materiał, średnica, długość, spadek
S1	- studnia rewizyjna
W1	- studnia osadnikowa z wpustem
WL	- umocniony wylot ścieków
	- kolizje z uzbrojeniem podziemnym


**ORIENTACJA**  
1:25000

**PROJEKT ZAGOSPODAROWANIA TERENU**  
**SKALA 1:500**

URZĄD MIASTA TERESPOL  
ul. Czerwonego Krzyża  
21-550 Terespol

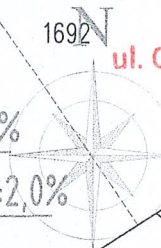

*Załącznik 223 do decyzji N. 211.7230.38.2021 z dn. 12-07-2021*

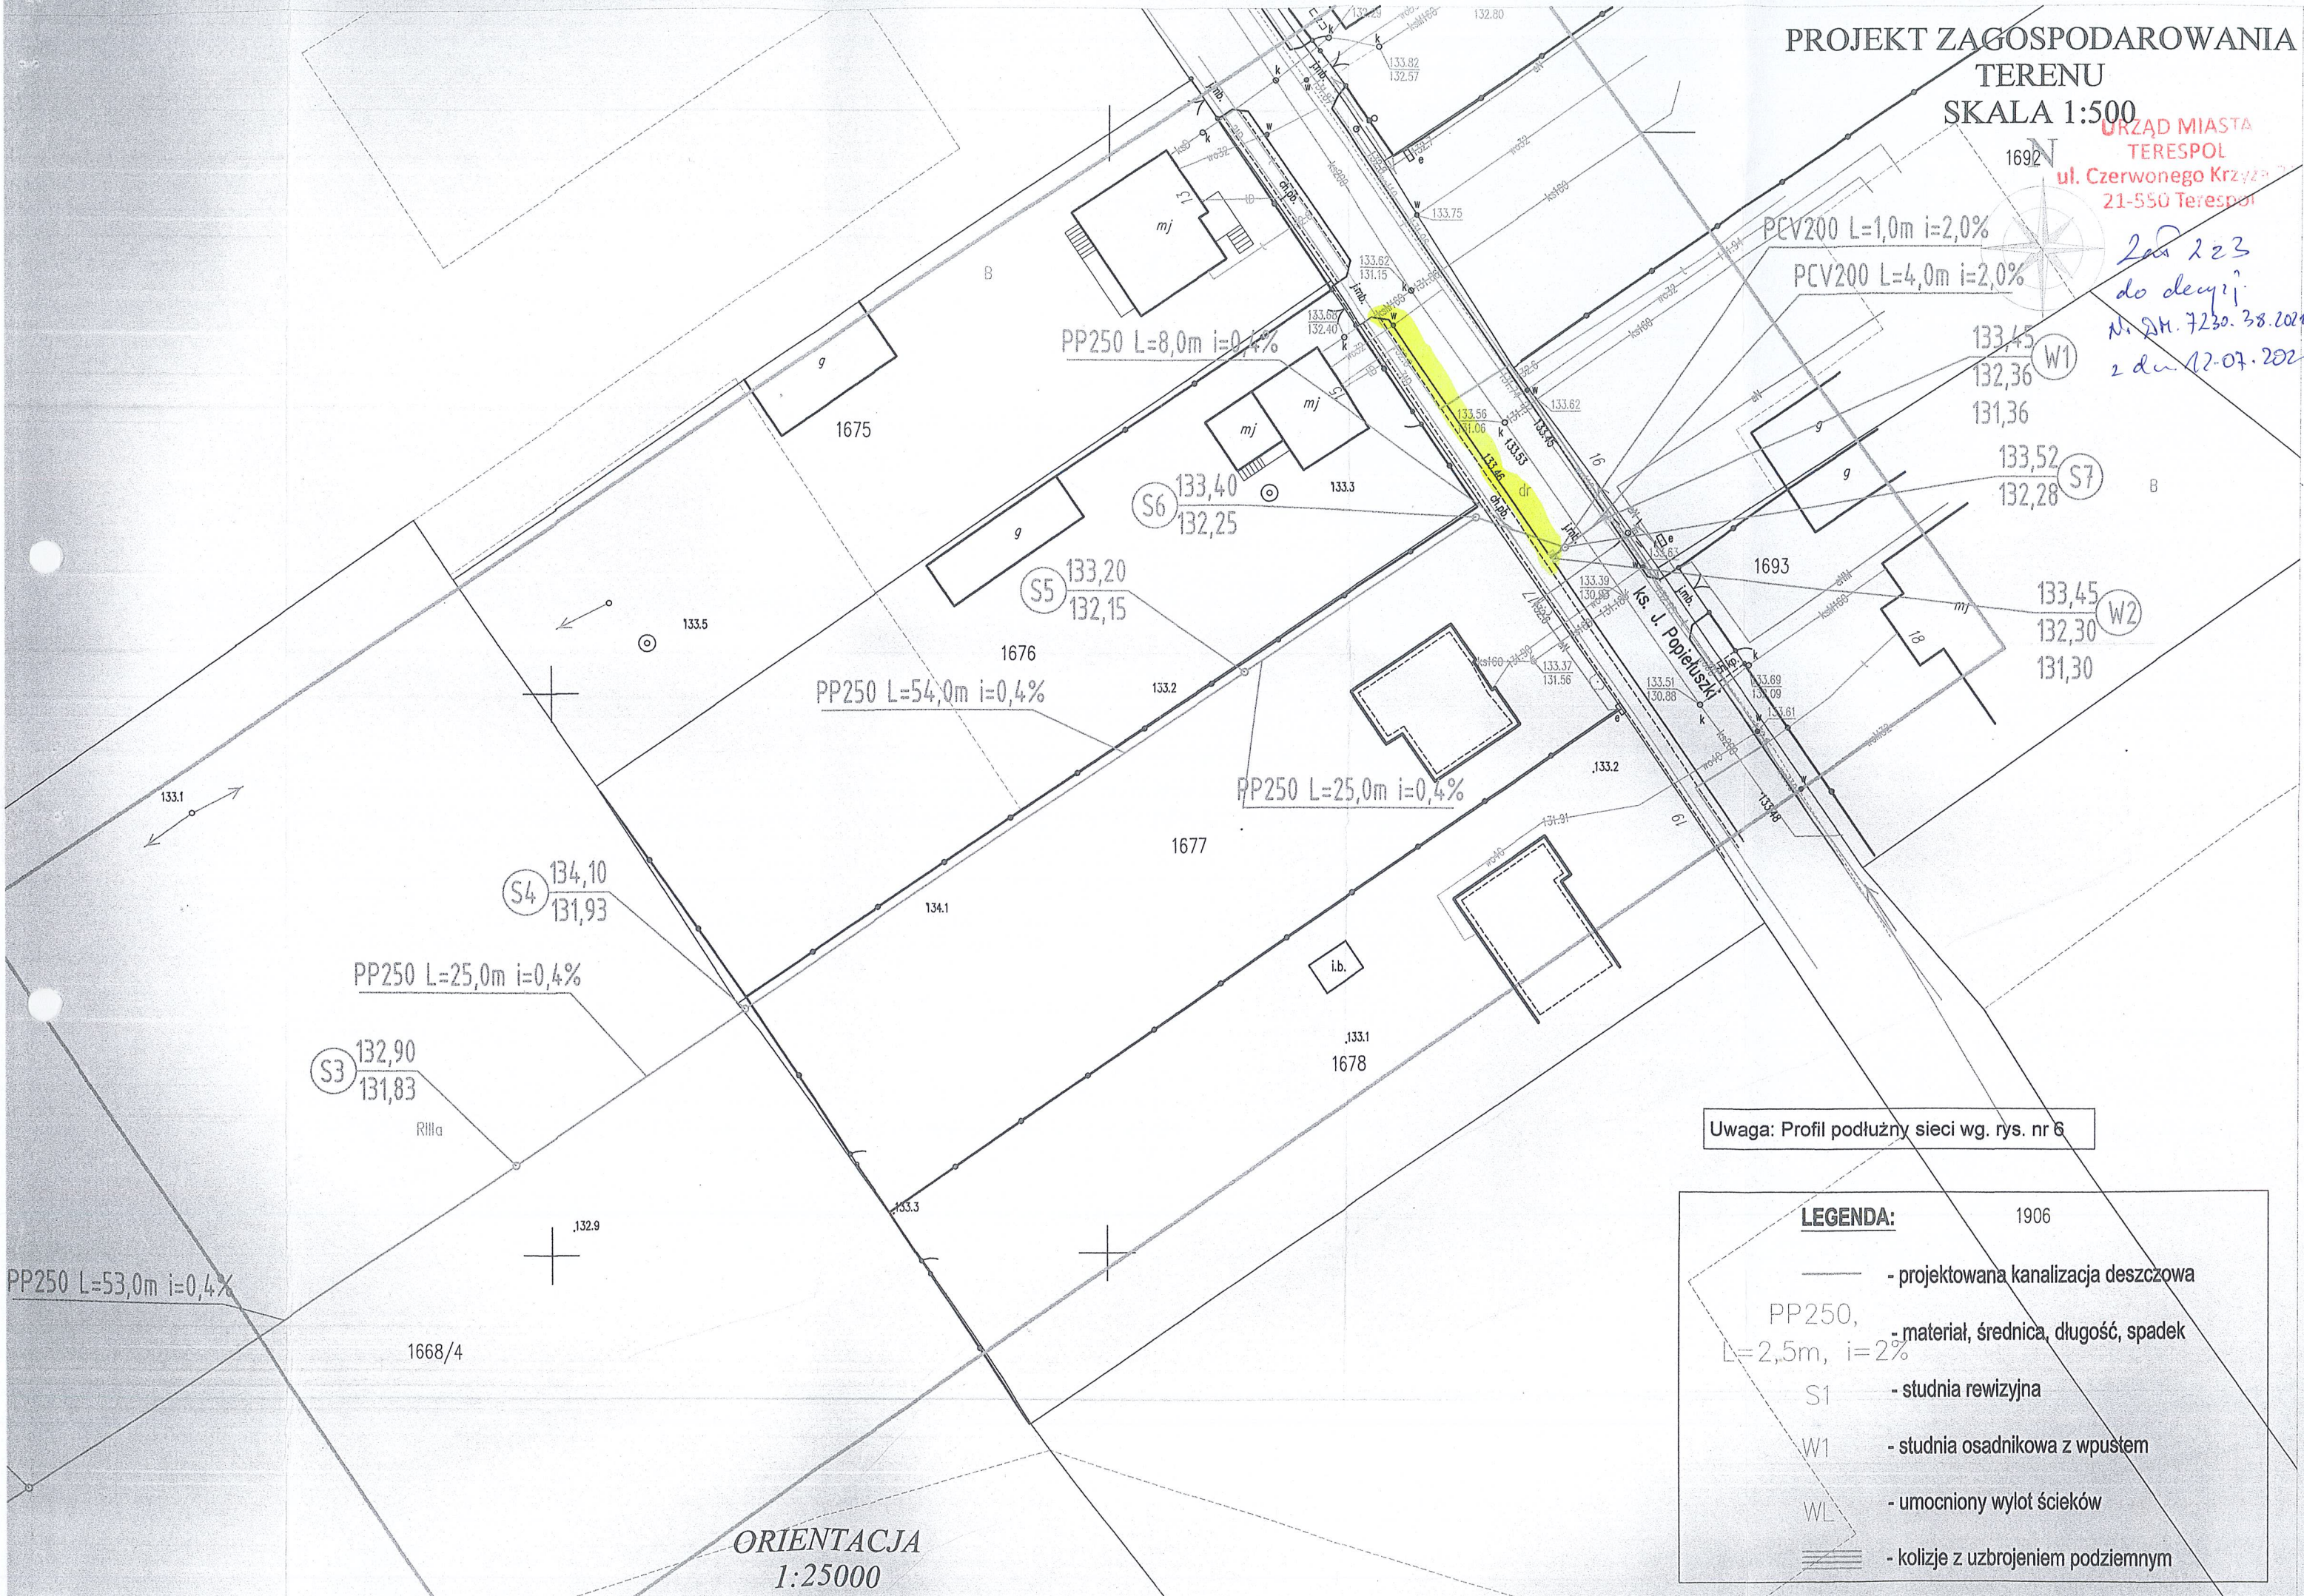

Uwaga: Profil podłużny sieci wg. rys. nr 6

**LEGENDA:**

- projektowana kanalizacja deszczowa
- PP250, L=2,5m, i=2%  
 - materiał, średnica, długość, spadek
- S1 - studnia rewizyjna
- W1 - studnia osadnikowa z wpustem
- WL - umocniony wylot ścieków
- kolizje z uzbrojeniem podziemnym

**ORIENTACJA**  
1:25000