


**LEGENDA :**

- POWIERZCHNIE (POMIESZCZENIA) UZUPEŁNIAJĄCE OBJĘTE ZMIANAMI
- Ściany istniejące
- Projektowane elementy betonowe
- Ściany do wyburzenia, elementy do usunięcia
- Centrala wentylacyjna, typ HYGIENOS GZ, nawiewno-wyiewna, prod. Clima Produkt, zgodnie z załączoną kartą doboru, wg projektu instalacji wentylacji
- COOL SW 30S-R407c-ZP Agregat wody lodowej produkcji COOL, dane techniczne w załączonej karcie doboru. Agregat obsługuje centrale went., wg projektu instalacji klimatyzacji
- COOL SW 13H-HT-R407c-ZP Agregat wody lodowej prod. COOL, dane techniczne w załączonej karcie doboru. Agregat obsługuje akcelerator, wg projektu instalacji klimatyzacji
- WP Wytwornica pary UR060HL101, prod. CAREL
- RGW Projektowana rozdzielnica zasilająca wentylację i klimatyzację, wg projektu instalacji elektrycznej
- RGA Projektowana rozdzielnica zasilająca akcelerator, wg projektu instalacji elektrycznej
- RUPS Projektowana rozdzielnica UPS akceleratora, wg projektu instalacji elektrycznej
- RW-HYG Rozdzielnica wentylacji, wg projektu instalacji elektrycznej (dostawa i montaż przez wykon. wentylacji)
- R-AWL30 Rozdzielnica klimatyzacji, wg projektu instalacji elektrycznej (dostawa i montaż przez wykon. wentylacji)
- R-AWL13 Rozdzielnica klimatyzacji, wg projektu instalacji elektrycznej (dostawa i montaż przez wykon. wentylacji)

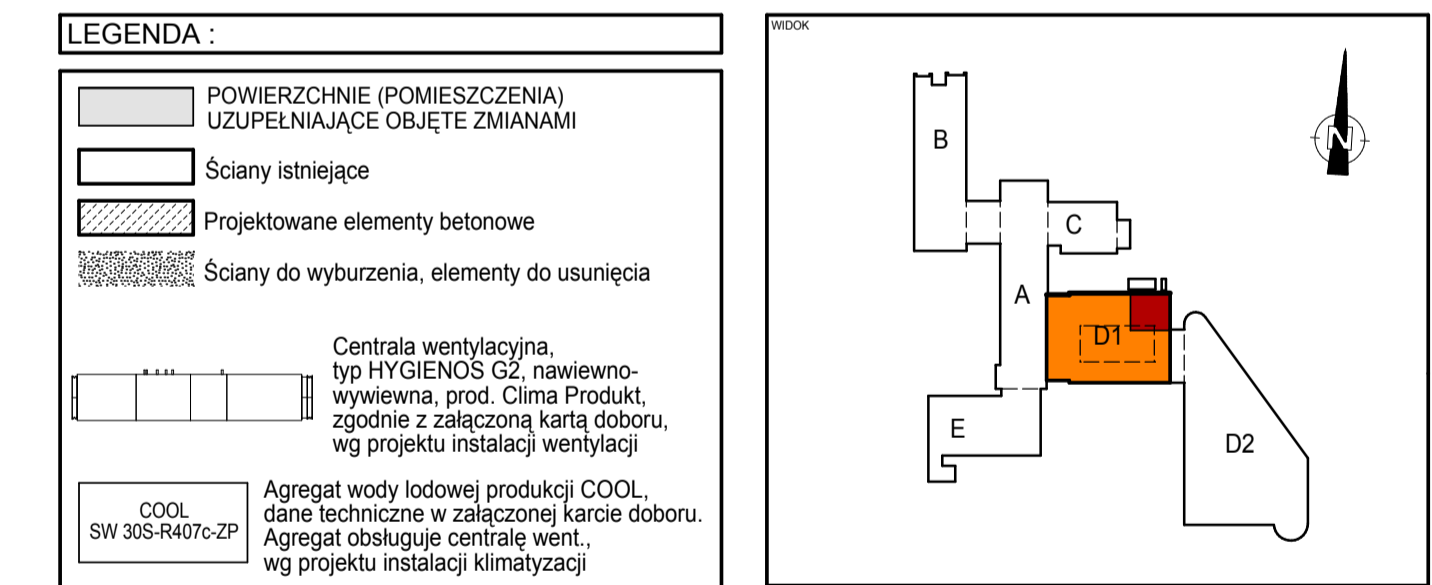

**Przebudowa istniejącego „bunkra” w Zakładzie Radioterapii D-1 pod przyspieszacz liniowy (akcelerator) w Opolskim Centrum Onkologii w Opolu**  
45-060 Opole, ul. Katowicka 65A  
DZIAŁKI NR 28/5, K.M. 46, obręb Opole

**INWESTOR:** Samodzielny Publiczny Zakład Opieki Zdrowotnej **OPOLSKIE CENTRUM ONKOLOGII** im. Prof. T. Koszarowskiego ul. Katowicka 65A, 45-060 Opole tel. 664 081 888

**PROJEKTOWY:** Pracownia Architektury - JAMS, architekt Mariusz Sługocki  
siedziba: ul. Niemodlińska 47/3 45-751 Opole  
biuro: ul. Sycylijskiego 13, pok. 215 45-716 Opole  
tel./fax: (77) 4743641, kom. 692 44 31 32  
e-mail: mariusz.slugocki@wp.pl, jams@wp.pl  
www.jamsarchitect.pl, NIP: 973068814, REGON: 160043028

**CZĘŚĆ OBIEKTU:** CZĘŚĆ BUDYNKU D1 **TYTUŁ:** RZUT PRZYZIEMIA **SKALA:** 1:50

**ADZ PROJEKTU:** PROJEKT BUDOWLANO-WYKONAWCZY **BRANŻA:** ARCHITEKTURA **MIKRO:** A1

**OSOBY:** mgr inż. arch. Mariusz Sługocki LOIA/15/2005/GW  
mgr inż. arch. Marek Duda  
mgr inż. arch. Anna Sługocka 05/OPOKK/2011

**DATA:** GRUDZIEŃ 2012

Przedmiotowa inwestycja: Przebudowa istniejącego „bunkra” pod przyspieszacz liniowy (akcelerator) wraz z zespołem pomieszczeń tworzących budynek w Zakładzie Radioterapii D-1, będącym **BUDYNKIEM SŁUŻBY ZDROWIA** nieprzekraczającym 12m wys. (bud. niski N) - zalicza się do: **KATEGORII ZAGROZENIA LUDZI II I KLASY ODPORNOŚCI POŻAROWEJ "D" (W RZECZYWISTOŚCI BUDYNEK MA KLASĘ "B").** Wszystkie elementy wykonano NRO. Ściany działowe w systemie G-K i z poliwęglanu litego z atestem pożarowym B1 (nie rozprzestrzeniają ognia). Parter budynku D-1 musi stanowić odrębną strefę, dlatego należy wprowadzić: - w parterze na granicy strefy budynku A i D-1: trzy okna E60 i zespół drzwi EI60 - w klatce schodowej prowadzącej do przyziemia: drzwi EI60 - w przyziemiu na granicy strefy budynku A i D-1: drzwi EI60

**UWAGA:** Wszystkie wymiary sprawdzić na miejscu !!! Wymiary dopasować do stanu istniejącego.