







ul. Tarczyńskiego

ul. Mickiewicza

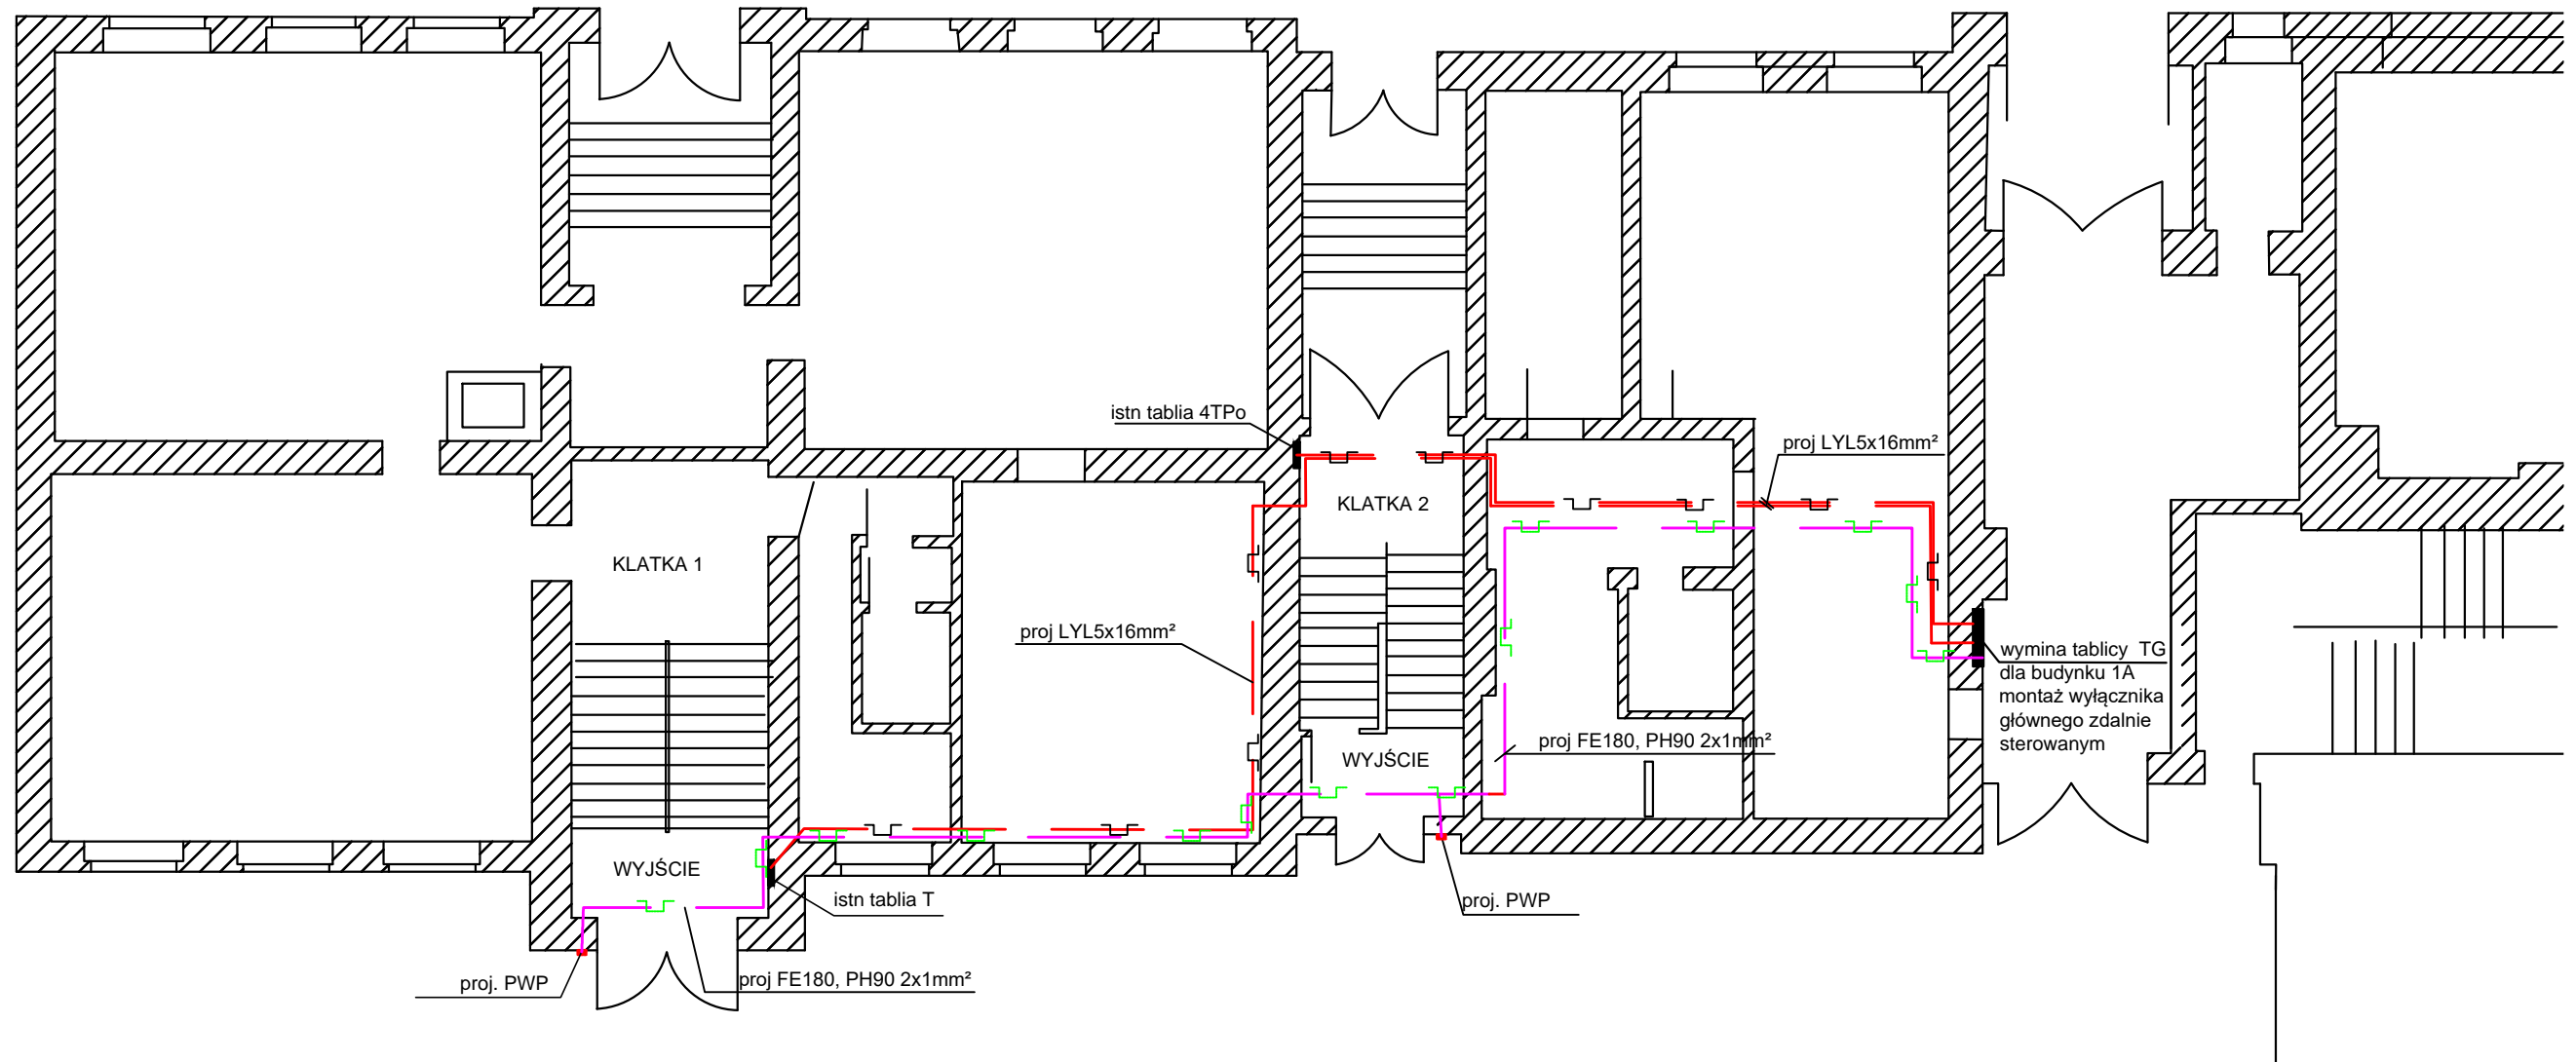

WJAZD

LEGENDA

-  koryto metalowe
-  przewód FE 180PH90 2x1mm²
-  PWP
-  przewód LY 5x16mm²
-  koryto plastykowe trudno palne

| | | |
|--|--|------------------------|
| KOND-BUD Projektowanie instalacji elektrycznych i sieci elektroenergetycznych ul. Mazurska 17c/3, 70-443 Szczecin NIP: 851-192-92-44 REGON: 810401025 tel. +48 501 018 716 e-mail: mkublicki@wp.pl | | |
| Objekt: | Biblioteka Główna Uniwersytetu Szczecińskiego | Branża: ELEKTRYCZNA |
| Adres: | Szczecin ul Tarczynskiego 1a | Data: 07.2 |
| Tytuł rysunku: | RZUT PARTERU INSTALACJE | Faza: koncept |
| Projektował: | mgr inż. Marek Kublicki ZAP/0123/POOE/13 | Skala: 1:100 |
| Opracował: | | Nr rys.: E |
| Sprawdził: | mgr inż. Grzegorz Madej ZAP/0195/PWBE/17 | |