

# STREFA ZL V

# STREFA ZL I


## RZUT PARTERU - STAN PROJEKTOWANY

# STREFA ZL V

## RZUT PARTERU 1:100

- OZNACZENIA URZĄDZEŃ WENTYLACYJNYCH**
- Wk<sub>w</sub> WENTYLATOR KANAŁOWY ZAŁĄCZANIE CZUJKĄ WILGOTNOŚCI I Z OSWIETLENIEM
  - Wk<sub>s</sub> WENTYLATOR KANAŁOWY ZAŁĄCZANIE WRAZ Z OSWIETLENIEM POMIESZCZENIA
  - NAWIETRZAK ŚCIENNY 30m<sup>3</sup>/h PRZY CIŚNIENIU 10dPa HIGROSTEROWANY

- OZNACZENIA**
- ŚCIANY ISTNIEJĄCE DO ZACHOWANIA
  - ŚCIANY PROJEKTOWANE DO WYKONANIA
  - ŚCIANY ISTNIEJĄCE DO WYBURZENIA
  - CZEŚĆ BUDYNKU POZA ZAKRESEM OPŁACOWANIA PROJEKTU

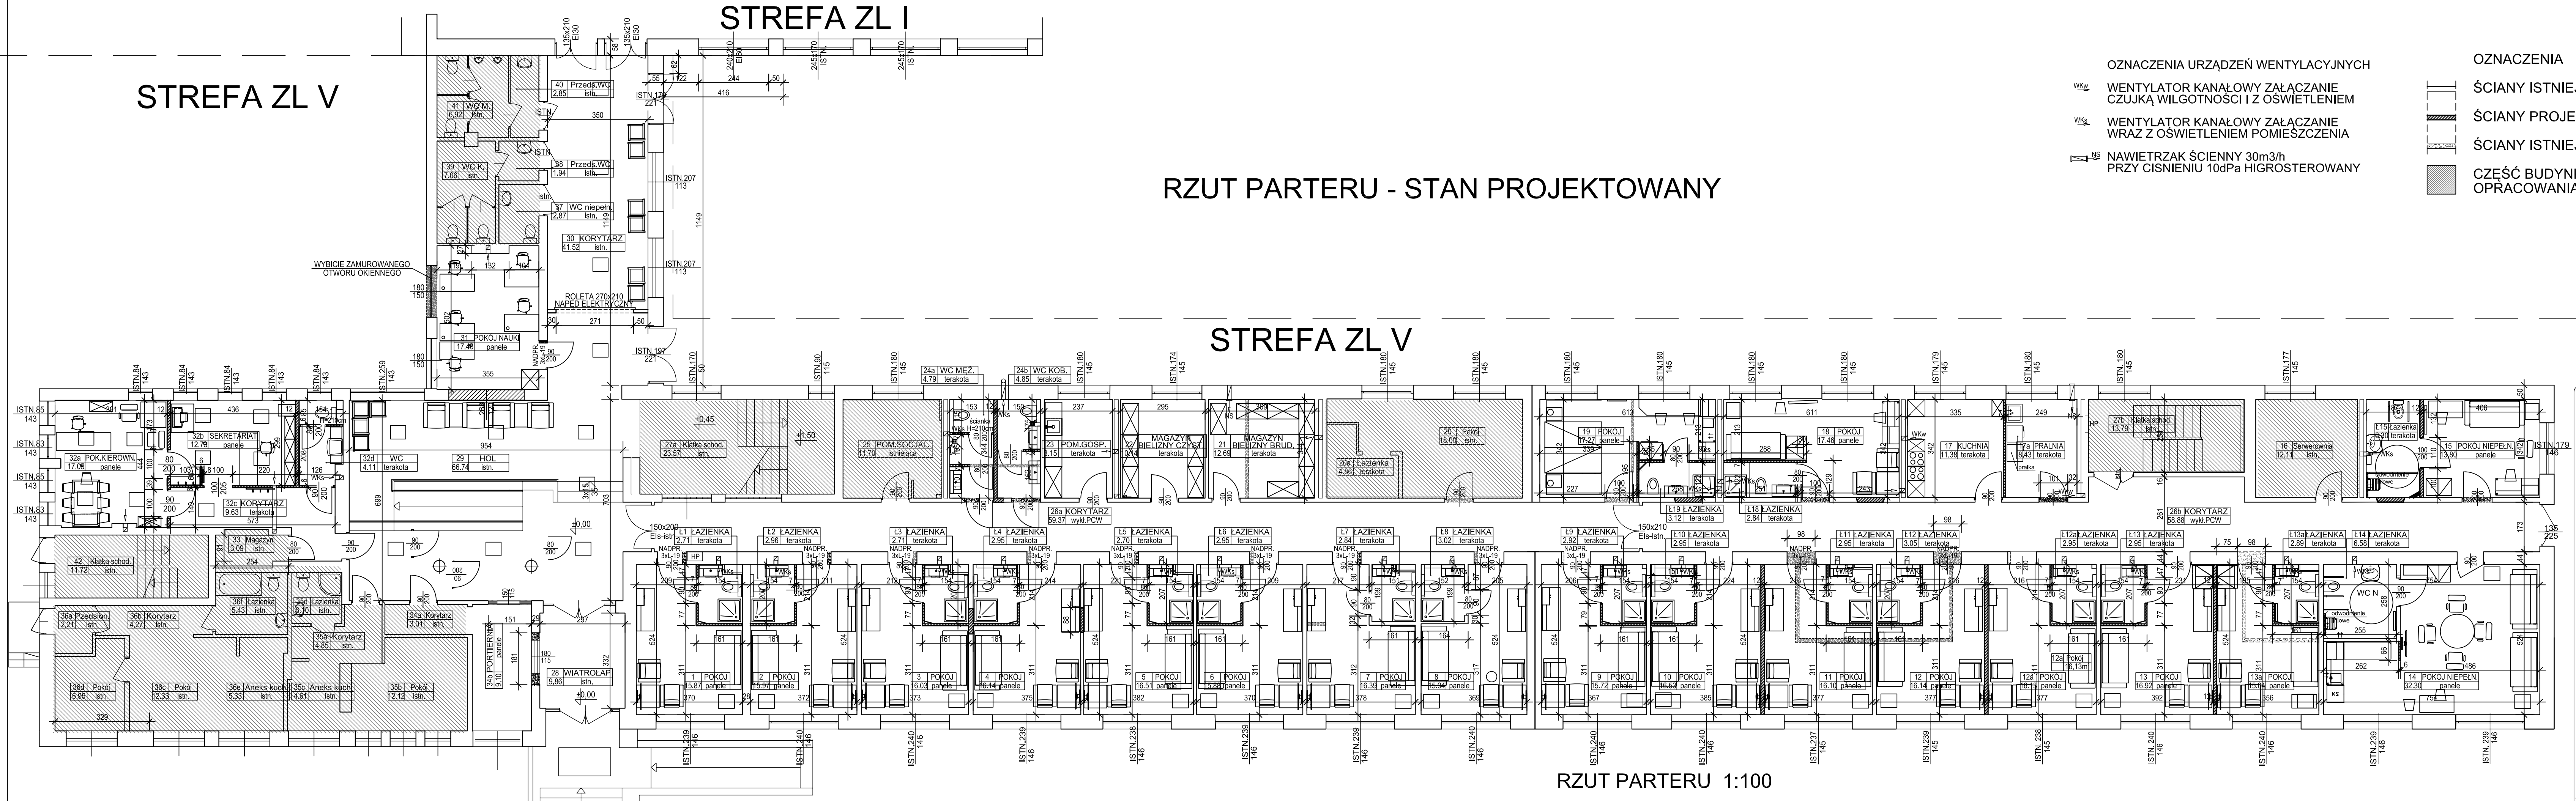

Spółdzielnia Obsługi Inwestycyjnej "Dompil"  
64-920 Pila ul. Sikorskiego 33 tel/fax (67) 214-80-01

Investor	PANSTWOWA UCZELNIA Ślania Słazica w Pile		
Nazwa obiektu	PRZEBUDOWA BUDYNKU DOMU STUDENTA PUSS w PILE	branża: budowl.	liczba rysunków: 3.
Adres	Pila, ul. Podchorążych 10	Nr rysunku: 3.	Skala: 1:100
Nazwa ywaruku	PIŁA, ul. ŻEROMSKIEGO 14, działka nr 1311/1		
Projektował:	mgr inż. arch. Iwona Maciejewicz Wojtkiewicz	Upr. nr.:	04. 2021
Sprawił:	mgr inż. arch. MARCIN CZASADA	Upr. nr.:	04. 2021
Projektował:	mgr inż. TOMASZ ZASADA	Upr. nr.:	04. 2021
Sprawił:	inż. KAZIMIERZ GRZEŁA	Upr. nr.:	04. 2021