


BIURO GOSPODARSTWA MIASTA
w Świnoujściu
Miejski Ośrodek Dokumentacji
Geodezyjnej i Kartograficznej

m. Świnoujście
SKALA 1:500

BIURO PROJEKTOWO - USŁUGOWE "INSTAL-TECH"	
MGR INŻ. JAN DROŻDŻ	
78-320 Połczyn-Zdrój, ul. B. Chrobrego 24, tel./fax./94-36-620-91/	
Investor:	TBS LOKUM sp.z o.o Świnoujście ul. Wyspiańskiego 35C, 72-600 Świnoujście
Obiekt:	Lokal mieszkalny nr 2 w budynku mieszkalnym wielorodzinnym Kategoria obiektu budowlanego XIII
Adres:	ul. S. Jaracza 54, lokal mieszkalny nr 2, dz. nr 266, obr. 0012 jedn. ewid. 326301_1.0012, 72-600 Świnoujście
Investycja:	Przebudowa instalacji gazowej
Stadium:	Projekt architektoniczno-budowlany
Data:	09.10.2021
Treść rysunku:	Plan sytuacyjny
Rys. nr:	1
Skala:	1: 500
Projektował:	mgr inż. Jan Drożdż <small>(specjalność instalacyjna w zakresie sieci, instalacji i urządzeń cieplnych, wentylacyjnych, gazowych, wod-kan)</small>
Nr uprawnień:	ZAP/0211/PWBS/18

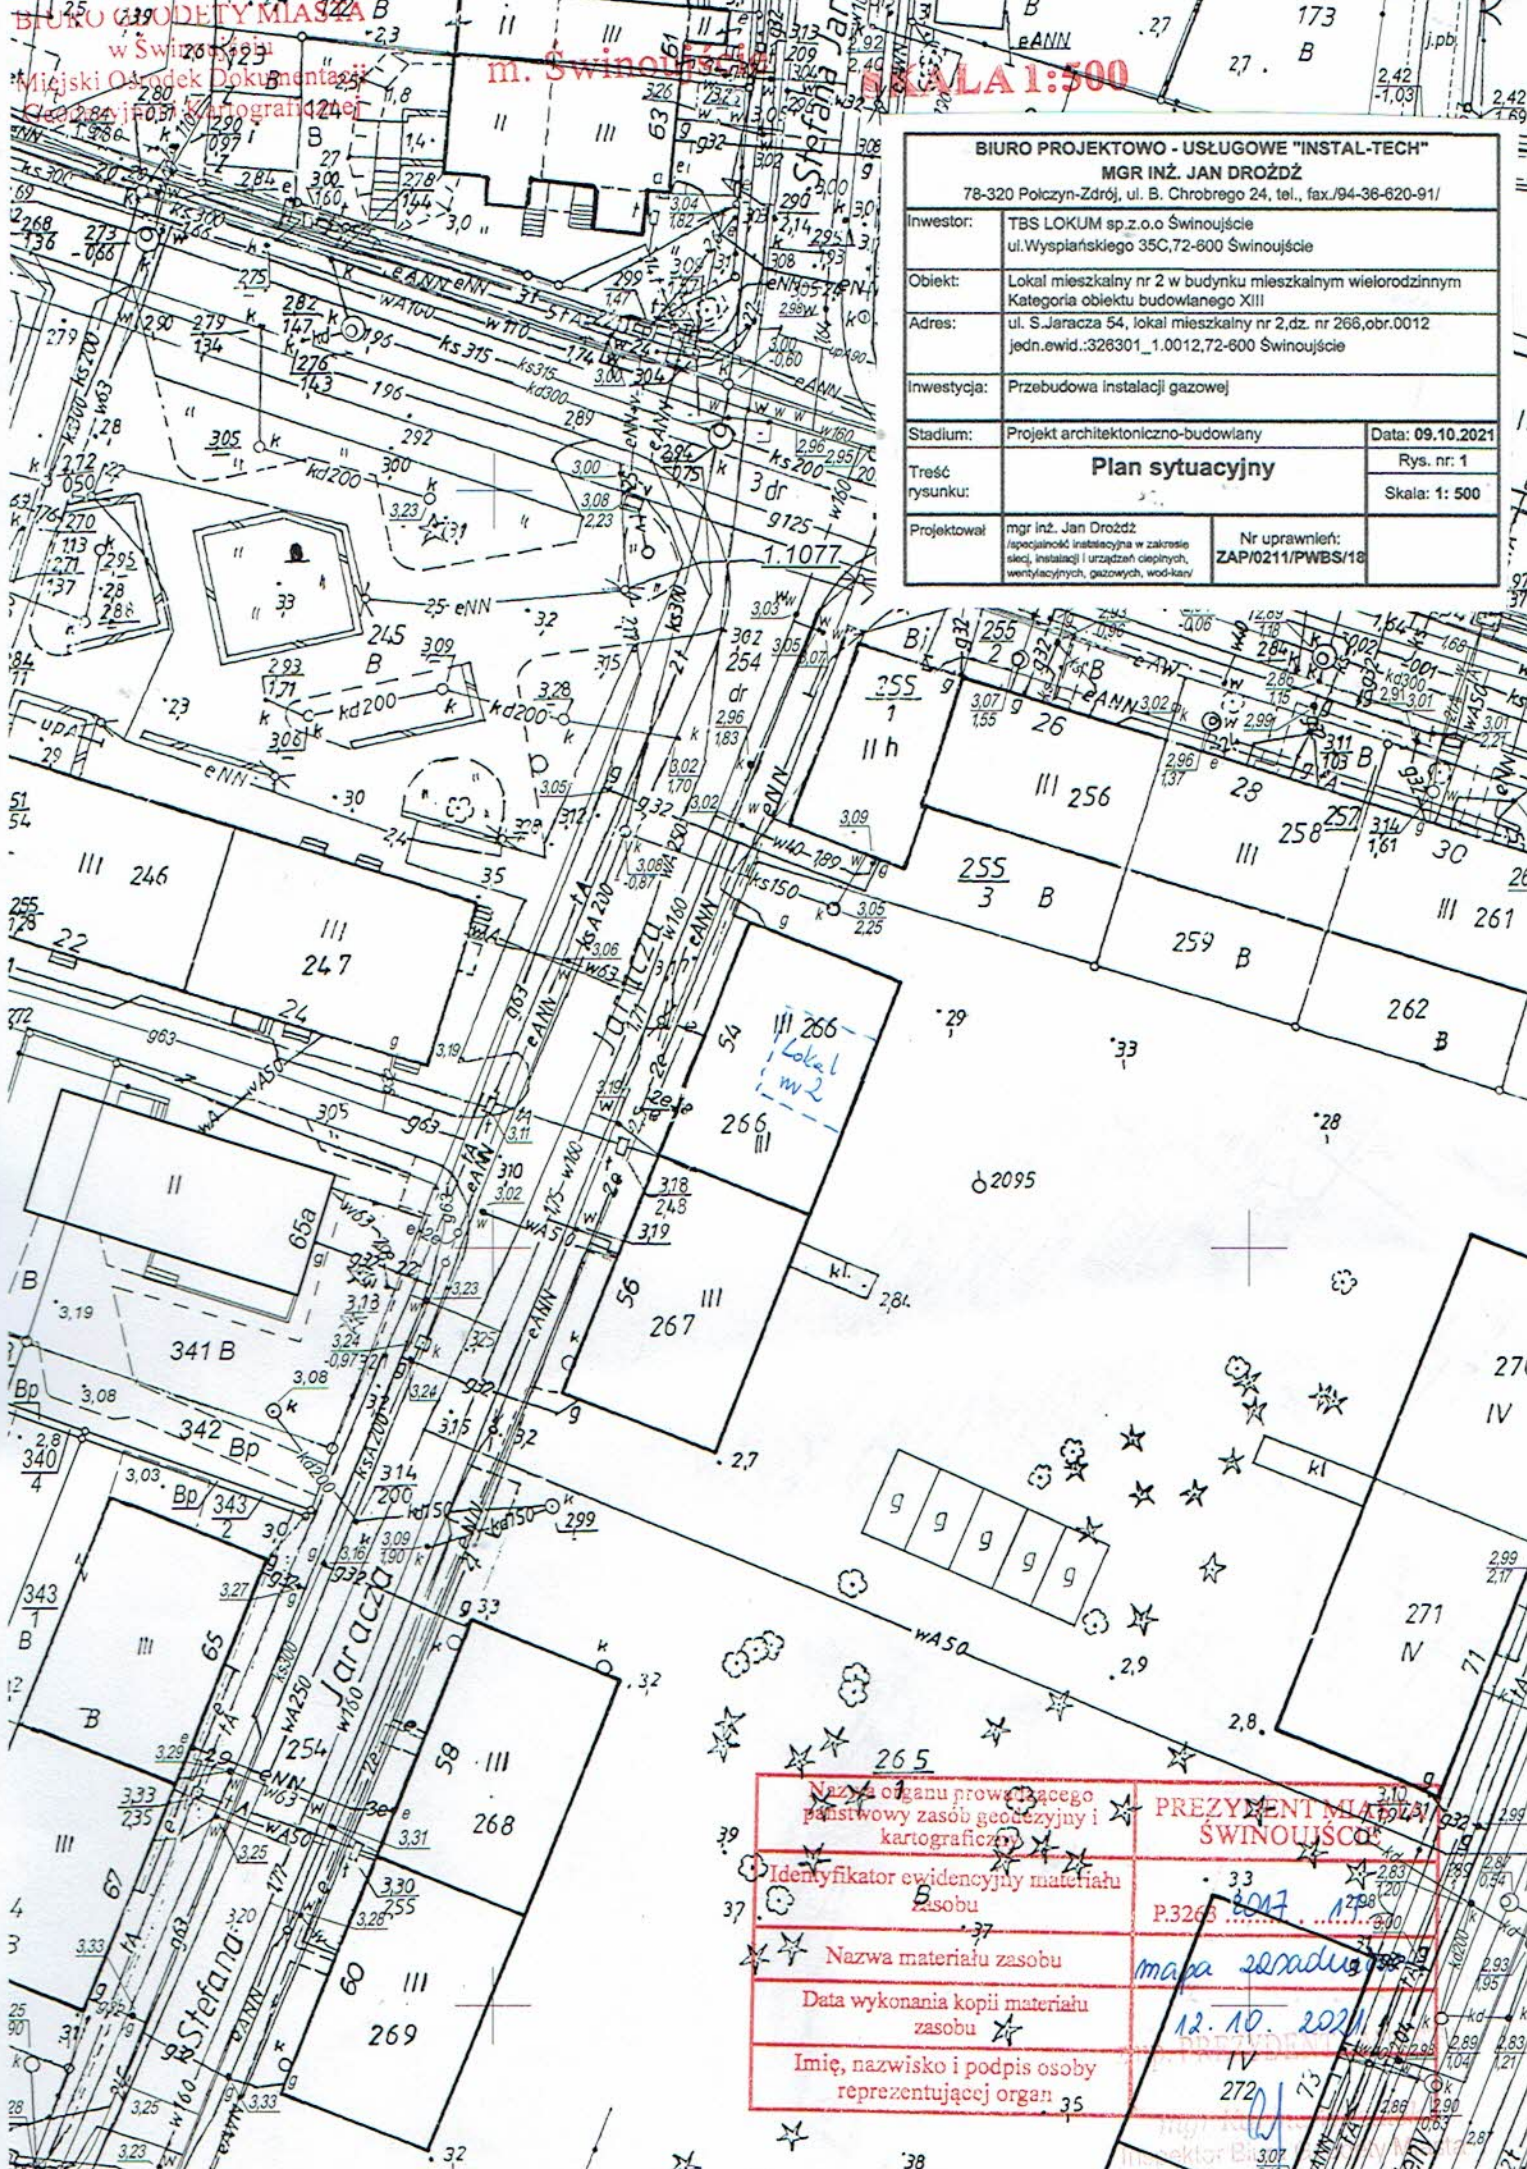

Nazwa organu prowadzącego państwowy zasób geodezyjny i kartograficzny	PREZYDENT MIASTA ŚWINOUJŚCIE
Identyfikator ewidencyjny materiału zasobu	P.3263 8017
Nazwa materiału zasobu	mapa teraźniejszości
Data wykonania kopii materiału zasobu	12.10.2021
Imię, nazwisko i podpis osoby reprezentującej organ	IV 272