



**LEGENDA:**

- rurociąg kanalizacji tuszczowej
- rurociąg kanalizacji sanitarnej pod posadzką
- rurociąg odpowietrzający
- rurociąg kanalizacji deszczowej
- rurociąg kanalizacji -żelwna
- zimna woda
- ciepła woda
- cyrkulacja
- woda uzdatniona
- instalacja PPOŻ
- pion wodny
- pion wodny-PPOŻ
- pion kanalizacji sanitarnej
- pion kanalizacji tuszczowej
- pion kanalizacji deszczowej grawitacyjnej
- pion kanalizacji -żelwny
- wpust odwodnienia dachu
- średnica instalacji wodnej

- UWAGI:**
1. PIONY INSTALACJI WODOCIĄGOWEJ I KANALIZACYJNEJ OBUĐOWAĆ.
  2. PODEJŚCIA DO PRZYBÓRÓW PROWADZIĆ W BRUZZACH ŚCIENNYCH W OTULINIE IZOLACYJNEJ.
  3. PRZEJŚCIA INSTALACJI PRZEZ ŚCIANY ODDZIELENIA P.POŻ NALEŻY WYKONAĆ POPRZECZ ZASTOSOWANIE PRZEJŚC OGNIOOCHRONNYCH.
  4. PODEJŚCIA KANALIZACYJNE UKŁADAĆ ZE SPADKIEM MIN. 2%.
  5. PRZED PRZEJŚCIEM PRZEWÓDÓW SPUSTOWYCH W PRZEWODY ODPLYWOWE NALEŻY ZASTOSOWAĆ CZYSZAKI.
  6. PODEJŚCIA DO PRZYBÓRÓW SANITARNYCH DŁUŻSZE NIŻ 3m NALEŻY WYPOSAŻYĆ W ZAWORY NAPIOWIETRZAJĄCE.
  7. NALEŻY WYKONAĆ NIEZBĘDNE WYKUCIA I PRZEWIERTY POTRZEBNE DO PRZEPROWADZENIA INSTALACJI. PO ZAKOŃCZENIU PRAC INSTALACYJNYCH SZYSTKIE PRZEBICIA I BRUZZOWANIA NALEŻY ZAKRYĆ MASĄ TYNKARSKĄ I WYGLADZIĆ ŚCIANY.
  8. PRZEJŚCIA PRZEWÓDÓW PRZEZ WARSTWY PODŁOGOWE NALEŻY DOKŁADNIE USZCZELNIĆ.
  9. PROJEKTANT NIE PONOSI ODPOWIEDZIALNOŚCI ZA WSZELKIE ZMIANY WYNIKAJĄCE Z USZCZEGÓLOWIENIA ROZWIĄZAŃ FUNKCJONALNYCH, WYMÓGÓW STAWIANYCH PRZEZ TECHNOLOGIE.
  10. ZA KOMPLETNE OPRACOWANIE NALEŻY PRZYJĄĆ WSZYSTKO CO ZOSTAŁO NARYSOWANE, OPISANE, OBJĘTE PRZEDMIEM ORAZ KONIECZNE DO PRAWIDŁOWEGO WYKONANIA INSTALACJI ORAZ PRAWIDŁOWEGO FUNKCJONOWANIA OBIEKTU.
  11. WSZELKIE ODSTĘPSTWA OD PROJEKTU NALEŻY UZGODNIĆ Z PROJEKTANTEM.
  12. W ZAKRES OBOWIĄZKÓW WYKONAWCY JEDNEJ CZĘŚCI INSTALACJI NALEŻY WYKONANIE KOMPLETNEGO ROZRUCHU PRZY WSPÓŁPRACY Z WYKONAWCAMI POZOSTAŁYCH CZĘŚCI INSTALACJI. DO ZAKRESU PRAC I MATERIAŁÓW NALEŻY RÓWNIEŻ PRZEWIEDZIĆ UTRZYMANIE W RUCHU INSTALACJI AŻ DO KOŃCOWEGO ODBIORU, ORAZ MEDIA POTRZEBNE DO WYKONANIA WSZELKIEGO RODZAJU PRCB, PRZEPŁUKAŃ, NAPIENIENIA INSTALACJI ORAZ ENERGIE ELEKTRYCZNĄ POTRZEBNĄ DO UTRZYMANIA INSTALACJI W RUCHU.
  13. WSZYSTKIE ZASTOSOWANE MATERIAŁY DO WYKONANIA INSTALACJI POWINNY POSIADAĆ AKTUALNE ATYSTY I DOPUSZCZENIA.
  14. WSZELKIE PRACE W WYKONAWSTWIE WSZYSTKICH INSTALACJI NALEŻY PROWADZIĆ PRZY ZACHOWANIU OBOWIĄZUJĄCYCH NORM, PRZEPISÓW ORAZ ZGODNIE ZE SZTKĄ BUDOWLANĄ.
  15. WSZELKIE ODSTĘPSTWA OD PROJEKTU NALEŻY UZGODNIĆ Z PROJEKTANTEM.
  16. W PRZYPADKU BŁĘDU, POMYŁKI LUB WĄTPLIWOŚCI INTERPRETACYJNYCH WYKONAWCA PRZED ZŁOŻENIEM OFERTY POWINIEN WYJAŚNIĆ SPORNE KWESTIE Z INWESTOREM, KTÓRY JAKO JEDYNY JEST UPOWAŻNIONY DO WPROWADZANIA ZMIAN. WSZELKIE NIESYGNALIZOWANE NIEJASNOŚCI BĘDĄ INTERPRETOWANE Z KORZYŚCIĄ DLA INWESTORA.
  17. PODŁĄCZENIA DO URZĄDZEŃ NALEŻY WYKONAĆ ZGODNIE Z DTR PODUCENTA PROJEKTANTÓWI.
  18. RYSUNKI I CZĘŚĆ OPISOWA SĄ DOKUMENTAMI WZAJEMNIE SIĘ UZUPEŁNIAJĄCYMI. WSZYSTKIE ELEMENTY UJĘTE W SPECYFIKACJI (OPISIE), A NIE UJĘTE NA RYSUNKACH LUB UJĘTE NA RYSUNKACH, A NIE UJĘTE W SPECYFIKACJI WINNE BYĆ TRAKTOWANE TAK JAKBY BYŁY UJĘTE W OBU. W PRZYPADKU ROZBIŻNOŚCI W JAKIMKOLWIEK Z ELEMENTÓW DOKUMENTACJI NALEŻY ZGŁOSIĆ PROJEKTANTÓWI, KTÓRY ZOBOWIĄZANY BĘDZIE DO PISEMNEGO ROZSTRZYGNIECIA PROBLEMU.
  19. BRAK ELEMENTÓW W NINIEJSZYM OPRACOWANIU (OPIS, SPECYFIKACJA, RYSUNKI), ZDANIEM WYKONAWCY NIEZBĘDNYCH DO PRAWIDŁOWEGO DZIAŁANIA INSTALACJI NIE ZWALNIA WYKONAWCY Z ICH ZAKONTOWANIA I DOSTARCZENIA.
  20. WSZYSTKIE URZĄDZENIA ZASTOSOWANE W PROJEKIE NALEŻY TRAKTOWAĆ JAKO PRZYKŁADOWE. DOPUSZCZA SIĘ ZASTOSOWANIE URZĄDZEŃ RÓWNOWĄNYCH POD WARUNKIEM ZACHOWANIA PARAMETRÓW Z PROJEKTU.
  21. WSZYSTKIE URZĄDZENIA ELEKTRYCZNE NALEŻY WYPOSAŻYĆ W WYŁĄCZNIKI SERWISOWE
  22. ROBÓTY WYKONYWAĆ ZGODNIE Z ZALECENIAMI I WYTYCZNYMI PRODUCENTÓW

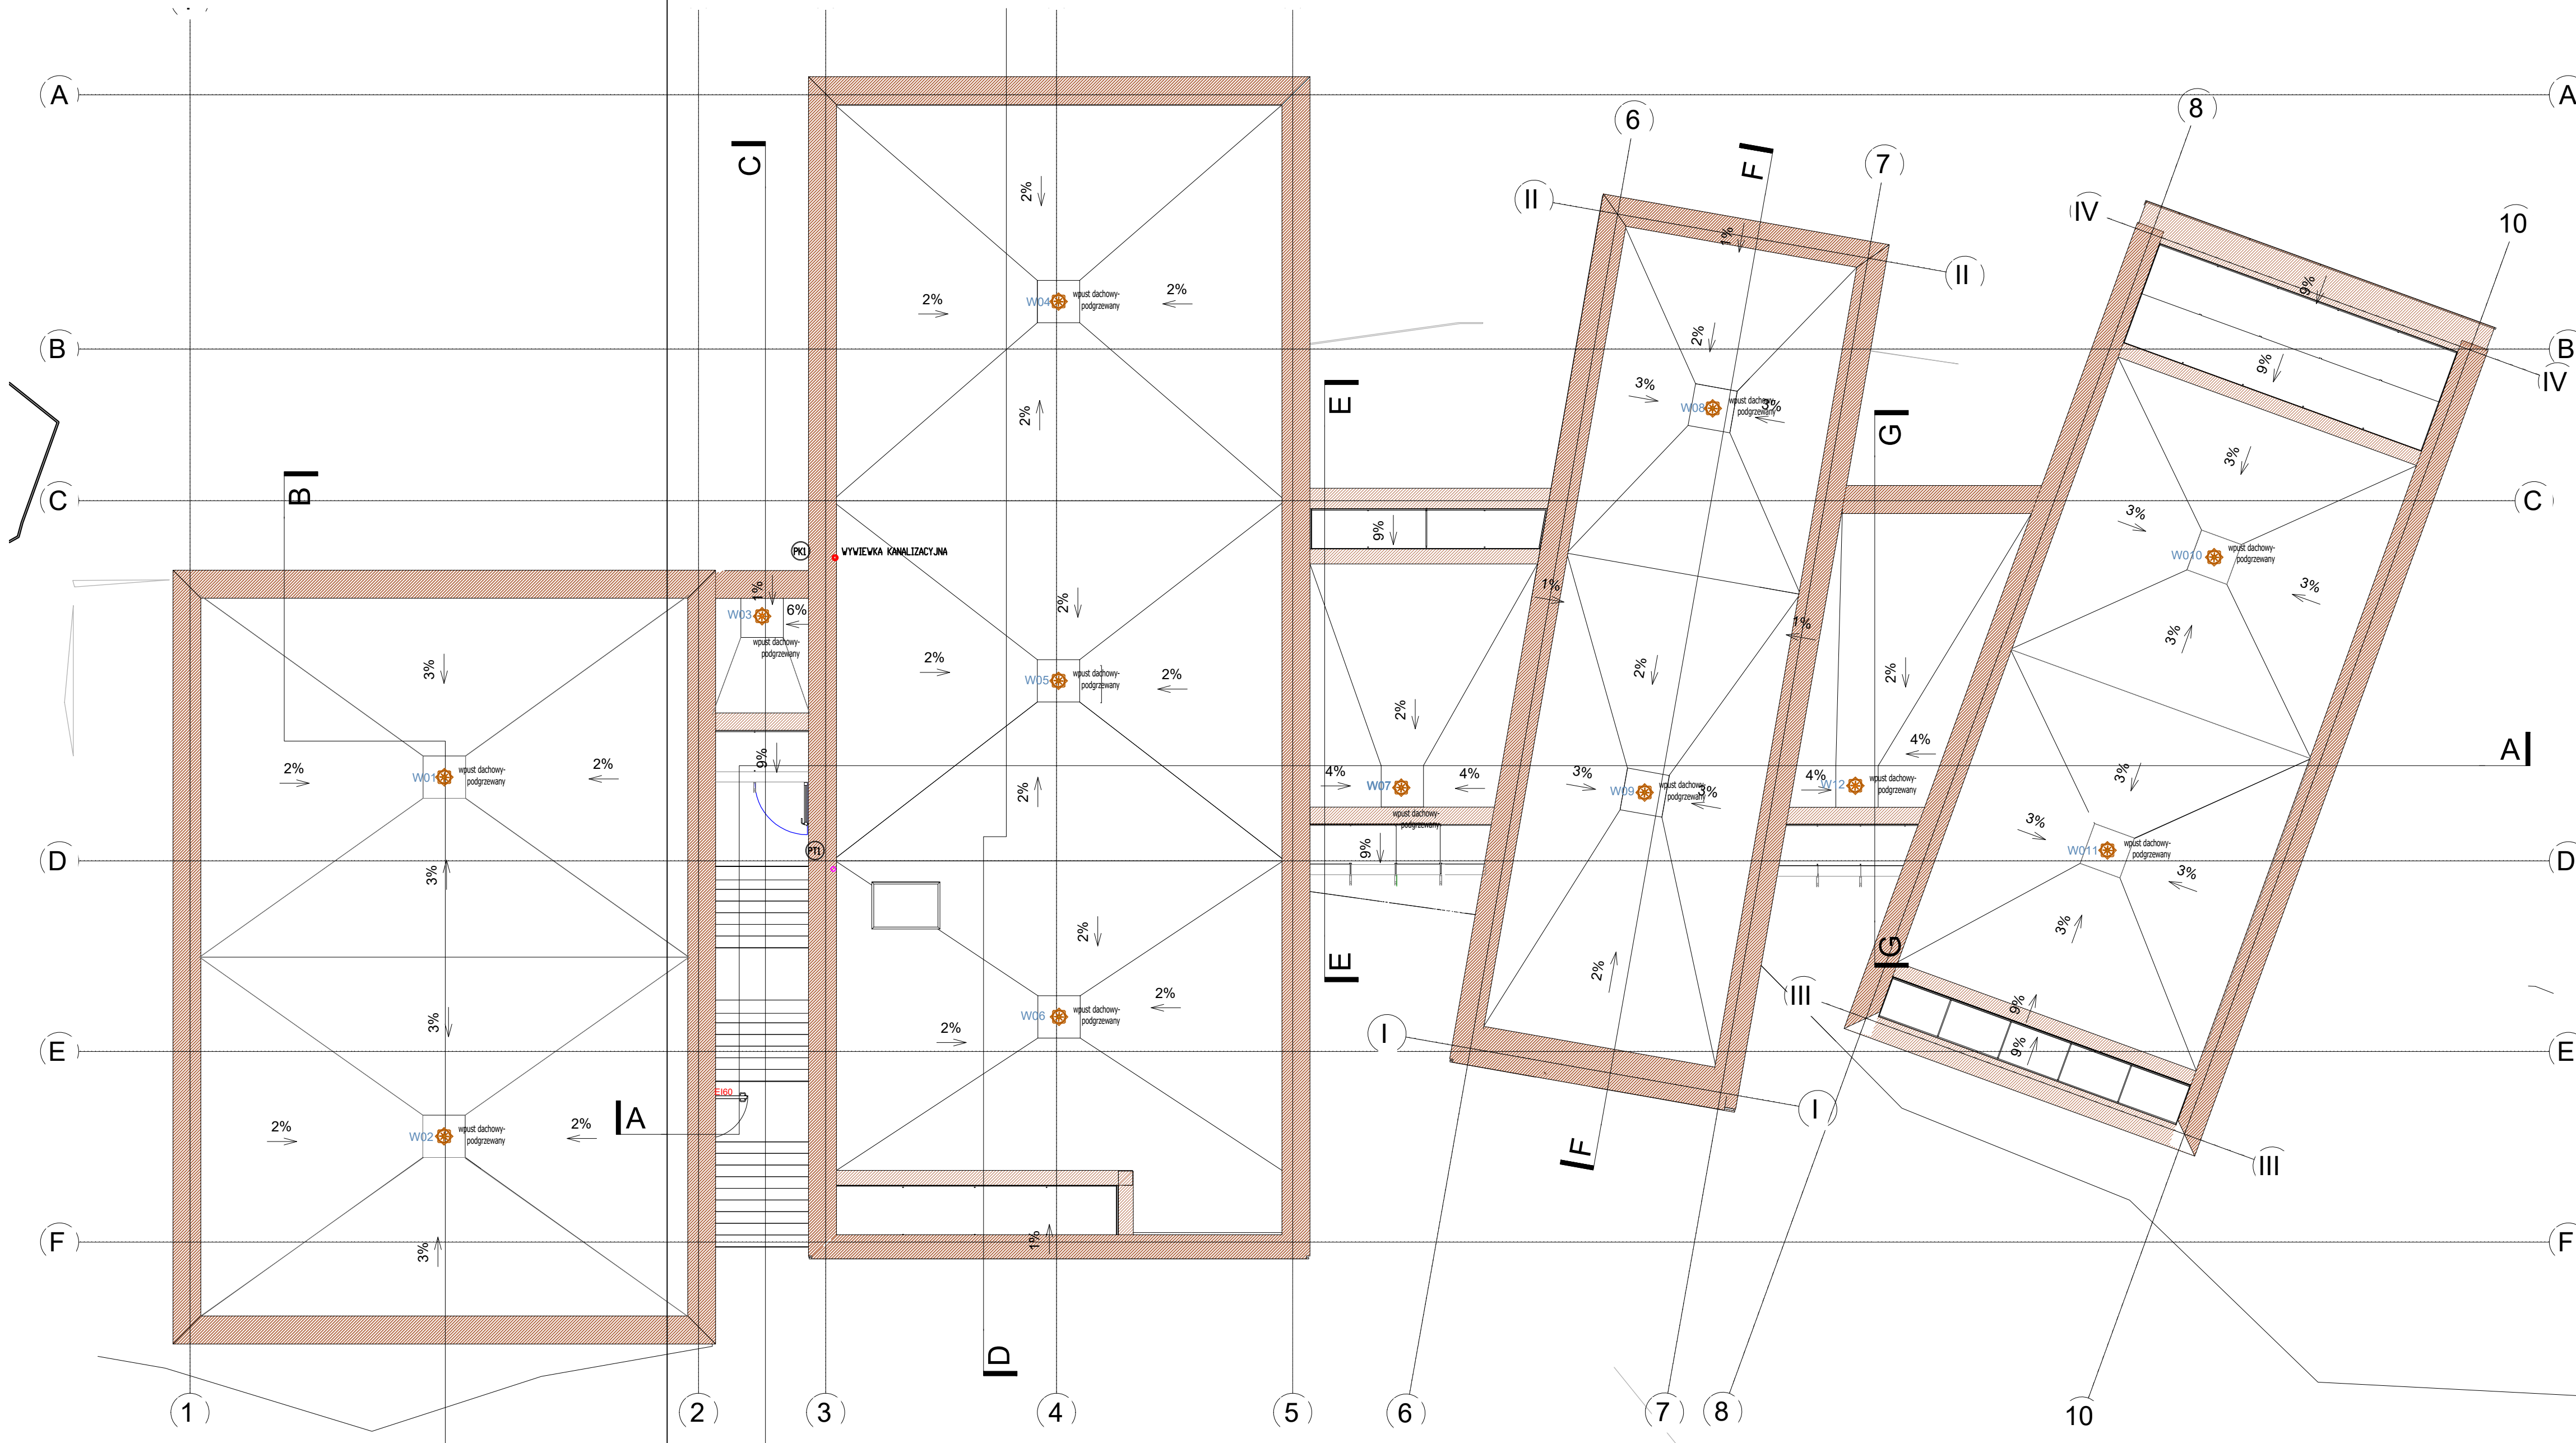

Inwestor: Cinema Go kca 32-075 Gorka, Gorka 80 www.gorka.pl tel.: 12 388 60 03 www 112				S. P. Z. O. O. UL. WIELOPOLE 18B 31-072 KRAKÓW NIP: 6762574406 E-MAIL: ARP.BURO@GMAIL.COM TEL.: 112 42 55 70			
Opis: Budowa pawilonu wielofunkcyjnego z zapleczem gastronomicznym, salą konferencyjną, motylarnią oraz zapleczem sanitarnym (etap I) oraz salą audytorijną (etap II) wraz z instalacjami inżynierskimi: wod.-kan., deszcz., wentylacji mechanicznej, elektrycznymi, siłowodowymi, c.o. i gazowymi; wraz z zagospodarowaniem terenu, w tym: budowa drogi p. podł., parkingu, małej architektury i instalacji zewnętrznych: chodnika terenu, kanalizacji deszczowej, kanalizacji sanitarnej, gazowej, elektroenergetycznej na terenie kameralnym w Ultras Wielkiej		Funkcja: Projektant generalny: Projektant: Wpół pracownik projektowa:	Nazwisko: M. Manecki S. Gubala	Nr uprawnień: MPOA/036/2009 MAP/0229/PPO05/13	Specjalność: Architektura SANITARNA	Podpis: _____ _____ _____	Faza: PROJEKT TECHNICZNY Tytuł rysunku: <b>RZUT DACHU- WOD-KAN</b>
Data: grudzień 2022		Sprawdzający: M. Kusak	MAP/0476/PWB/10/ SANITARNA		Skala: 1:100	Numer rysunku: <b>S-WK-03</b>	