

MAPA DO CELÓW PROJEKTOWYCH

Oznaczenie kancelaryjne zgłoszenia pracy geodezyjnej

WG-WGO.6640.2902.2023

Obręb: Wolica Piaskowa

Id., Obręb: 0013 Wolica Piaskowa

Id., Jedn. ewid.: 181504_4 Sędziszów Małopolski-Miasto

Skala: 1:500

Arkusze: 7.125.27.02.11

Układ: poziomy 2000/7, wysokościowy PL_EVRF2007_NH

Badano służebności gruntowe mające wpływ na zagospodarowanie gruntów zlokalizowanych w granicach projektowanej inwestycji :NIE

Oznaczenie służebności: -

Mapa aktualna w zakresie oznaczonym linią przerywaną wg stanu na dzień: 11.12.2023r.

Wykonat dnia: 14.12.2023r.



USŁUGI GEODEZYJNE

Kazimierz Gdowiak
39-123 Czarna Sędziszowska 65B
NIP 818-141-28-67
tel. 668 130 065, Regon 691 263 098

GEODETA UPRAWNIENY
ANTONI JAGUŚTYN
Świad. Nr 13634
w zakresie pkt. 1 i 2

Poświadczam, że niniejszy dokument został opracowany w wyniku prac geodezyjnych i kartograficznych, których rezultaty zawiera operat techniczny pozytywnie zweryfikowany. Jednocześnie informuję, że jestem świadomy odpowiedzialności karnej za złożenie fałszywego oświadczenia.

Identyfikator zgłoszonych prac geodezyjnych: **WG-WGO.6640.2902.2023**
Organ służby geodezyjnej, który otrzymał zgłoszenie: **starosta ropczycko-sydz**
Wykonawca Prac geodezyjnych: **Antoni Jaguśtyń**
Miejsce i data sporządzenia dokumentu zawierającego wynik pozytywnej weryfikacji: **Protokół Weryfikacji Nr WG-WGO.6640.2902.2023-1 z dnia 14.12.2023r.**
Imię i nazwisko oraz nr uprawnień zawodowych kierownika prac: **GEODETA UPRAWNIENY ANTONI JAGUŚTYN Świad. Nr 13634 w zakresie pkt. 1 i 2**

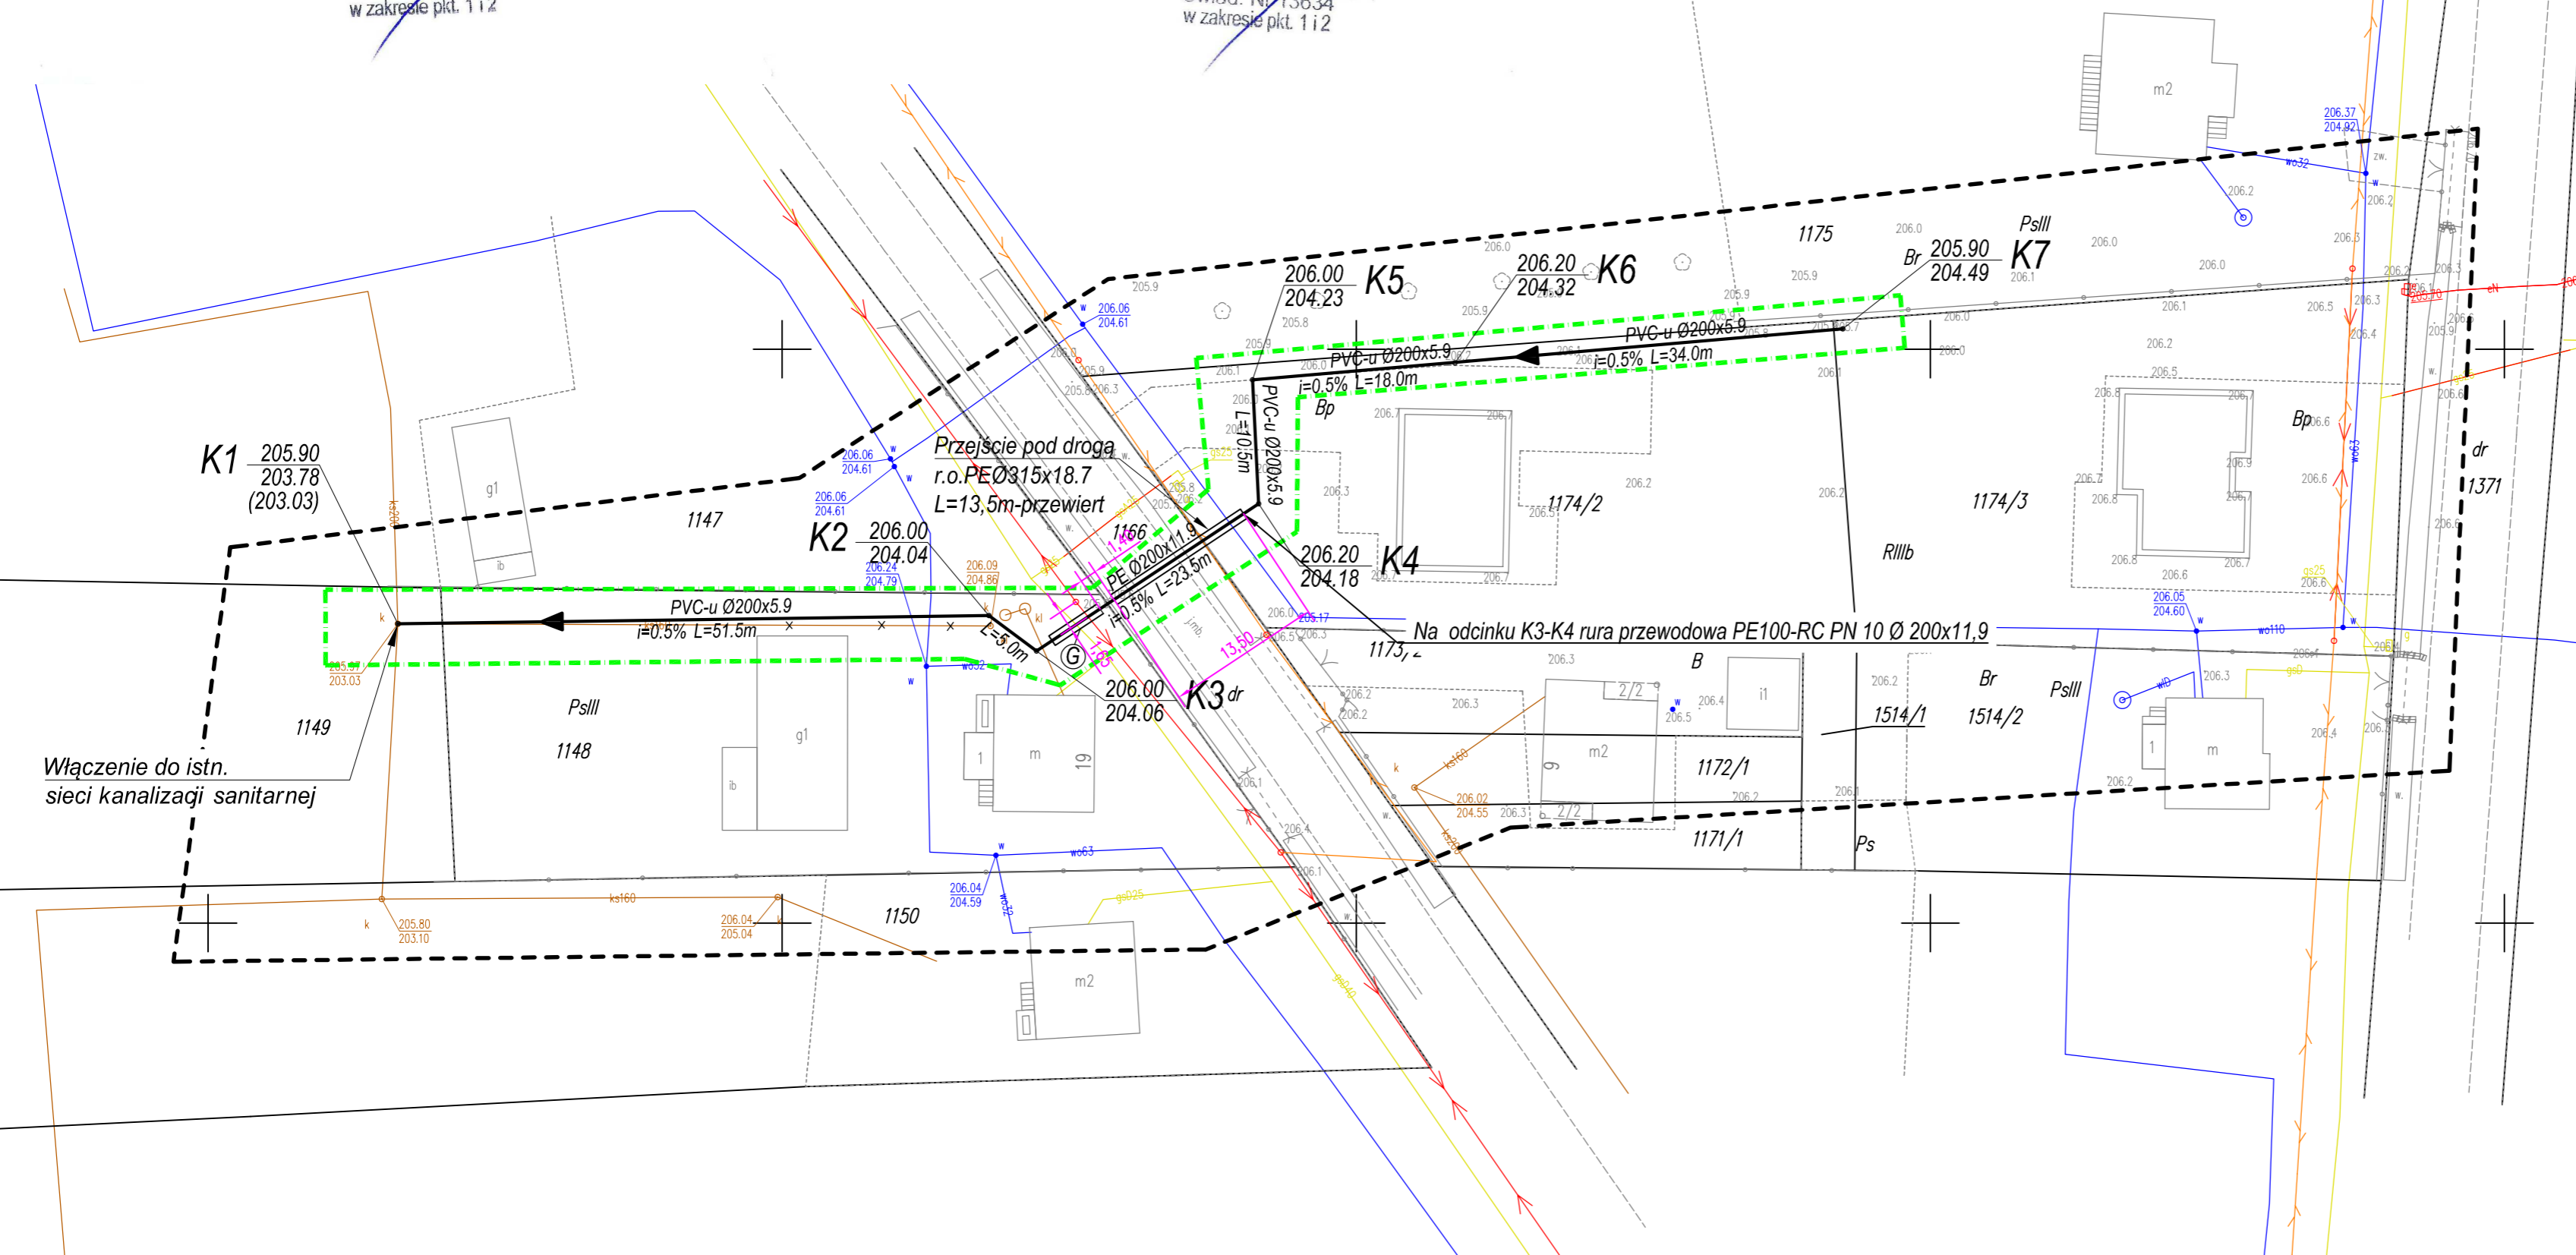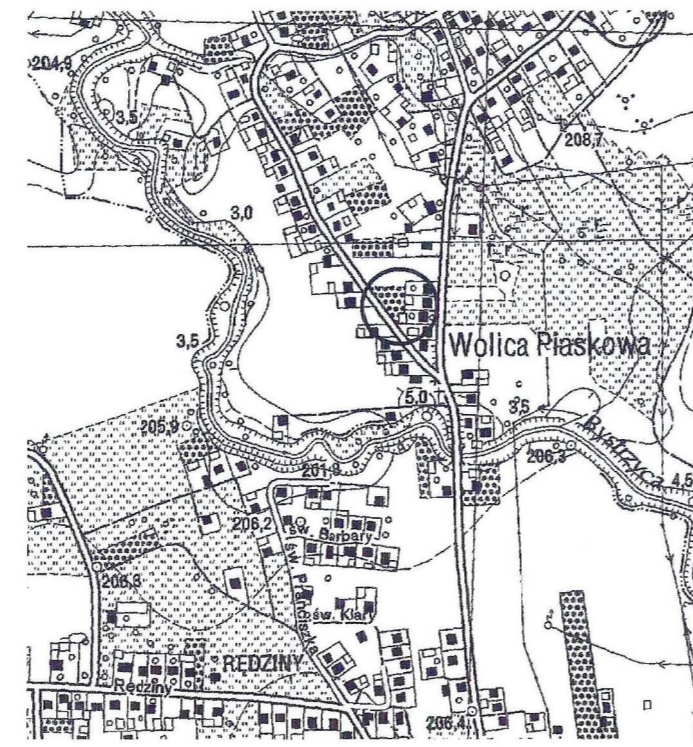

Treść mapy zgodna z oryginałem zarejestrowanym w PODGiK w Ropczycach.
Kopia mapy zasadniczej zgodna z licencją WG-WGO.6640.2902.2023

- OZNACZENIA:**
- PROJEKTOWANA SIĘĆ KANALIZACJI SANITARNEJ GRAWITACYJNEJ PVC-u Ø200x5.9 SNIŻ-DŁUGOŚCI, SPADKI I ŚREDNICE WG. OPISÓW
 - R.O. PE 100 RCØ315x18.7 NA KANALIZACJI SANITARNEJ PRZY SKRZYŻOWANIU Z ISTN. SIECIĄ GAZOWĄ, L=5.0m
 - GRANICA AKTUALIZACJI MAPY DO CELÓW PROJEKTOWYCH
 - LINIA ROZGRANICZAJĄCA ZAKRES INWESTYCJI

Nazwa obiektu budowlanego
Budowa odcinka sieci kanalizacji sanitarnej w Sędziszowie Małopolskim – osiedle Wolica Piaskowa, na działkach o nr ewid. 1149, 1148, 1166, 1174/2, 1174/3, jedn. ewid. 181504_4 Sędziszów Małopolski – Miasto o bręb 0013 Wolica Piaskowa

| Tytuł rysunku: PROJEKT ZAGOSPODAROWANIA TERENU | | | | | |
|---|-------------------------|-----------------------------------|---------|--------|----------|
| Funkcja | Imię i Nazwisko | Specjalność nr uprawnień | Data | Podpis | Skala: |
| Projektował | inż. Marian Budzik | Instalacyjno-Inżynierska S-234/79 | II 2024 | | 1:500 |
| Opracował | mgr inż. Jerzy Morawski | | II 2024 | | Nr rys. |
| Sprawił | inż. Jan Cierpiak | Instalacyjno-Inżynierska S-91/09 | II 2024 | | 1 |