


RZUT PODDASZA SKALA 1:100

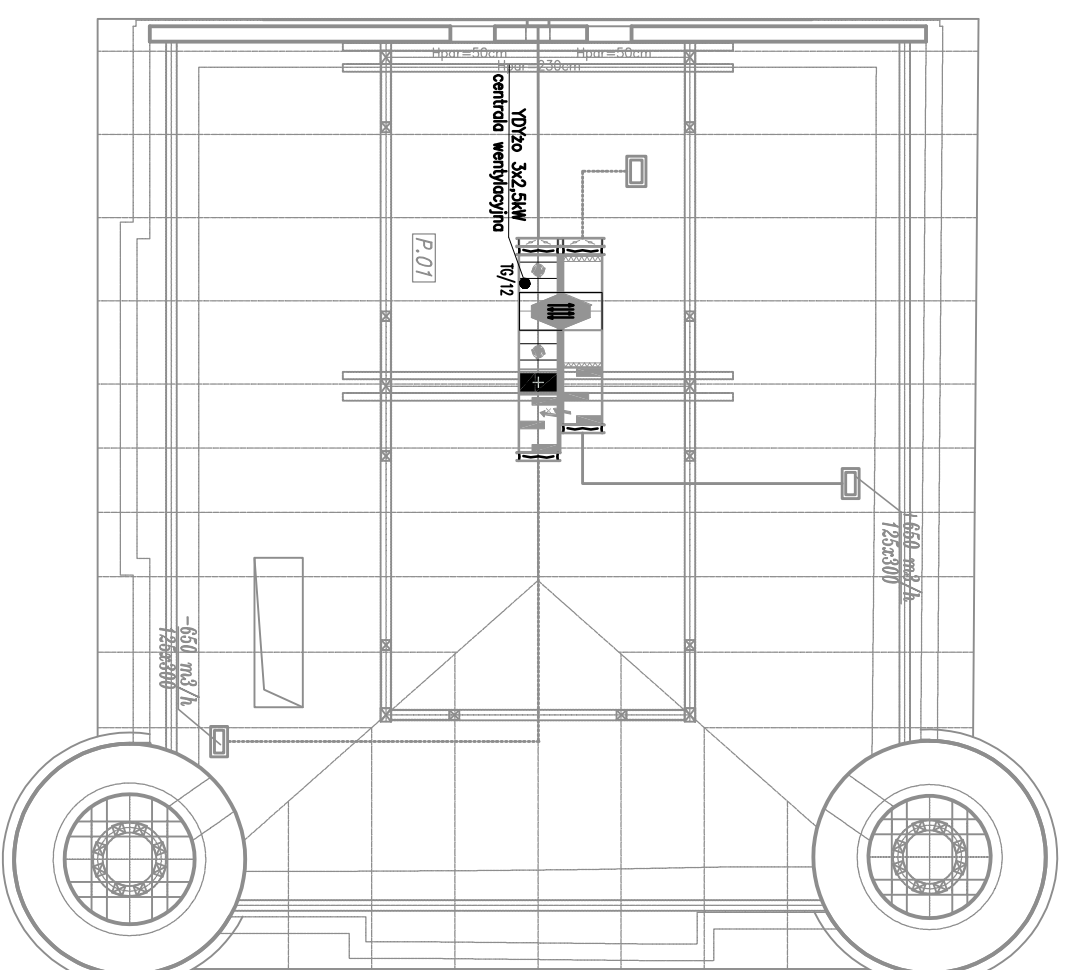

Legenda:

—●— Wypust elektryczny – typ i przekrój podany na rysunku

RZUT PODDASZA

skala 1:100

| | | | |
|--|--|------------------------|--|
| STUDIO ARCHITEKTURY Paweł Dziwiński | | | |
| 25-759 Kielce, ul. Mineralna 24 | | | |
| Temat: | | Rys: | |
| Przebudowa wraz ze zmianą sposobu użytkowania zabrytkowego budynku spichlerza – wozowni z przeznaczeniem na budynek usługowy (gminny ośrodek kultury). | | E3 | |
| Inwestor: | | Skala: | |
| Gmina Kluczewsko Ul. Spółdzielcza 12 29-120 Kluczewsko | | 1:100 | |
| Branża: | | Projekt budowlany | |
| INSTALACJE ELEKTRYCZNE | | Stadium: Kwiecień 2019 | |
| Tytuł rysunku: RZUT PODDASZA - inst. elektryczne | | Podpis: | |
| Projektował mgr inż. Jarosław Kołera | | Data: 09. 2019 | |
| Sprawdził mgr inż. Marek Alf | | SWK/0096/PWOE/14 | |
| | | 09. 2019 | |