


autogram nr 5 do SWC
P2T

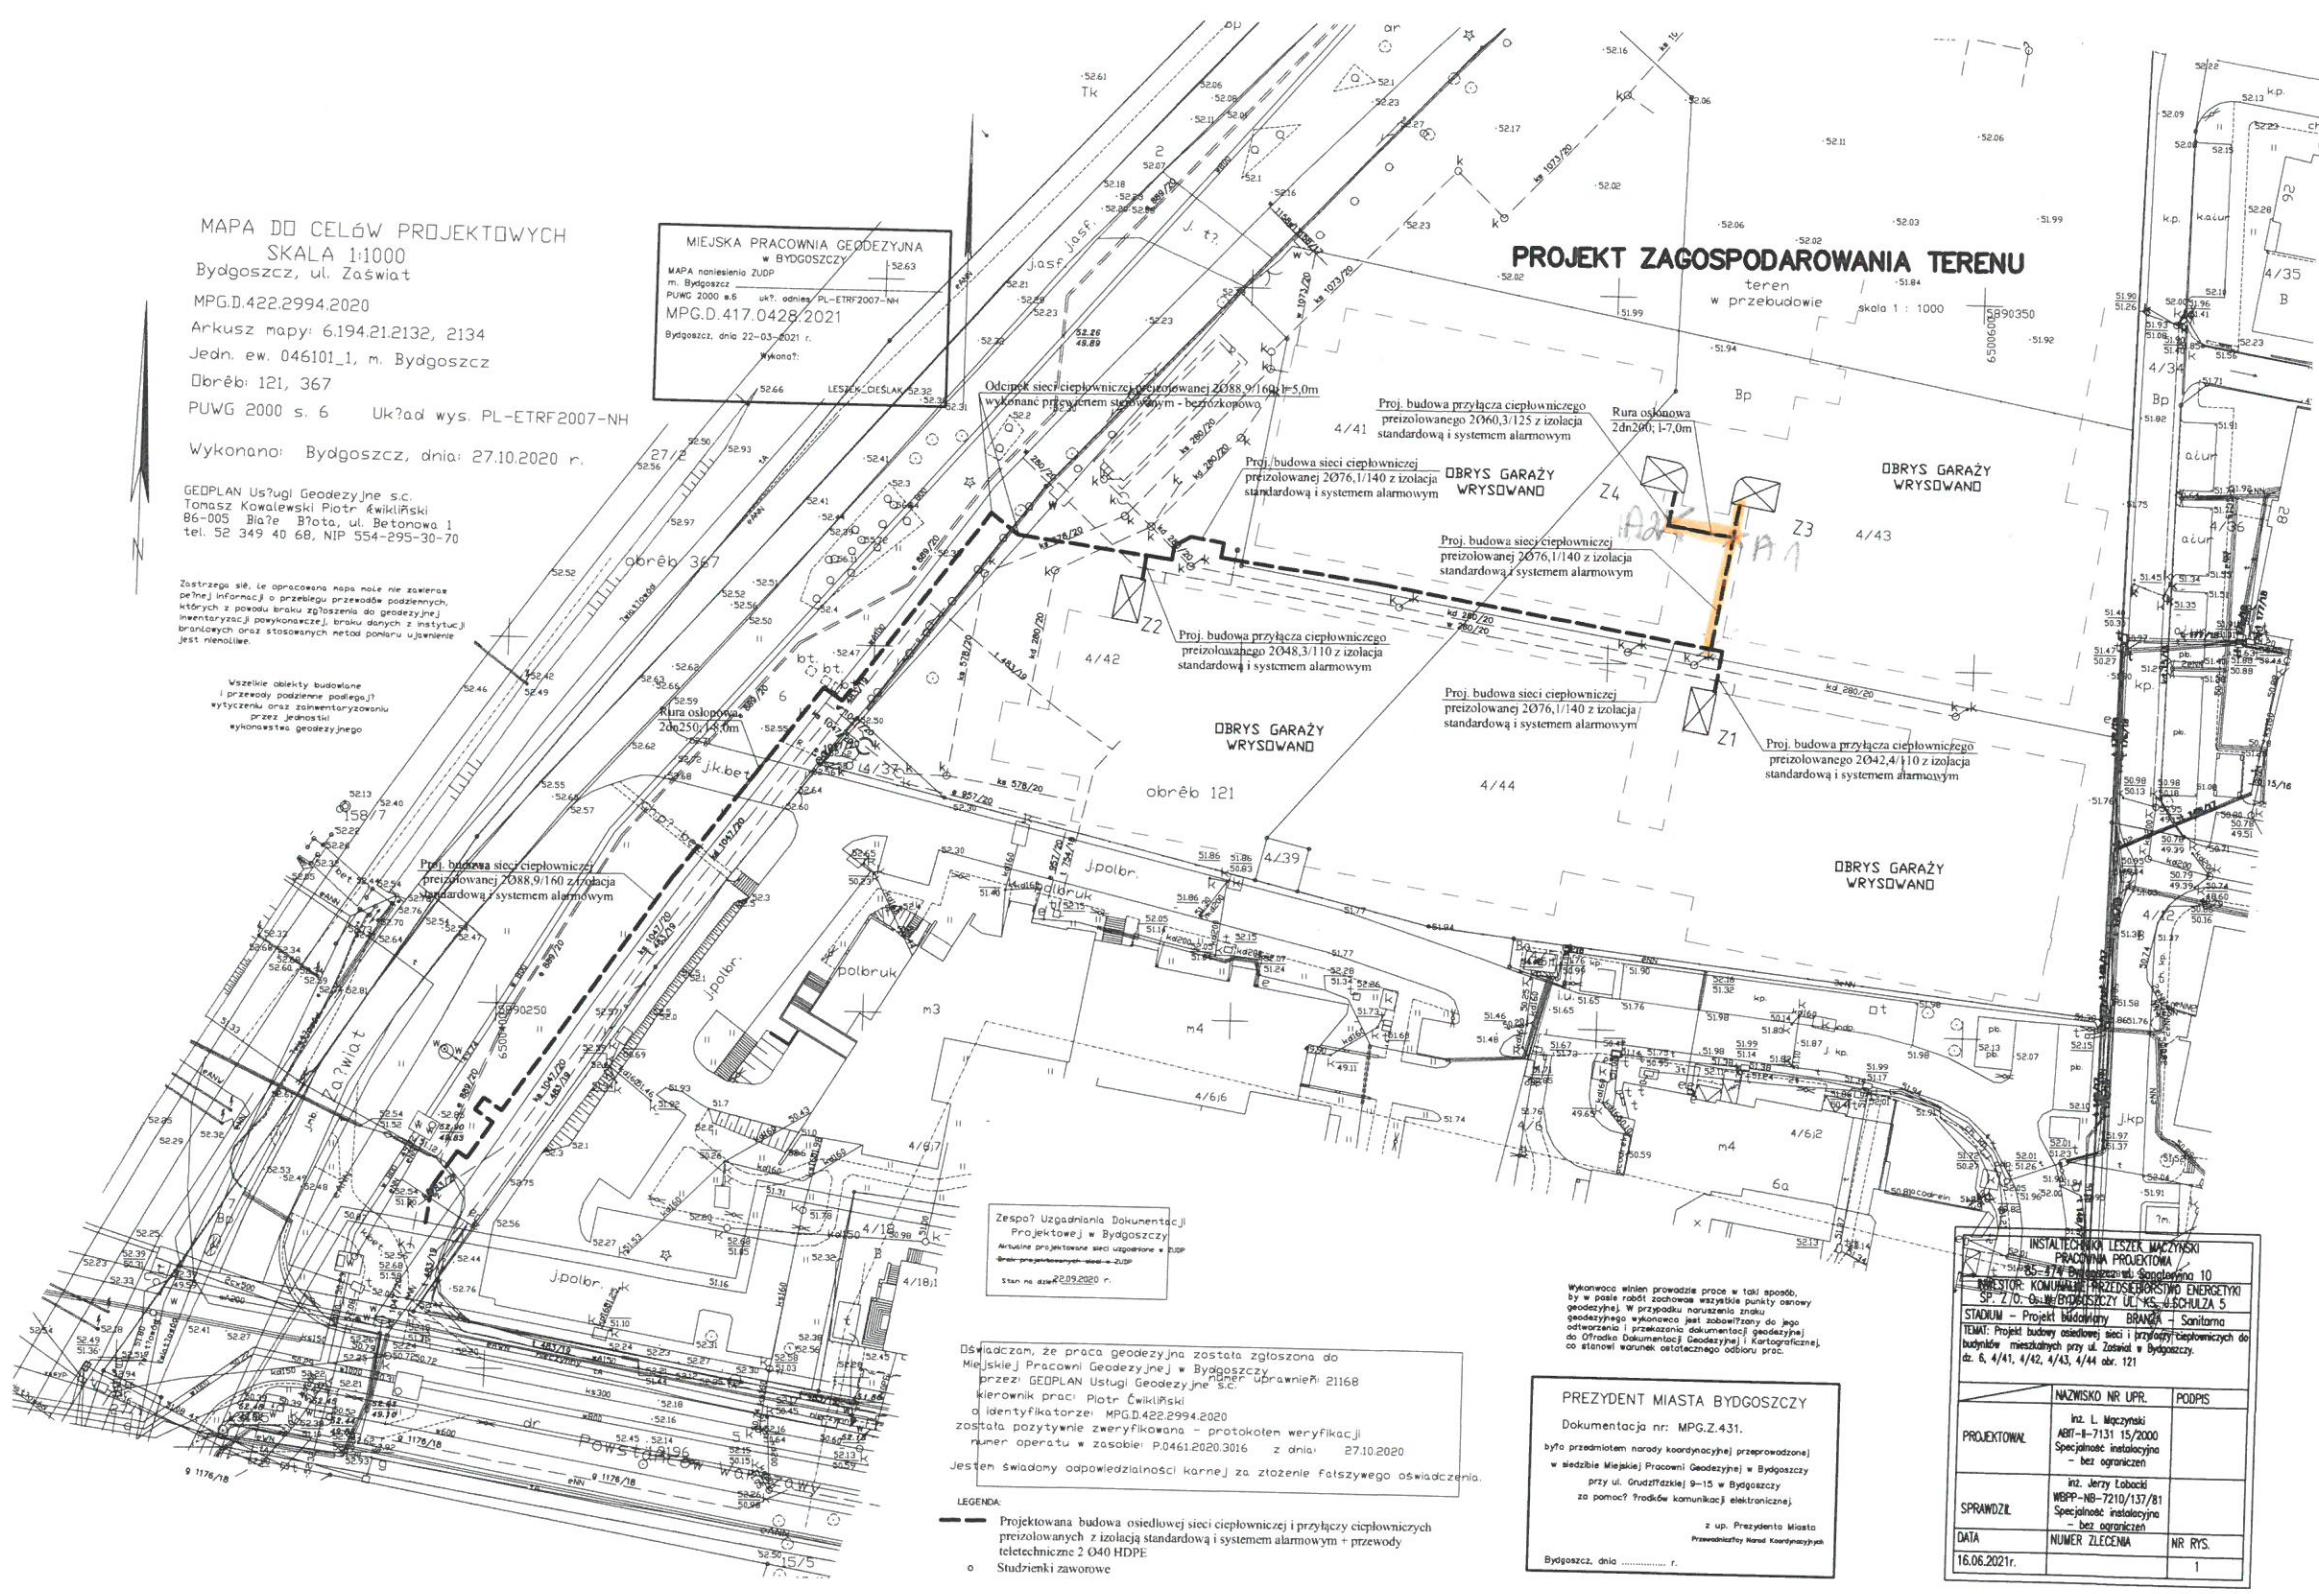

MAPA DO CELÓW PROJEKTOWYCH
SKALA 1:1000
Bydgoszcz, ul. Zaświat
MPG.D.422.2994.2020
Arkusz mapy: 6.194.21.2132, 2134
Jedn. ew. 046101_1, m. Bydgoszcz
Dobro: 121, 367
PUWG 2000 s. 6 Układ wys. PL-ETRF2007-NH
Wykonano: Bydgoszcz, dnia: 27.10.2020 r.

MIEJSKA PRACOWNIA GEODEZYJNA
w BYDGOSZCZY
MAPA pomiarowa ZUPP
m. Bydgoszcz
PUWG 2000 s.6 ukł. odnies. PL-ETRF2007-NH
MPG.D.417.0428/2021
Bydgoszcz, dnia 22-03-2021 r.
Wykonał: LESIAK-CIESLAK

PROJEKT ZAGOSPODAROWANIA TERENU
teren w przebudowie skala 1 : 1000

GEOPLAN Usługi Geodezyjne s.c.
Tomasz Kowalewski Piotr Ćwikliński
86-005 Białe Błota, ul. Betonowa 1
tel. 52 349 40 68, NIP 554-295-30-70

Zastrzegam się, że opracowana mapa może nie zawierać pełnej informacji o przebiegu przewodów podziemnych, których z powodu braku zgłoszenia do geodezyjnej inwentaryzacji powykonawczej, braku danych z mapy lub innych przyczyn nie udało się ustalić.

Wszelkie obiekty budowlane i przewody podziemne podlegają wyczerpującemu i zobowiązującemu przez jednostki wykonawstwa geodezyjnego

Zespół Uzgodnienia Dokumentacji
Projektowej w Bydgoszczy
Artur Kowalski
Stan na dzień 16.06.2021 r.

Oświadczam, że praca geodezyjna została zgłoszona do Miejskiej Pracowni Geodezyjnej w Bydgoszczy przez GEOPLAN Usługi Geodezyjne s.c. kierownik prac Piotr Ćwikliński z identyfikatorem: MPG.D.422.2994.2020 została pozytywnie zweryfikowana - protokołem weryfikacji numer operatu w zasobie P04612020.3016 z dnia 27.10.2020 Jestem świadomy odpowiedzialności karnej za złożenie fałszywego oświadczenia.

LEGENDA:
- Projektowana budowa osiedlowej sieci ciepłowniczej i przyłączy ciepłowniczych preizolowanych z izolacją standardową i systemem alarmowym - przewody teletechniczne 2 040 HDPE
o Studzienki zaworowe

PREZYDENT MIASTA BYDGOSZCZY
Dokumentacja nr: MPG.Z.431.
było przedmiotem narady koordynacyjnej przeprowadzonej w siedzibie Miejskiej Pracowni Geodezyjnej w Bydgoszczy przy ul. Grudzińskiej 9-15 w Bydgoszczy za pomocą środków komunikacji elektronicznej, co stanowi warunek ostrożnego odbioru prac.
z up. Prezydenta Miasta
Przewodniczący Rombu Koordynacyjnego
Bydgoszcz, dnia r.

INSTALACJA LESIAK-CIESLAK PRACOWNIA PROJEKTOWA ul. Grudzińska 9-15, 85-713 Bydgoszcz, tel. 52 349 40 68, NIP 554-295-30-70		
INWESTOR: KOMUNAŁNY PRZEDSIĘBIORSTWO ENERGETYKI SP. Z O.O. w BYDGOSZCZY ul. KS. W. SOŁTZA 5		
STADIUM - Projekt budowlany BRANŻA - Sanitarna		
TEMAT: Projekt budowy osiedlowej sieci i przyłączy ciepłowniczych do budynków mieszkalnych przy ul. Zaświat w Bydgoszczy, dz. 6, 4/41, 4/42, 4/43, 4/44 obr. 121		
PROJEKTOWAŁ	IMIE I NAZWISKO NR LPR: Inz. L. Maczyński ABT-8-7131 15/2000 Specjalność: Instalacyjna - bez ograniczeń	PODPIS
SPRAWDZIŁ	IMIE I NAZWISKO NR LPR: Inz. Jerzy Łobacki MSPP-NB-7210/137/81 Specjalność: Instalacyjna - bez ograniczeń	
DATA	NUMER ZLECENIA	NR RYS.
16.06.2021r.		1

siec, pójść do bud. 23;
fragment pójść do bud. 24-25 - do wybudowania