


PROJEKTOWANA SEĆ OŚWIETLEŃNA Dł. ~396m

A6xS6 2x25 mm² PROJ. Dł. ~140m
PROJEKTOWANA POWIERZCHNIENNA SEĆ OŚWIETLEŃNA

A6xS6 2x25 mm² PROJ. Dł. ~201m
PROJEKTOWANA POWIERZCHNIENNA SEĆ OŚWIETLEŃNA

PROJEKTOWANY KABEL OŚWIETLEŃNY
Maks 4x25 mm²; 0,4V; ~
Dł. TRASA KABELI: 38m/12m

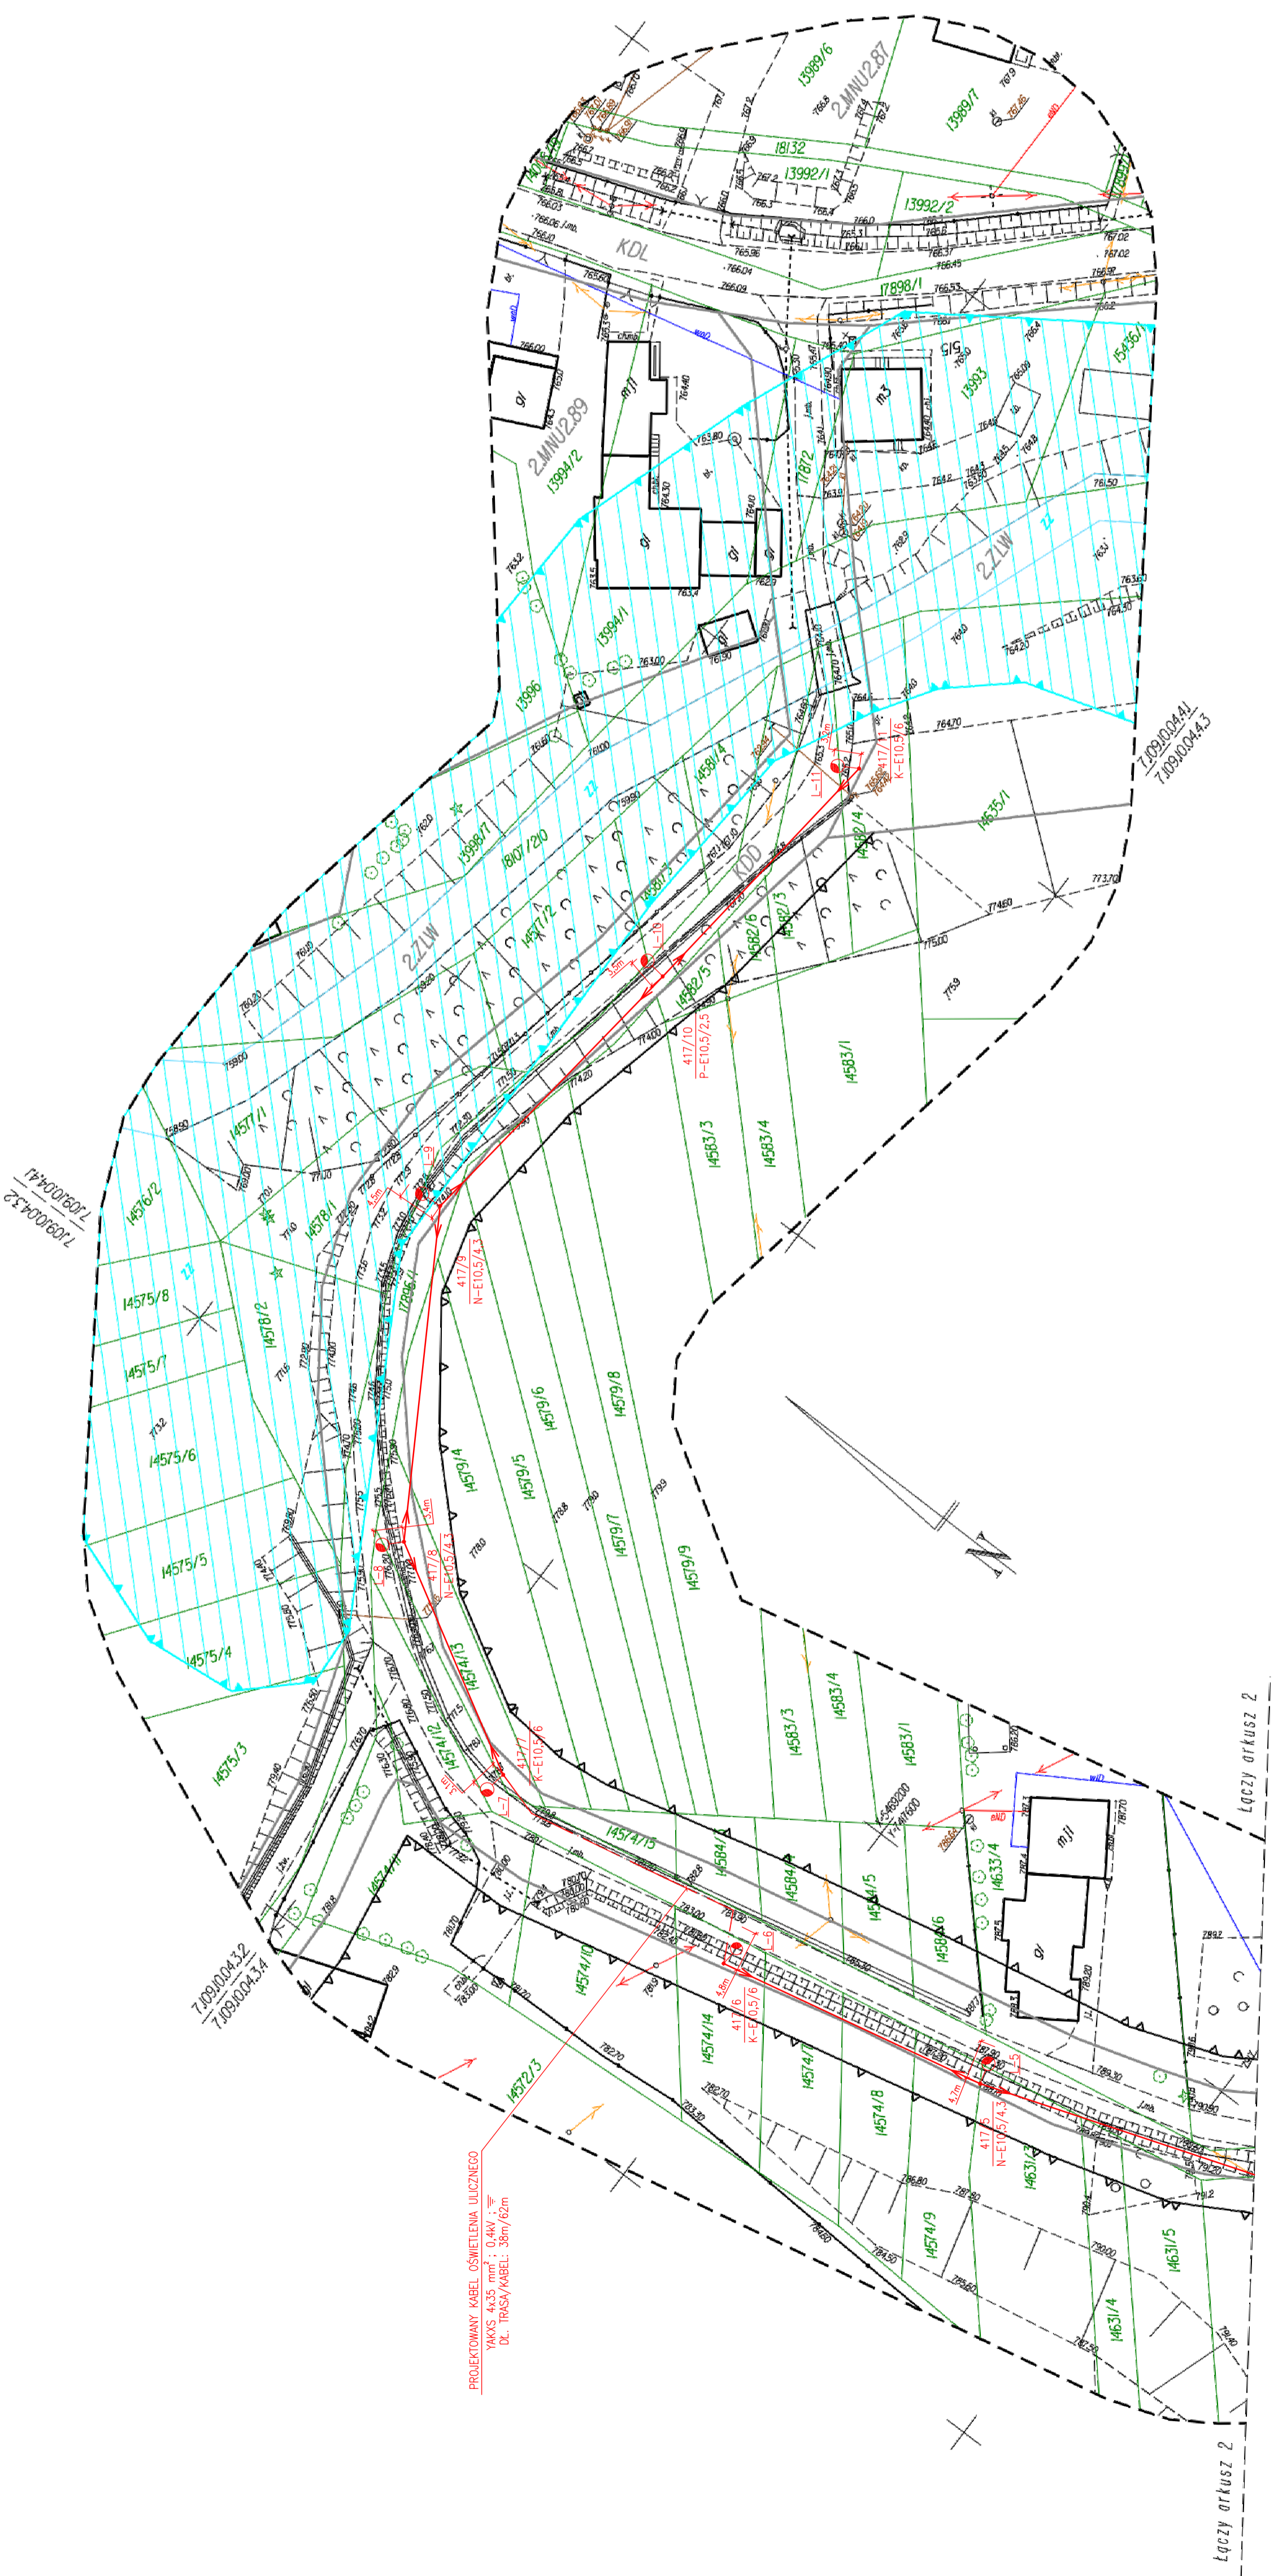

MAPA DO CELÓW PROJEKTOWYCH
projekt oświetlenia ulicznego
Arkusz 3

Powiat: nowotarski
Jednostka ewid. Czarny Dunajec
Obręb: Ciche 0002
dz. ewid. 17887/2, 1 inne

SKALA: 1:500
KM: 71091004.32, 71091004.34,
71091004.41, 71091004.43,
71091009.21.

GEODETA UPRAWNIENY
mgr inż. Witold Ulan
tel. kom. 71 733 035
UR Nr. 519

zlec. nr 6/2021 dn. 05.08.2021 r.

UKŁAD WSP. PŁASKOCH. PROJEKCYJNY: PL. 2003, STREFA 7
UKŁAD WSP. WYSOKOŚCIOWY: P. 1470,5
Granice wnoszone na podstawie mapy
wzrostu granic. 3-4 do wyk. rozprawy projektowej
Mapa nie może być używana do celów niezgodnych z
intencją autora. Nie gwarantujemy dokładności
dane z powołania nie gwarantujemy do inwentaryzacji
nie zostały przedstawione na niniejszej mapie.
Wnoszone projekty należy skorygować.
Legenda:
ZZLW linie rozgraniczające wg. MPZP.
▲ nieprzekroczone linie zabudowy wg. MPZP.
ZZ obszary szczególnego zagrożenia powodzi wg. MPZP

Przebiegiem, za niniejszym dokumentem został opracowany w wyniku prac geodezyjnych i kartograficznych, których rezultaty zawiera operat techn. pozycyjny z wytykowanymi, jednocześnie informuję, że jestem świadomy odpowiedzialności lamnej za złożenie fałszywego oświadczenia.

Identyf. zabezpieczenia prac geodezyjnych: GK 6640.894.2021

Organ Służby Geod. i Kartografii, STAROSTA NOWOTARSKI
ul. Bolesława Wyszyńskiego 14
34-400 Nowy Targ

P1211.2021.5321
GK 6640.894.2021.4 z dnia 20-08-2021
Numer i data wystawienia protokołu

Wykonawca prac geod.: Usługi Geodezyjne i Projektowe
mgr inż. Urban Trześka

Kierownik prac, nr uprawnień: GEODETA UPRAWNIENY
mgr inż. Witold Ulan
34-471 Ludźmierz, ul. Królka 6
tel. kom. 71 733 035
UR Nr. 519

STAROSTA NOWOTARSKI
34-400 Nowy Targ, ul. Bolesława Wyszyńskiego 14
Niniejsza dokumentacja była przedmiotem narady koordynacyjnej w Starostwie Powiatowym w Nowym Targu

w dn. 18.10.2022 znak: 6630.658.10.11
w zakresie: linii oświetleniowej

zawieszona... ulicznego...
za... projektem...
i została uzgodniona z liniami...
Inżynier: Witold Ulan
34-471 Ludźmierz, ul. Królka 6
tel. kom. 71 733 035

SAMOCZYNNE WYŁĄCZENIE ZASILANIA
UKŁAD SECIOWY: ZASILANIE: TN-C
ODBÓR: TN-S

U=230/400 V

OBSZARNIENIA

- ...-PROJEKTOWANA OPRAWA OŚWIETLEŃNA ULICZNEGO MONTAŻA
- NA WYSIĘGNIU TYPU: W0-0,5 DŁUGOSCI 0,5m
- TYPU OPRAW PODANO NA SCHEMACIE IDEOWYM
- KABEL PRZEWODZIC W RURZE OSŁONOWEJ DłK #75 W ZEMII NA GŁĘBOKOŚCI CO NAJMIEJ 0,7m
- ROBOTY KABLOWE WYKONAĆ ZGODNIE Z NORMA N SEP-E-004
- PRZEJŚCIE LINII KABLOWEJ POD DROGĄ WYKONAĆ METODĄ PRZEWIERTU/PRZEPOCHU W RURZE SR5 #75 NA GŁĘBOKOŚCI 1,5m
- LOKALIZACJE SŁUPÓW OŚWIETLENIOWYCH ZWYMAGOWANO WZGLĘDEM OSI JEZDNI
- OKŁOŚĆ WYKONAĆ ZGODNIE Z OBOWIĄZUJĄCYMI PRZEPISAMI I NORMAMI
- ORAZ ZAŁOŻENIAMI WIEDZY TECHNICZNEJ
- PROJEKTOWANA LINIA KABLOWA

F.H.U. ELKOMFORT
PROJEKTY INSTALACJI ELEKTRYCZNYCH

INWESTOR	OWIA CZARNY DUNAJEC UL. JÓZEFY PRUSIŃSKIEJ 2 34-470 CZARNY DUNAJEC
PROJEKTANT	mgr inż. CZ. SZOPŃSKI ul. Wł. Dąbrowskiego 14/16
OBIEKT	OŚWIETLENIE ULICZNE DROGI GMINNEJ W MIEJSCOWOŚCI CICHE - KOSCIKI
PROJEKTOWY	mgr inż. K. SZOPŃSKI ul. Wł. Dąbrowskiego 14/16
TERMIN	DATA: 10.2022
SKALA	1:500
NR. RYS.	E-1.2