


-0,75

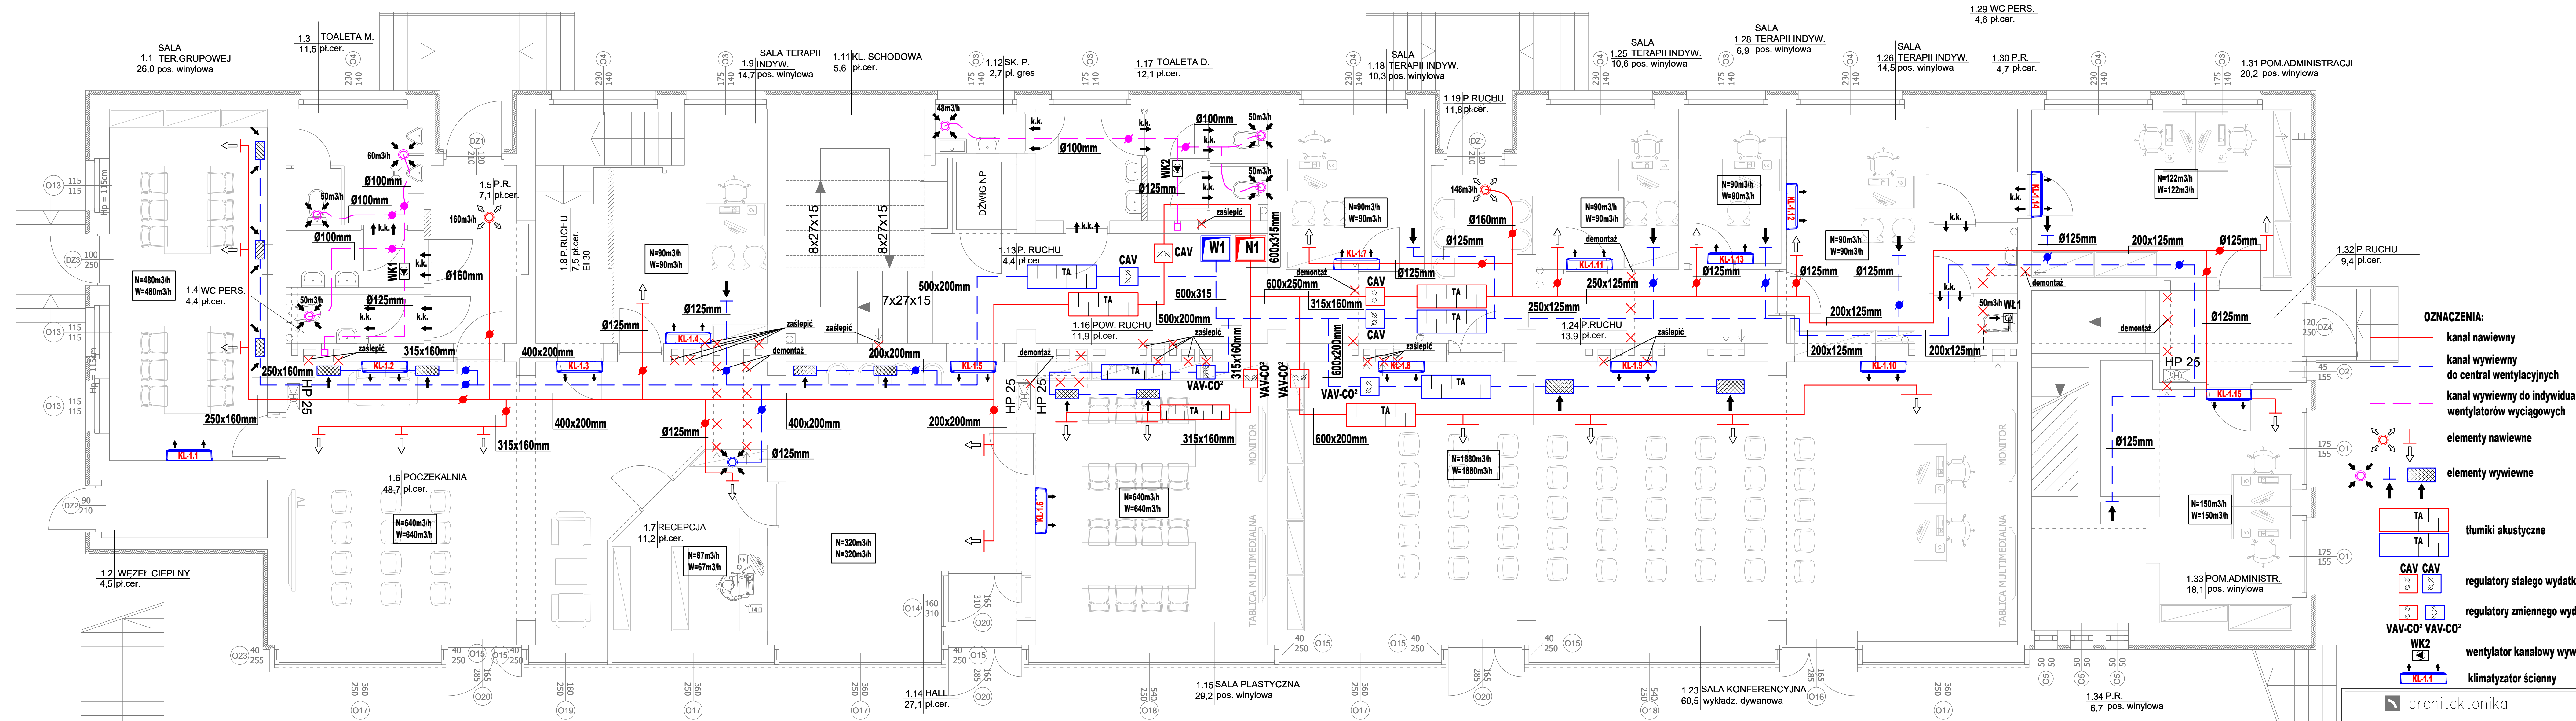

- OZNACZENIA:**
- kanał nawiewny
  - kanał wywiewny do central wentylacyjnych
  - kanał wywiewny do indywidualnych wentylatorów wyciągowych
  - elementy nawiewne
  - elementy wywiewne
  - TA tłumiki akustyczne
  - CAV regulatory stałego wydatku
  - VAV-CO<sup>2</sup> regulatory zmiennego wydatku
  - WK2 wentylator kanałowy wywiewny
  - KL-1.1 klimatyzator ścienny

**architektonika**  
 Dorota Bartkowiak ul. Gdańska 212/6, 85-674 Bydgoszcz tel: +48 698-641-616

**PROJEKT BUDOWLANY**

Zadanie: Remont i przebudowa wraz z wyposażeniem budynku Bydgoskiego Ośrodka Rehabilitacji Terapii Uzależnień i Profilaktyki "BORPA" 85-843 Bydgoszcz ul. B. Stiwirskiego 12 dz. nr 4-4, OBRĘB 0474  
 Nazwa rysunku: **RZUT PRZYZIEMIA WENTYLACJA**

Inwestor: MIASTO BYDGOSZCZ ul. Jezuicka 1, 85-102 Bydgoszcz

Projektant: mgr inż. Zbigniew Prokawski  
 Sprawdzał: mgr inż. Michał Bakajga

Branda: SANITARNIA Data: 11 MAJ 2020 Skala: 1 : 50 Nr rys.: **56**