

MAPA DO CELÓW PROJEKTOWYCH

skala 1:500

powiat: nowosądecki
gmina: Chelmiec
obręb: Chelmiec
obiekt: działki nr 441/1, 441/2, 441/3, 441/4, 441/5, 441/6, 441/7, 441/8

Mapa powstała jako opracowanie jednostkowe

Układ współrzędnych "2000"
Poziom odniesienia "Kronsztadt"

USŁUGI GEODEZYJNE
Edward Jankosz
33-300 Nowy Sącz, ul. Makoszowska 20/16
tel. 668 302 969, 18 540 77 30
NIP 734-161-90-69 REGON 122761747

Sporządził: **USŁUGI GEODEZYJNE**
Edward Jankosz
geodeta uprawniony - upr. nr 5369

Nowy Sącz dnia 08.12.2020r

Starosta Nowosądecki

Dokumentacja była przedmiotem narady koordynacyjnej przeprowadzonej

w siedzibie Starostwa Powiatowego w Nowym Sączu, ul. Strzelecka 1

w dniu 09.04.2021r.


Oznaczenie kancelaryjne: 6630/412/2021

Z up. STAROSTY

mgr inż. Damian W. Przek

mgr inż. Anna Pedczyna

- LEGENDA:**
- projektowany wodociąg
 - projektowany przyłęcz wody
 - odcinki wykonane przewiertem
 - rura osłonowa na odcinkach wykonanych przewiertem
 - projektowany kanał sanitarny
 - projektowany przyłęcz kanalizacji sanitarnej
 - rura osłonowa na odcinkach wykonanych przewiertem
 - oznaczenie działek biorących udział w postępowaniu
 - projektowany hydrant nadziemny
 - projektowana zasuwa odcinająca
 - projektowana zasuwa do przyłączy domowych Ø32
 - węzeł sieci wodociągowej
 - projektowana studzienka kanalizacyjna

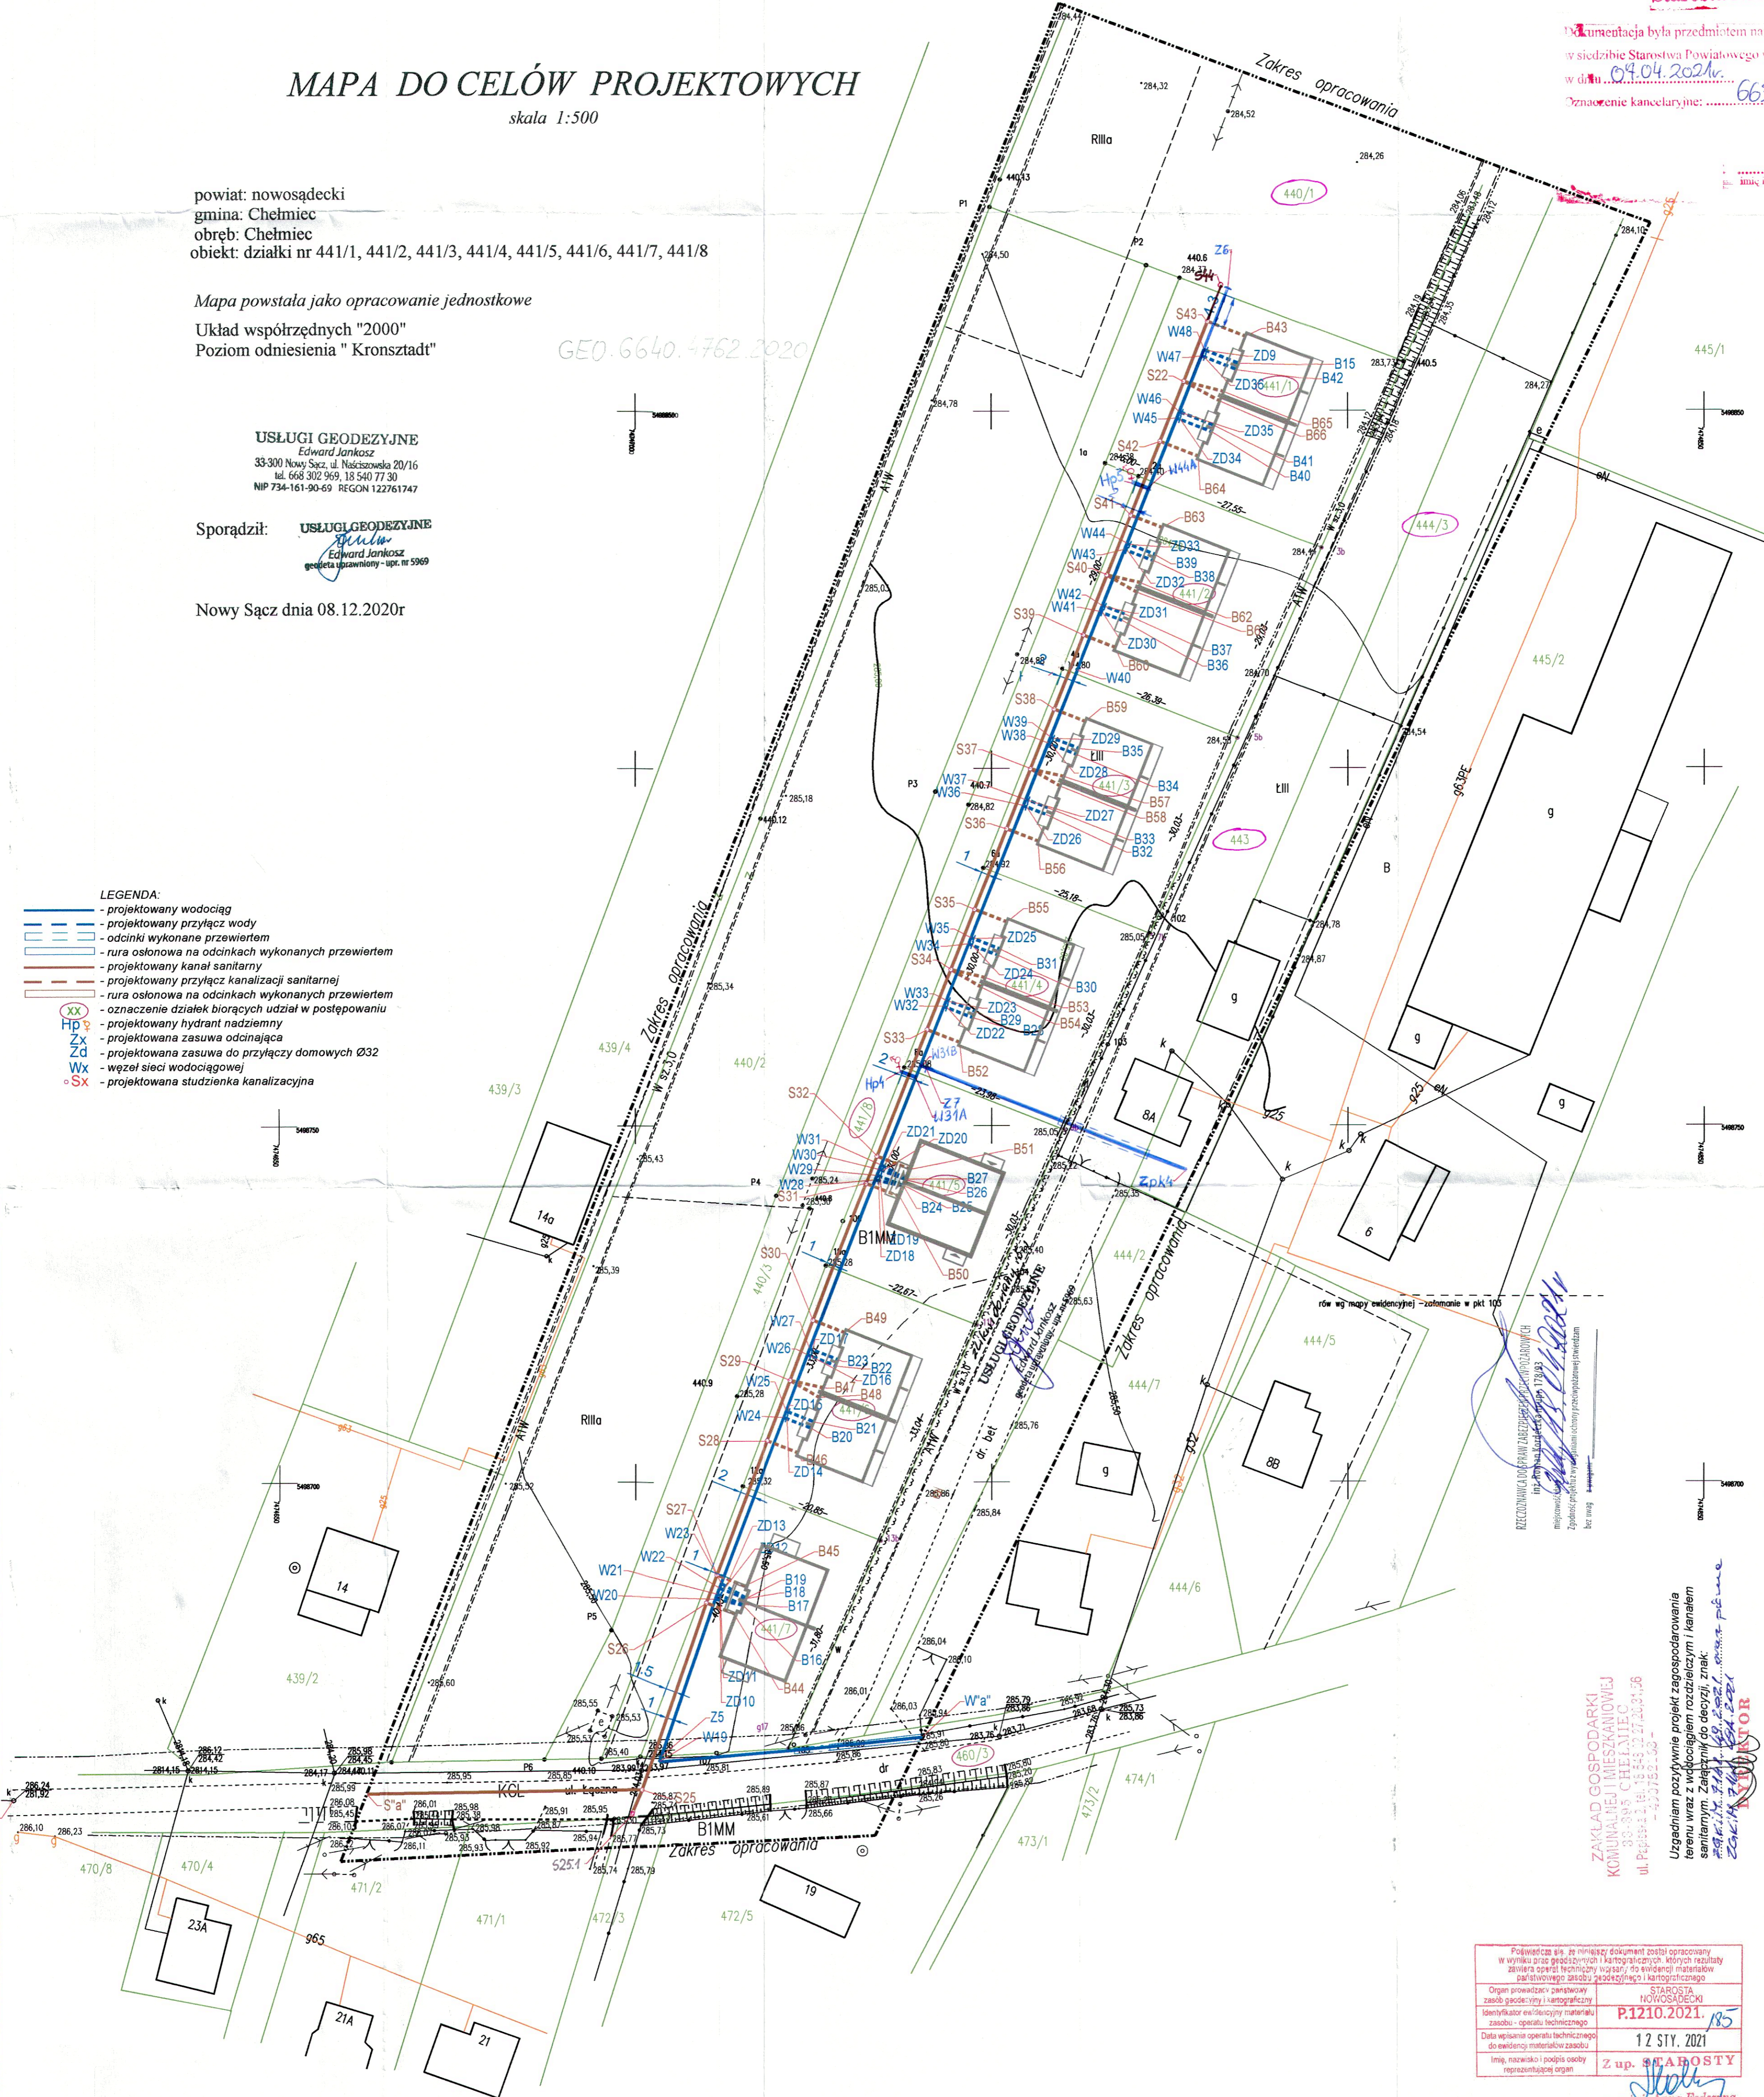

ZAKŁAD GOSPODARSTWA KOMUNALNEJ I MIESZKANOWEJ CHELMIEC
ul. Piłsudskiego 1, 33-300 CHELMIEC
ul. Piłsudskiego 1, 33-300 CHELMIEC
tel. 668 302 969, 18 540 77 30
NIP 734-161-90-69 REGON 122761747

Uzgodniam pozytywnie projekt zagospodarowania terenu wraz z wyłączeniem rozdzielnicy i kanałami sanitarnymi. Zapewnimy do decyzji, znak: *mgr inż. Anna Pedczyna*

INSPEKTOR
mgr inż. Anna Pedczyna

OSWIADCZENIE
Oświadczam zgodność treści mapy z oryginałem w zakresie opracowania geodezyjnego przyjętego do państwowego zasobu geodezyjnego i kartograficznego pod nr ew. KERG: P-1210.2021.165 z dnia 12.01.2021 roku

mgr inż. Paweł Majcher

OBIEKT	ROZBUDOWA SIĘCI WODOCIĄGOWEJ I KANALIZACYJNEJ W REJONIE UL. ŁĄCZNEJ W CHELMIECU	Skala	1:500
INWESTOR	ZAKŁAD GOSPODARSTWA KOMUNALNEJ I MIESZKANOWEJ W CHELMIECU	Data	01.2021
ADRES	UL. PAFESKA 2, 33-366 CHELMIEC	upr. pol. / wyk. / nr. UAN	7342-138191
ADRES	CHELMIEC, JEDNOSTKA EWIDENCYJNA	upr. pol. / wyk. / nr. UAN	7342-138191
INWESTYCYJA	CHELMIEC 21002_2	Nr rys.	3
PRZEDMIOT	PROJEKT ZAGOSPODAROWANIA TERENU I SIĘCI WODOCIĄGOWA		
RYZUNKU	I KANALIZACYJNA W REJONIE DZIAŁKI 441/1		