



URZĄD MIEJSKI  
w GRODZISKU MAZOWIECKIM  
ul. T. Kościuszki 12A  
05-825 Grodzisk Mazowiecki  
Tel. 22 755 55 34, 22 755 20 16  
Fax 22 755 53 27  
**ZDG.6853.1.112.2023**

**Zakład Wodociągów i Kanalizacji Sp. z o.o.**  
**ul. Cegielniana 4**  
**05-825 Grodzisk Mazowiecki**

W odpowiedzi na wniosek z dnia 18.07.2023 r. w sprawie wyrażenia zgody na lokalizację **odgałęzień kanalizacji sanitarnej Dz 200 mm** w drodze wewnętrznej **ul. Cichociemnych dz. nr ew. 1/665 obręb 0020 Książenice PGR w gminie Grodzisk Mazowiecki** informuję, że wyrażam zgodę na lokalizację odgałęzień kanalizacji sanitarnej do **dz. nr ew. 1/374 i 1/406 obręb 0020 Książenice PGR w gminie Grodzisk Mazowiecki** w ww. drodze wewnętrznej będącej w zarządzie gminy Grodzisk Mazowiecki na następujących warunkach:

1. zgoda jest ważna wraz z załącznikiem mapowym, wskazującym lokalizację urządzenia,
2. projekt należy sporządzić zgodnie z warunkami technicznymi wydanymi przez właściciela sieci,
3. odtworzenie nawierzchni do stanu poprzedniego,
4. przestrzegać przepisów Ustawy z dnia 7 lipca 1994 r. Prawo budowlane (tj. Dz. U. z 2020r poz. 1333) w zakresie wykonania ,
5. niniejsza zgoda nie stanowi zezwolenia na prowadzenie robót w pasie drogowym drogi wewnętrznej, o które strona powinna wystąpić do Gminy,
6. jeżeli budowa, przebudowa lub remont drogi wymaga przełożenia urządzenia lub obiektu, koszt tego przełożenia ponosi właściciel urządzenia lub obiektu.

Niniejsza zgoda nie zastępuje innych wymaganych prawem opinii i uzgodnień.


Zarządca drogi zastrzega sobie prawo do zmiany warunków niniejszej zgody w przypadku, gdy w miejscu lokalizacji wnioskowanej sieci uzbrojenia terenu, po wydaniu przedmiotowej zgody, zostanie wykonany remont lub przebudowa pasa drogowego.

Niniejsza zgoda stanowi również oświadczenie na dysponowanie nieruchomością na cele budowlane w zakresie wynikającym z uzgodnionej lokalizacji.

Zajęcie pasa drogowego i umieszczenie urządzenia nastąpi na podstawie przepisów prawa cywilnego.

z up. BURMISTRZA  
Naczelnik Wydziału Zarządzania Drogami  
Gminnymi

*Andrzej Korpysa*

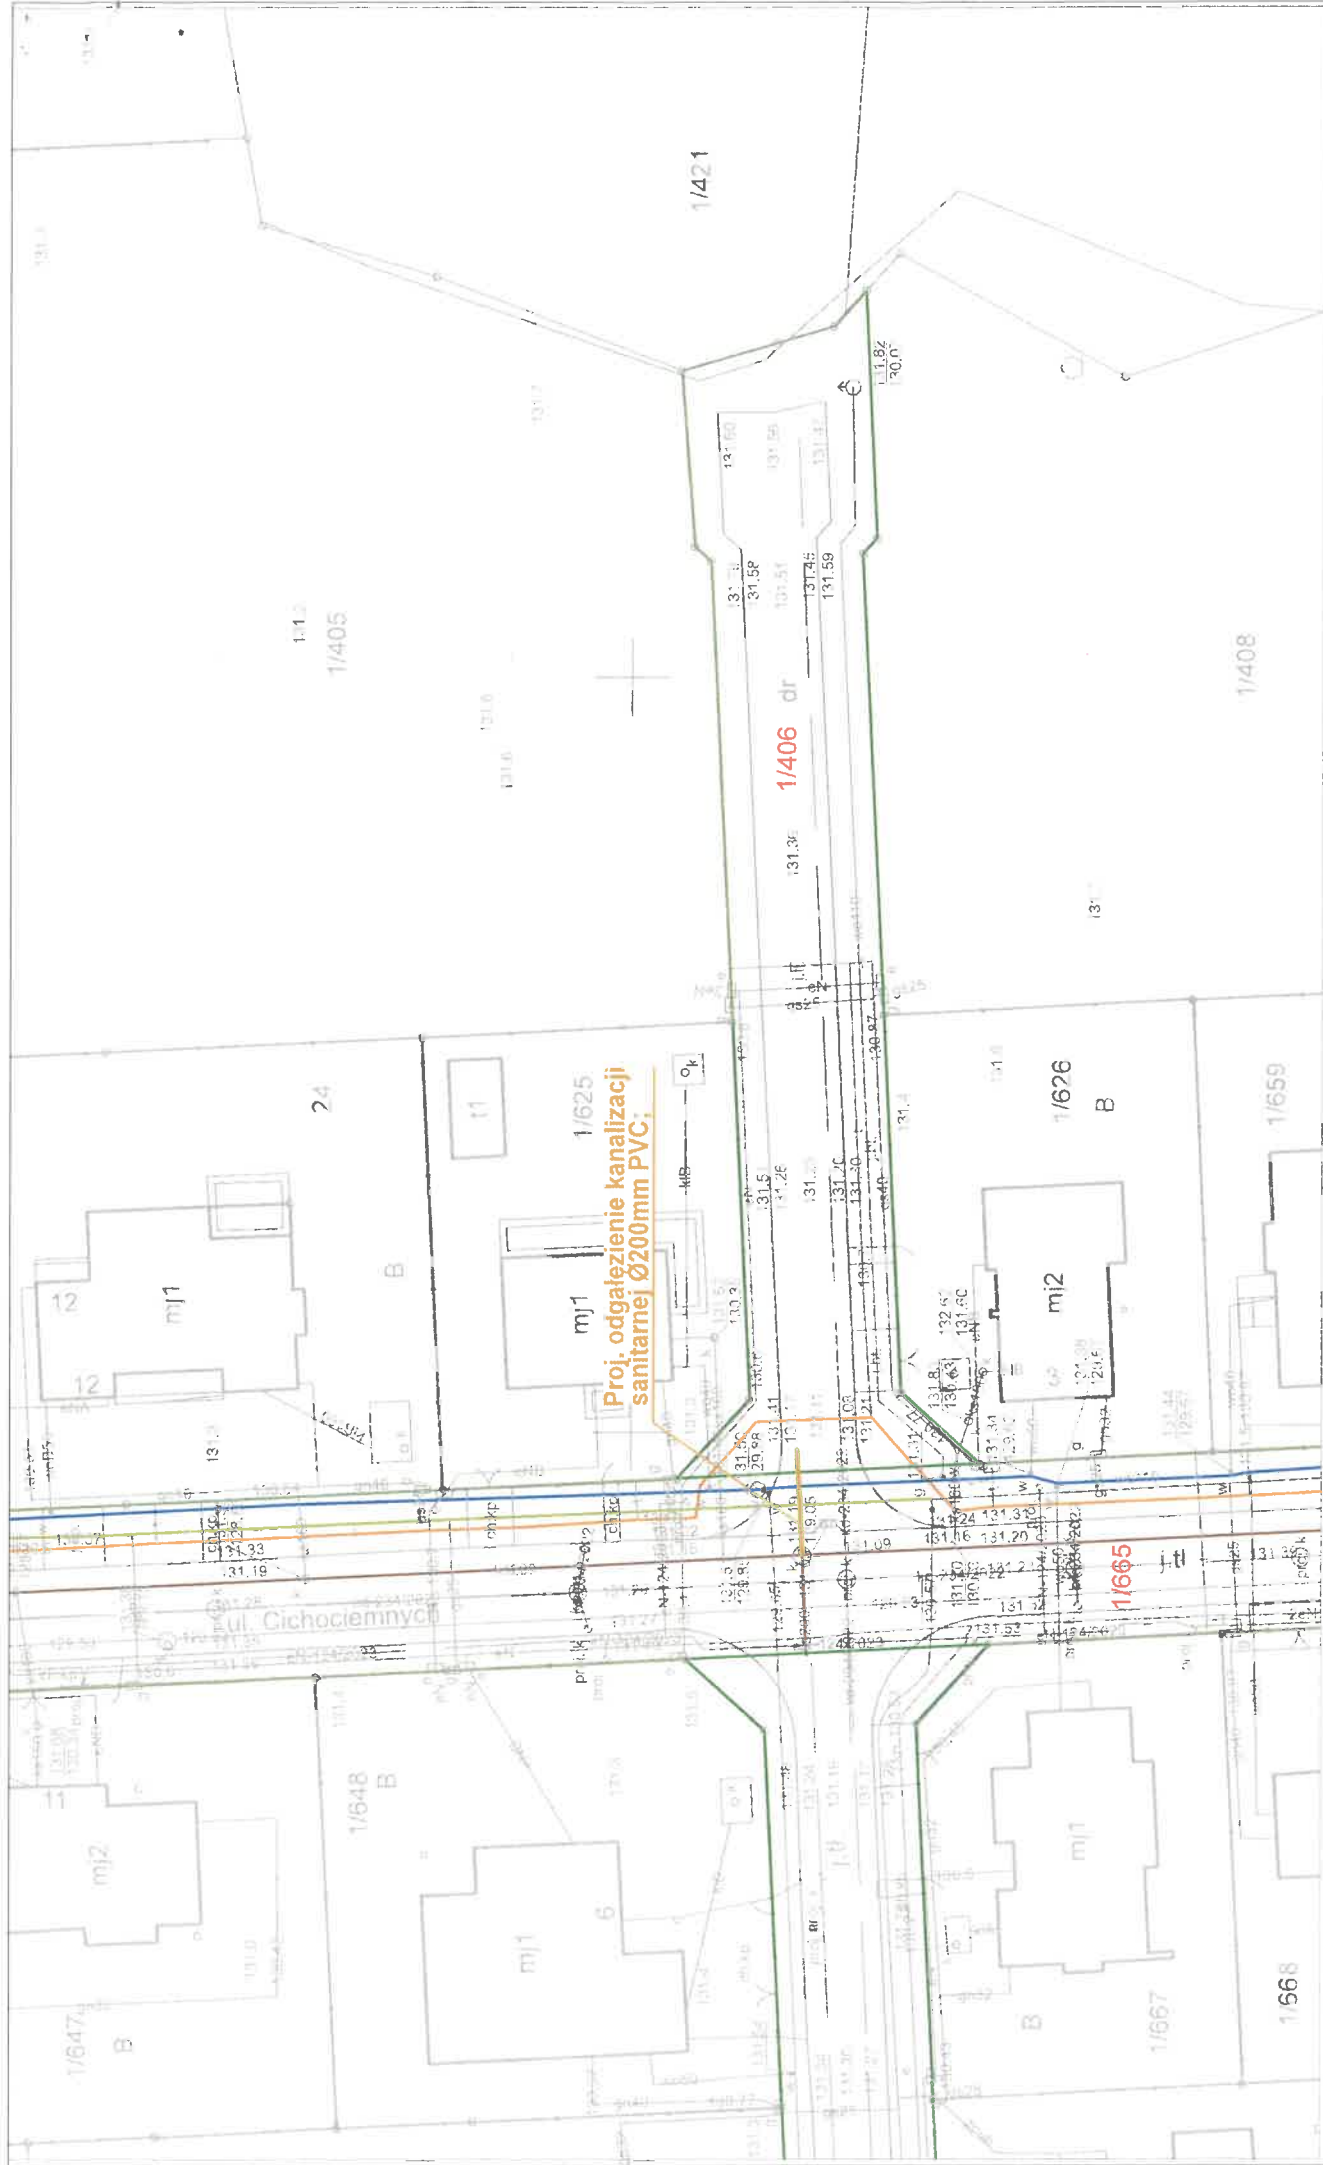


**Proj. odgałęzienie kanalizacji  
sanitarnej Ø200mm PVC;**

**ZALĄCZNIK DO PISMA**

z dnia ...10...sierpnia...2023  
ZDG 6853...1...112...2023.....

Rzeczniwo Powiatu Grodzkiego Wydział Geodezji i Kartografii  
woj. mazowieckie; powiat grodzki;  
Poleżanie: Książenice PGR  
Nazwa materialu zasobu: Mapa zasadnicza  
Skala: 1:500  
Identyfikator P1405: 2013/214  
Opisane systemem GEO-INFO, utworzyl(a): Iwona Lewandowska 11-07-2023

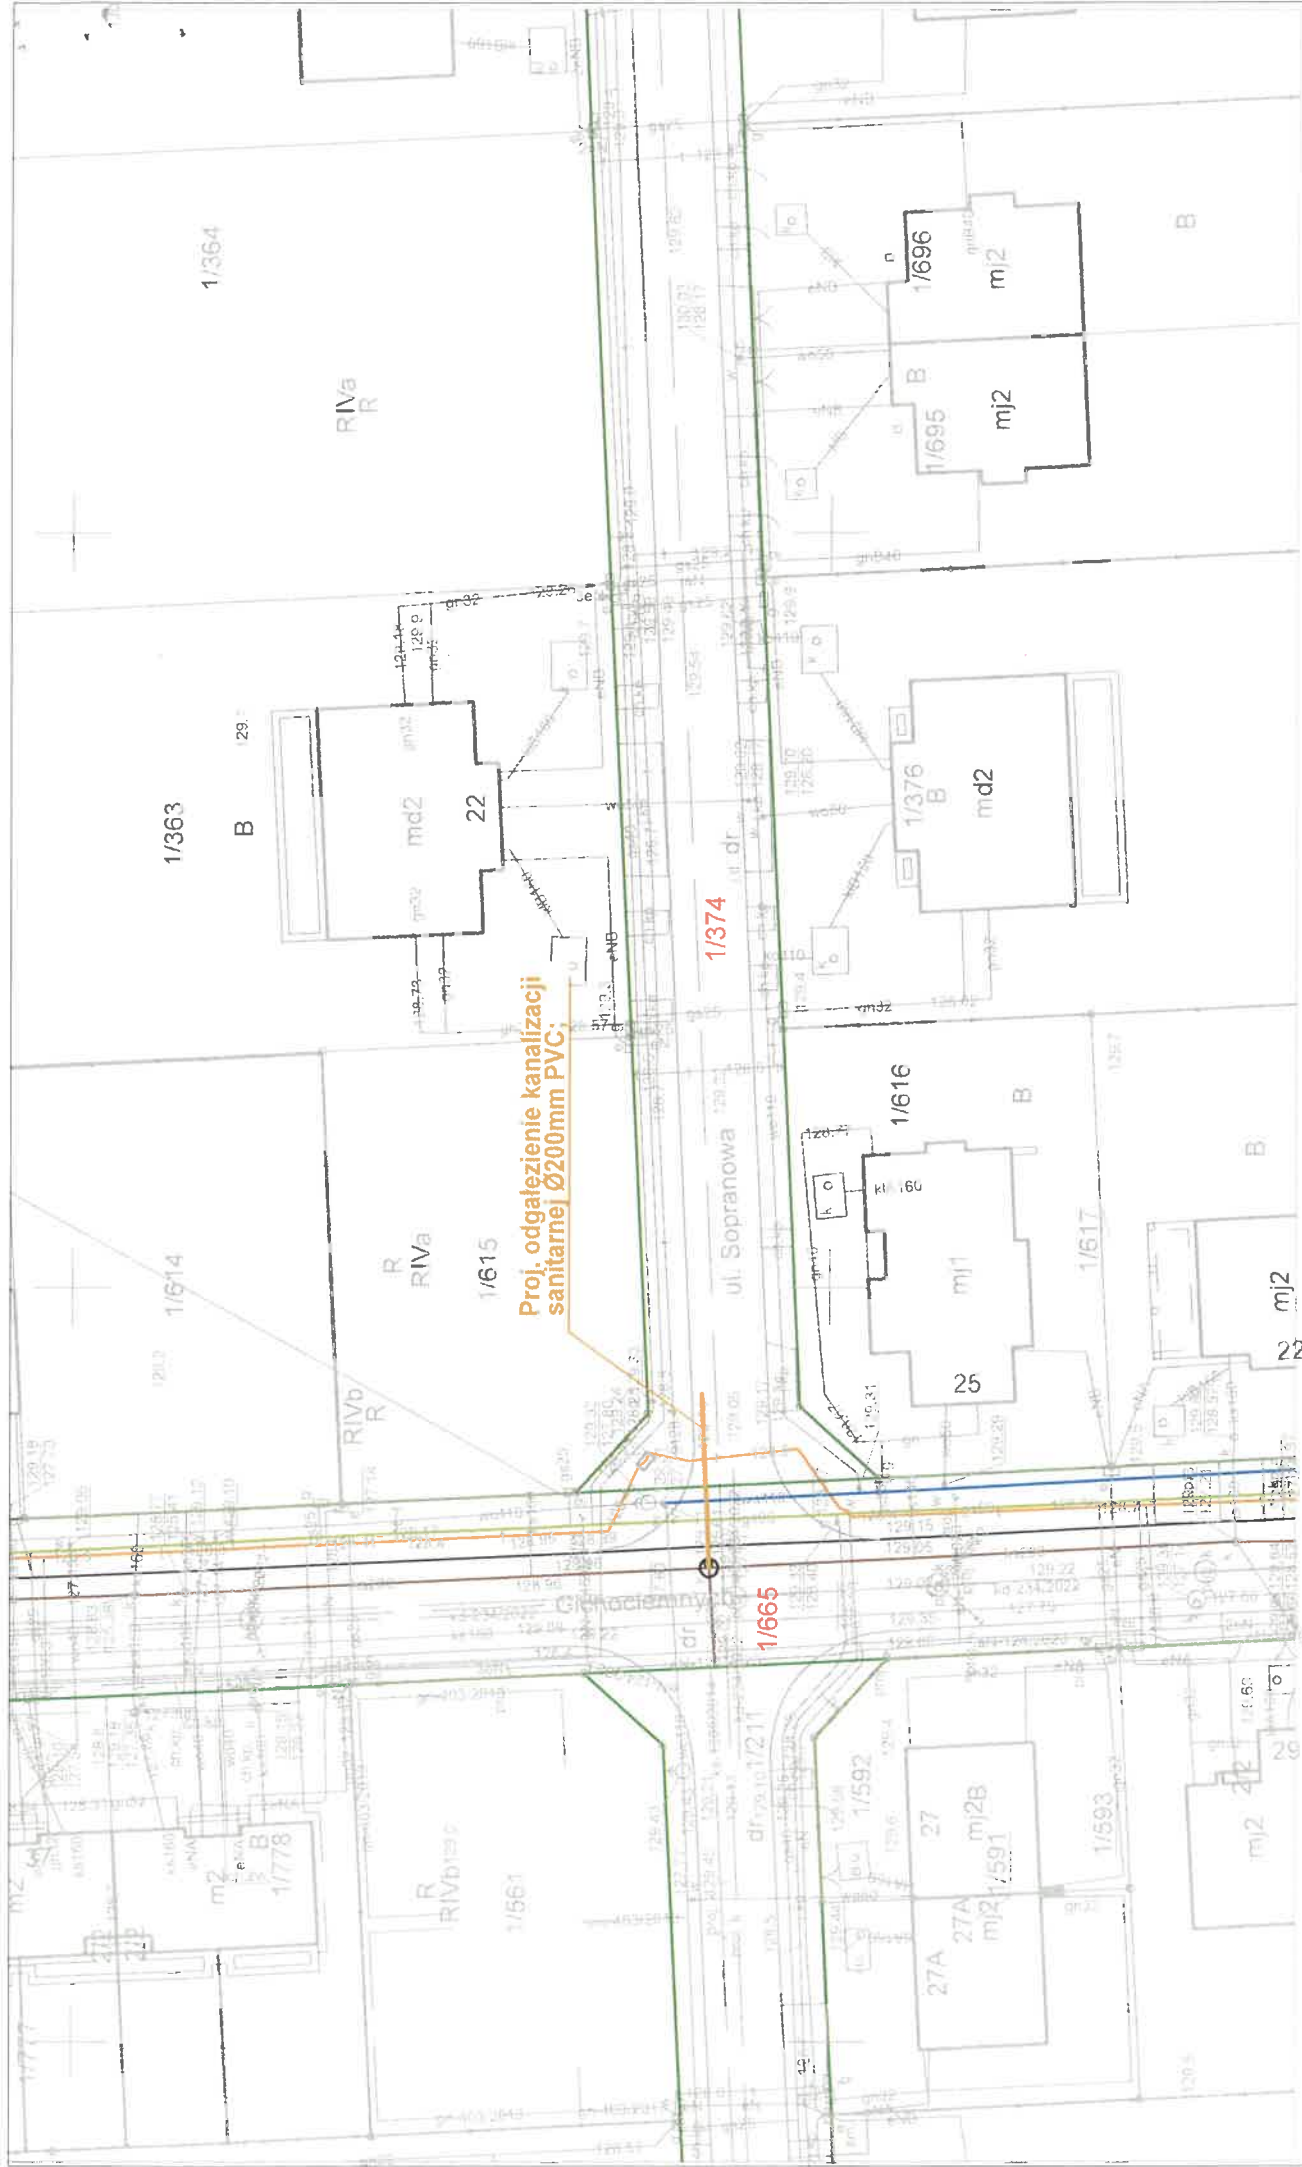

**Proj. odgałęzienie kanalizacji  
sanitarnej Ø200mm PVC;**

Starostwo Powiatu Grodzkiego, Wydział Geodezji i Kartografia II  
 wójt mazowiecki, powiat grodzki  
 Położenie: Książenice PGR  
 Nazwa materiału: Zabobu, Mapa zasadnicza  
 Skala: 1:500  
 Identyfikator P 1405.2013.214  
 Opracowane systemem GEO-INFO, utworzył(a): Iwona Lewandowska 11-07-2023

**ZAŁĄCZNIK DO PISMA**

z dnia .....19...sierpnia...2023.  
 ZDG ...6853...1...112...2023.....