


RZUT FUNDAMENTÓW

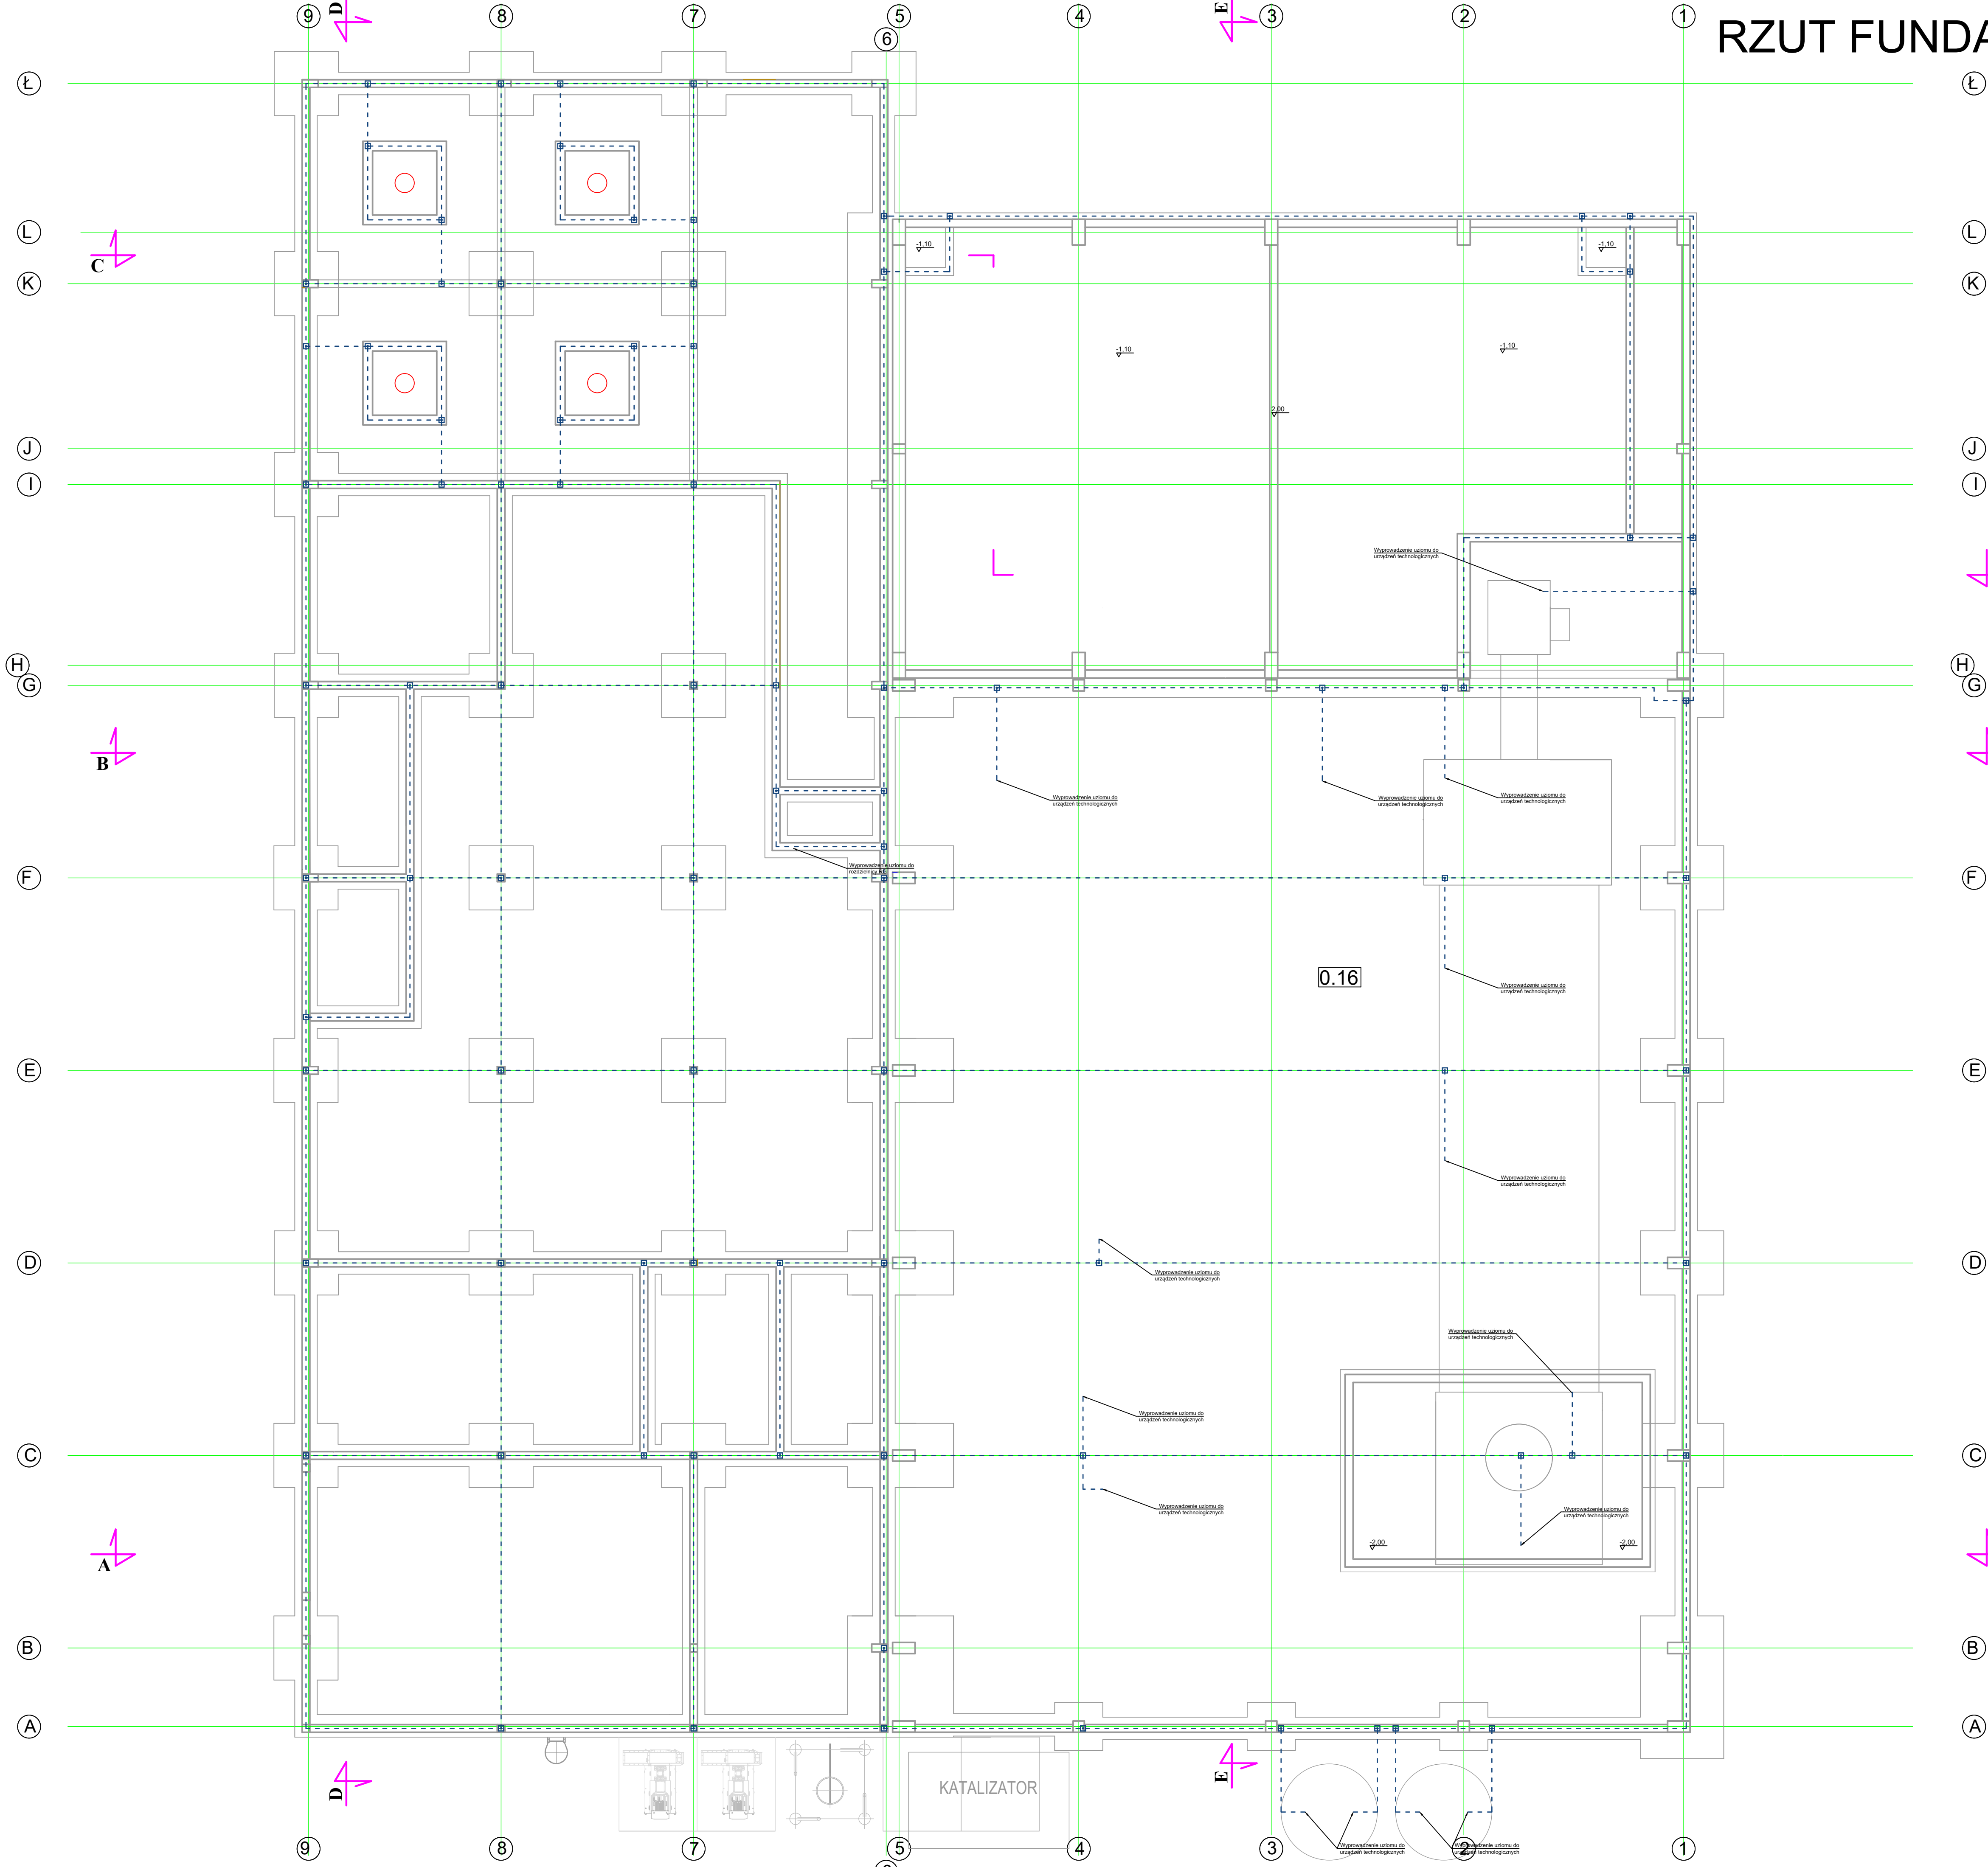

Wykaz elementów instalacji elektrycznej	
Rysunek	Nazwa
[Symbol]	Pojęcie składowe białej spawanej
[Symbol]	Ścianka ocynkowana 1x2x-40x2 mm

INWESTOR		PUK TPO Sp. z o.o. W LIPNIE 87 - 600 Lipno, ul. Wyszyńskiego 47	
JEDNOSTKA AUTORSKA OPRACOWANIA	Bogumił Czarwiński USŁUGI W BUDOWNICTWIE <i>"PERSPEKTYWA"</i>		PODGOŁD 17A 87-300 BRZOZOWA tel. 512 494 511 e-mail: bogumil.czarwinski@gmail.com
PRZEDSIĘWZIECIE BUDOWA INSTALACJI TERMICZNEGO PRZEKSZTAŁCANIA OSADÓW ŚCIEKOWYCH WZBOGACONYCH PALIWEM ALTERNATYWNYM (TPOŚ) O MOCY 5MW Z ODZYSKIANIEM ENERGII W POSTACI CIĘPŁA DLA PUK TPO SP. Z O. O. W LIPNIE UL. WOJUSKA POLSKIEGO, 87-600 LIPNO, DZ. NR. 3039, OBRĘB LIPNO			
STADIUM	PROJEKT WYKONAWCZY	BRANŻA	ELEKTRYKA
TYTUŁ RYSUNKU RZUT FUNDAMENTÓW - UZIOM			
IMIE I NAZWISKO		NR UPRAWNIEN	PODPIS
PROJEKTANT	mgr inż. Marcin Bytner Nr upr. KLP/0003/PBE/21 specjalność - elektryczna w zakresie pełnym		
ASYSTENT PROJEKTANTA	Szymon Wiśniewski		
SPRAWDZAJĄCY	inż. Bartłomiej Piasecki Nr upr. KLP/0158/POGE/10 specjalność - elektryczna w zakresie pełnym		
		SKALA 1:100 NR ZLECENIA	
		DATA 18.07.2025	
		NR RYS. ET-8	