


PRZEBUDOWY

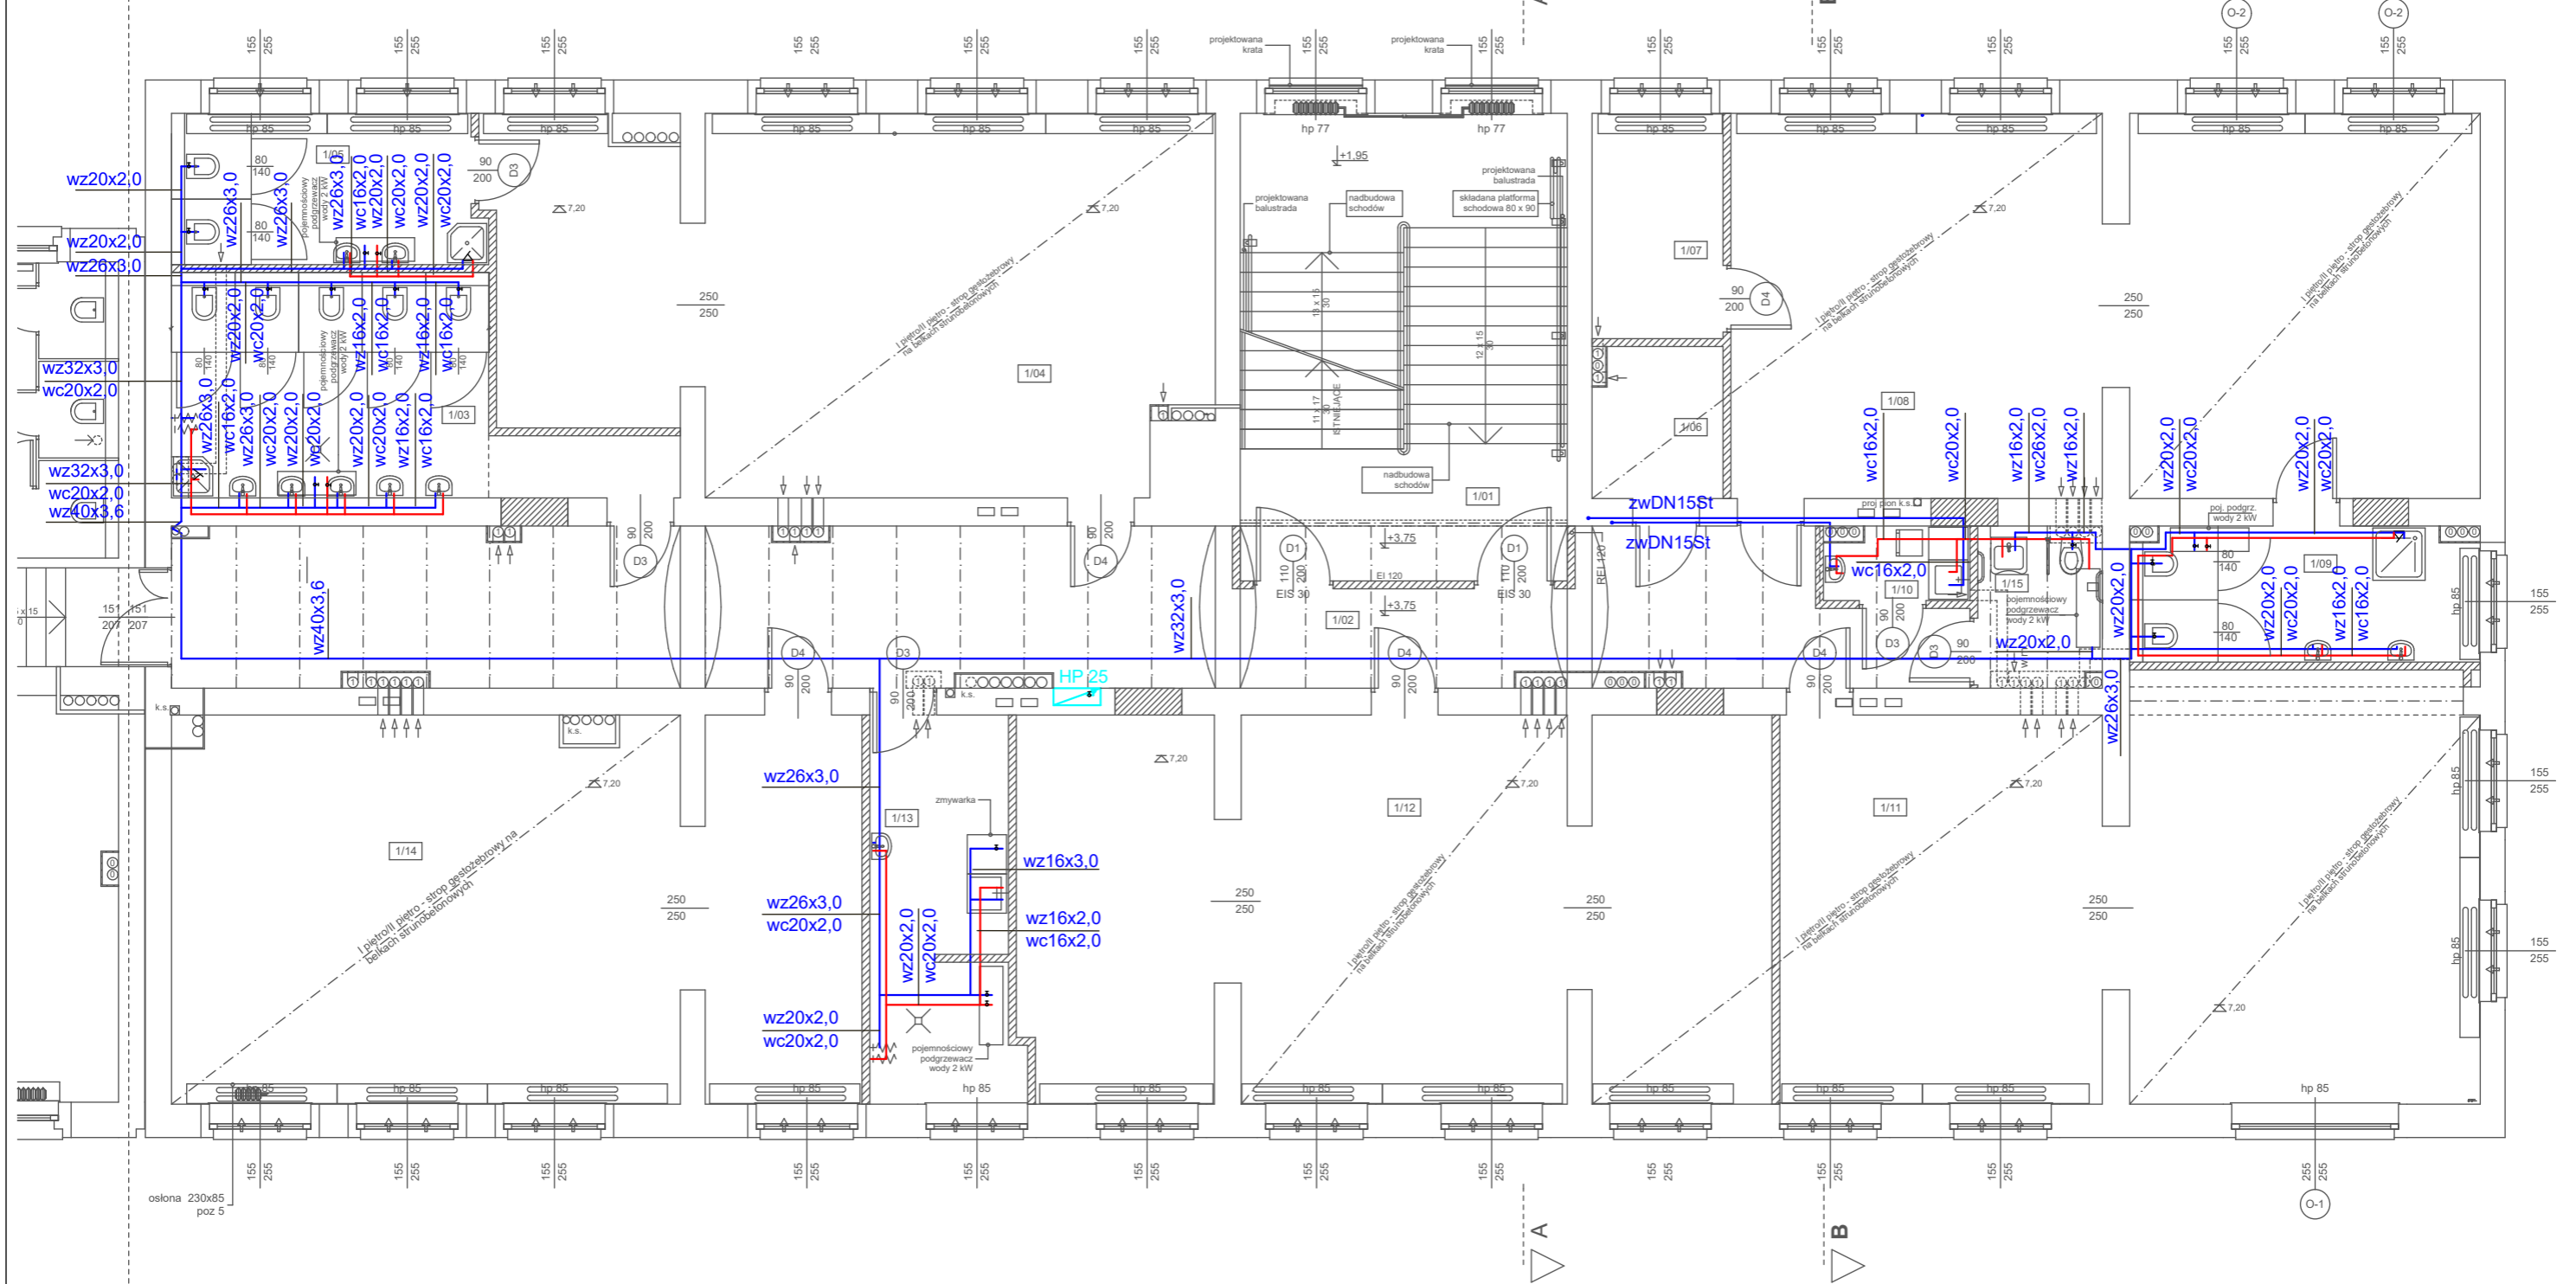

LEGENDA:

- INSTALACJA ZIMNEJ WODY
- INSTALACJA CIEPŁEJ WODY
- INSTALACJA WODY HYDRANTO
- HP 25 HYDRANT POŻAROWY HP 25

ARCHITEKTURA PROJEKT - arch. Jurkiewicz Ireneusz 59-300 Lubin, ul. Słowackiego 19/4 tel. 669 645 652, ireneusz.jurkiewicz@gmail.com		DATA 30.06.2020
TEMAT: PRZEBUDOWA BUDYNKU SZKOŁY PODSTAWOWEJ W BOBOLICACH PRZY UL. SZKOLNEJ NA PRZEDSZKOLE	BRANŻA INSTAL. SANIT.	
TYTUŁ RYSUNKU: RZUT PIWNICY - INSTALACJE WODNE	FAZA P.W.	
ADRES: 76-020 BOBOLICE UL. SZKOLNA 1	SKALA 1:100	
INWESTOR: Gmina Bobolice 76-020 Bobolice, ul. Ratuszowa 1	NR RYS. S-3	
PROJEKTANT: INSTALACJE SANITARNE MGR INŻ. JERZY SZCZEPAŃSKI	NR UPRAW. 9/85/Lw	PODPIS