


C:\Users\Krzysztof\Desktop\Kudowa_Szkolna 8\Szkolna 8 K

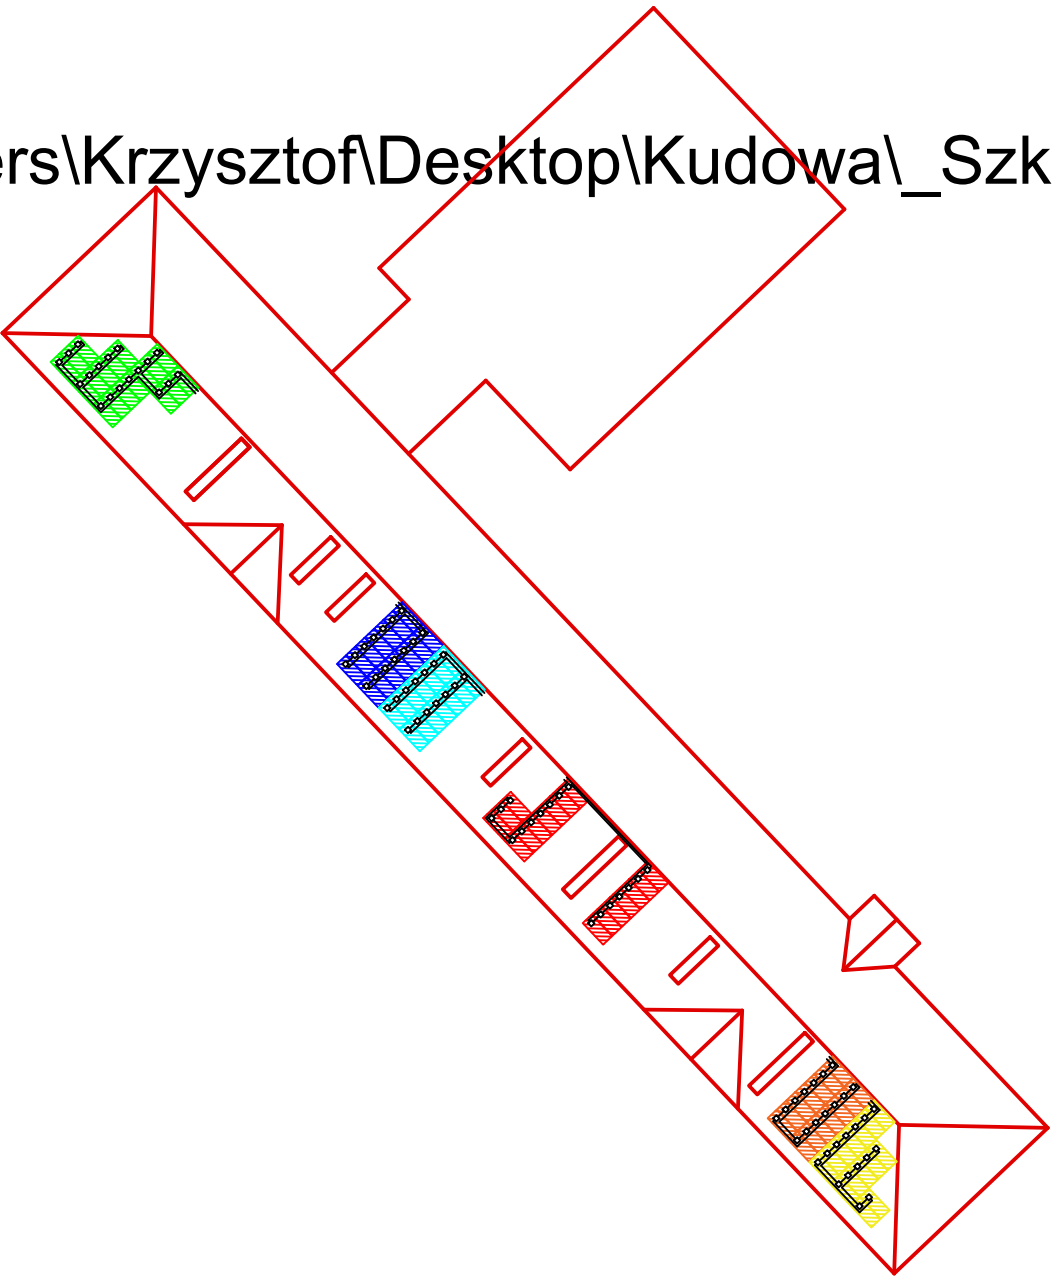

PROJEKT BUDOWLANY	Instalacja fotowoltaiczna o mocy 34,1 kW na dachu budynku Szkoły Podstawowej nr 2, im. Jana Pawła II w Kudowie Zdroju		
ADRES	ul. Szkolna 8 57-350 Kudowa-Zdrój j. ewid. 020803_1, Kudowa-Zdrój ob. 0007, Zakrze dz. nr ewid. 199		
INWESTOR	Gmina Kudowa-Zdrój ul. Zdrojowa 24 57-350 Kudowa-Zdrój		
BRANŻA	INSTALACJE ELEKTRYCZNE		
PROJEKTOWAŁ	mgr inż. Miłosz Ruszel	PODPIS	
	nr ew. 290/DOS/06		
ASYSTA	inż. Mateusz Konwa		
	Jakub Konwa		
	inż. Krzysztof Iwanski		
DATA 24.07.2020			
TYTUŁ RYSUNKU			
Plan sytuacyjny			
NR RYSUNKU	rys.1		SKALA 1:500



EPD

EPD
Bukowina Sycowska 33/2
56-513 Międzybórz