

MAPA DO CELÓW PROJEKTOWYCH

SKALA 1:500

WOJ. ŚLĄSKIE
 POW. KŁOBUCKI
 WIEŚ BOROWE, SPOKOJNA
 JEDNOSTKA EW: WRĘCZYCA WIELKA (240609_2)
 OBRĘB EW: BOROWE (0002)
 DZIAŁKA NR: 338
 UKŁAD WSPÓŁRZĘDNYCH 2000, POZIOM ODNIENIENIA KRONSTAD 86
 MAPA ZASADNICZA "2000" 6.142.28.14.11 6.142.28.14.13
 ID: GKN.6640.1924.2015
 DATA: 30.10.2015 R.

Legenda

- ▲▲▲ Linia zabudowy
- Linia rozgraniczająca tereny o różnym przeznaczeniu


Oznaczenia z planu zagospodarowania:
 KDI - tereny dróg publicznych - drogi gminne lokalne
 MN, LS - tereny zabudowy mieszkaniowej jednorodzinnej z terenami zieleni
 MN, RM - tereny zabudowy mieszkaniowej jednorodzinnej i zagrodowej
 ZLD - zalesienia

- Uwagi:
- 1) Granice działek wykreślono kolorem zielonym na podstawie danych zawartych w operatach nr P.2406.1960.19, P.2406.1968.32 oraz P.2406.2011.71
 - 2) Mapa numeryczna uzupełniona pomiarem ID : GKN.6640.1924.2015.
 - 3) Brak służebności gruntowych na przedmiotowej działce.
 - 4) Nie wyklucza się istnienia w terenie innych, niewykazanych na niniejszej mapie urządzeń podziemnych, które nie były zgłoszone do inwentaryzacji lub o których brak jest informacji w instytucjach branżowych.
 - 5) Działka nr 338 w miejscowym planie zagospodarowania przestrzennego (Uchwała nr IX/102/11 Rady Gminy Wręczyca Wielka z dnia 07.07.2011 r.) przeznaczona jest pod tereny dróg publicznych - drogi gminne lokalne - KDI
 - 6) Mapa może służyć do celów projektowych w rozumieniu przepisów art. 79 ust. 5, 6 rozporządzenia MSWiA z dnia 09.11.2011 r. (Dz. U. nr 163, poz. 1572) w zakresie granicy działki nr 338 z działkami nr 47/1, 47/2, 47/3, 47/4, 47/5, 47/6, 47/7, 47/8, 47/9, 47/10, 47/11, 47/12, 47/13, 47/14, 47/15.

Wykonał:
 "GEO KOP"
 USŁUGI GEODEZYJNE
 Siedziba: Albertów 49, 42-165 Lipie
 kom.: 504 01 73 72
 Biuro: 42-100 Kłobuck, ul. Targowa 1
 tel. 34 317 41 82
 NIP 574-101-30-04 REGON 150644178

2015 1936
 01.12.2015
 Z up. STAROSTY

mgr inż. *Małgorzata Kuzniak*
 Kierownik Powiatowego Ośrodka Dokumentacji
 Geodezyjnej i Kartograficznej w Wydziale GKN
 Starostwo Powiatowe w Kłobucku

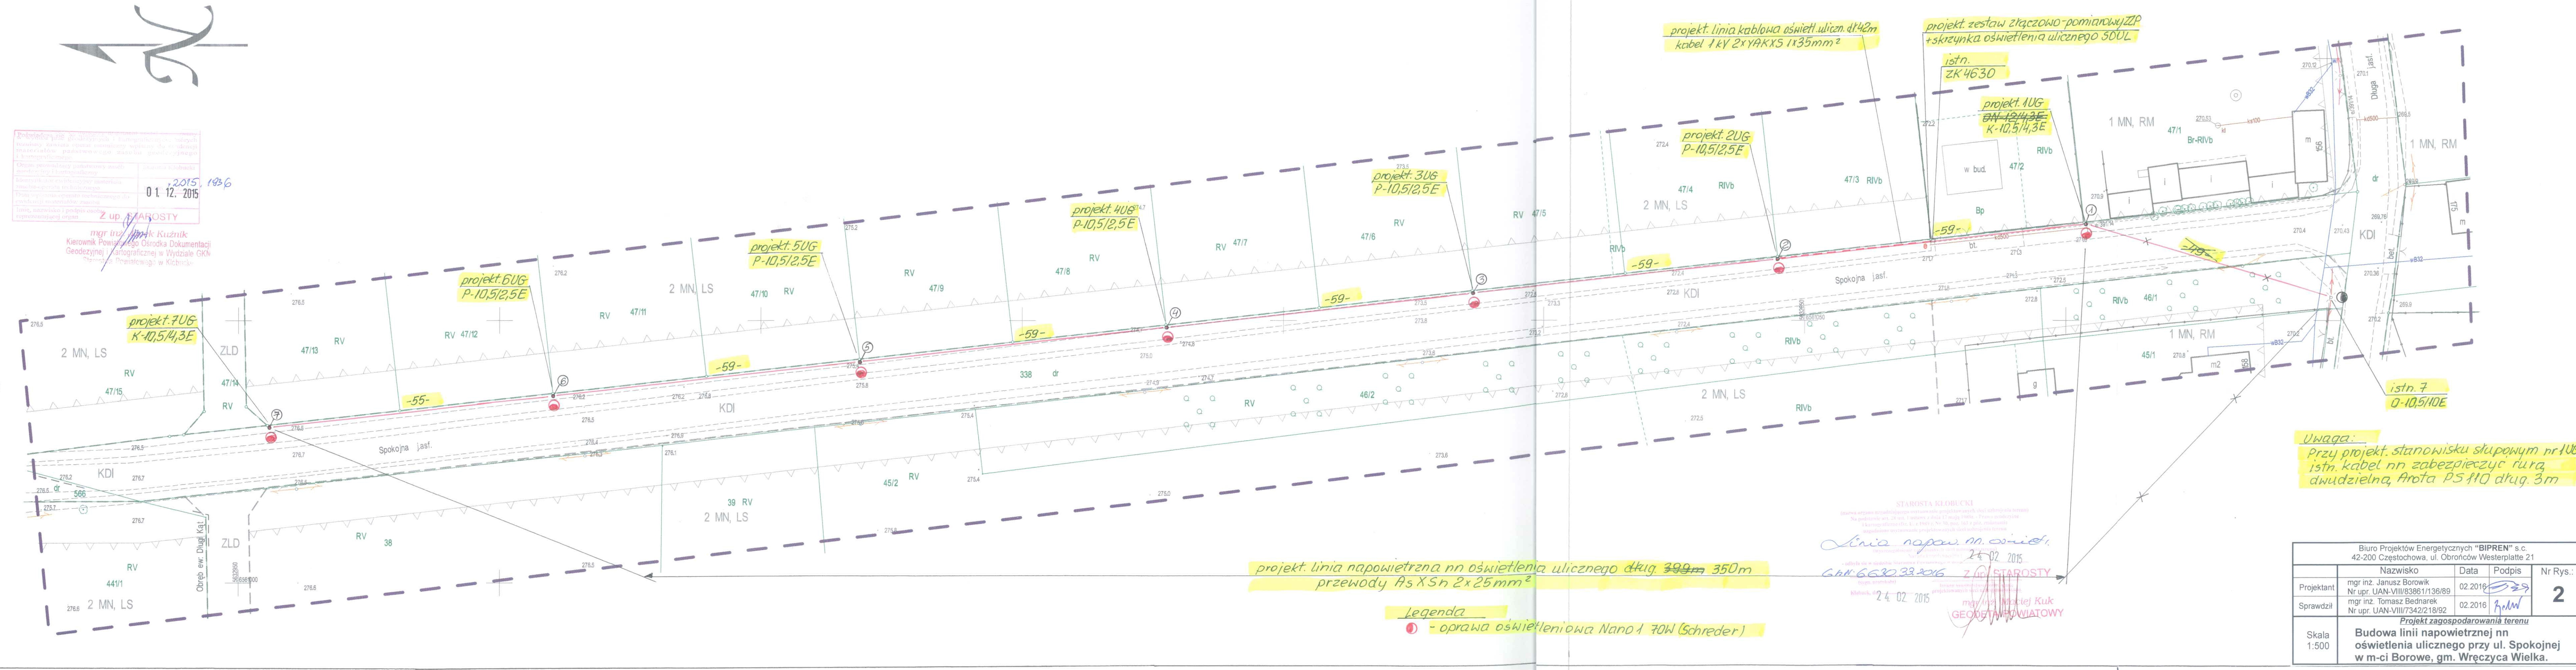

projekt. linia napowietrzna nn oświetlenia ulicznego dług. 399m 350m
 przewody As XSh 2x25mm²

Legenda
 ① - oprawa oświetleniowa Nano 1 70W (Schreder)

projekt. linia kablowa oświetl. uliczn. dł. 42m
 kabel 1KV 2xYAKXS 1x35mm²

projekt. zestaw złączowo-pomiarowy ZFP
 + skrzynka oświetlenia ulicznego 500L

projekt. 1UG
 BN-10,5/4,3E
 K-10,5/4,3E

projekt. 2UG
 P-10,5/2,5E

projekt. 3UG
 P-10,5/2,5E

projekt. 4UG
 P-10,5/2,5E

projekt. 5UG
 P-10,5/2,5E

projekt. 6UG
 P-10,5/2,5E

projekt. 7UG
 K-10,5/4,3E

Uwaga:
 Przy projekt. stanowisku słupowym nr 1UG
 istn. kabel nn zabezpieczyć rurą
 dwudzielną Arota PS 110 dług. 3m

STAROSTA KŁOBUCKI
Linia napow. m. osiedl.
 GKN.6640.33.2016
 24.02.2015
 Z up. STAROSTY
 mgr inż. *Małgorzata Kuzniak*
 GEODETA I KLASY
 WYKONAWCZA

Biuro Projektów Energetycznych "BIPREN" s.c. 42-200 Częstochowa, ul. Obrońców Westerplatte 21				
Projektant	mgr inż. Janusz Borowik Nr upr. UAN-VIII/83861/136/89	Data	02.2016	Nr Rys.: 2
Sprawdził	mgr inż. Tomasz Bednarek Nr upr. UAN-VIII/7342/218/92	Data	02.2016	
Skala	Projekt zagospodarowania terenu Budowa linii napowietrznej nn oświetlenia ulicznego przy ul. Spokojnej w m-ci Borowe, gm. Wręczyca Wielka.			
1:500				