






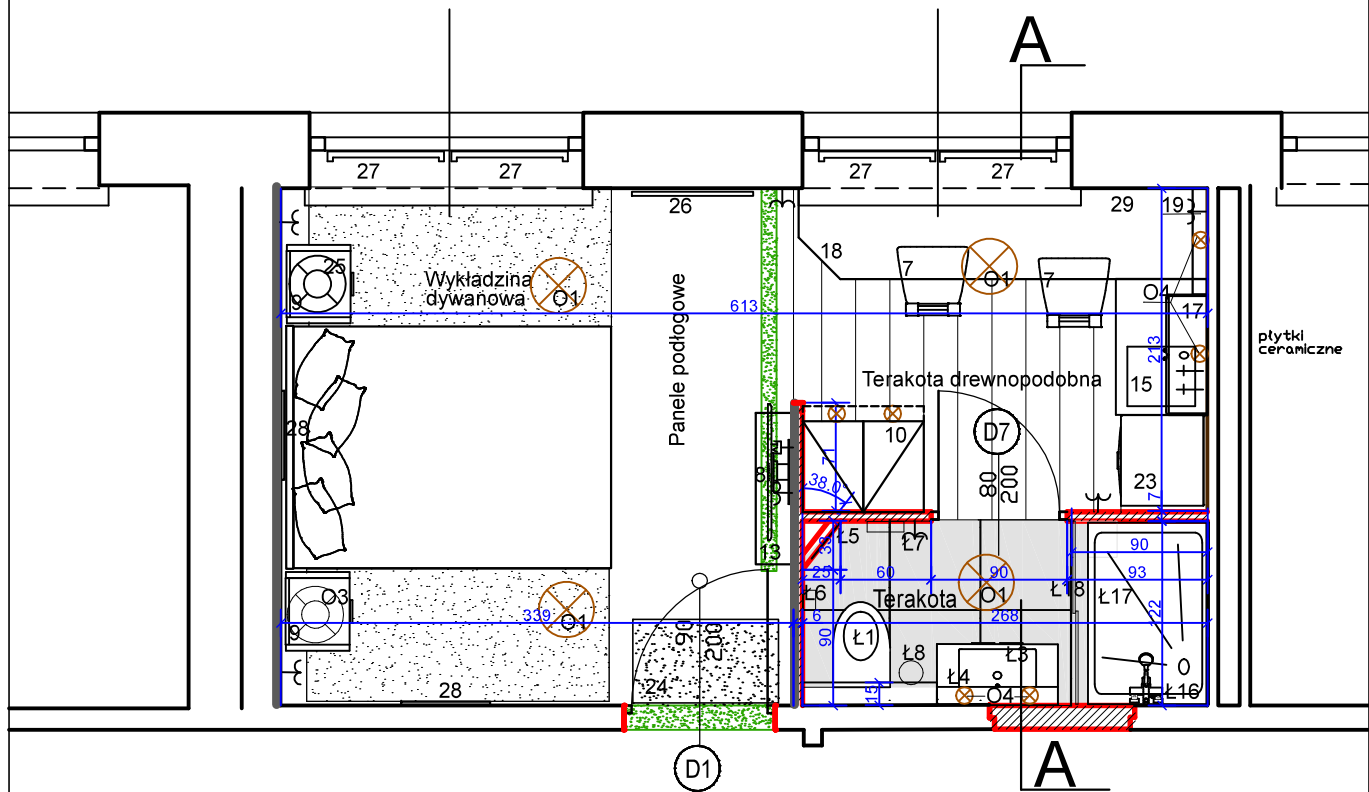


POKÓJ NR 19


 











WYPOSAŻENIE

-  2 TAPCZAN DWUOSOBOWY
-  7 KRZESŁO
-  8 TELEWIZOR
-  9 STOLIK NOCNY
-  10 SZAFKA UBRANIOWA
-  13 SZAFKA
-  15 ZLEWOZMYWAK
-  17 SZAFKA WISZĄCA
-  18 BLAT KUCHENNY
-  19 PÓŁKA WISZĄCA
-  21 PODUSZKA
-  23 ŁODÓWKA
-  24 WYKŁADZINA
-  25 LAMPKA NOCNA
-  26 LUSTRO
-  27 ROLETA
-  28 OBRAZ
-  29 CZAJNIK ELEKTRYCZNY

-  O1 OŚWIETLENIE SUFITOWE
-  O2 OŚWIETLENIE ŚCIENNE
-  O4 LAMPKA LEDOWA

-  ściany malowane na szaro
-  ściany istn. malowane na biało, lub pod płytki ceramiczne
-  ściany projektowane białe
-  fragmenty ścian do likwidacji

 -  Ł1 ZESTAW WC ZE SPŁUCZKĄ PODTYNKOWĄ
-  Ł3 UMYWALKA NA SZAFCE WISZĄCEJ
-  Ł4 LUSTRO 80X80
-  Ł5 LUSTRO 40X165
-  Ł6 UCHWYT NA PAPIER TOALETOWY
-  Ł7 WIESZAK NA RĘCZNIKI
-  Ł8 POJEMNIK NA SMIECI
-  Ł16 BATERIA PRYSZNICOWA
-  Ł17 BRODZIK 120 X 80
-  Ł18 DRZWI ROZSUWANE SZKLANE



Spółdzielnia Obsługi Inwestycyjnej "Dompil"
64-920 Piła ul. Sikorskiego 33 tel/fax (67) 214-80-01

Investor	PANSTWOWA UCZELNIA Stanisława Staszica w Pile Piła, ul. Podchorążych 10		Branża: ARCH-BUD
Nazwa obiektu	PRZEBUDOWA i ZAKUP WYPOSAŻENIA BUDYNKU DOMU STUDENTA PUSS w PILE		Nr rysunku: 16
Adres	PIŁA, ul. ŻEROMSKIEGO 14, działka nr 1311/1		Skala: 1:50
Nazwa rysunku	RZUT PARTERU - POKÓJ nr 19		
Projektował :	mgr inż. arch. Iwona Maciejewicz Wojtkiewicz upr. do proj. w spec. architektonicznej bez ograniczeń	Upr. nr : GP7342/1894/94	Data 03. 2021
Opracował :	j.w.		03. 2021