


Legenda	
Symbol	Opis
	Linia - Połączenie wyrównawcze
	Uziemienie, R<5,0
	Tablica rozdzielcza, TR, 1
	Gniazdo 1xL+N+PE, 1, nt, IP44, 5
	Oprawa oświetleniowa, MIMO 2 LED 1230mm 3600lm IP66 840 (23W), liniowa, 9

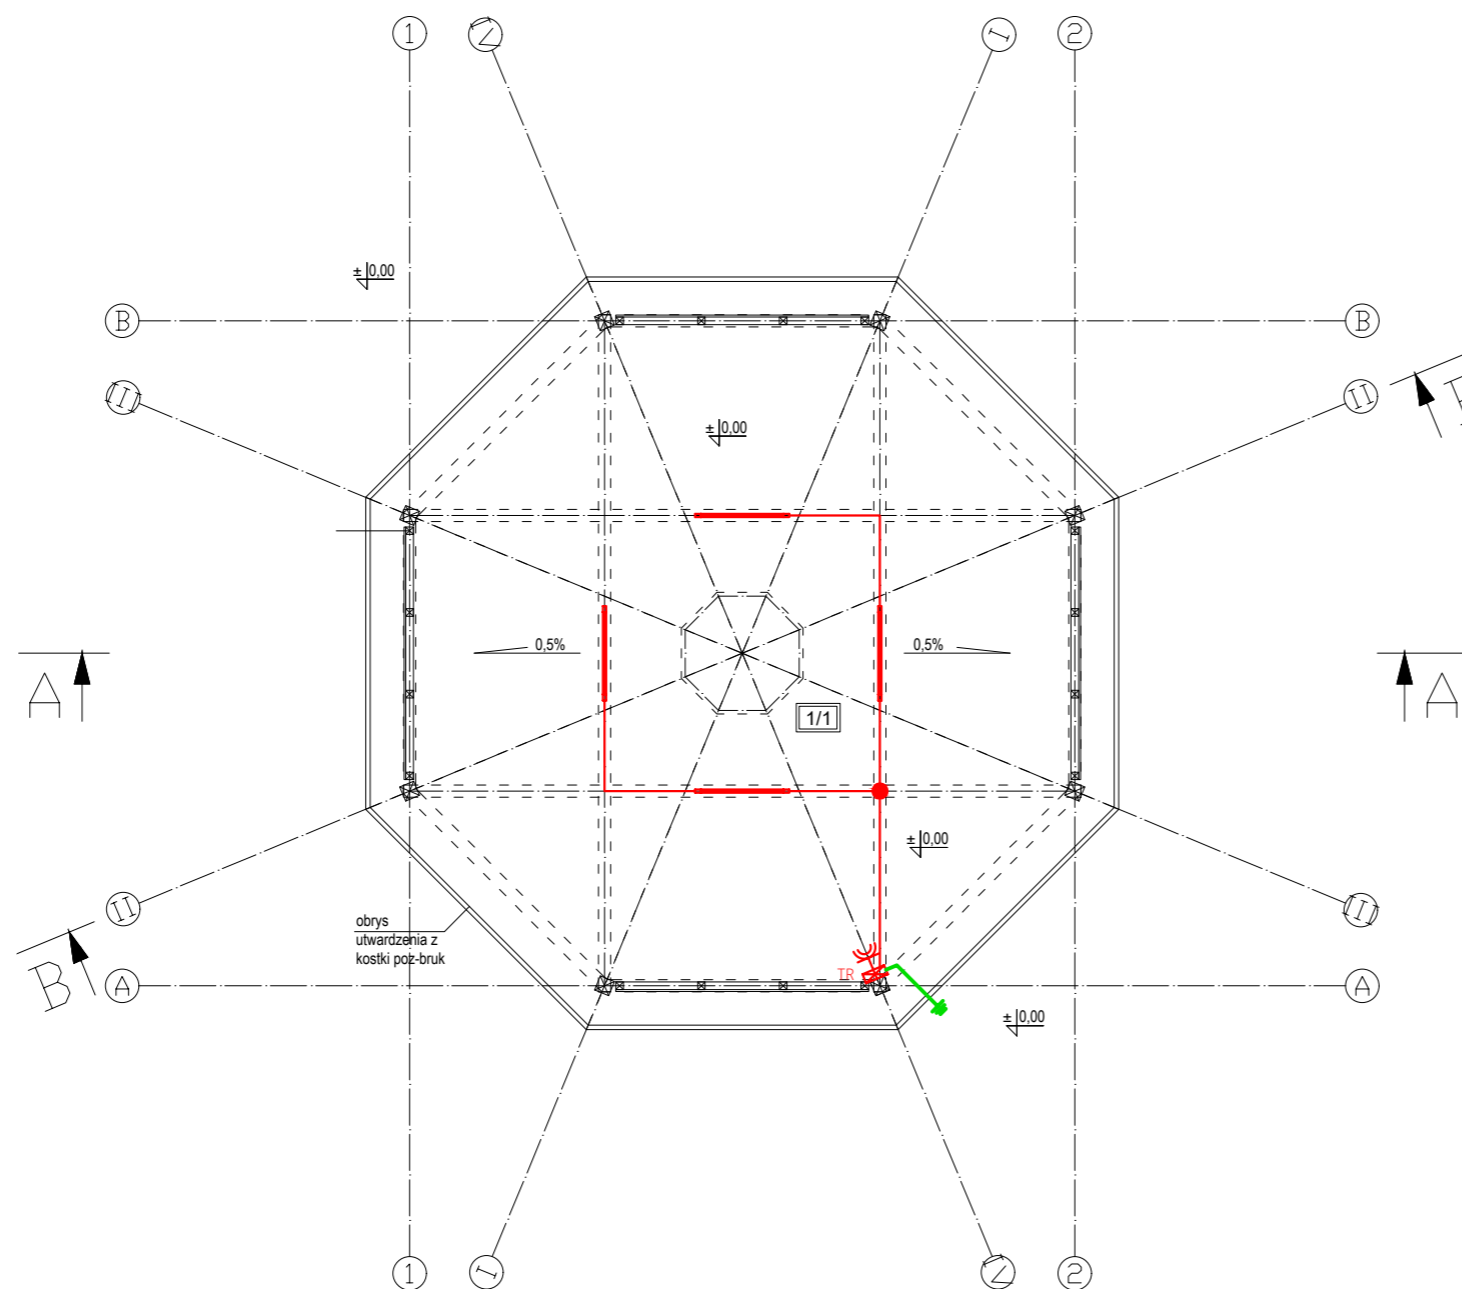

Jednostka projektowa: IE PROJEKT Michał Szafrński biuro@ieprojekt.com 605 355 272		Inwestor: MIASTO I GMINA KÓRNIK PL. NIEPODLEGŁOŚCI 1 62-035 KÓRNIK	
Stadium: Projekt techniczny	Temat: WIATA PIKNIKOWA działka ozn. nr ewid. 142, Błażejewko gmina Kórnik		24059 październik 2024
Skala: 1:100	Nazwa rysunku: INSTALACJE ELEKTRYCZNE		Nr rys. E-01
Projektant: mgr inż. Michał Szafrński	Branża: Elektryczna	Nr Uprawnień: WKP/0187/POOE/11	Podpis:
			Podpis: