

**MAPA DO CELÓW PROJEKTOWYCH
dla działki nr 588**
Skala 1:500

Obwód : Kcynia [0001]
Jednostka ewidencyjna: Kcynia - miasto [041001_4]
Gmina: Kcynia
Powiat: nakielski
Woj. kujawsko - pomorskie
SWG.6640.2092.2022
Ks. rob. wyk. 150/2022

Mapę niniejszą sporządzono po aktualizacji
Mapy zasadniczej - ark. 6.190.16.13.2.3; 6.190.16.13.4.1
PUWG „2000” s. 6, p.o. „PL-EVRF2007-NH”

Nie wykonano ustalenia obciążeni służebnościami gruntowymi.
Mapa zawiera stan prawny granic.


Nie wykazuje się istnienia w terenie innych nie wykazanych na niniejszej mapie urządzeń podziemnych, które nie były zgłoszone do inwentaryzacji lub o których brak jest informacji w instytucjach branżowych.

Usługi Geodezyjne "GEODRON" Dominik Pochylski
ul. Wiewiórowskiego 3/24, 89-200 Szubin
geodron.btoro@gmail.com, tel. 609627858
NIP 5581795617, REGON 365321000

Sporządził, dnia 19 sierpnia 2022 roku.

Poważając się, że niniejszy dokument został opracowany w wyniku prac geodezyjnych i kartograficznych, których realizacja została podjęta z uwzględnieniem zasad technicznej umowy do ewidencji materiałów planimetrycznych, geodezyjnych, kartograficznych i satelitarnej, informuję, że jeżeli kwalifikacja odpowiedzialności należy do zleceniodawcy niniejszego opracowania.	
Typ prac geodezyjnych i kartograficznych	STAROSTA NAKIELSKI
Identyfikator pracy geodezyjnej	SWG.6640.2092.2022
Nr protokołu ewidencji	SWG.6640.2092.2022_22848
Data przyjęcia protokołu technicznego	27.09.2022 r.
Wykonawca prac geodezyjnych	Usługi Geodezyjne Geodron Dominik Pochylski ul. Wiewiórowskiego 3/24, 89-200 Szubin
Imię, nazwisko i stanowisko kierownika prac	inż. Filip Szramkowski opracowania nr 27199

Podpisany certyfikatem wystawionym dla FILIP ANDRZEJ SZRAMKOWSKI (Certyfikat osobisty).
Utworzony w dniu: 2022-09-29 11:02:23 +0200

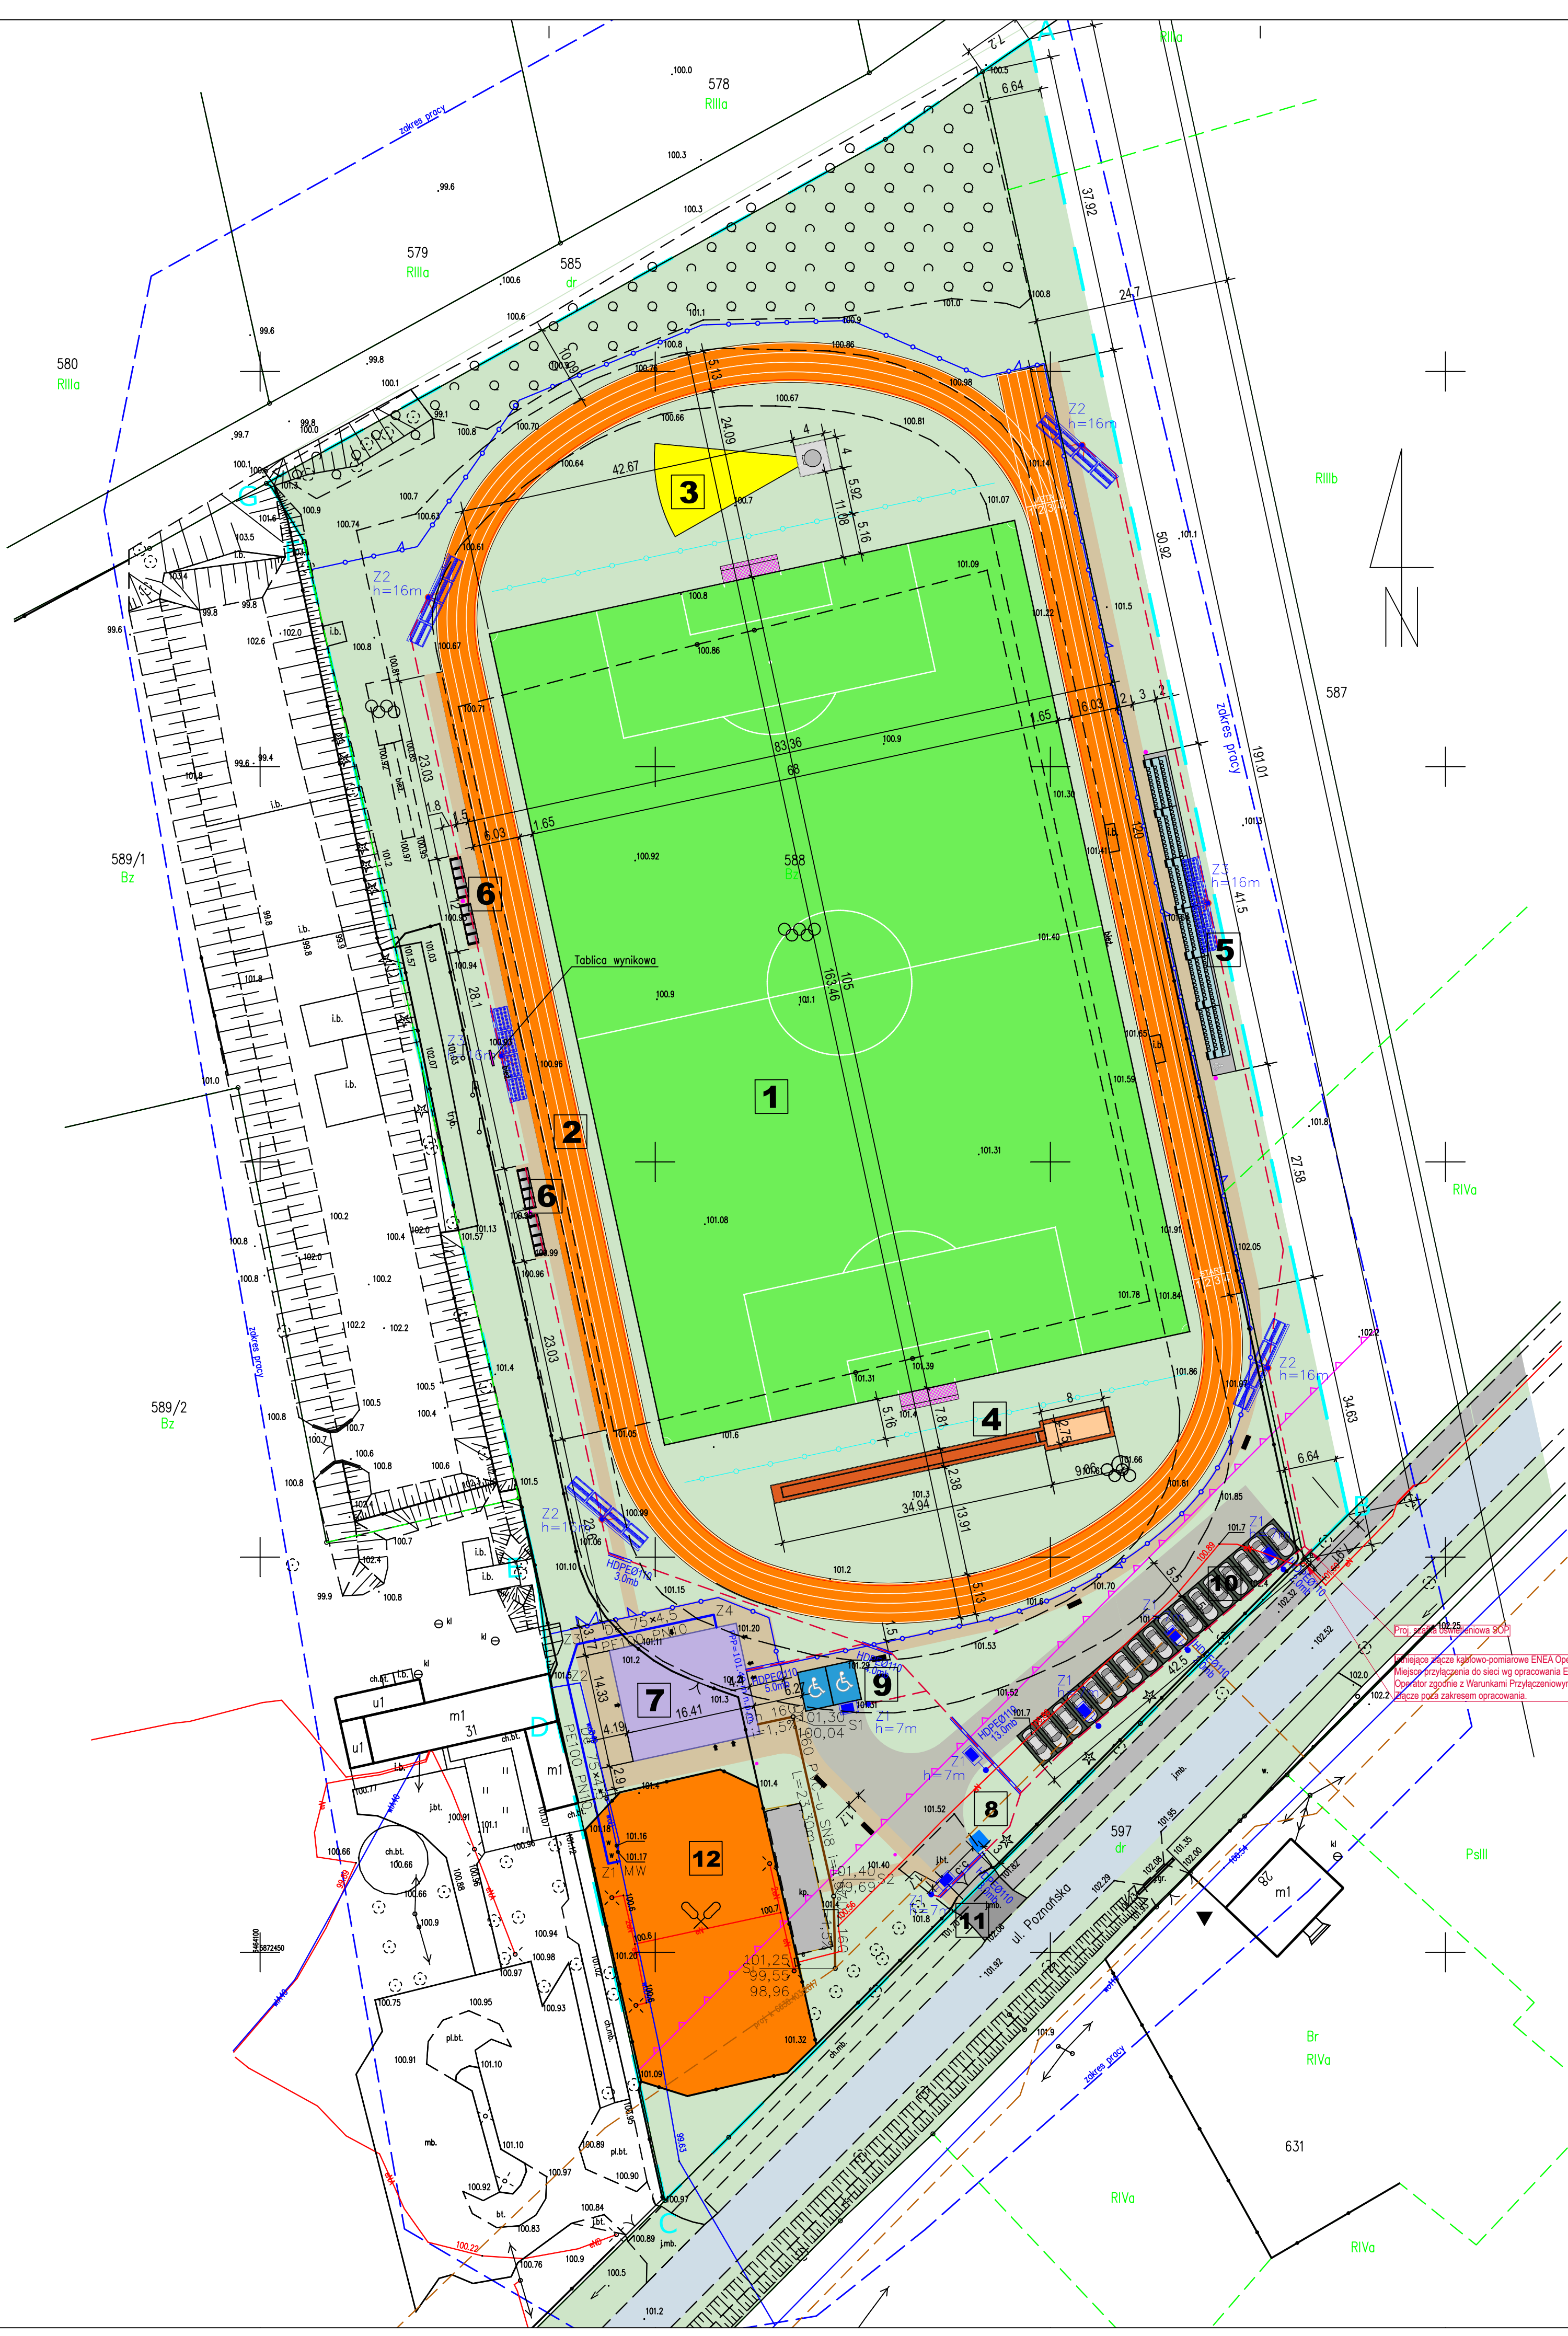

LEGENDA:

- Obszar opracowania / oddziaływania inwestycji
- Nieprzekraczalna linia zabudowy
- 1** Proj. boisko piłkarskie 68x105 m (naw. trawiasta)
- 2** Proj. bieżnia okólna 400,000 m oraz bieżnia prosta 100 m (nawierzchnia syntetyczna)
- 3** Proj. stanowisko pchnięcia kulą
- 4** Proj. skocznia w dal
- 5** Trybuny widowni
- 6** Wiaty dla zawodników (4 x 10 osób)
- 7** Budynek szatniowo - sanitarny wraz z magazynami i pom. dodatkowymi
- 8** Miejsce gromadzenia odpadów stałych
- 9** Miejsca parkingowe dla osób niepełnosprawnych (2 miejsca)
- 10** Miejsca parkingowe - płyty ażurowe betonowe (17 miejsc)
- 11** Istniejący wjazd na teren kompleksu sportowego
- 12** Istniejący kort tenisowy
- Piłkochwyt (wys. 6,0 m) - dł. 65,0 x 2 = 130,0 mb
- Ogrodzenie wys. 110 cm
- Ławki parkowe na kostce betonowej
- Pojemniki na śmieci
- Furtki w ogrodzeniu wys. 1,10 m i szerokości 1,20 m
- Brama w ogrodzeniu wys. 1,10 m i szerokości 3,00 m
- Trakty jezdne - kostka betonowa gr. min. 8 cm
- Chodniki / dojeścia - kostka betonowa gr. min. 6 cm
- Tereny zielone
- Miejsca parkingowe dla niepełnosprawnych - kostka betonowa gr. min. 8 cm
- Elektroniczna tablica wynikowa


LEGENDA - BRANŻA SANITARNA

	projektowane przyłącze wodociągowe De 75x4,5 PE100 SDR17 PN10 L=49,40m
	projektowana zewnętrzna instalacja kanalizacji sanitarnej Dn 160x4,7 PVC-u SN8
	projektowana studzienka inspekcyjna Ø425 PE
	istniejąca studzienka kanalizacyjna - na kolektorze sanitarnym ks200
	projektowane miejsce włączenia do sieci wodociągowej (trójnik Dn80/Dn65)
	projektowane załamanie osi przewodu

LEGENDA

	Zewnętrzna instalacja elektryczna nn-0,4kV
	Rura osłonowa HDPE 110
	SŁUP OŚWIETLENIOWY 6m + wysięgnik OC S 1/1/10 + fundament F100/30 + 1x oprawa drogowa LED 35W, 4000lm, RA>80, IP66, IK08
	SŁUP OŚWIETLENIOWY 16m + poprzeczka H 3,0m + fundament F-2 + 4x naświetlacz 600W 84794lm, RA>70, IP65, IK08
	SŁUP OŚWIETLENIOWY 16m + poprzeczka H 3,0m + fundament F-2 + 4x naświetlacz 900W 125153lm, RA>70, IP65, IK08

Uwaga:
-Miejsca wejść do budynku instalacji elektrycznych i telekomunikacyjnych uszczelnić systemowym rozwiązaniem wodo-gazoszczelnym.
-W jednym przepuście należy układać tylko jeden kabel.

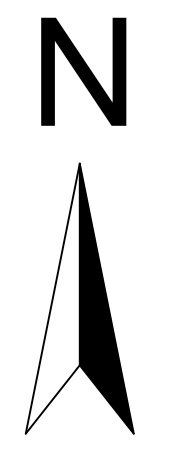

Gmina Kcynia ul. Rynek 23, 89-240 Kcynia	
Budowa kontenerowego zaplecza sanitarno - socjalnego na boisku przy ul. Poznańskiej w Kcyni wraz z zagospodarowaniem boiska i budową infrastruktury towarzyszącej	
dz. nr 587, 588, obr. 0001 Kcynia, gmina Kcynia, powiat nakielski, woj. kuj.-pom.	
Pracownia projektowa architektoniczno - budowlana "PSBUD" mgr inż. Piotr Świrzyński 86-302 Wałkowo Szachackie 87 G tel. kom. 603 426 773 e-mail: psbud@interia.pl	
SKALA: 1:500	BRANŻA: Budowlana
DATA: 20.02.2023 r.	NR ARCHIWIZA: PZT.1
FUNKCJA: PROJEKTANT mgr inż. Piotr Świrzyński	AUTOR: mgr inż. Piotr Świrzyński
ASISTENTA mgr inż. Katarzyna Grabowska	NR UPRAWNIEN KSP/0130/PWOK/09
SPESJALNOŚĆ KONSTR.-BUDOWL.	PODPIS