


- Uwagi:
- przed przystąpieniem do robót zapoznać się z treścią uzgodnień zawartych w pismach, protokołach i decyzjach uzgadniających trasę sieci,
 - Podane rzędne zagłębienia sieci są orientacyjne, rzeczywiste zagłębienie istniejącego uzbrojenia może być inne,
 - Budowę rurociągów i studni należy rozpocząć po sprawdzeniu rzędnych miejsc włączenia oraz wszystkich innych rzędnych mających wpływ na zakres wykonywanych robót.
 - w miejscach skrzyżowań z istniejącym uzbrojeniem wykonać przekopy kontrolne
 - Skrzyżowania sieci kanalizacyjnej z kablami energetycznymi i teletechnicznymi istniejącymi zabezpieczyć rurami ochronnymi np. Arot

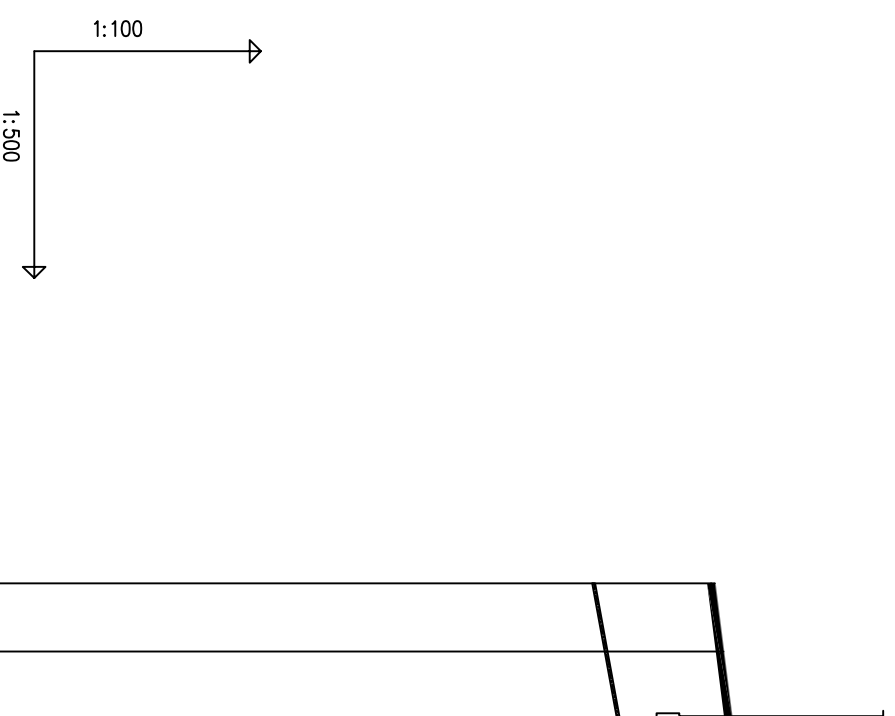

POZIOM PORÓWNAWCZY	270.00 m n.p.m.	Proj zasowa typ Combi
RZĘDNA TERENU ISTN.	284.00	Proj. chodnik/droga dojazdowa
RZĘDNA OSI RUROCIĄGU	282.40	282.56
ZAGŁĘBIENIE OSI RUROCIĄGU	1.60	1.50
SPADKI, DŁUGOŚCI	36.5‰	9.0m
ŚREDNICA, MATERIAŁ	Ø75	PEHD 100-RC SDR17 PN10
ODLEGŁOŚCI	0.0	4.5
HEKTOMETRY	Combi	Bud
	0	0

Generacja rysunków 7.33.7 (www.gpi-gpi.com.pl)
Nazwa pliku: Kobylnica przyłączo Projekt: WODA

PROJEKTANT - BRANŻA SANITARNA: mgr inż. MICHAŁ KOŚCISZ up. PDK/0125/POOS/07 Specjalność: instalacyjna w zakresie sieci, instalacji i urządzeń sanitarnych
SPRAWDZAJĄCY - BRANŻA SANITARNA: inż. JERZY PŁOCHOCKI 35-818 Rzeszów, ul. Solarza 4/44 Upzr. S-254/79 UW w Rzeszowie Specjalność: Instalacyjno - inżynierska Sieci i Instalacje sanitarne
OPRACOWANIE: Weronika Łoboda
OBIEKT: Specjalny Ośrodek Szkolno Wychowawczy Im. Marii Grzegorzewskiej w Kobylnice
ADRES: dz. nr 907, 906/2, 1338 obr.0005 Kobylnica, gm. Gorlice
INWESTOR: Powiat Gorlicki ul. Biecka 3 38-300 Gorlice
DATA: 2022.07 SKALA: 1:100/500 NR RYS: Z-03
NAZWA RYS.: PROFIL WODOCIĄGU
KOD RYS.: Z-03
Jednostka projektowa: F-PROJEKT mgr inż. Marek Fijałkowski 33-300 Nowy Sącz, ul. Słowacka 31, tel. 606 702 851