


RZUT PIWNICY

rys. zamienny

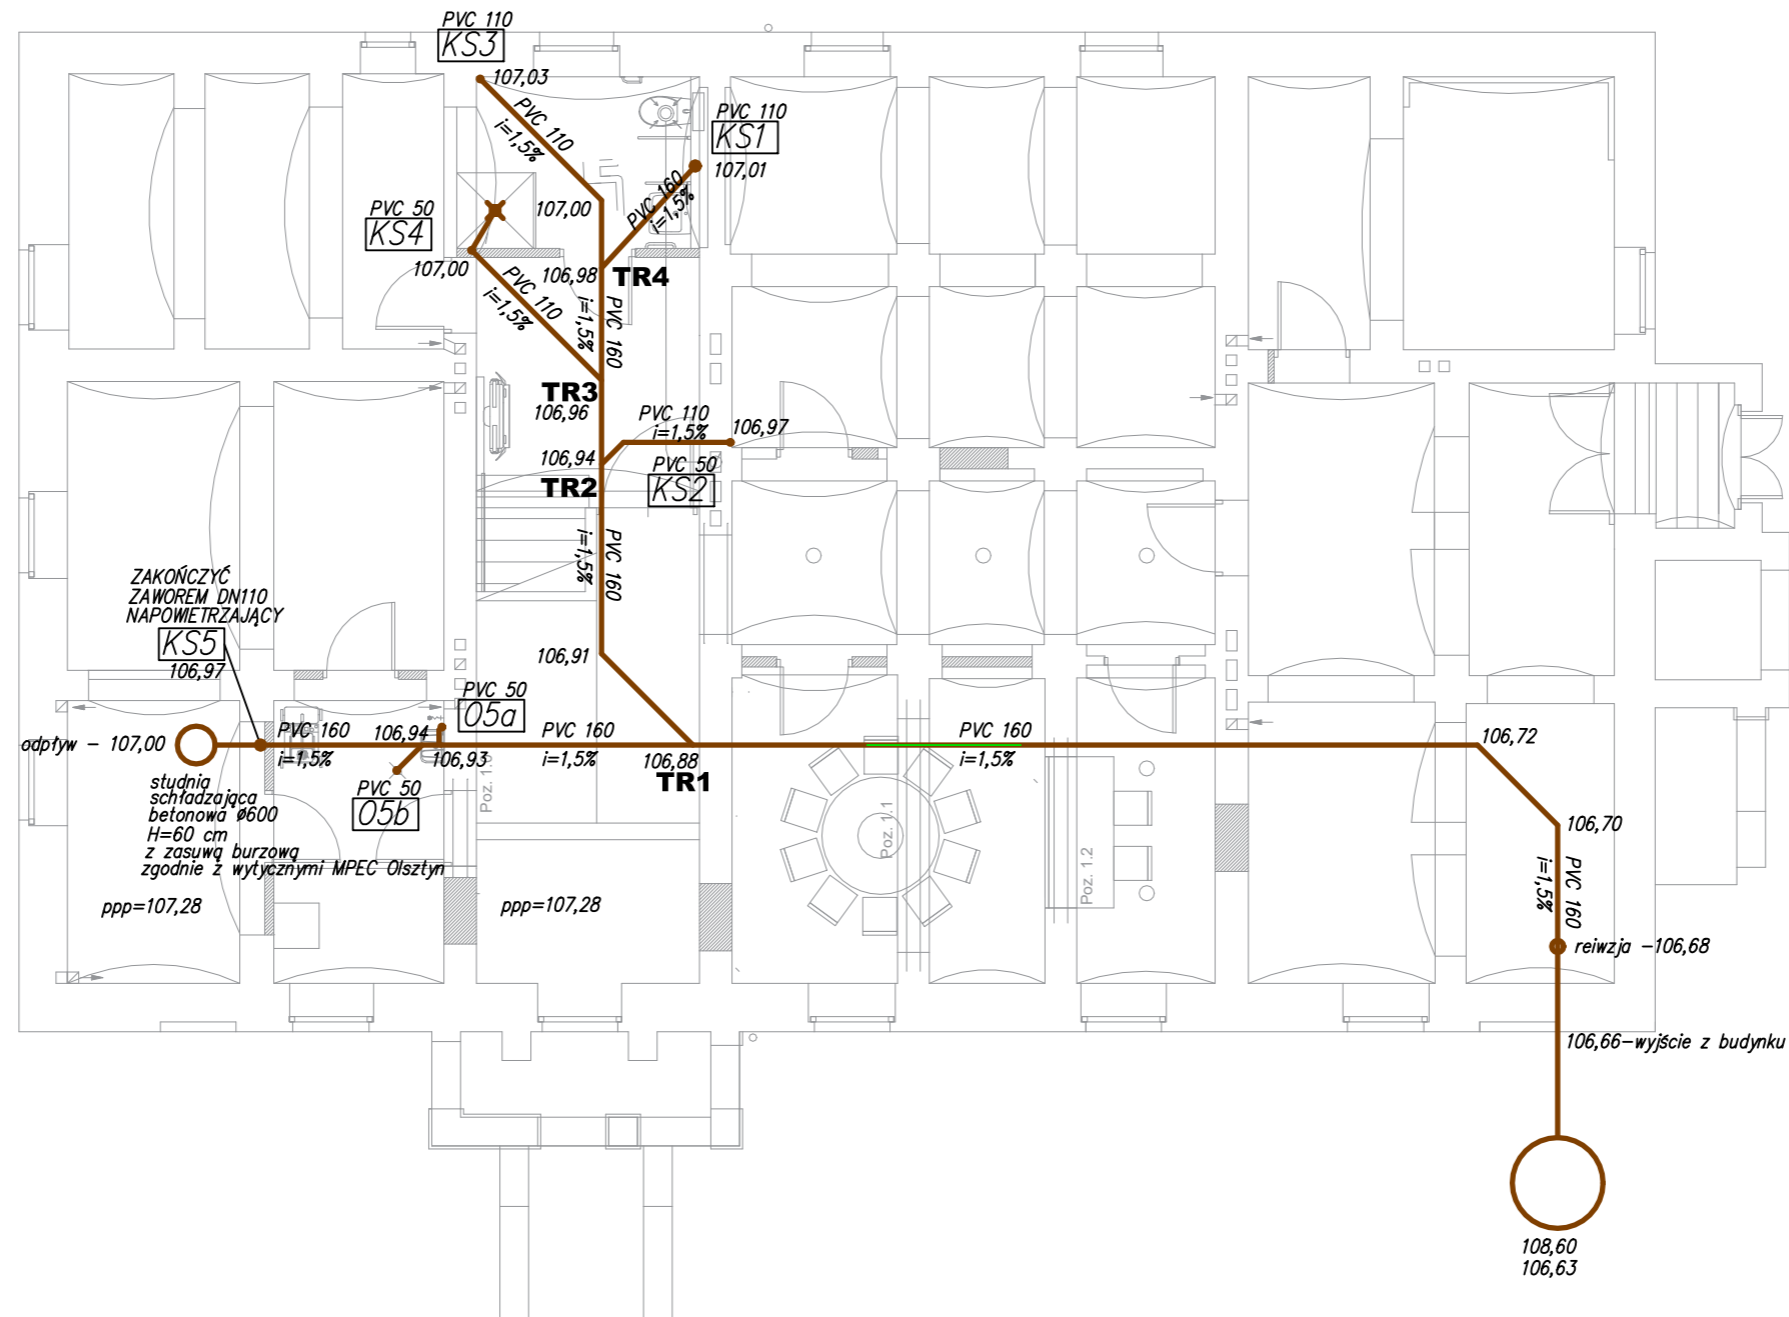

- PRZEWÓD KANALIZACJI SANITARNEJ PCV- PODPOSADZKOWY
- - - PRZEWÓD KANALIZACJI SANITARNEJ PCV- PODWIESZANA POD STROPEM
- PRZEWÓD KANALIZACJI SANITARNEJ PCV KLEJONE NP. NIBCO RURA 3/4"
- KS5 OZNACZENIE PIONU KANALIZACJI SANITARNEJ
- 110/75 PVC SREDNICA/SPADEK
- i=1,5%

rys. zamienny

IS-PROJEKT **MARCIN GAŁĘZA**
 ul. Popieluszki 10/70 10-693 Olsztyn
 tel: 500-296-946

INWESTOR:
 UNIWERSYTET WARMIŃSKO-MAZURSKI

Funkcja:	Imię i Nazwisko:	Nr uprawnień:	Podpis:
Projektant:	mgr inż. Marcin Gałęza WAM/0071/P00S/09		
Sprawdził:	mgr inż. Radosław Bober WAM/0114/P00S/08		

Obiekt:
 MODERNIZACJA NA POTRZEBY CIITT POMIESZCZEŃ
 KATEDRY HODOWLI KONI I JEŹDZIETWA WYDZIAŁU
 BIOINŻYNIERII ZWIERZĄT
 UL. PRAWOCHEŃSKIEGO 2, OLSZTYN

Data:
 06.2021 r.

Skala:
 1:100

Temat:
 INSTALACJA KANALIZACJI SANITARNEJ
 RZUT PIWNICY

Nr rysunku:
 IS-S1z